
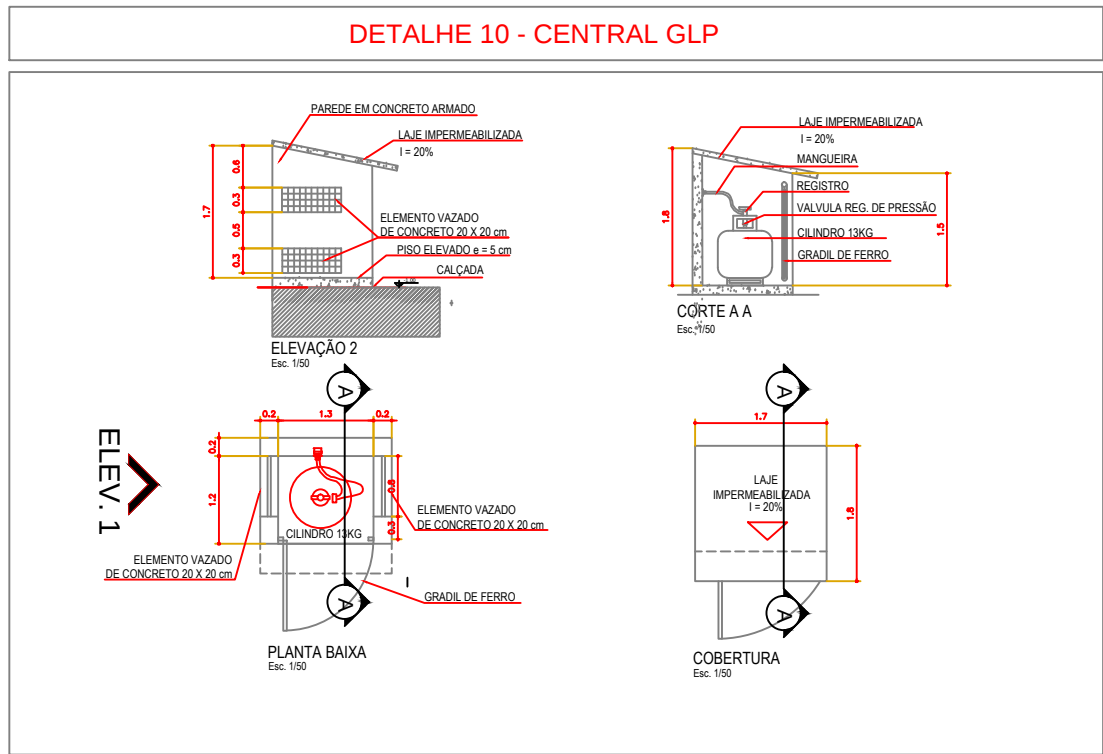
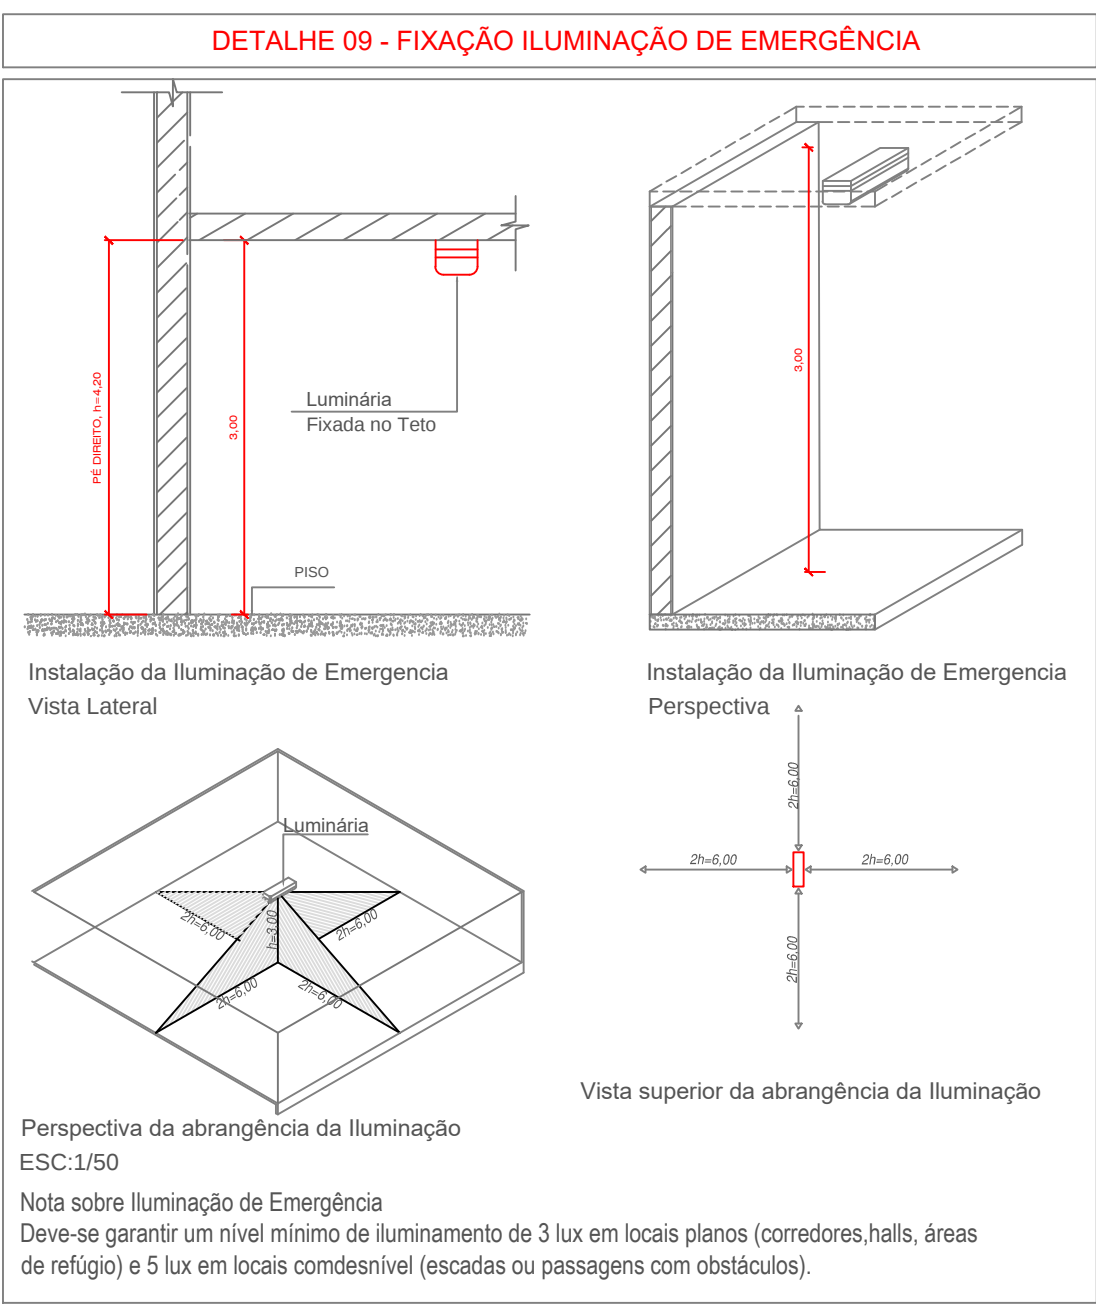
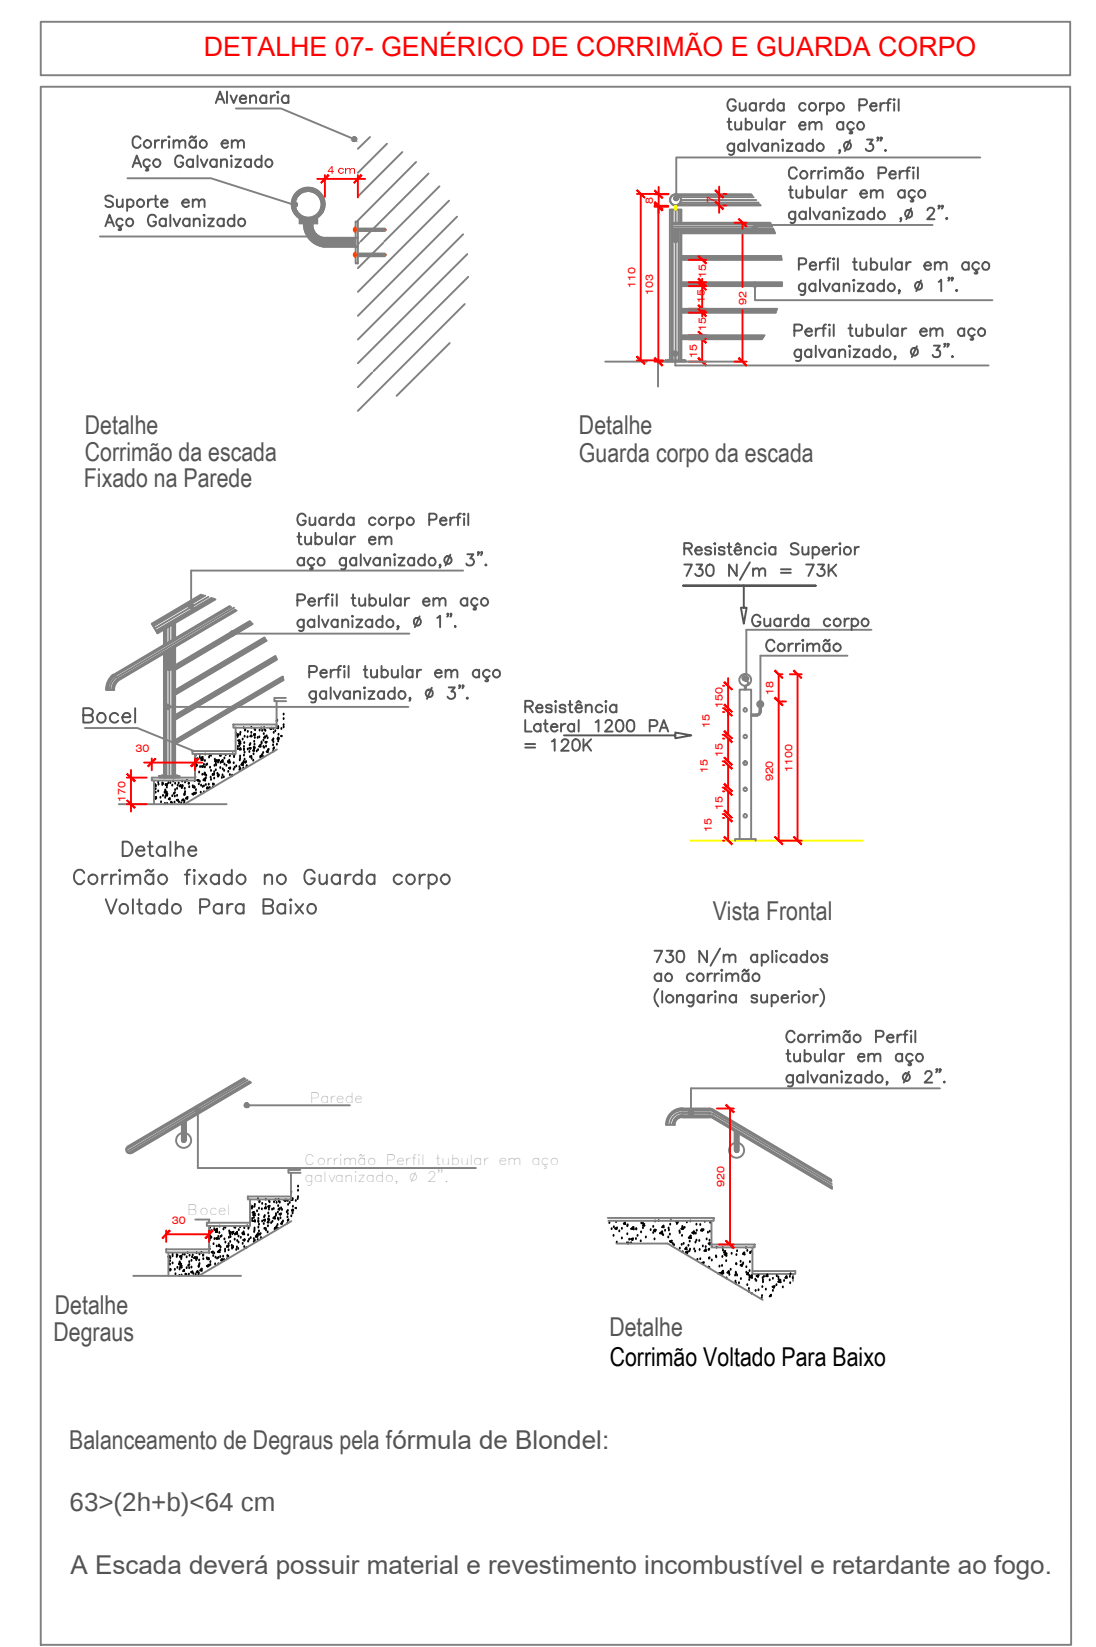
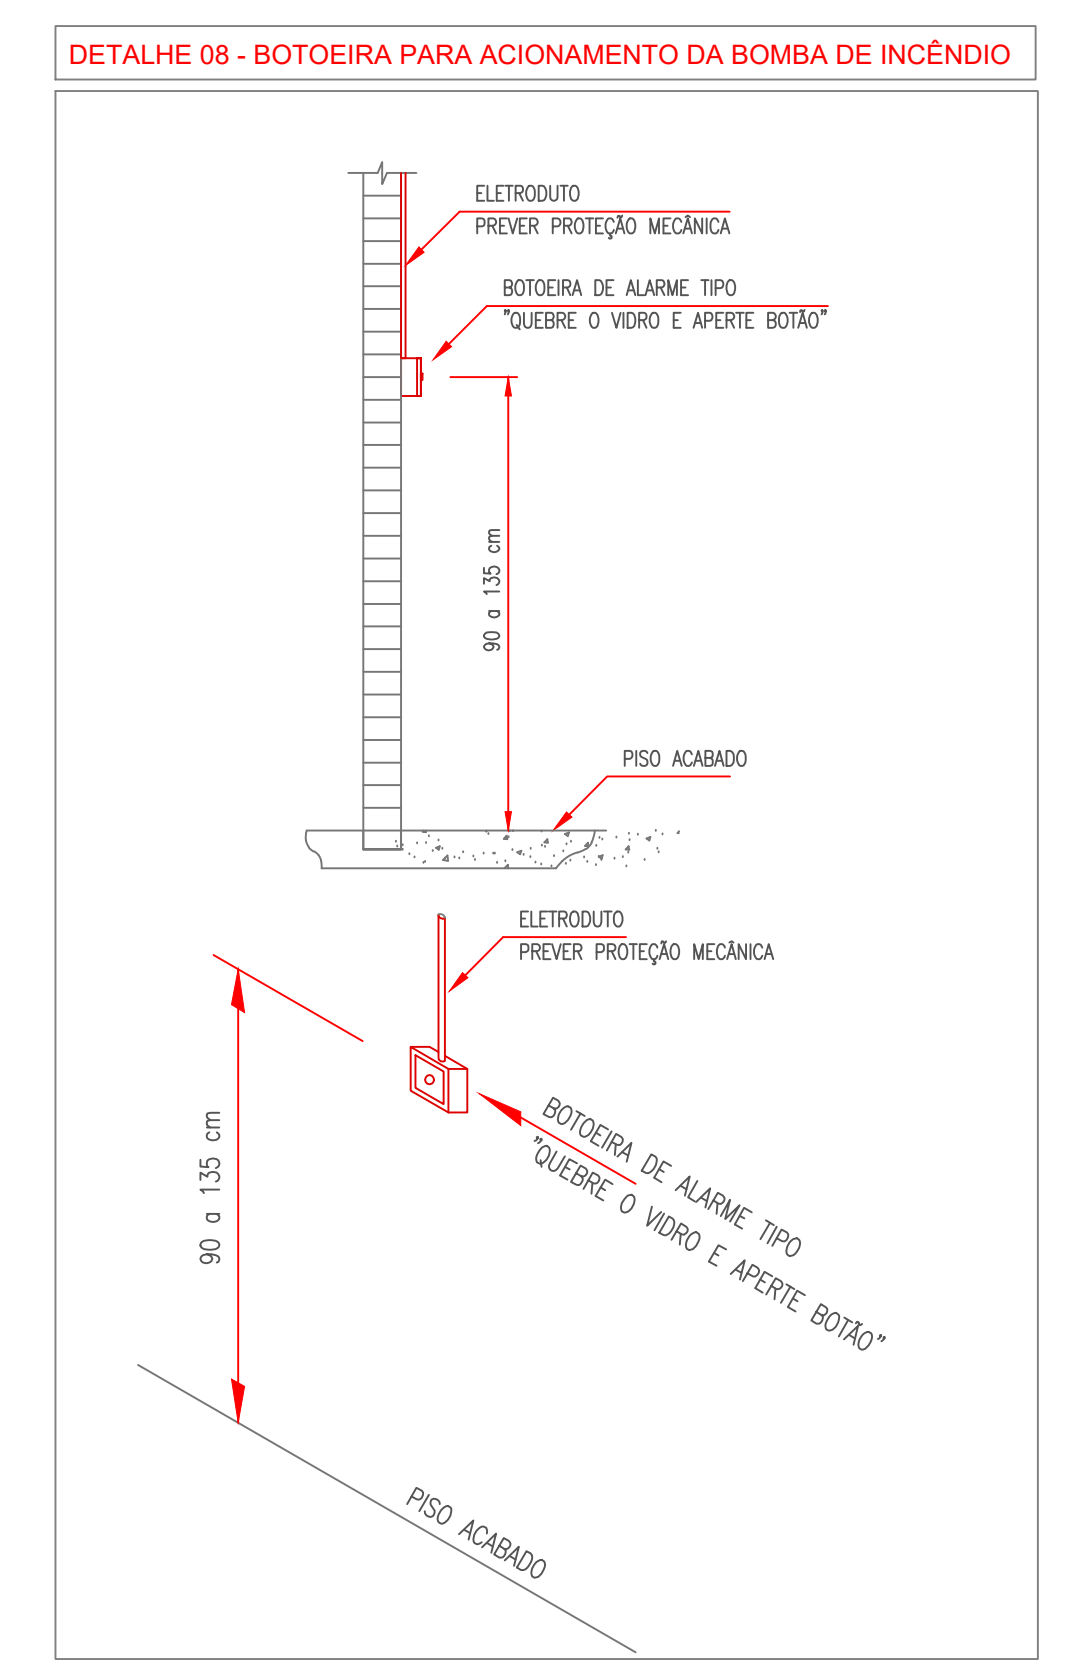
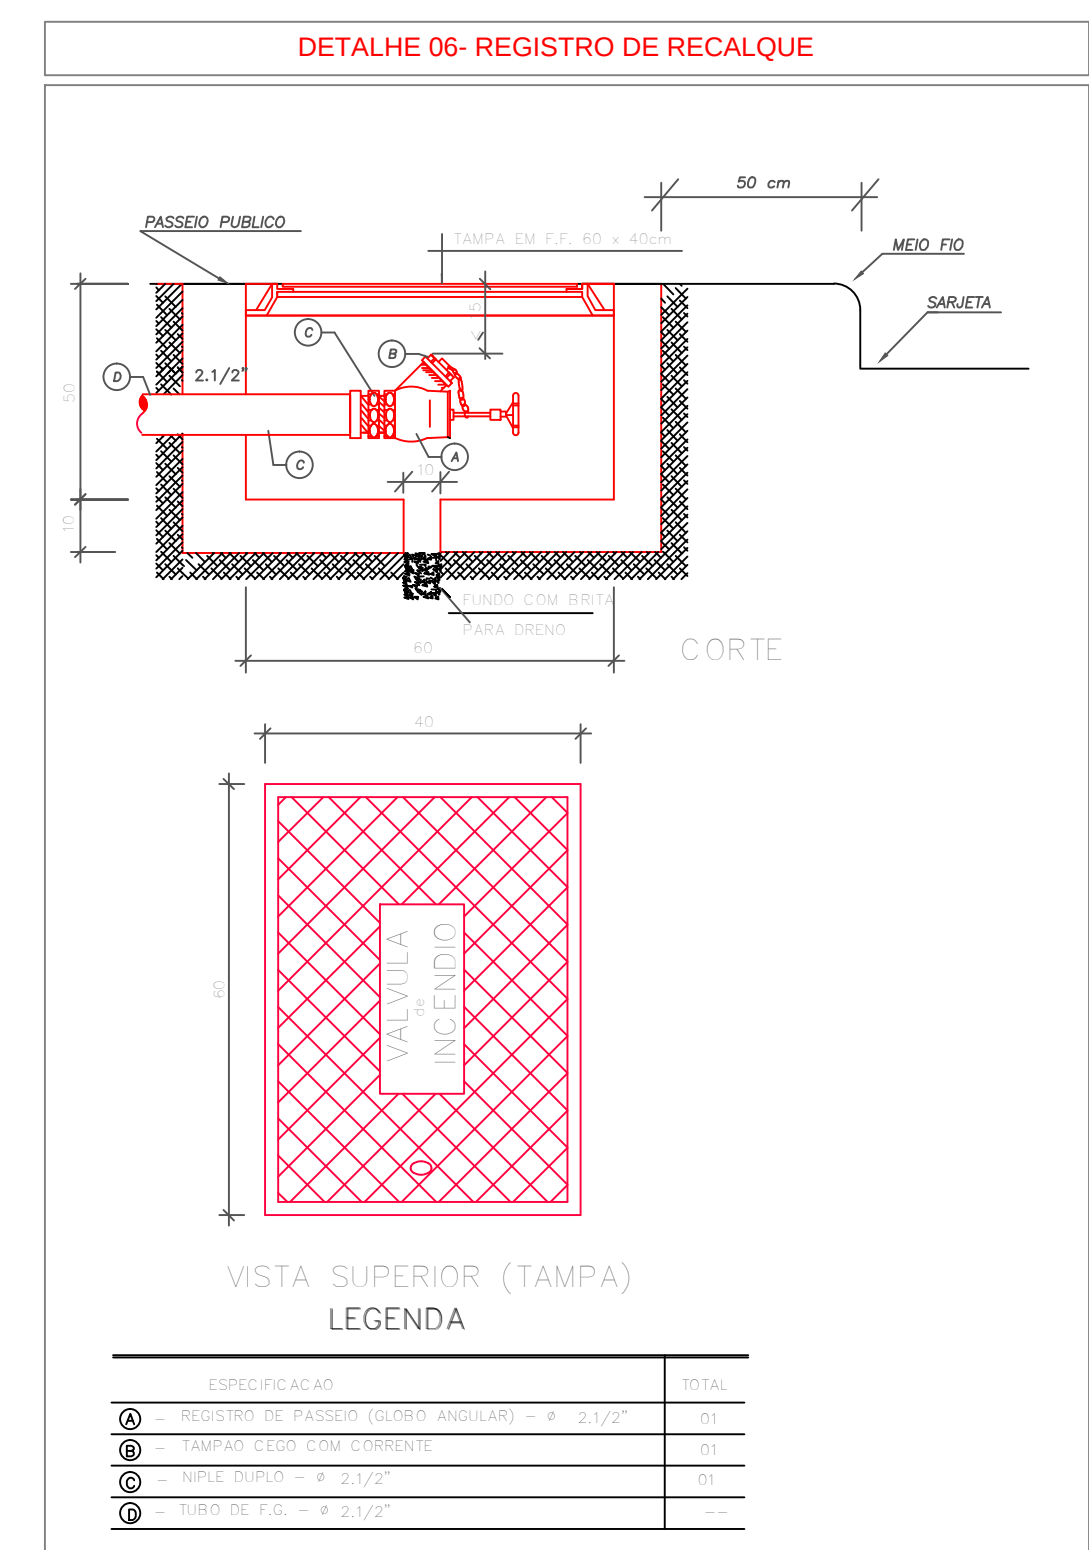
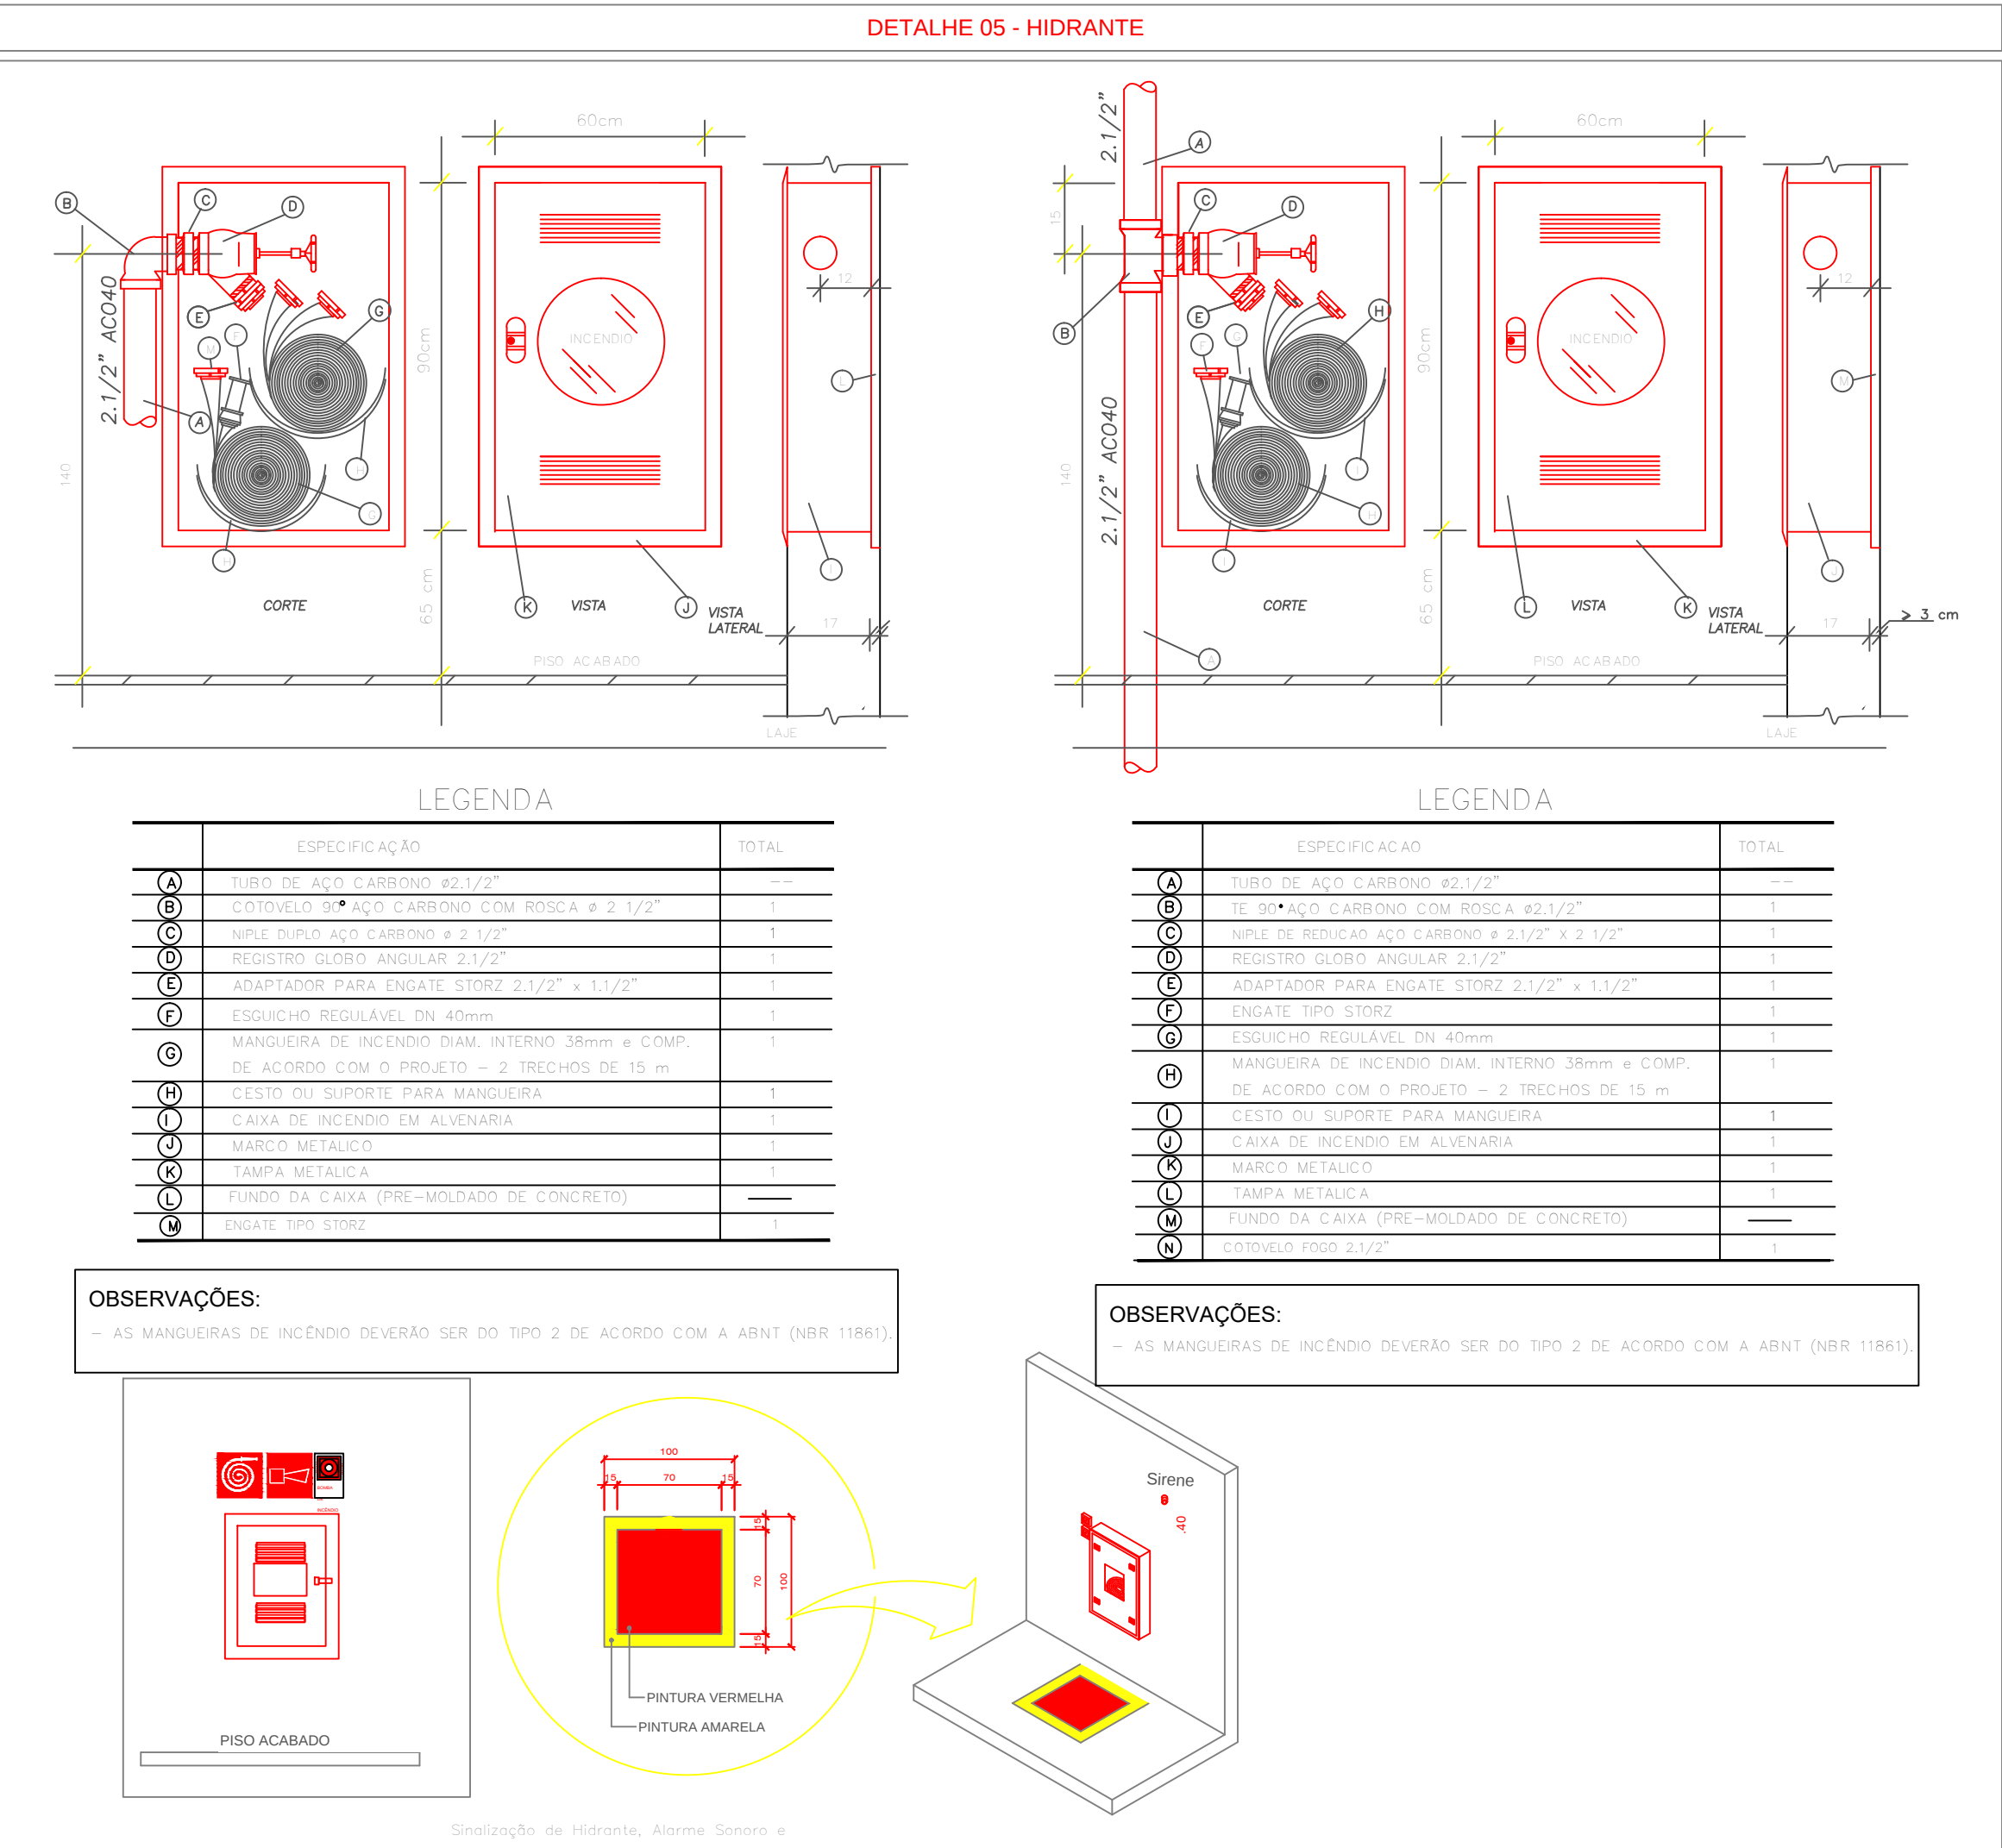
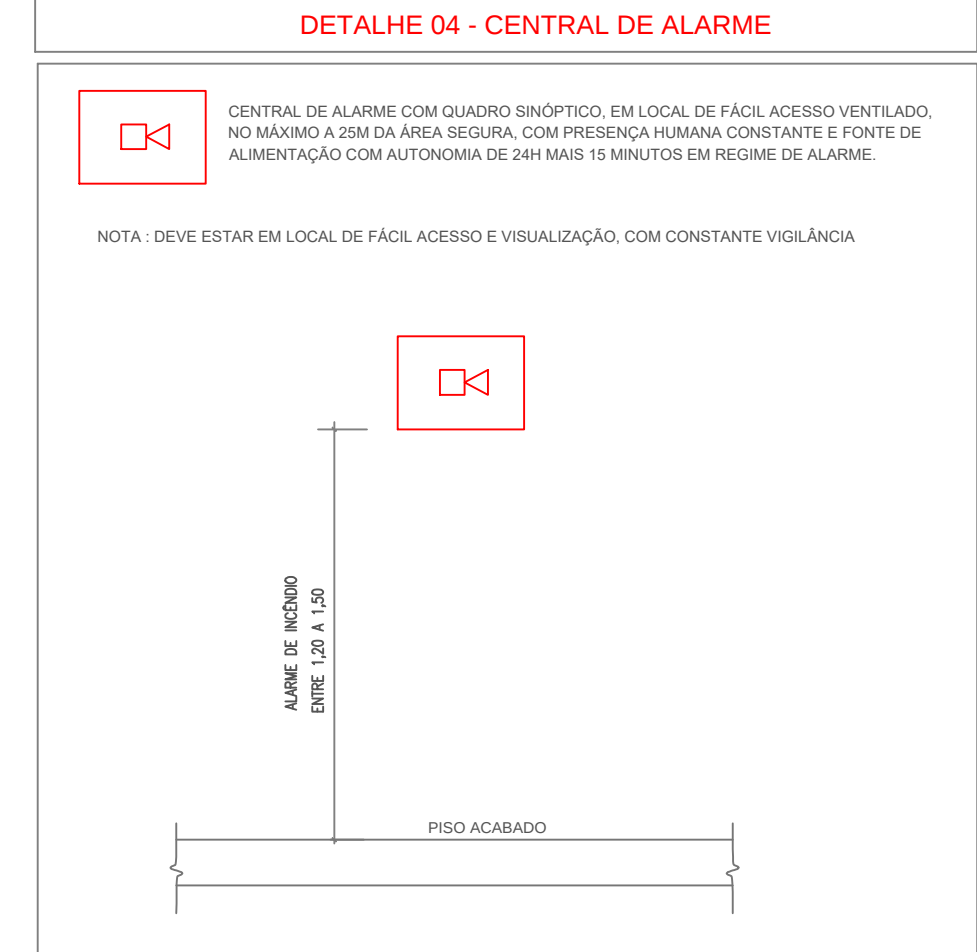
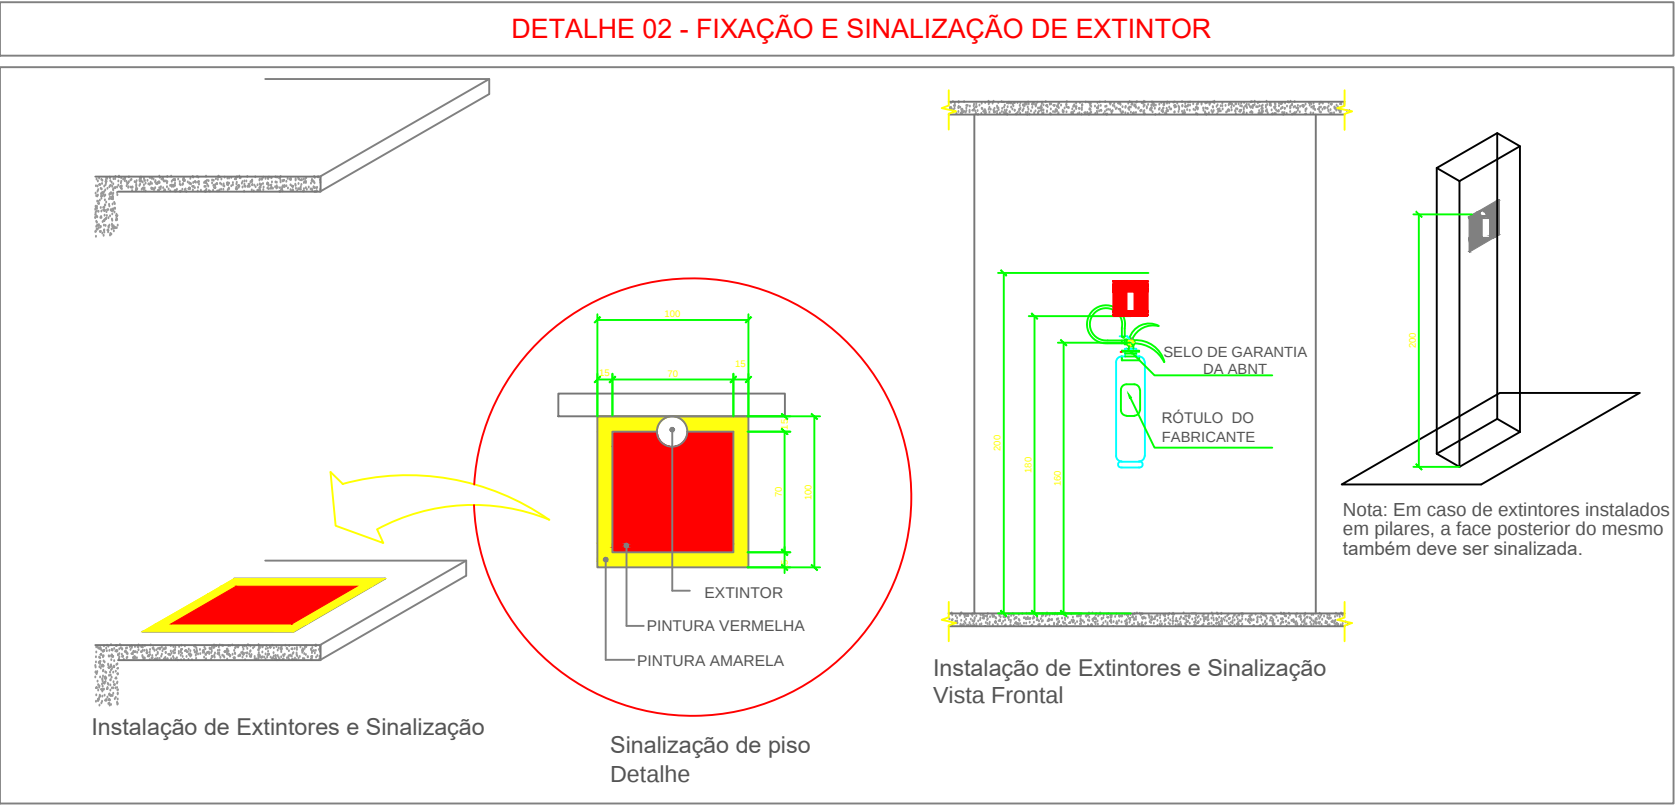


$\frac{1}{6}$

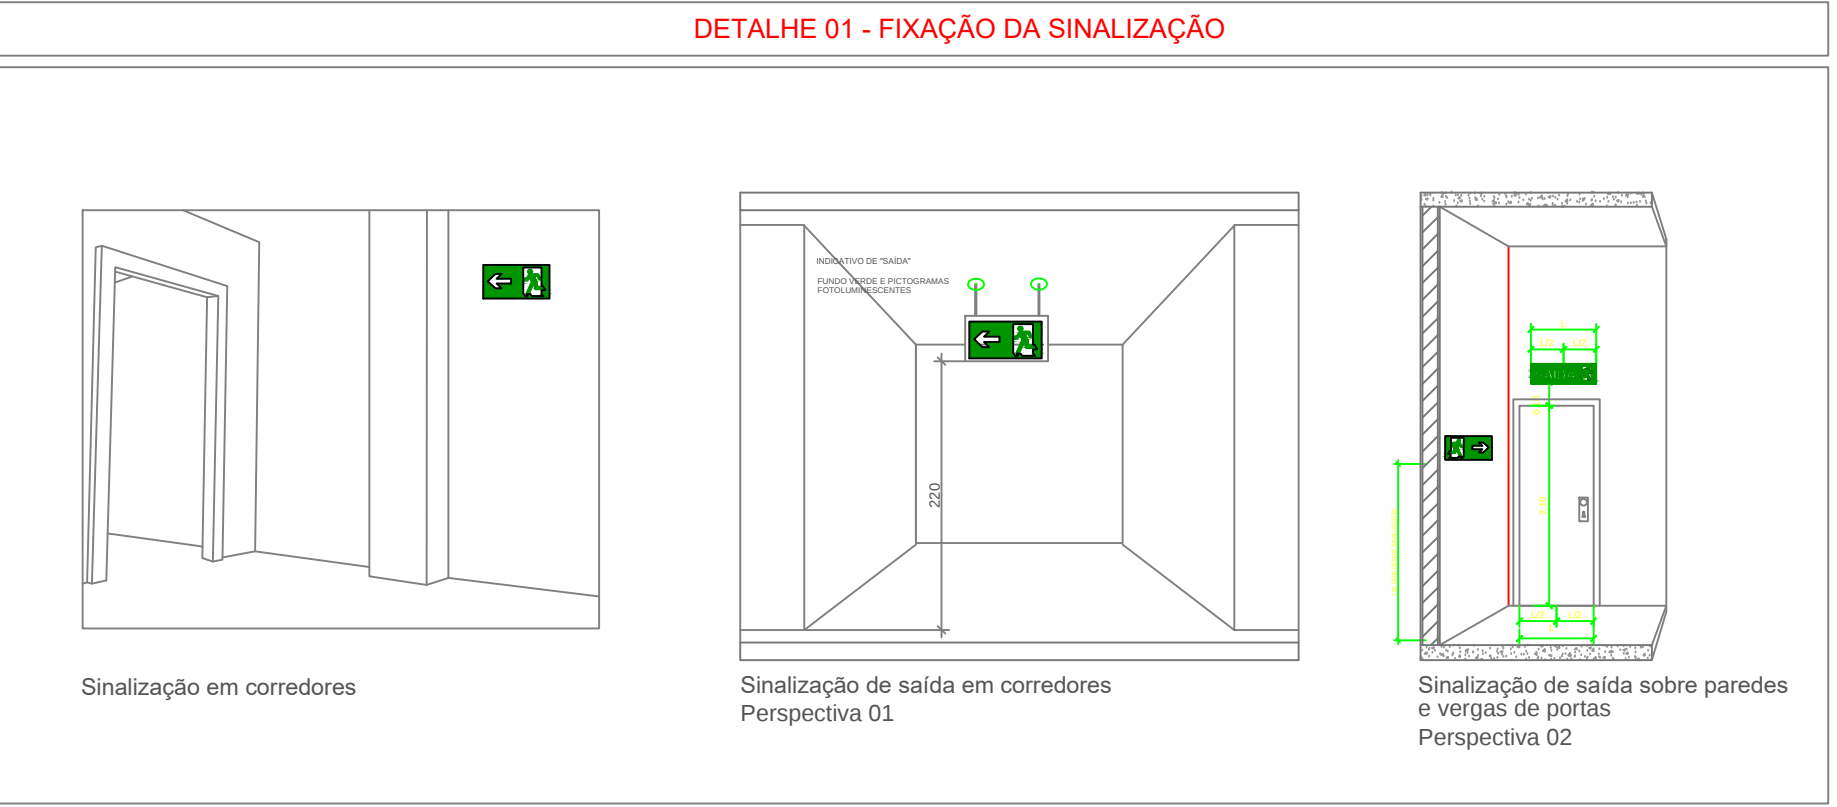

MINISTÉRIO DA EDUCAÇÃO
SECRETARIA DE EDUCAÇÃO PROFISSIONAL E TECNOLÓGICA
INSTITUTO FEDERAL DE EDUCAÇÃO, CIÊNCIA E TECNOLOGIA DE RONDÔNIA

OBRA:
CAMPUS GUAJARÁ MIRIM

ENDEREÇO:
AVENIDA 15 DE NOVEMBRO, S/N - PLANALTO, GUARAJÁ MIRIM - RO

PREVENÇÃO E COMBATE A INCÊNDIO

PROPRIETÁRIO:
INSTITUTO FEDERAL DE EDUCAÇÃO, CIÊNCIA E TECNOLOGIA DE RONDÔNIA

AUTOR DO PROJETO:
MARIO RICARDO QUEIROZ E SILVA:00412036150
Assinado de forma digital por MARIO RICARDO QUEIROZ E SILVA:00412036150
Dados: 2020.09.01 08:26:59 -03'00'

RESPONSÁVEL TÉCNICO:
ENG. CIVIL MARIO RICARDO QUEIROZ E SILVA - CONFEACREA 14.2730-GO

CONTEÚDO : DETALHES DOS EQUIPAMENTOS DE COMBATE A INCÊNDIO

ÁREA CONSTRUÍDA: VER PRANCHA 1


DESENHO: KAMIL PIMENTEL

ESCALA: INDICADA


PRINCHA: 2/6

DATA: ABRIL DE 2020


UNIDADE: CTR

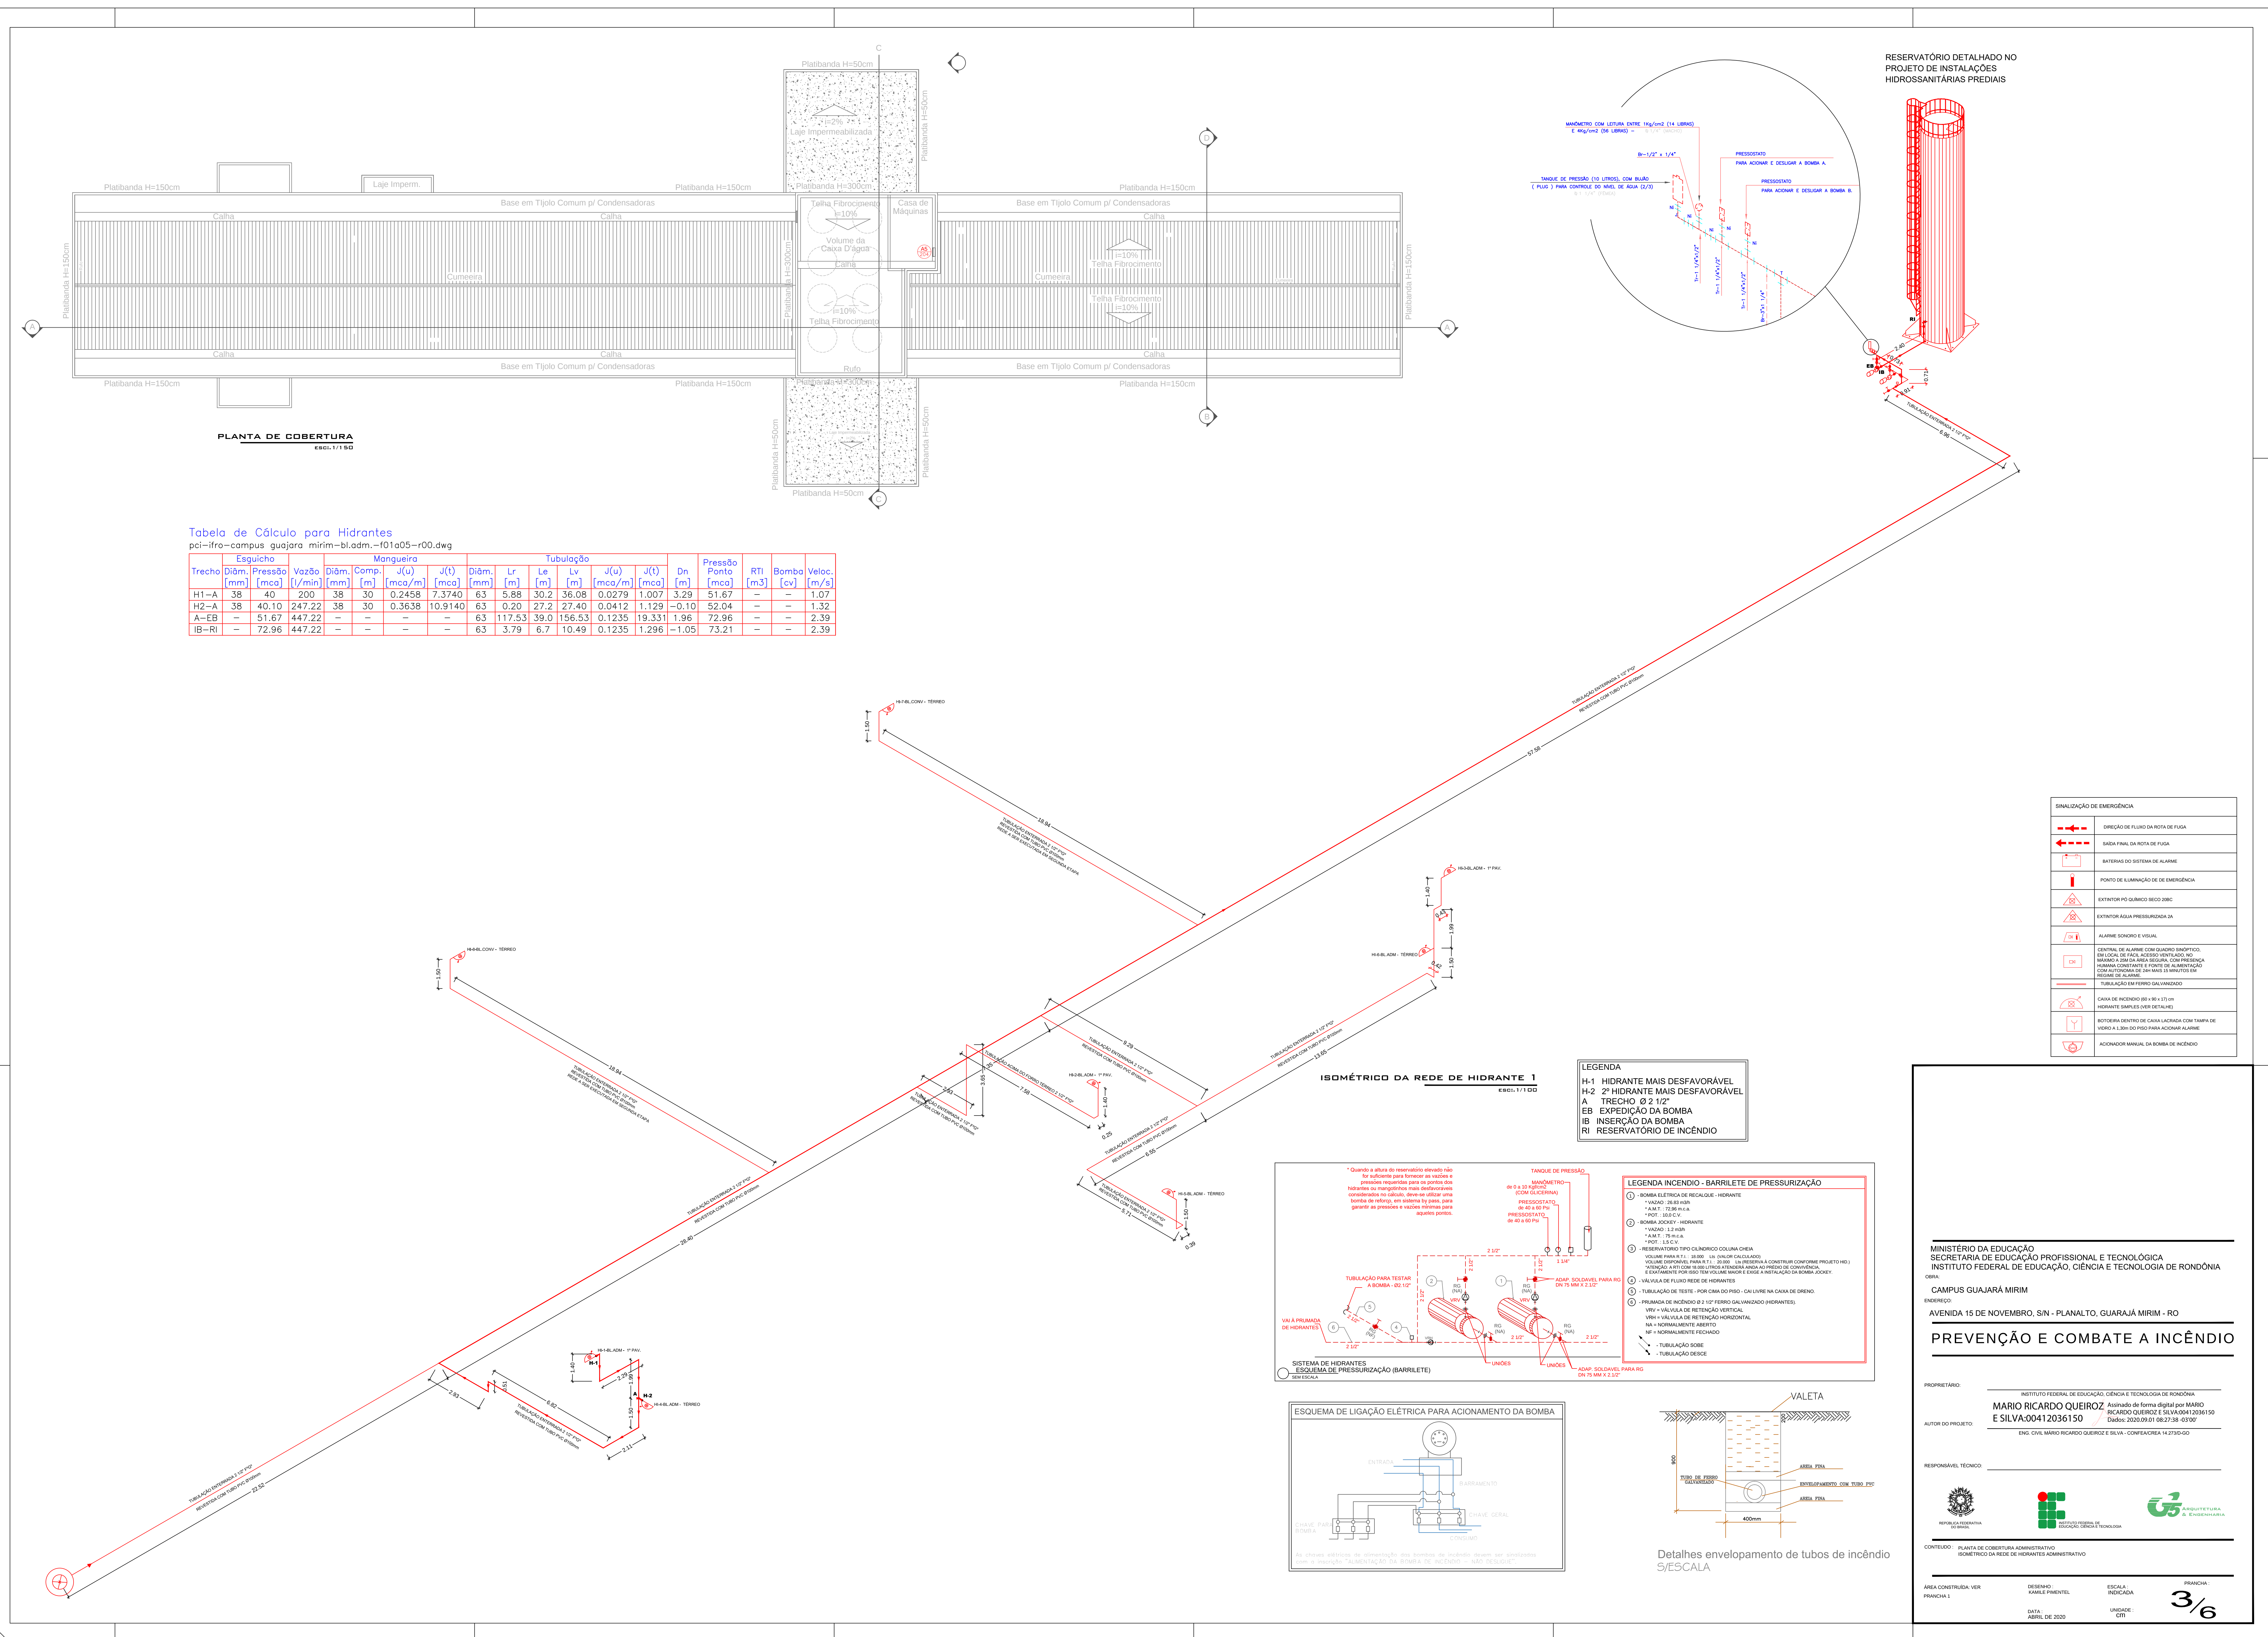


MINISTÉRIO DA EDUCAÇÃO MINISTÉRIO DA EDUCAÇÃO PROFISSIONAL E TECNOLÓGICA INSTITUTO FEDERAL DE EDUCAÇÃO, CIÊNCIA E TECNOLOGIA DE RORÔNIA			
OBJETO: CAMPUS GUAJARA MIRIM			
ENDEREÇO: AVENIDA 15 DE NOVEMBRO, S/N - PLANALTO, GUAJARA MIRIM - RO			
PREVENÇÃO E COMBATE A INCÊNDIO			
PROPOSTANTE: INSTITUTO FEDERAL DE EDUCAÇÃO, CIÊNCIA E TECNOLOGIA DE RORÔNIA			
MÁRIO RICARDO QUEIROZ matrícula de forma digital por MARIO E SILVA-00412036150 RICARDO QUEIROZ E SILVA-00412036150 (Dados: 2020.09.01 08:28:17 -03'00')			
ÁREA DE PROJETO: ENG. CIVIL MARIO RICARDO QUEIROZ E SILVA - CONTAPEXTRA 16.2730-00			
RESPONSÁVEL TÉCNICO:			
 REPÚBLICA REPÚBLICA REPÚBLICA	 INSTITUTO FEDERAL DE EDUCAÇÃO, CIÊNCIA E TECNOLOGIA	 INSTITUTO FEDERAL DE EDUCAÇÃO, CIÊNCIA E TECNOLOGIA	
CONTEÚDO: PLACA BARRA DE FUMOS - TIPORETE SUPRADOR BLOCO ADMINISTRATIVO CALADEIRA DE SINALIZ DE EMERGÊNCIA LEVANTADA			
ÁREA CONTRATANTE: FINANCIADA 1	DESENVOLVIDOR: KARLENE MENTEL	ESCALA: EDUCADA	FINANCIADA: 4/6
DATA: ABRIL DE 2020	UNIDADE: 071		

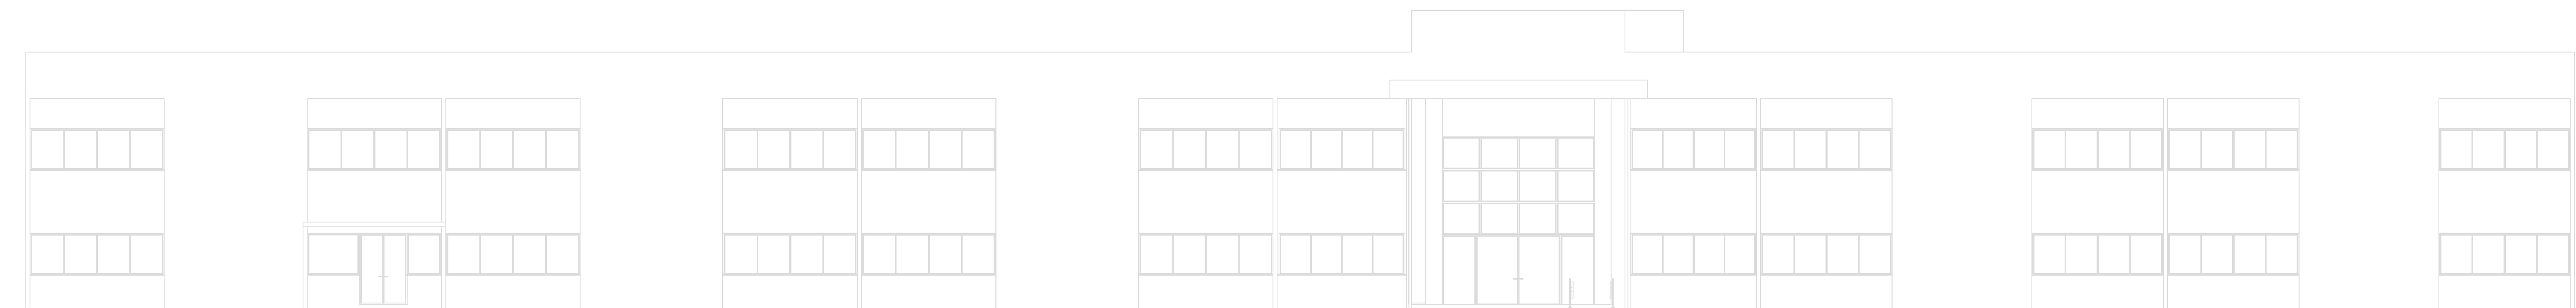

FACHADA FRONTAL
ESQD: 1/100

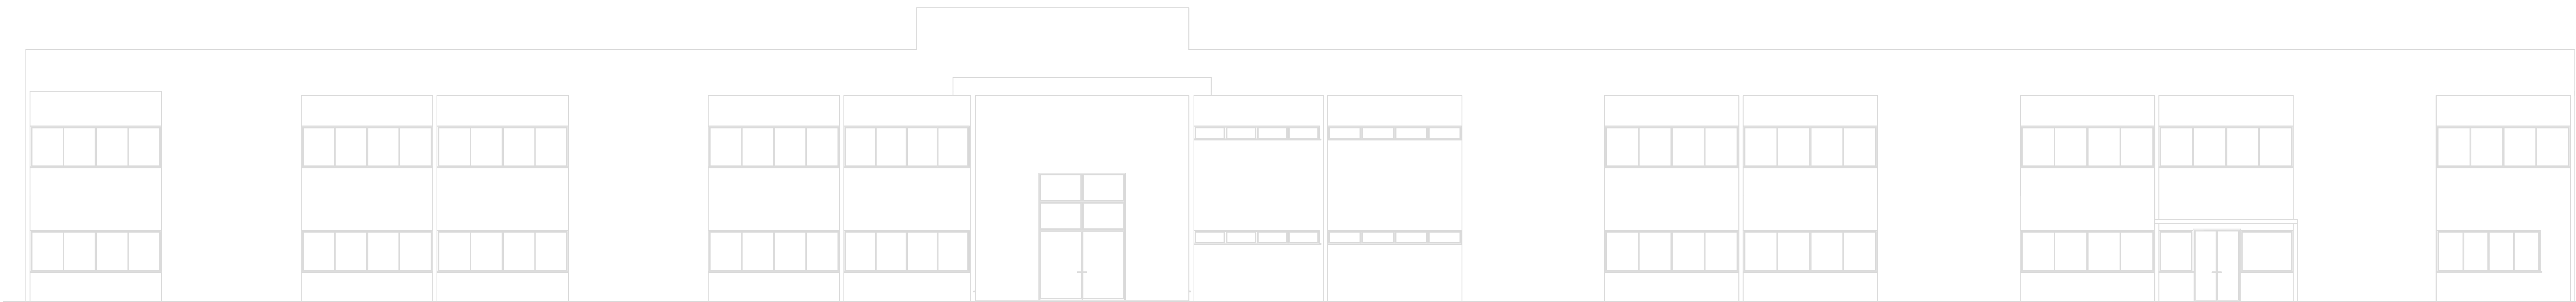

FACHADA POSTERIOR
ESQD: 1/100

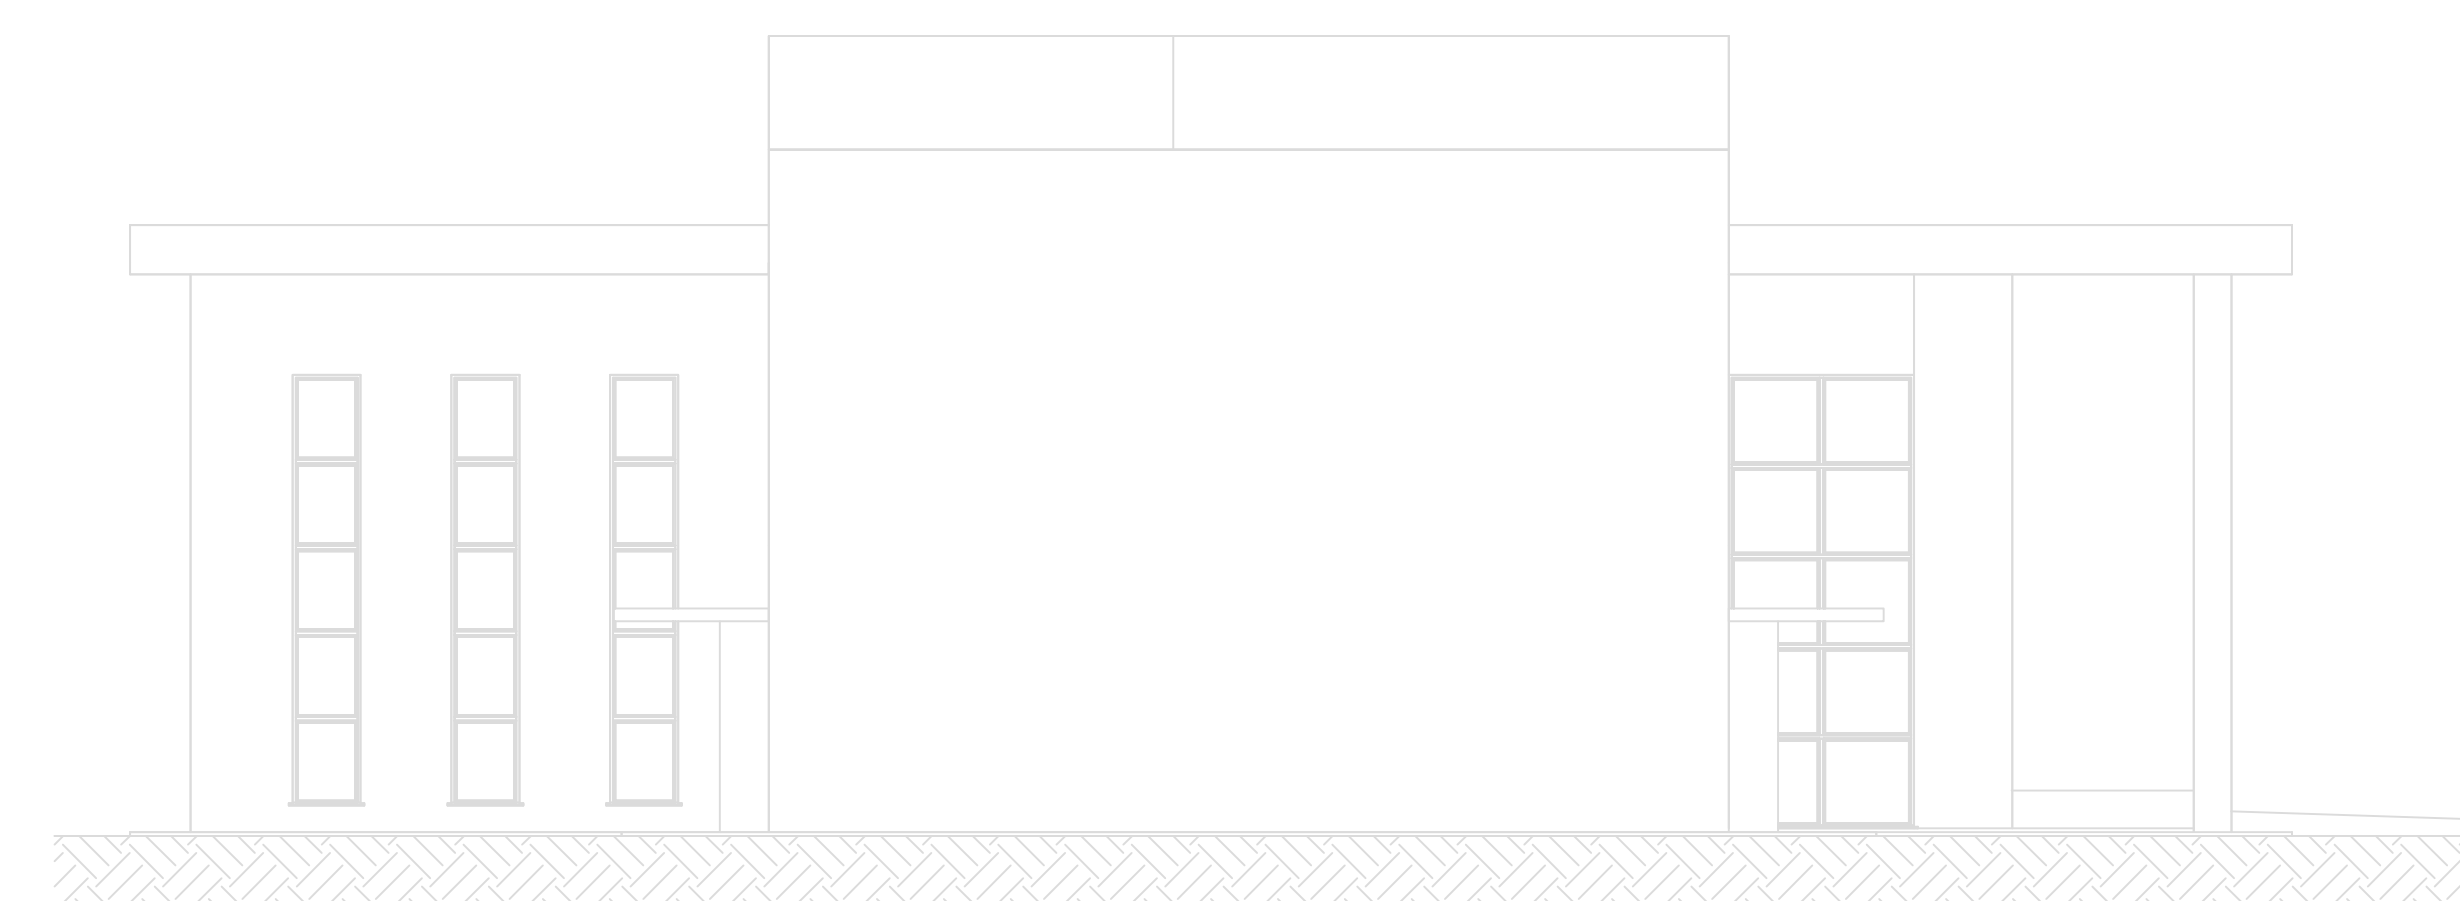

FACHADA LATERAL ESQUERDA
ESQD: 1/100



FACHADA LATERAL DIREITA
ESQD: 1/100

MINISTÉRIO DA EDUCAÇÃO
SECRETARIA DE EDUCAÇÃO PROFISSIONAL E TECNOLÓGICA
INSTITUTO FEDERAL DE EDUCAÇÃO, CIÊNCIA E TECNOLOGIA DE RONDÔNIA
OBRA:
CAMPUS GUAJARÁ MIRIM
ENDEREÇO:
AVENIDA 15 DE NOVEMBRO, S/N - PLANALTO, GUARAJÁ MIRIM - RO

PREVENÇÃO E COMBATE A INCÊNDIO

PROPRIETÁRIO: INSTITUTO FEDERAL DE EDUCAÇÃO, CIÊNCIA E TECNOLOGIA DE RONDÔNIA
MÁRIO RICARDO QUEIROZ Assinado de forma digital por MÁRIO
E SILVA:00412036150 Ricardo Queiroz e Silva:00412036150
AUTOR DO PROJETO: Data: 2020.09.01 08:28:51 -03'00'
ENG. CIVIL MÁRIO RICARDO QUEIROZ E SILVA - CONFECA/RO 14.27305-00


RESPONSÁVEL TÉCNICO:




CONTEÚDO: FACHADAS

ÁREA CONSTRUTIVA: VER
FRANCHA 1
DESENHO: KARLE FREITAS
DATA: ABRIL DE 2020
ESCALA: INDICADA
UNIDADE: COT
PRANCHA: 5/6


CONTROLE DE MATERIAIS DE ACABAMENTO		
PISO	ACABAMENTO	CLASSE I, II-A, II-A OU IV-A
REVESTIMENTO	ACABAMENTO	CLASSE I, II-A, II-A OU IV-A
PAREDE/DIVISÓRIAS	ACABAMENTO	CLASSE I, II-A, II-A OU IV-A
TETO E FORRO	ACABAMENTO	CLASSE I OU II-A

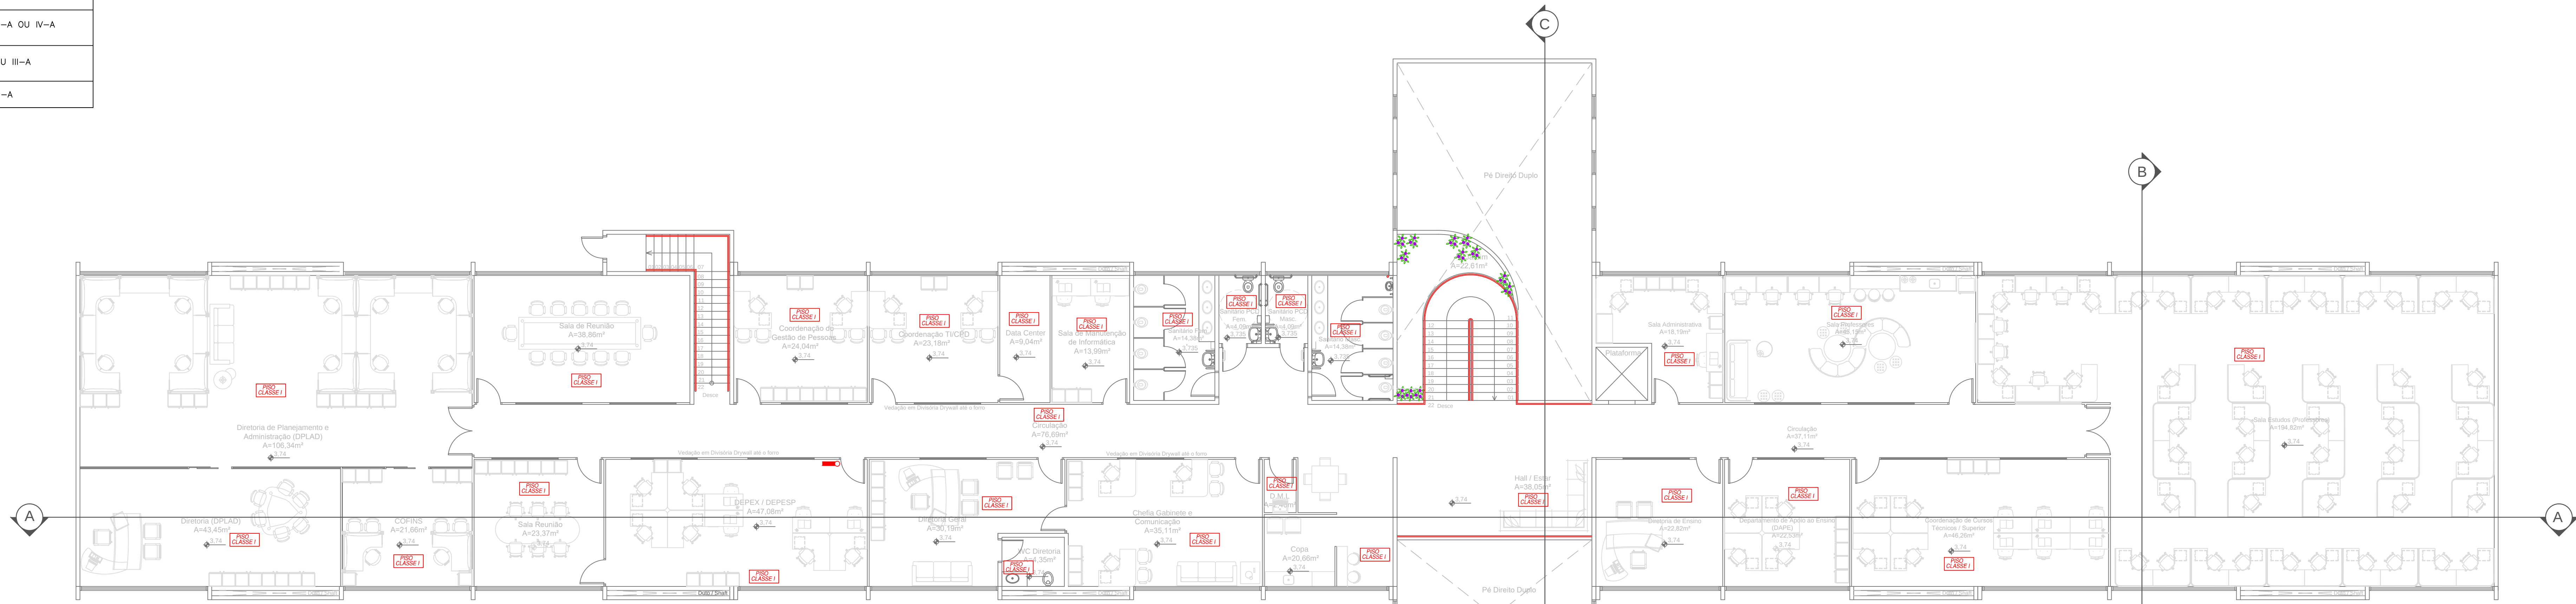


PLANTA BAIXA - PAV. SUPERIOR - ÁREA 1051,87 M²
ESCALA: 1/100

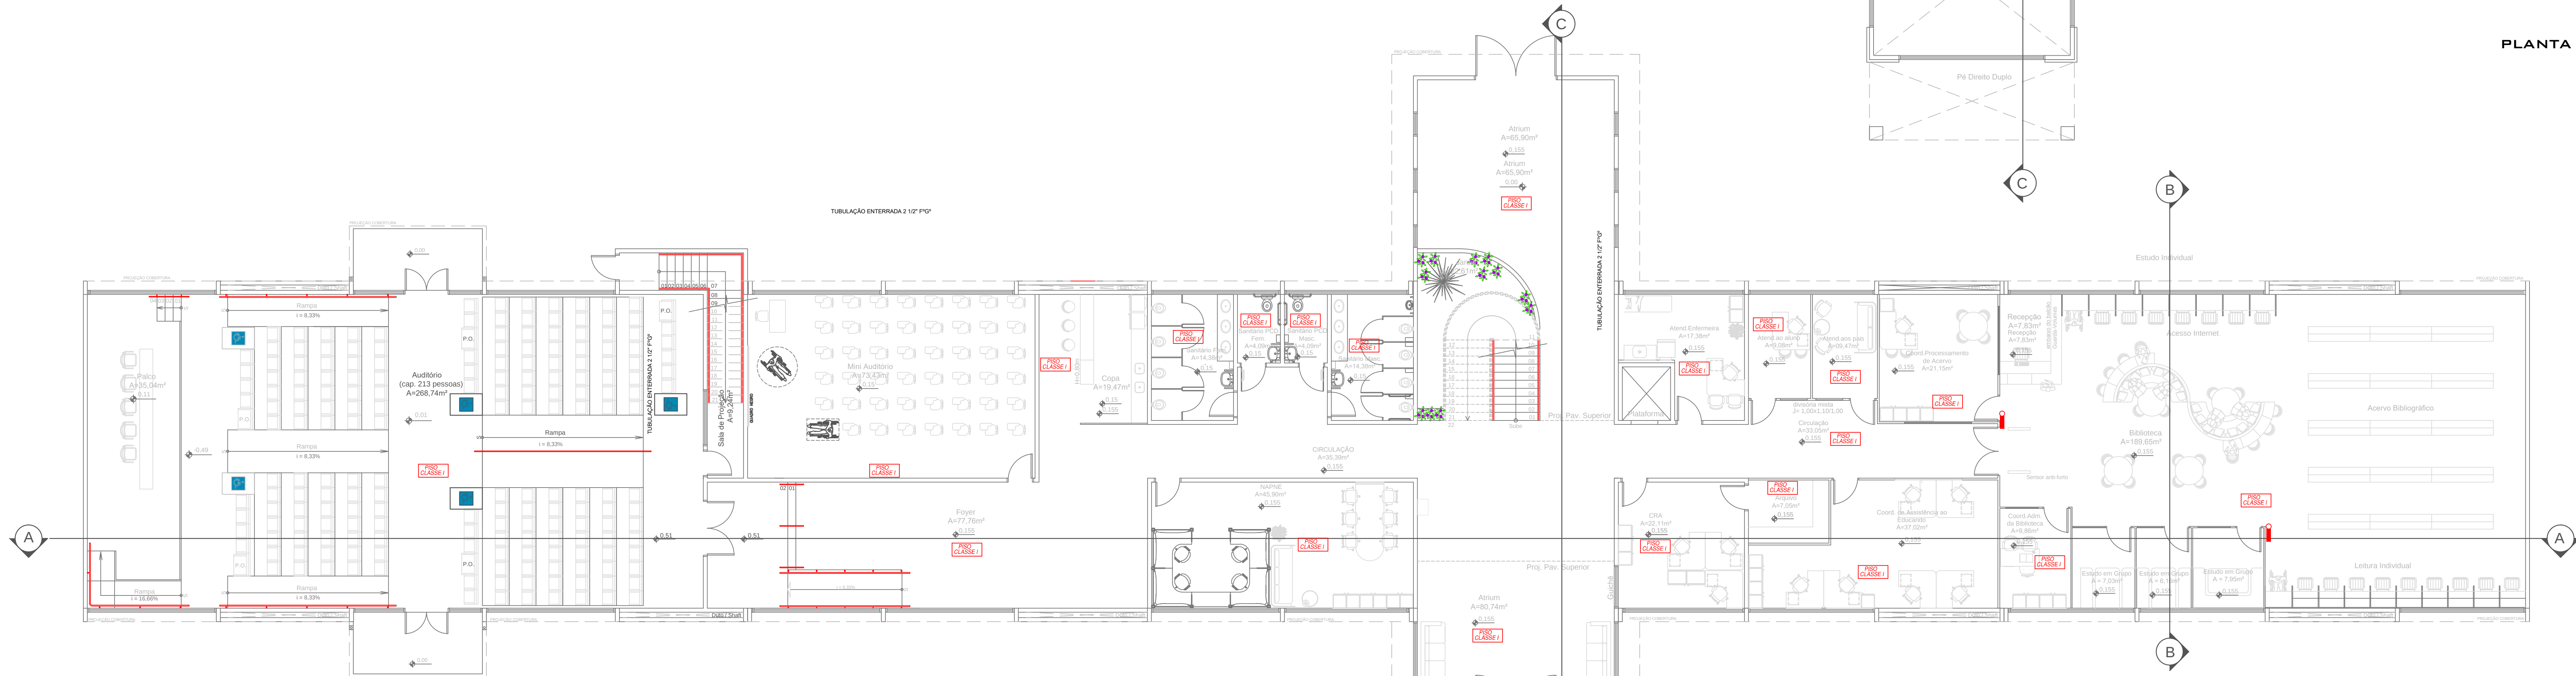


PLANTA BAIXA - PAV. TÉRREO - ÁREA 1162,01 M²
ESCALA: 1/100

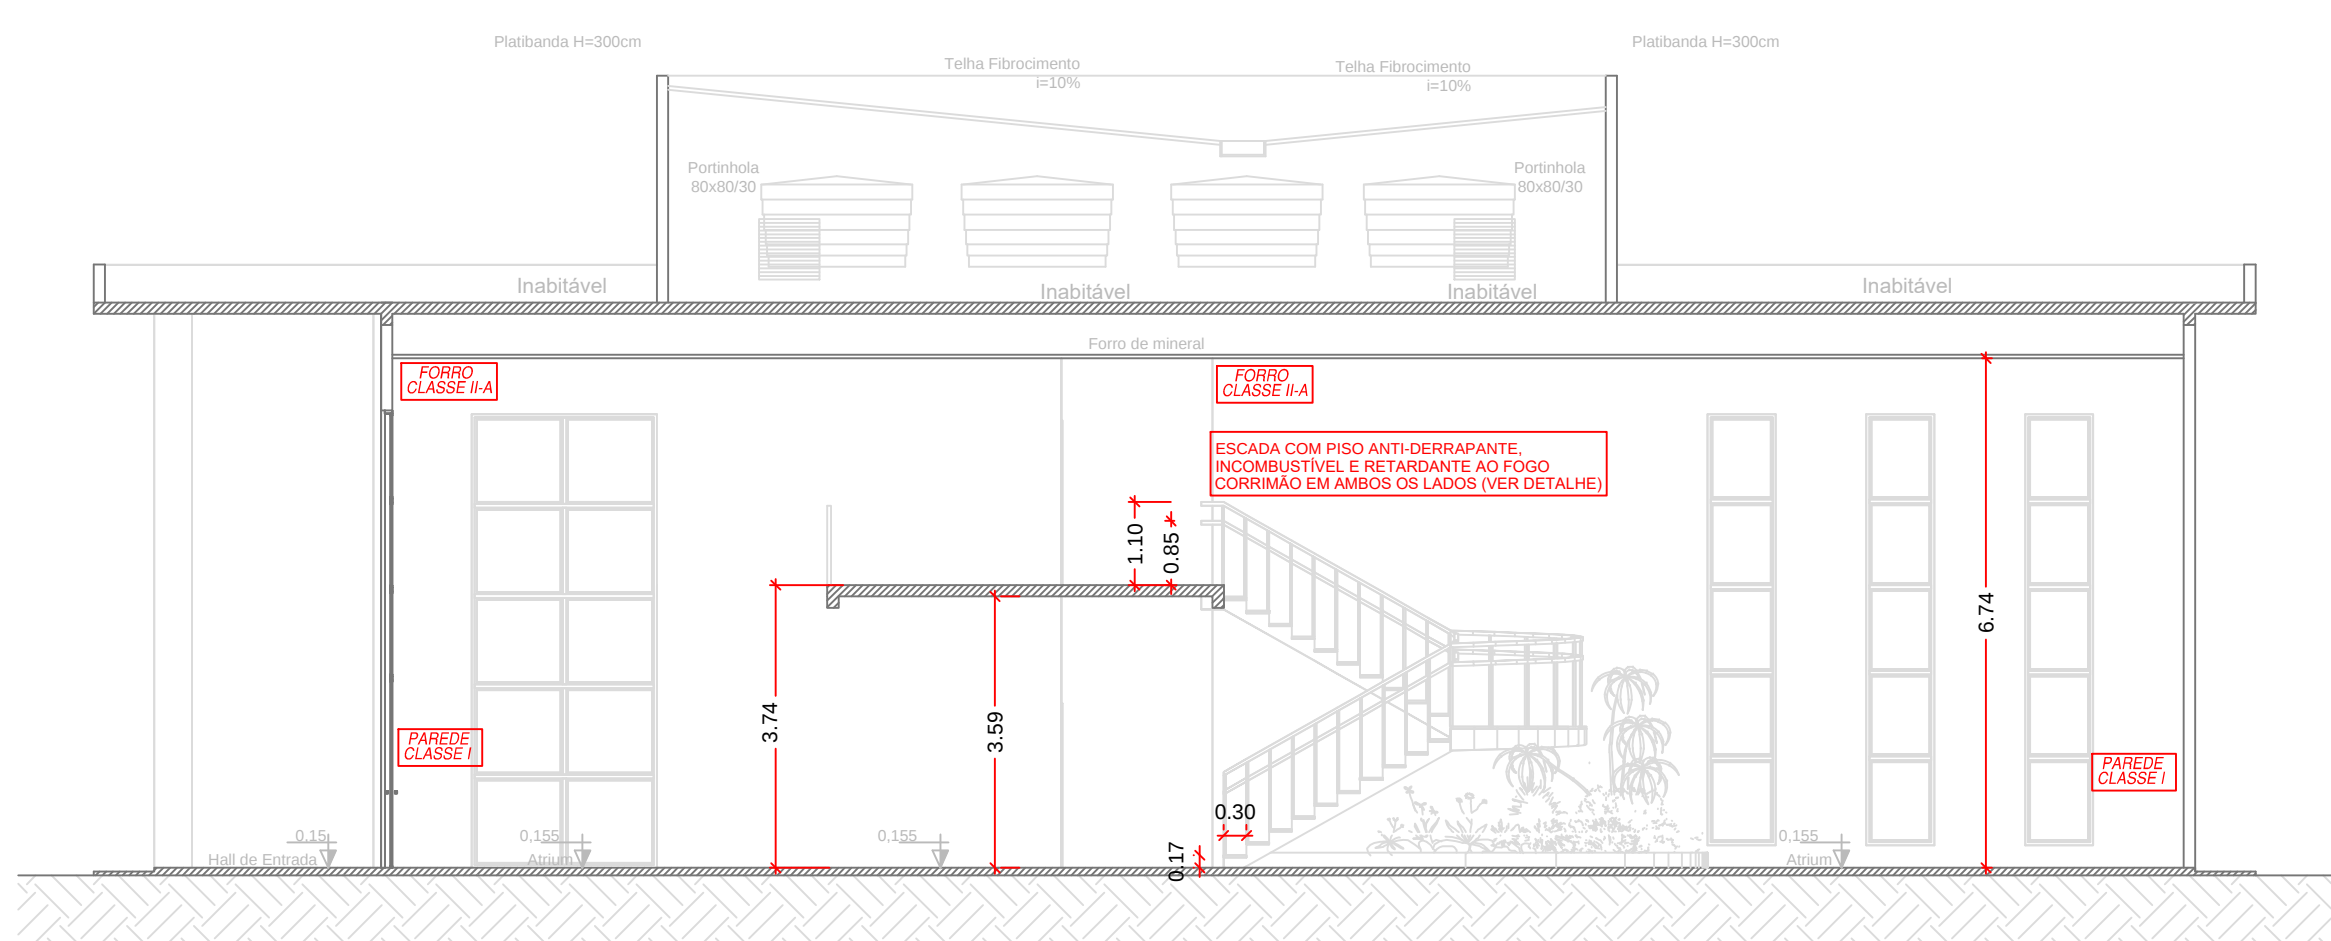

CORTE CC
ESCALA: 1/100

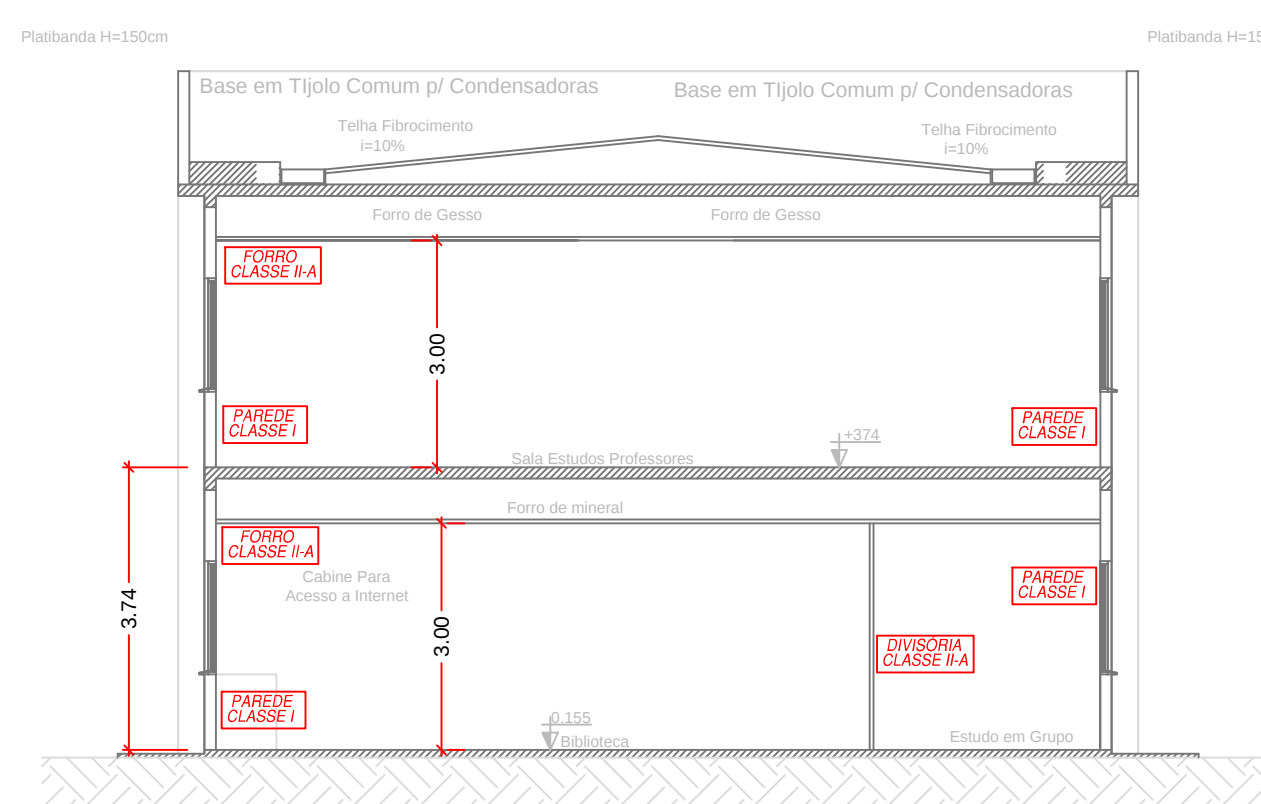

CORTE BB
ESCALA: 1/100

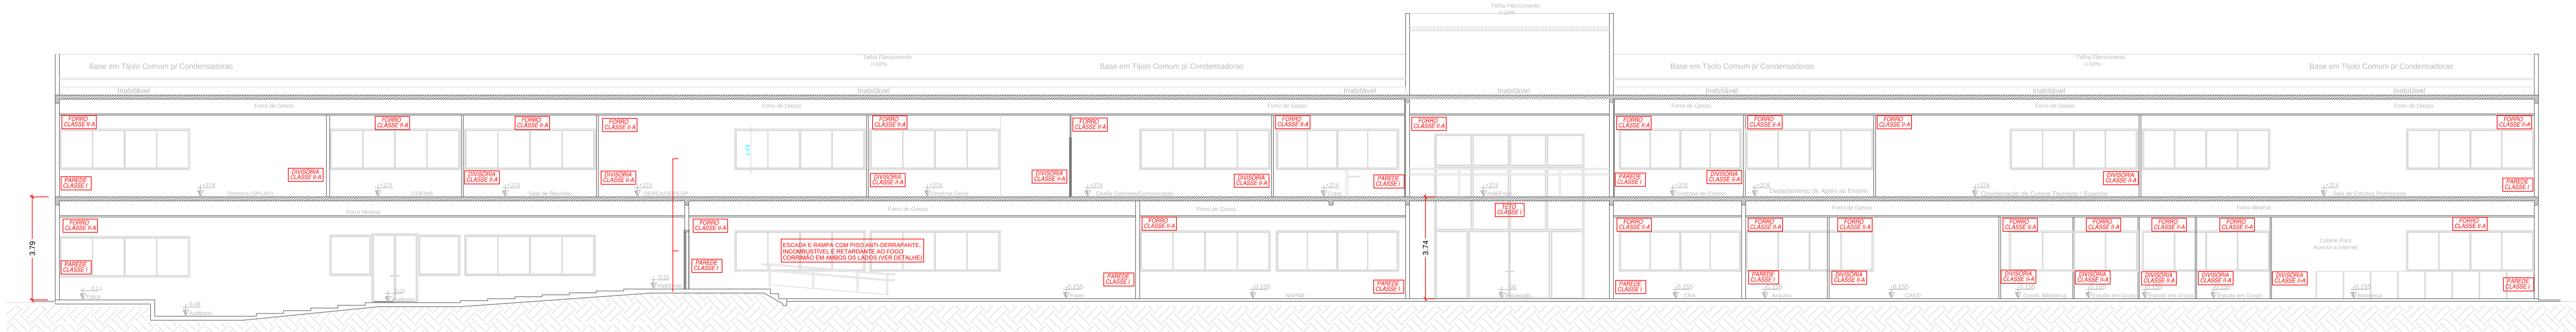

CORTE AA
ESCALA: 1/100

MINISTÉRIO DA EDUCAÇÃO
SECRETARIA DE EDUCAÇÃO PROFISSIONAL E TECNOLÓGICA
INSTITUTO FEDERAL DE EDUCAÇÃO, CIÊNCIA E TECNOLOGIA DE RONDÔNIA
CAMPUS GUAJARÁ MIRIM
AVENIDA 15 DE NOVEMBRO, S/N - PLANALTO, GUAJARÁ MIRIM - RO

PREVENÇÃO E COMBATE A INCÊNDIO

PROPRIETÁRIO: INSTITUTO FEDERAL DE EDUCAÇÃO, CIÊNCIA E TECNOLOGIA DE RONDÔNIA
MÁRIO RICARDO QUEIROZ Assinado de forma digital por MÁRIO RICARDO QUEIROZ
E SILVA-00412036150 Data: 2020.09.01 08:29:25 -03'00'

RESPONSÁVEL TÉCNICO: ENG. CIVIL MÁRIO RICARDO QUEIROZ E SILVA - CONFECA Nº 14.2735-00



CONTEÚDO: INDICAÇÃO DE CLASSES DE MATERIAIS E ACABAMENTOS BLOCO ADMINISTRATIVO

ÁREA CONSTRUTIVA, VER. FRANCHIA 1. DATA: ABRIL DE 2020. ESCALA: INDICADA. PRANCHIA: 6/6.