

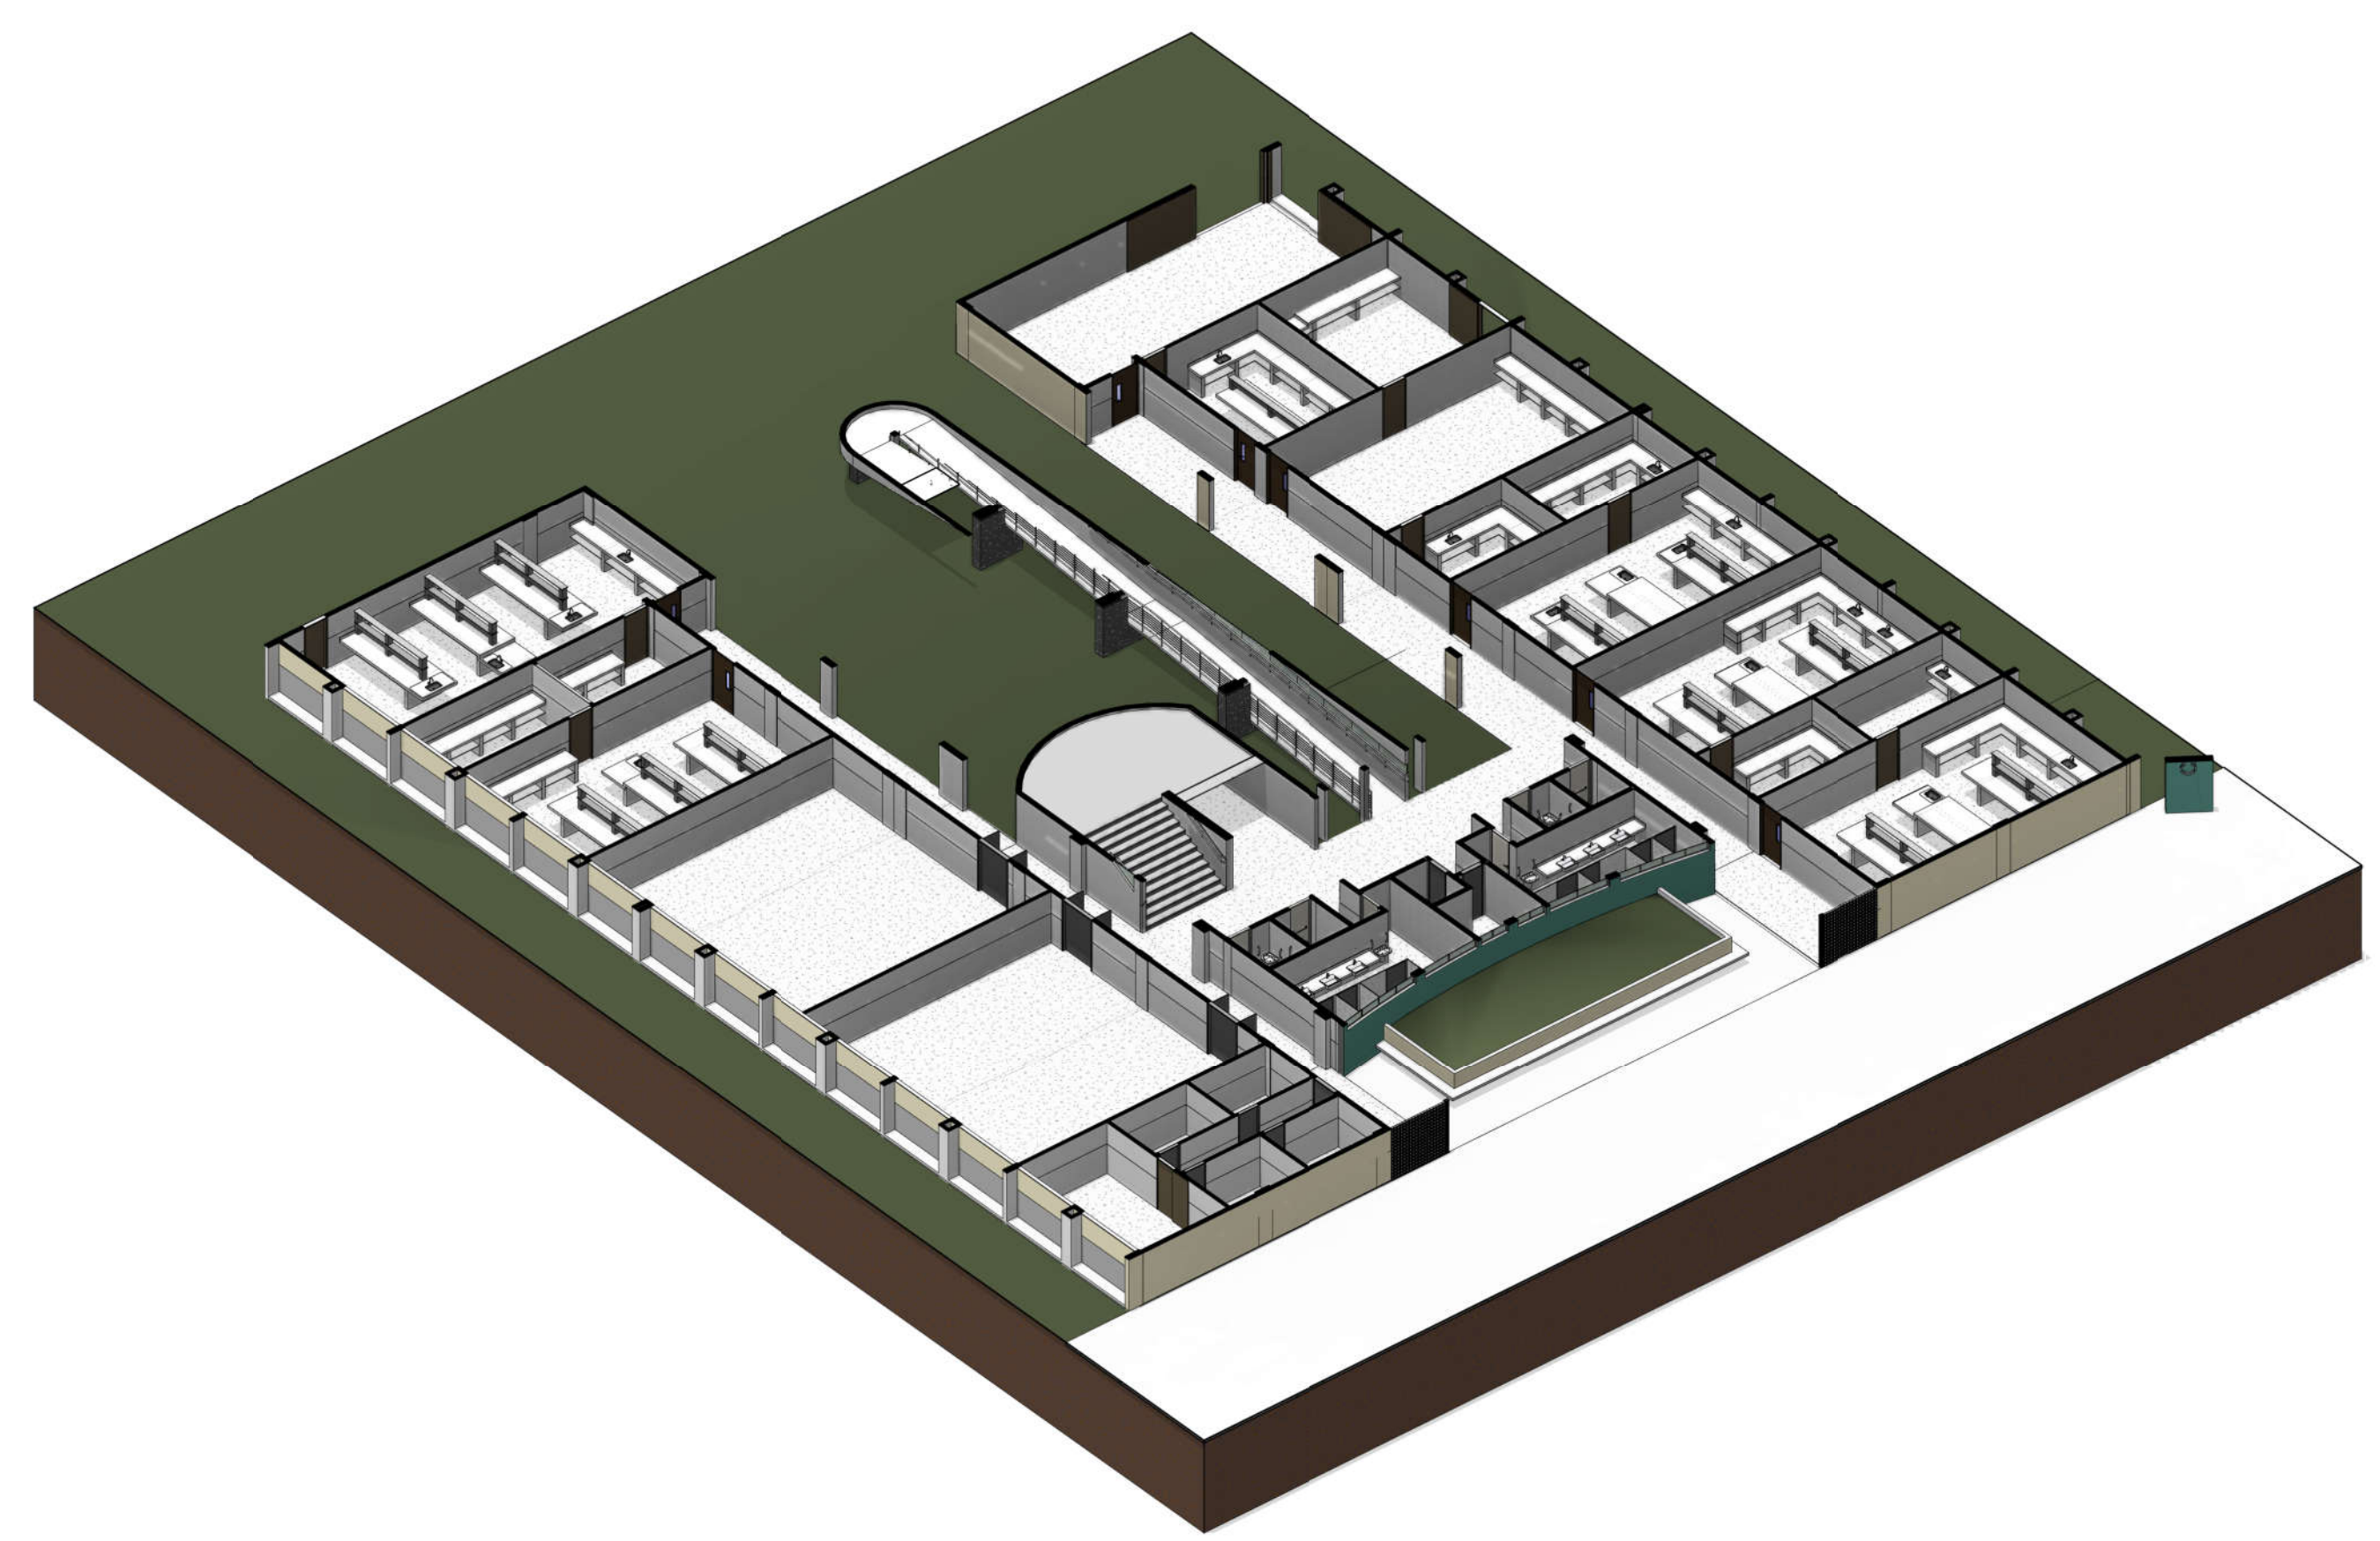


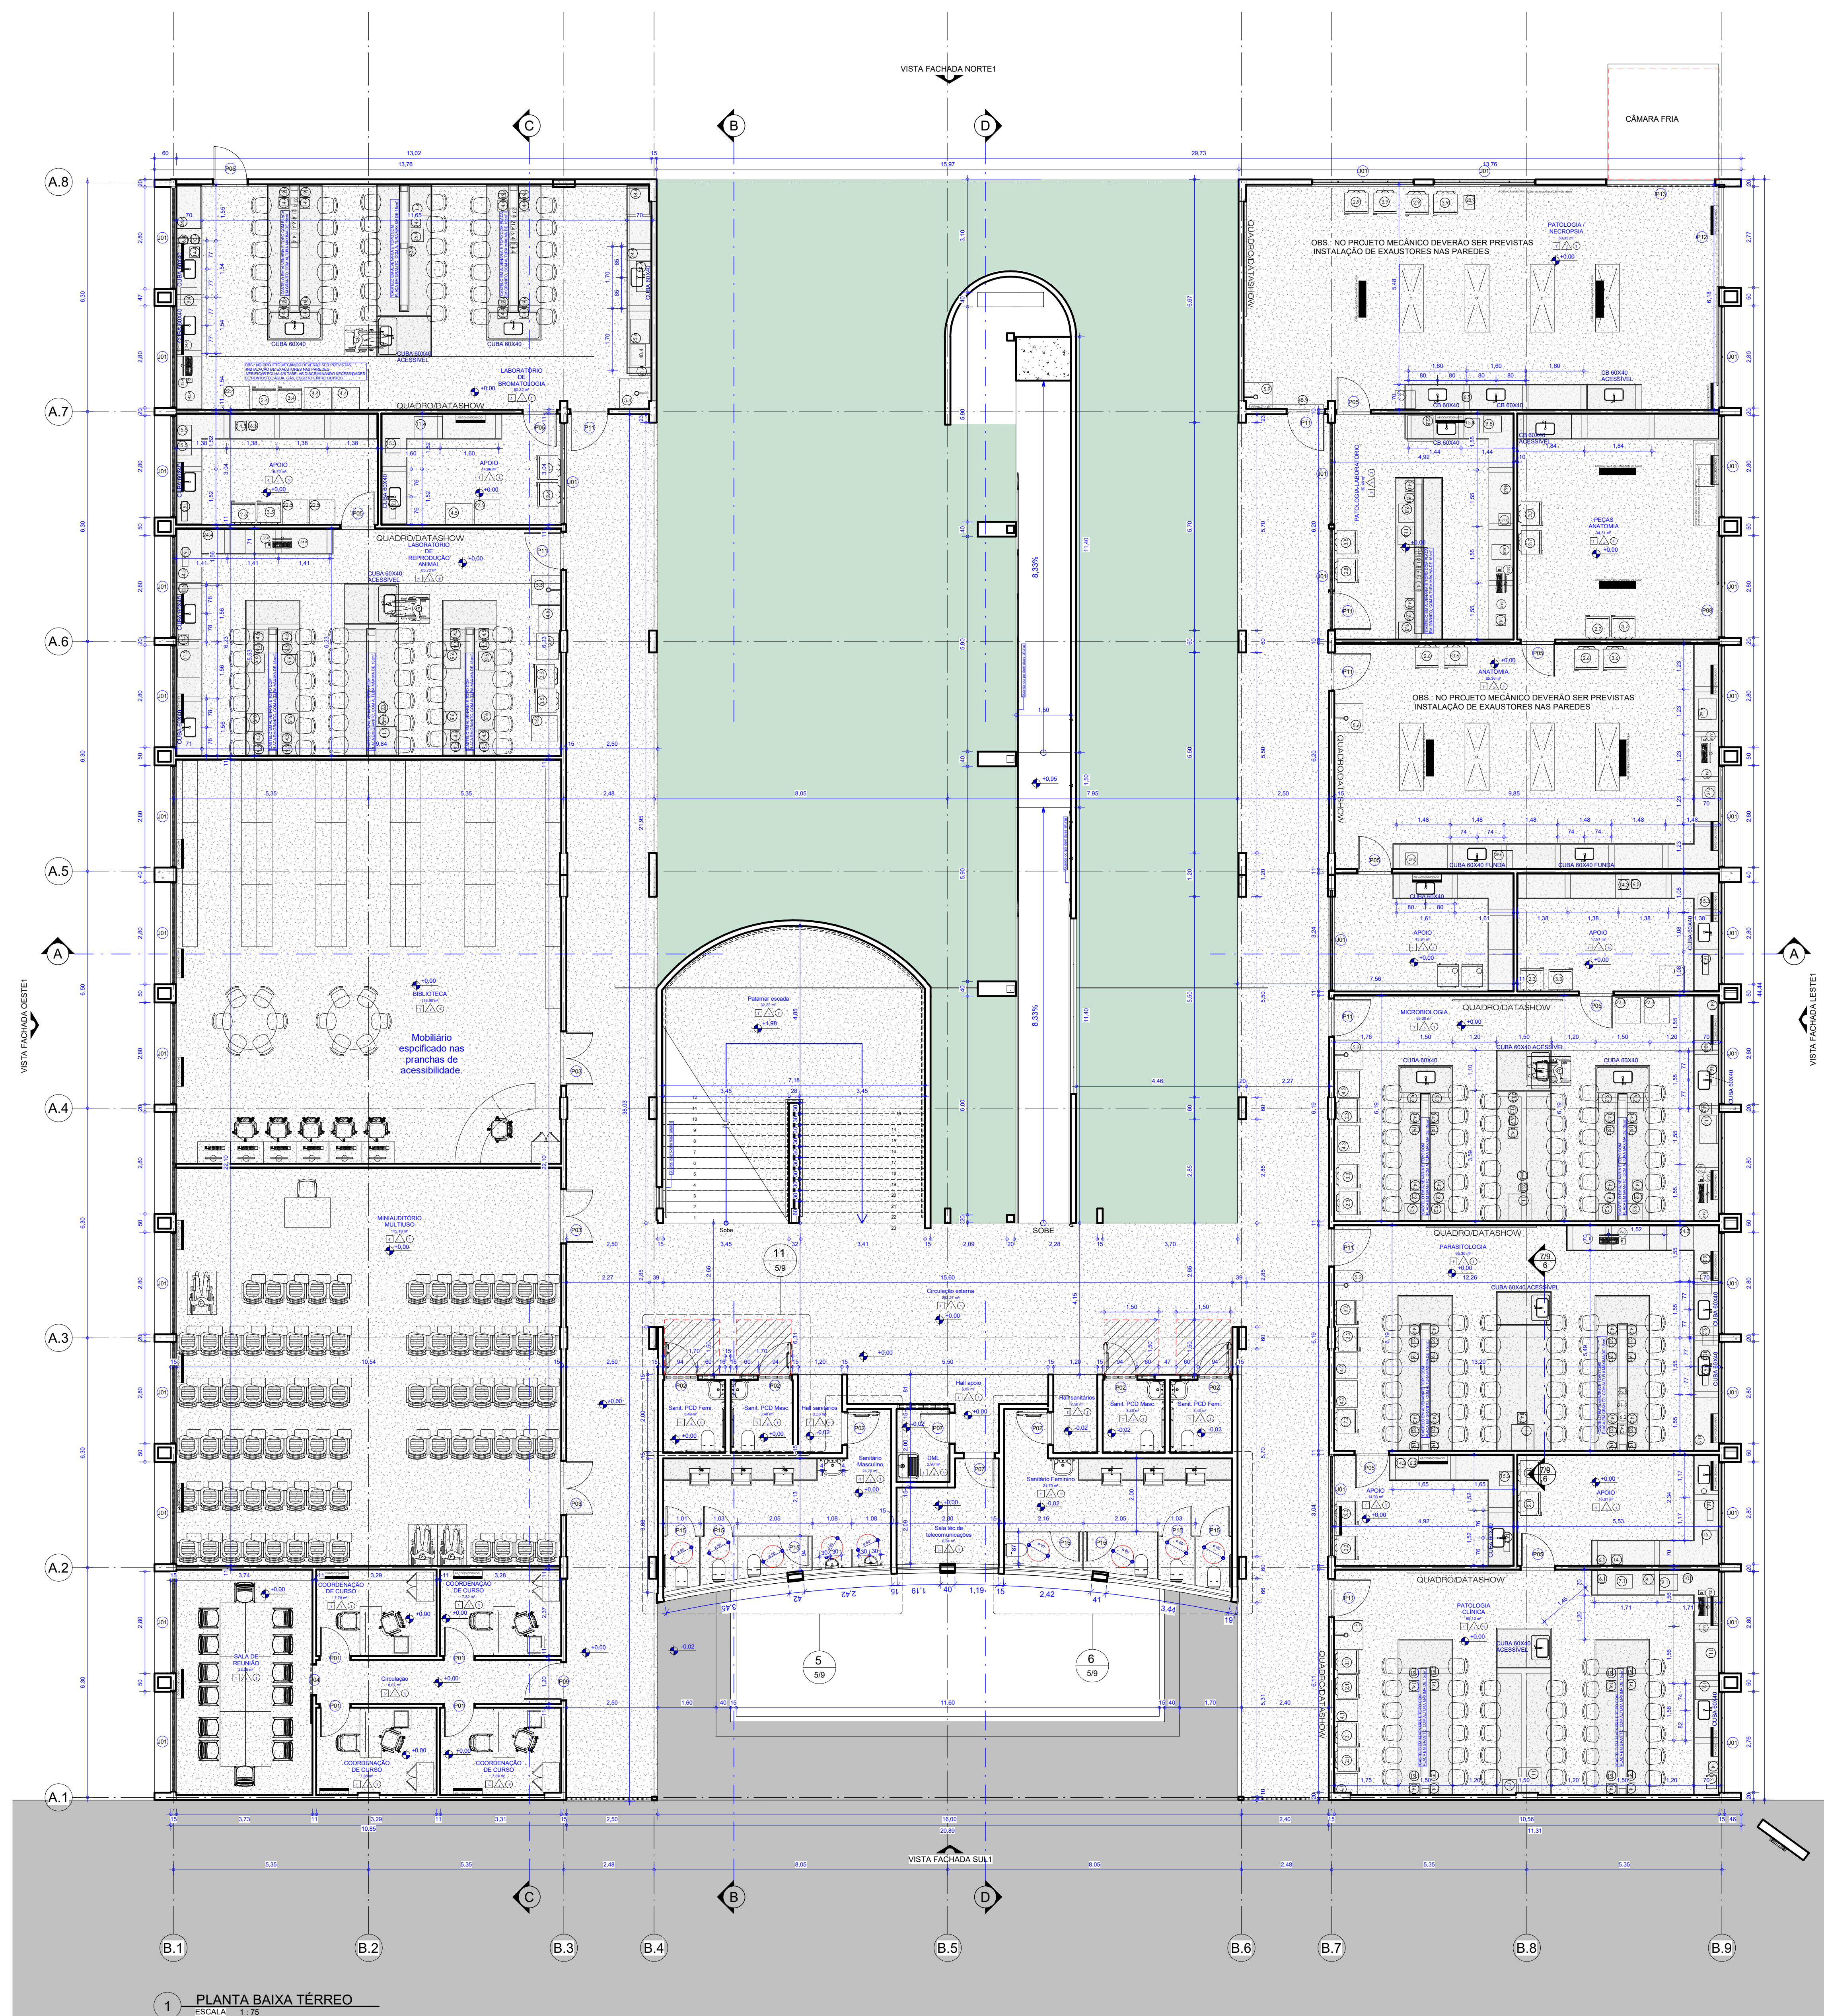

QUANTITATIVO DE PORTAS E GRADIS			
COD	QT	COMPRIMENTO	ALTURA
P01	4	0,800	2,100
P02	12	0,900	2,100
P03	5	1,500	2,100
P04	1	0,900	2,100
P05	9	0,900	2,100
P06	4	0,900	2,100
P07	1	1,500	2,100
P08	1	1,500	2,100
P09	1	0,800	1,800
P10	7	0,800	1,800
P11	18	1,900	2,100
P12	1	2,770	2,100
P13	1	3,000	2,100
P14	7	0,800	1,800
P15	1	0,800	1,200

QUANTITATIVO DE JANELAS			
COD	QT	COMPRIMENTO	ALTURA
J01	63	2,800	1,000
J04	22	2,300	0,800
J05	10	1,600	0,800

TERÇA ADICIONA A BARRA SUPLENTE DE ESQUADRIA DE ALUMINIO PARA AS JANELAS
TERÇA A BARRA SUPLENTE DE ESQUADRIA DE ALUMINIO PARA AS JANELAS

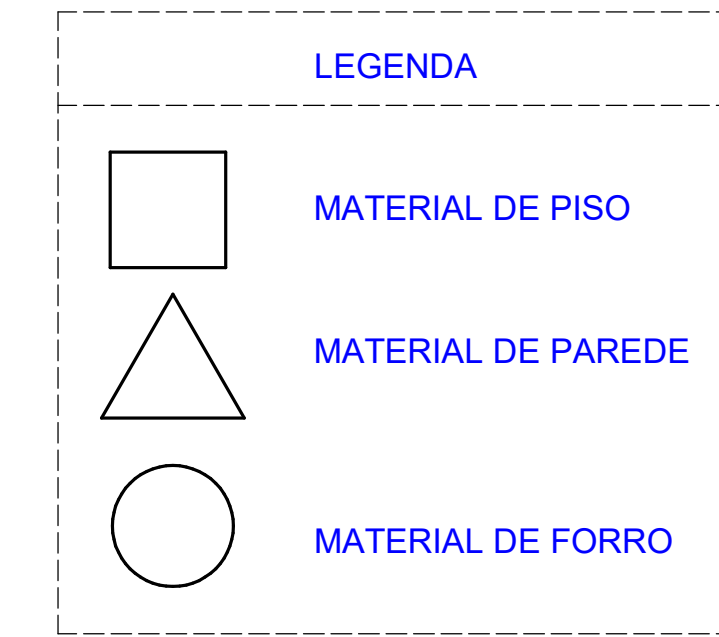

- LEGENDA PISO:
- Granite
- LEGENDA PAREDE:
- Mesa parede revestida com cerâmica cimento queimado e meia parede com tinta acrílica acinzentado branco gelo.
 - Parede revestida com cerâmica (60X30)cm cor cimento queimado atendendo ao controle visual com as lajes através do LRV (valor da luz refletida) na superfície.
- LEGENDA FORRO:
- Laje com pintura acrílica fosca branca.
 - Forro em gesso acartonado emassado e com acabamento em pintura PVA branco neve.

PROPRIETÁRIO: INSTITUTO FEDERAL DE RONDÔNIA

PROJETO: ALEXANDRE GONZAGA FERREIRA
CAU-GO 115204-6

EXECUÇÃO:

FOLHA 1/9
REV01

PROJETO: LABORATORIOS - MEDICINA VETERINARIA
LOCAL: JARU - RONDÔNIA
PROPRIETÁRIO: INSTITUTO FEDERAL DE RONDÔNIA

RESPONSÁVEL: ALEXANDRE GONZAGA FERREIRA
CAU-GO 115204-6

DESENHO: GUILHERME PIMENTEL
VISTO: GUILHERME PIMENTEL






INSTITUTO FEDERAL DE RONDÔNIA

ESCALAS: 1/75
1/200
1/2000


DESENHO(S): PLANTAS BAIXAS TÉRREO

ÁREA DO TERRENO: 0,00 m²
ÁREA DA OBRA: 0,00 m²
ÁREA DE PROJETO: 0,00 m²


VERSO: DATA: 10/03/2023

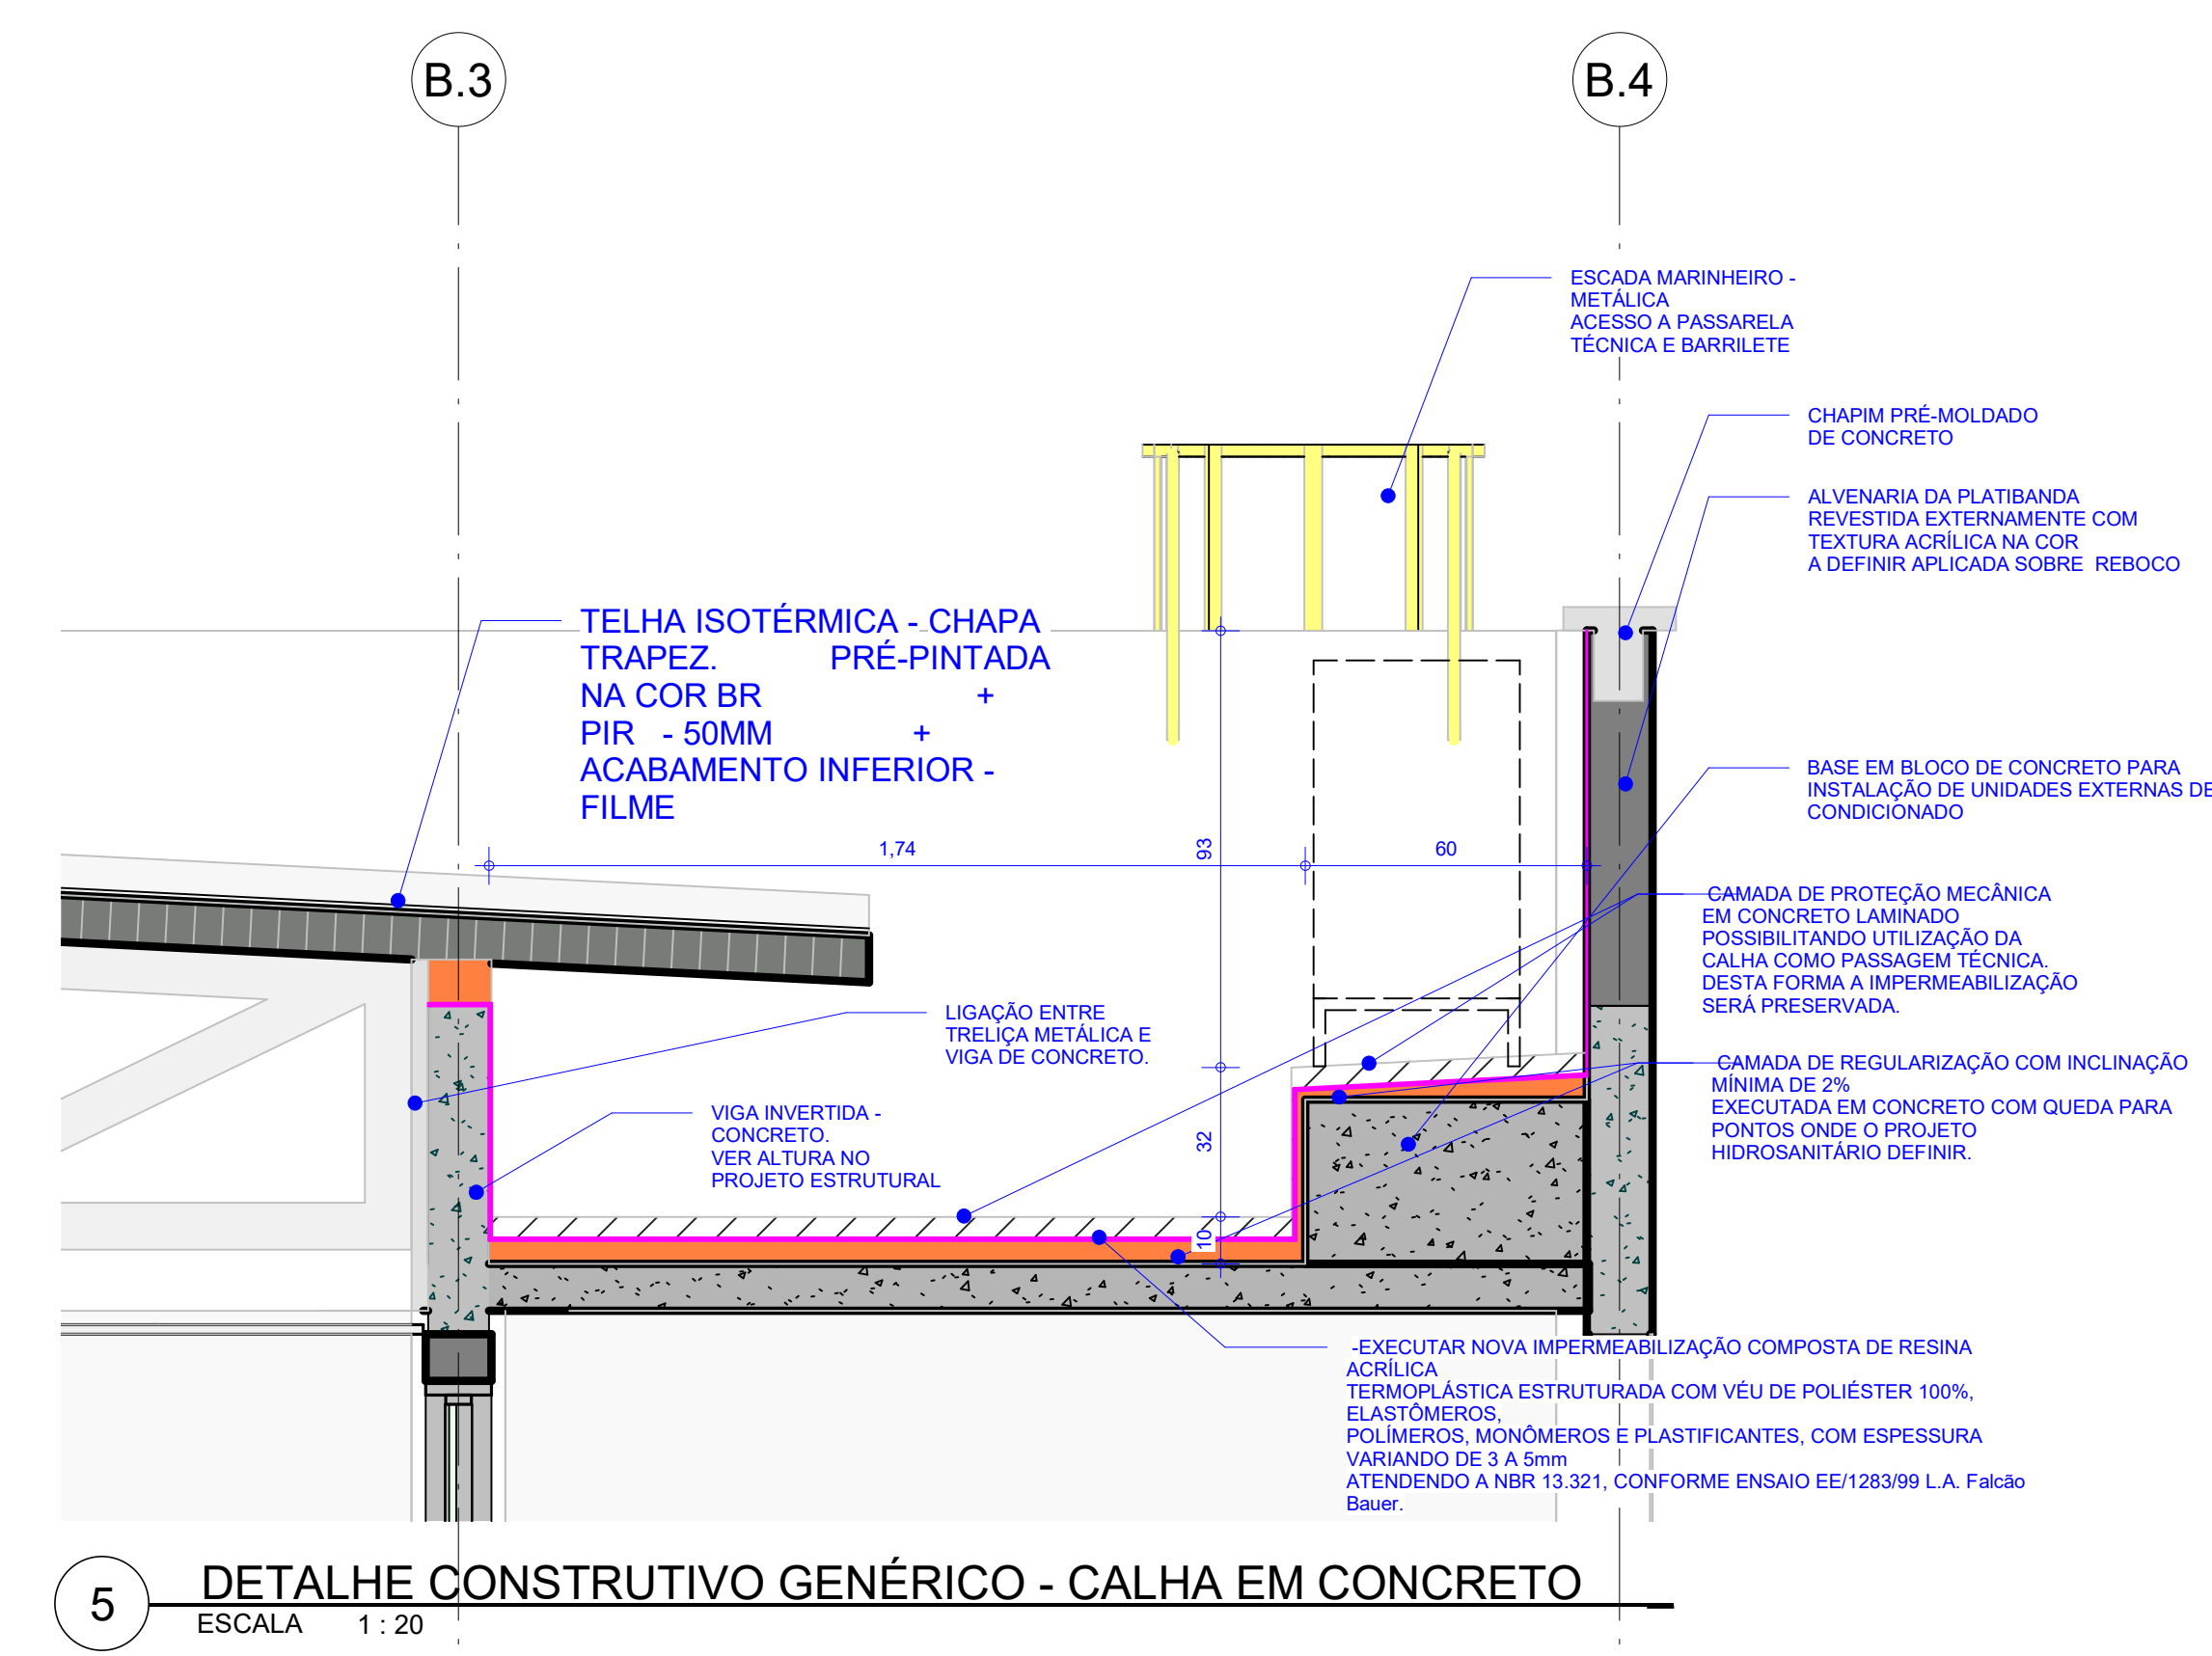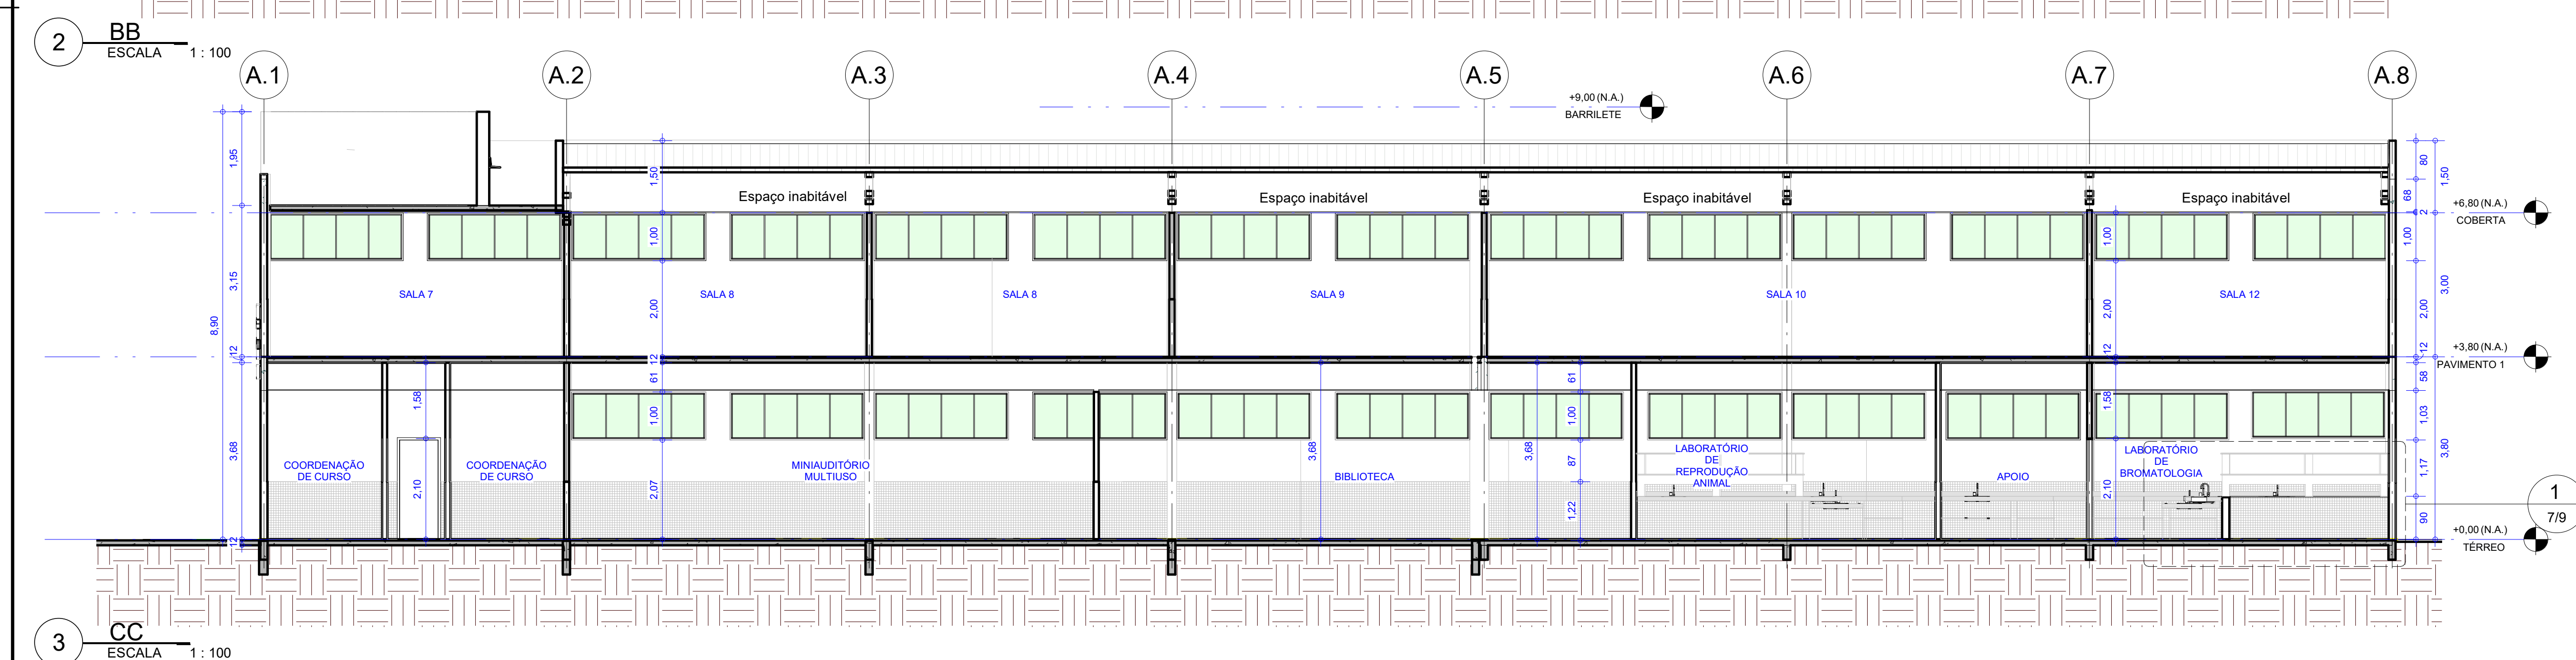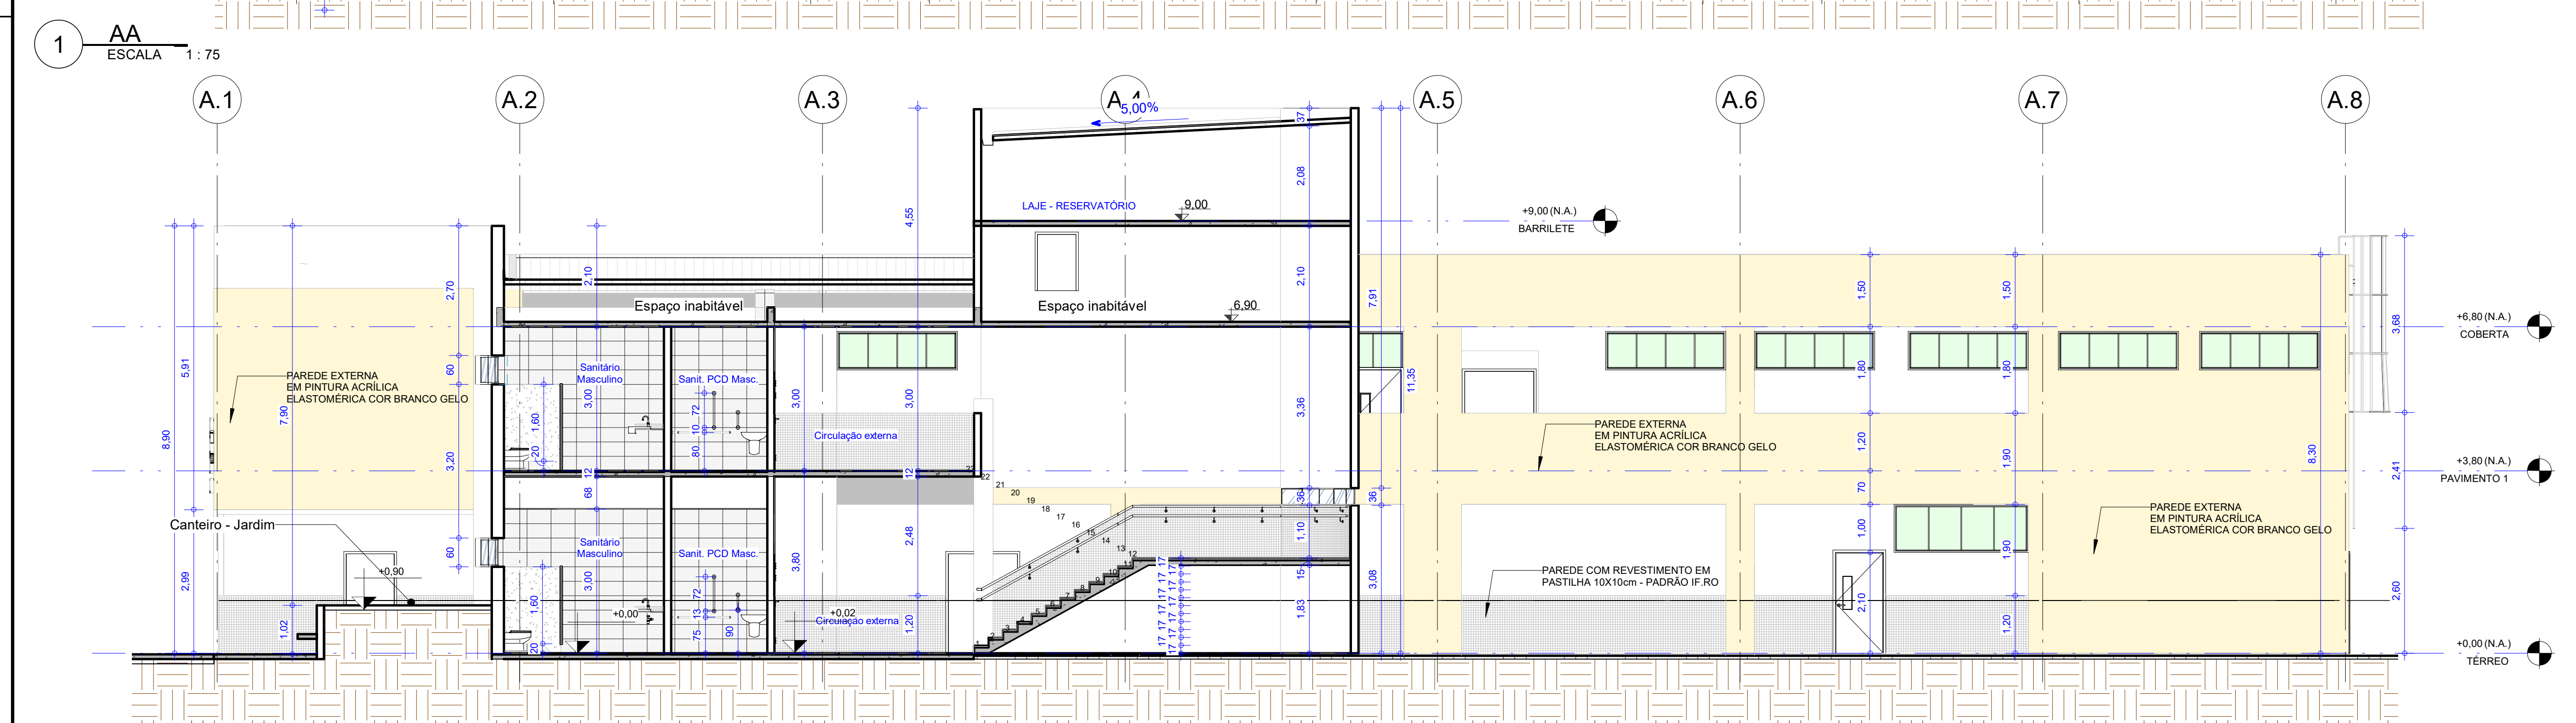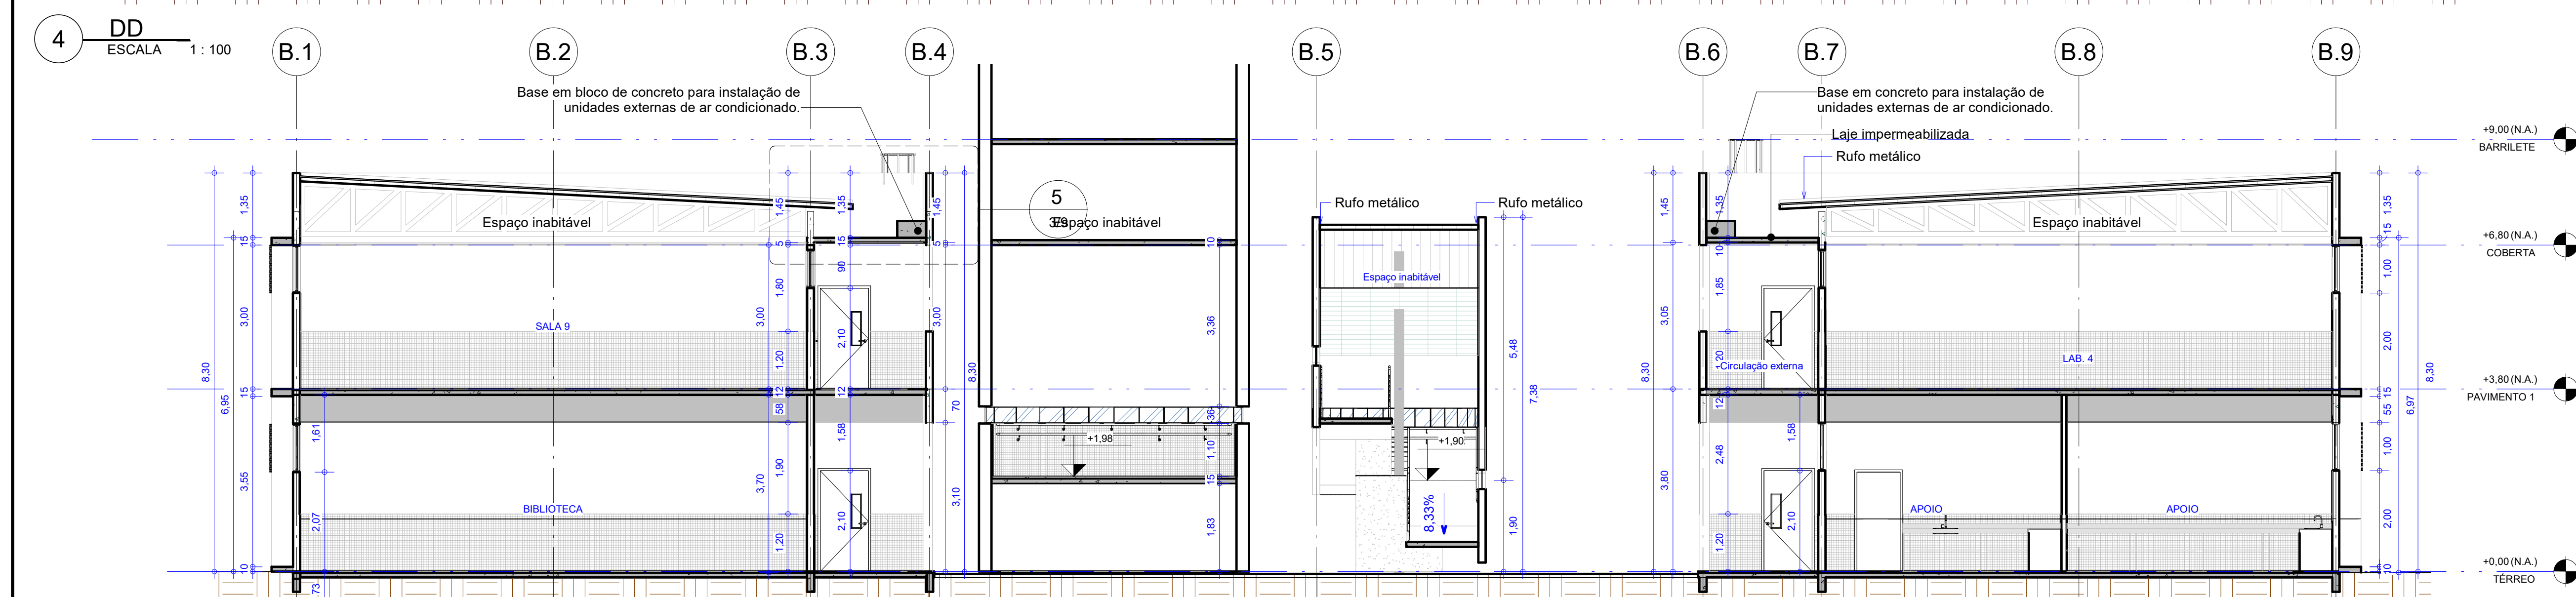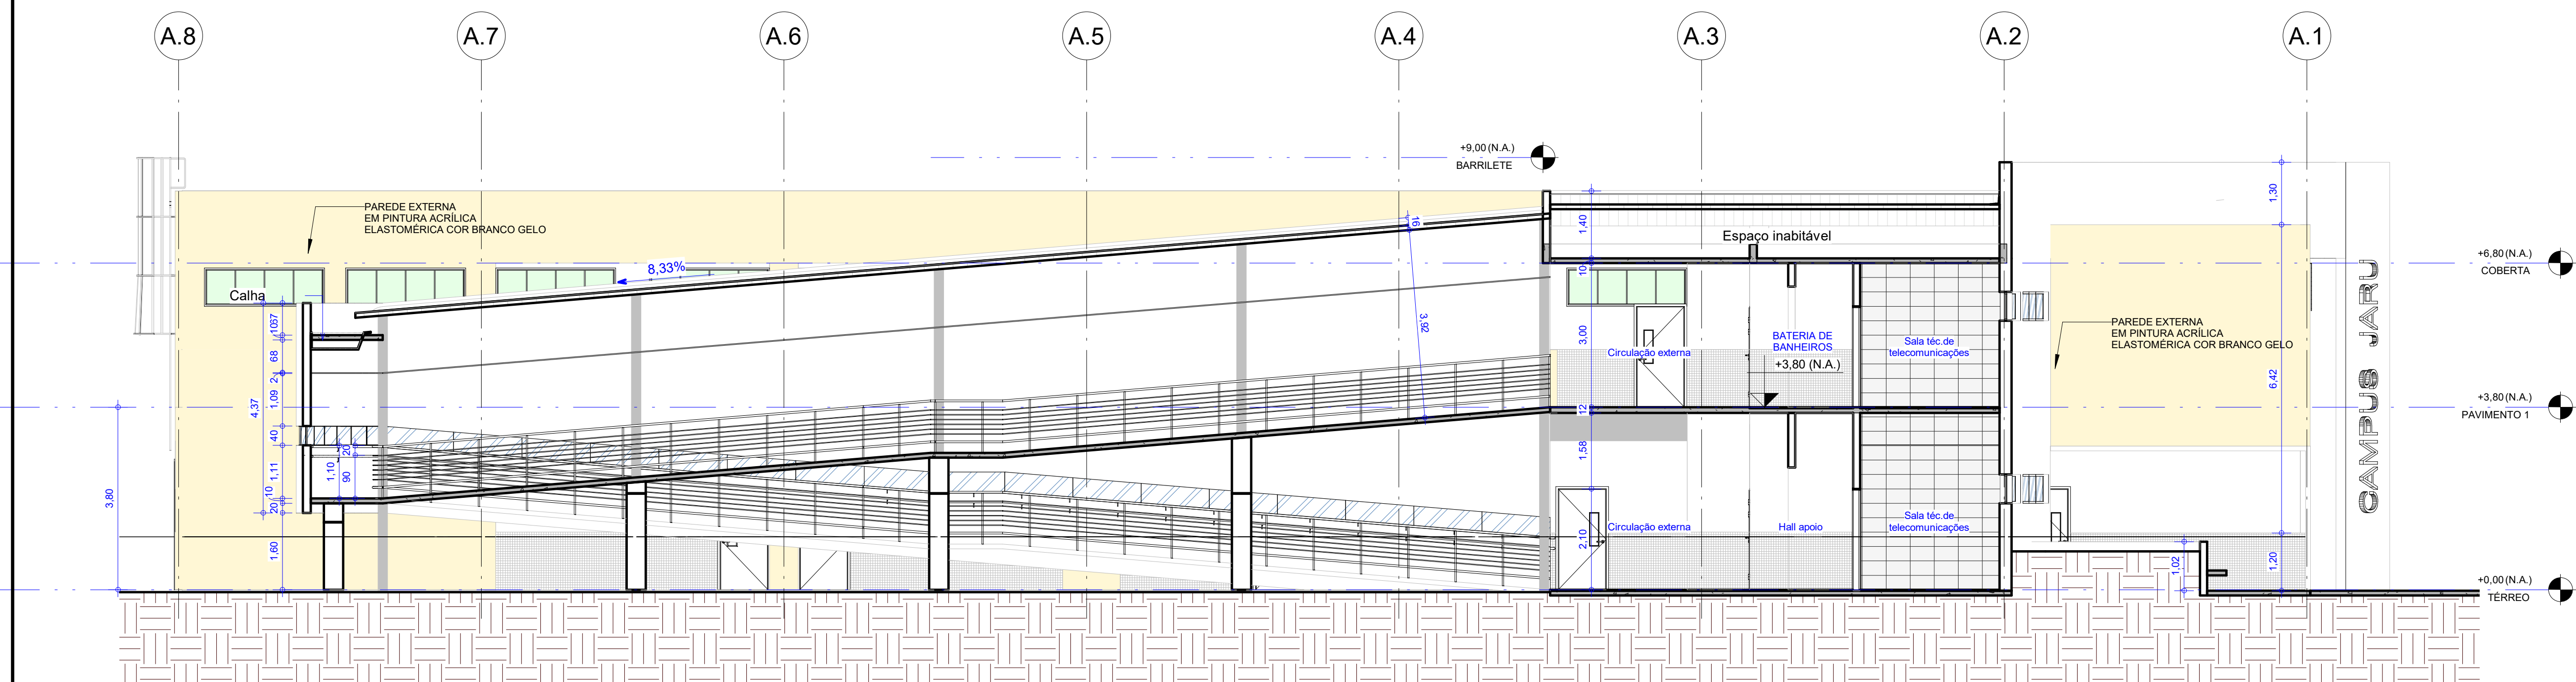


PROPRIETÁRIO: INSTITUTO FEDERAL DE RONDÔNIA	
PROJETO: ALEXANDRE GONZAGA FERREIRA CAU-GO 115224-6	
EXECUÇÃO:	
FOLHA 3/9 REV01	PROJETO: LABORATÓRIOS - MEDICINA VETERINÁRIA LOCAL: JARU - RONDÔNIA PROPRIETÁRIO: INSTITUTO FEDERAL DE RONDÔNIA
DESENHO VISTO	RESPONSÁVEL GUILHERME PIMENTEL GUILHERME PIMENTEL
ESCALAS	DESENHO(S) CORTES
ÁREA DO TERRENO: 0,00 m² ÁREA DA CONST.: 2835,71 m² TX DE OCUPAÇÃO: 0% ÍNDICE DE APROV.: 1	
VERSÃO R04	
DATA SET-2020	

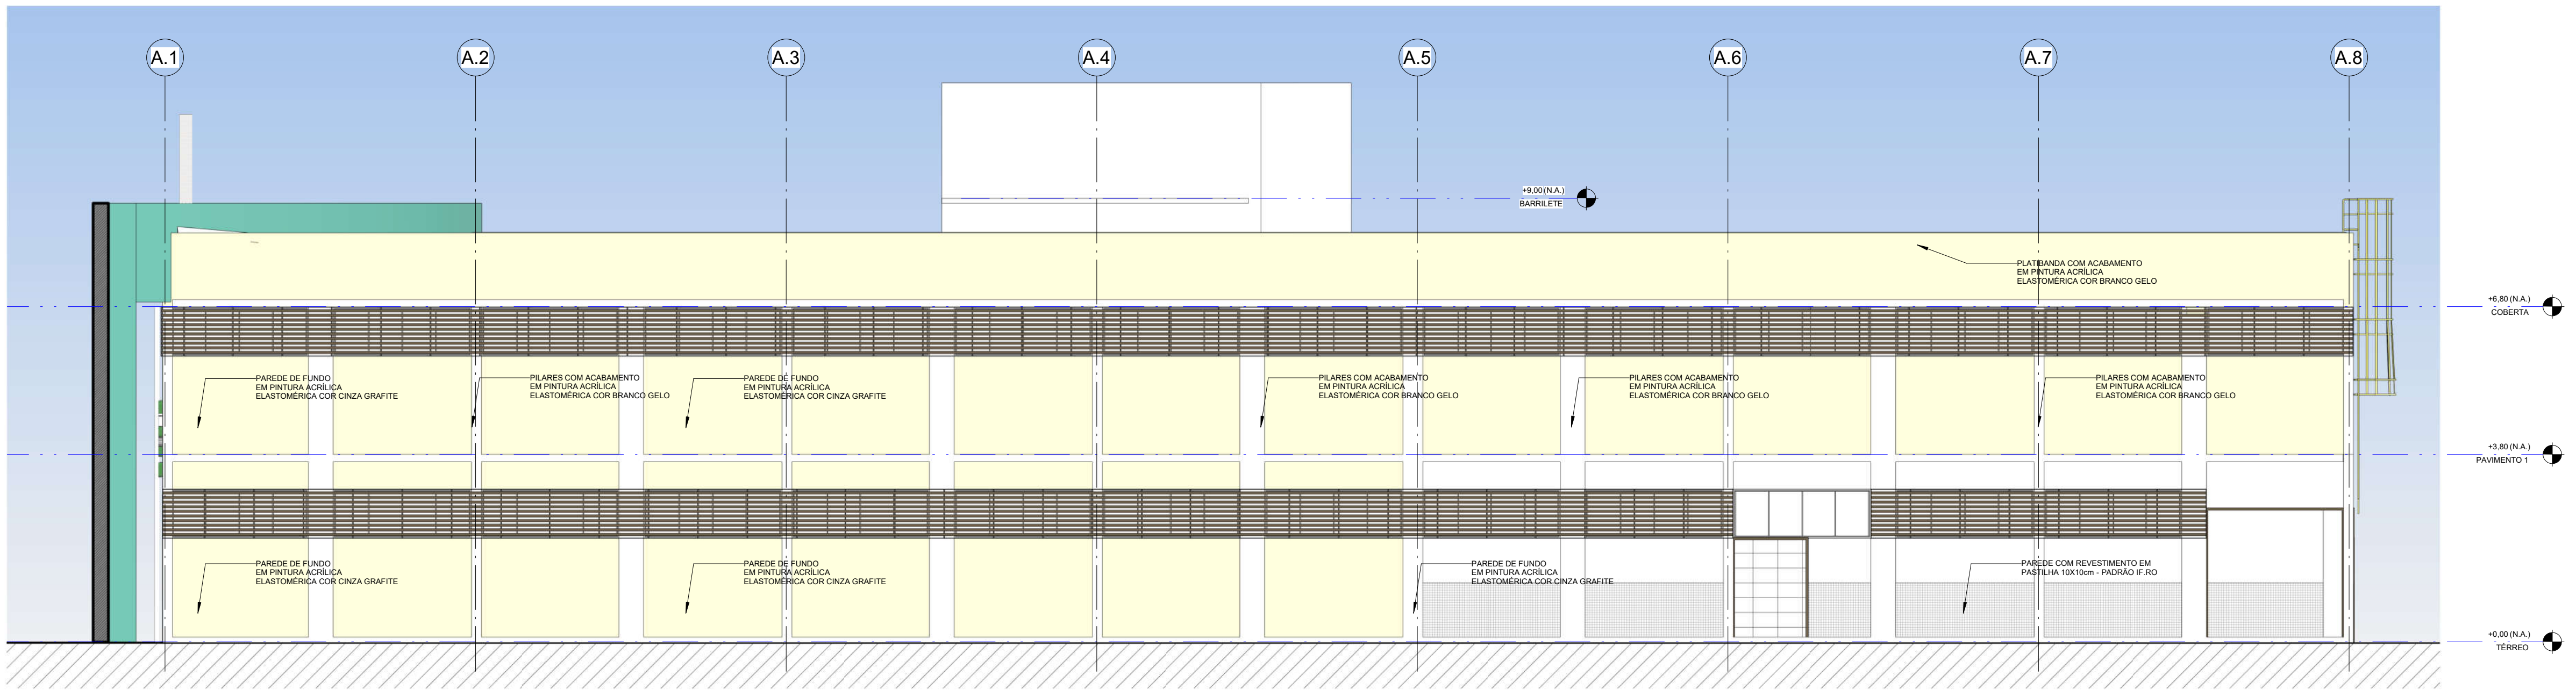


1 FACHADA LESTE1
ESCALA 1:75

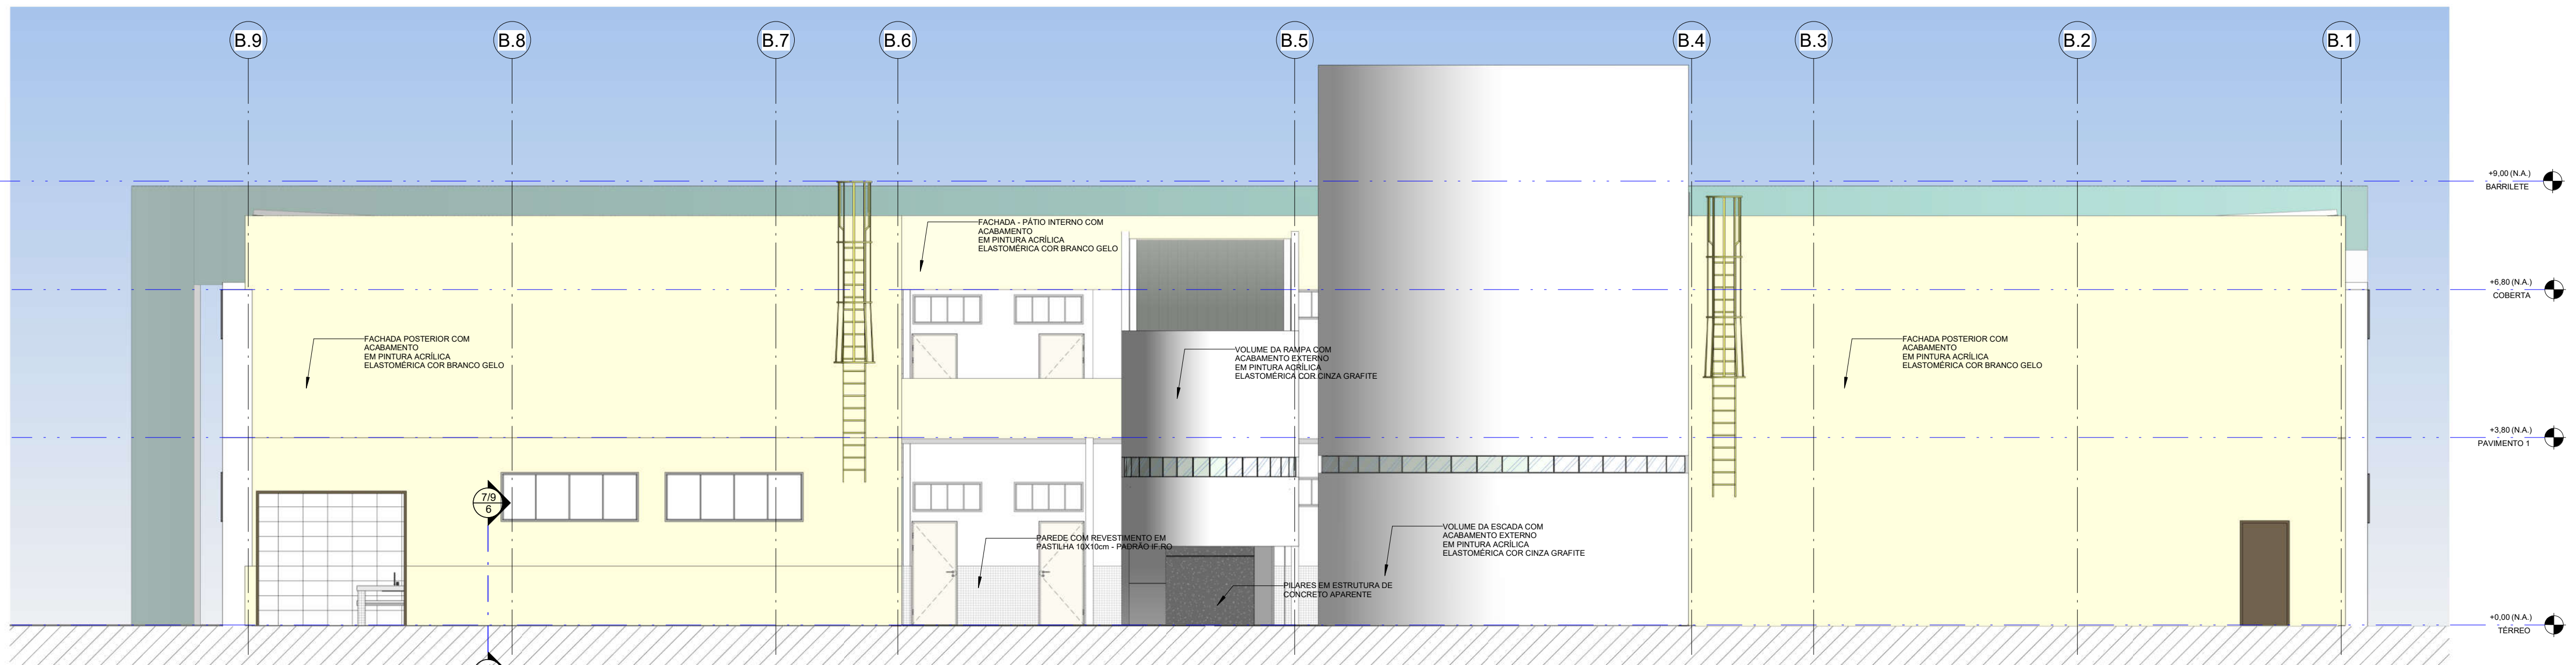


2 FACHADA NORTE1
ESCALA 1:75

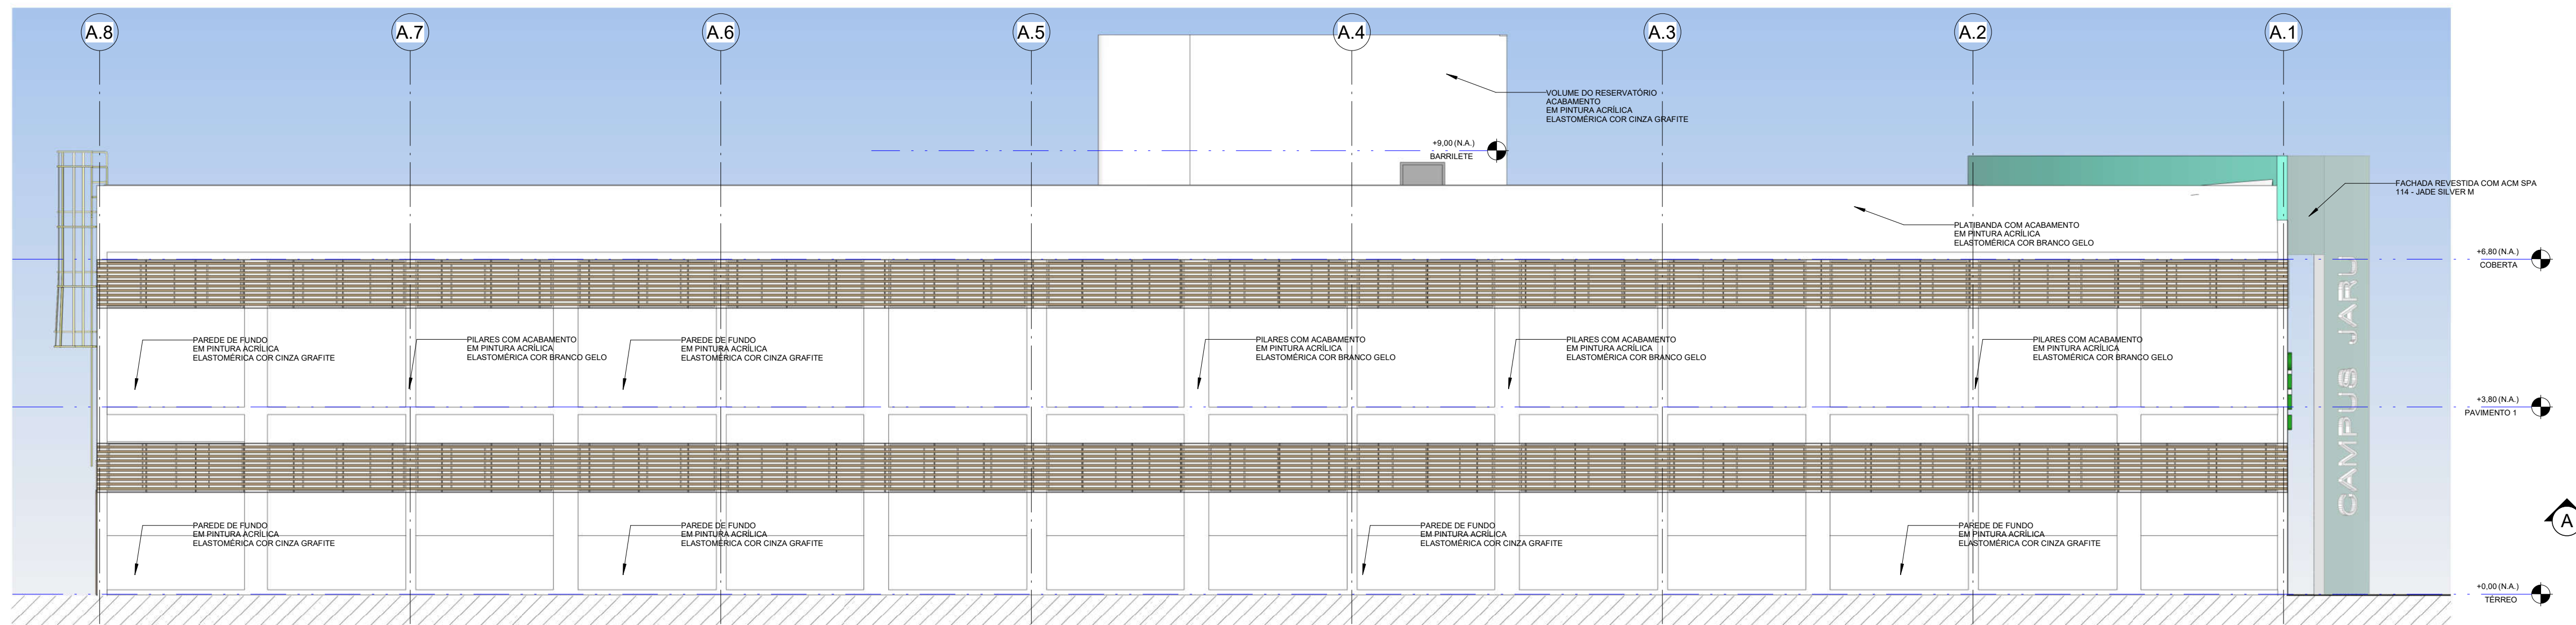


3 FACHADA OESTE1
ESCALA 1:75

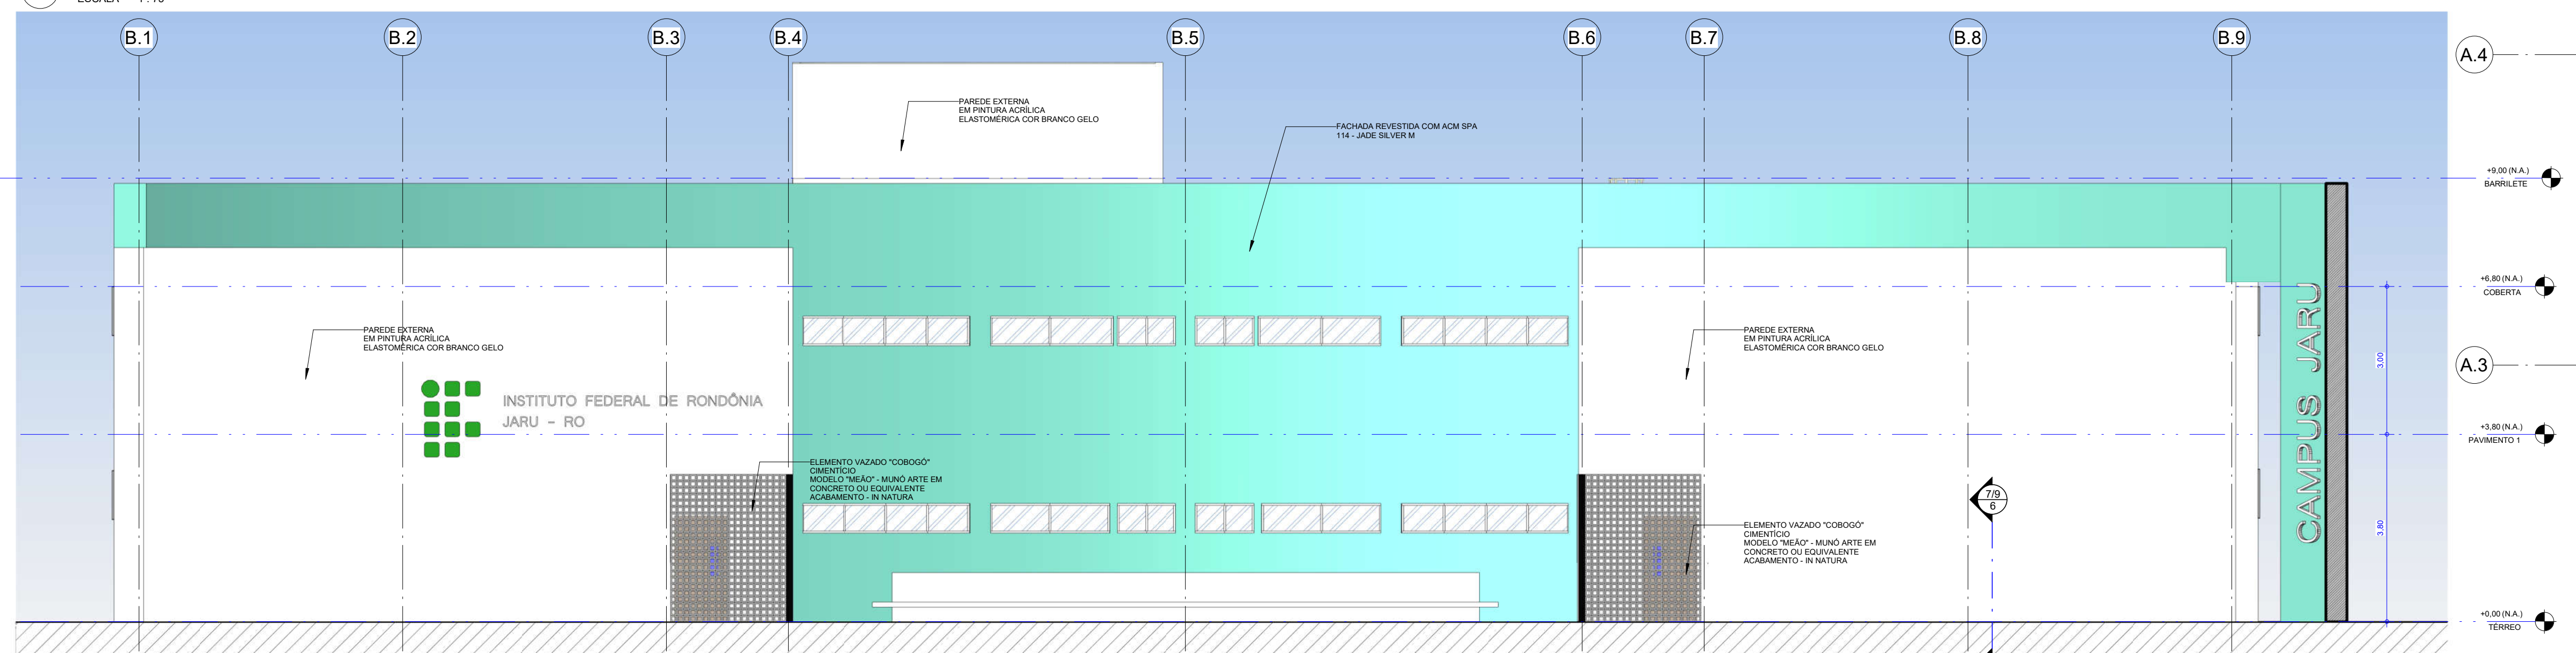

4 FACHADA SUL1
ESCALA 1:75

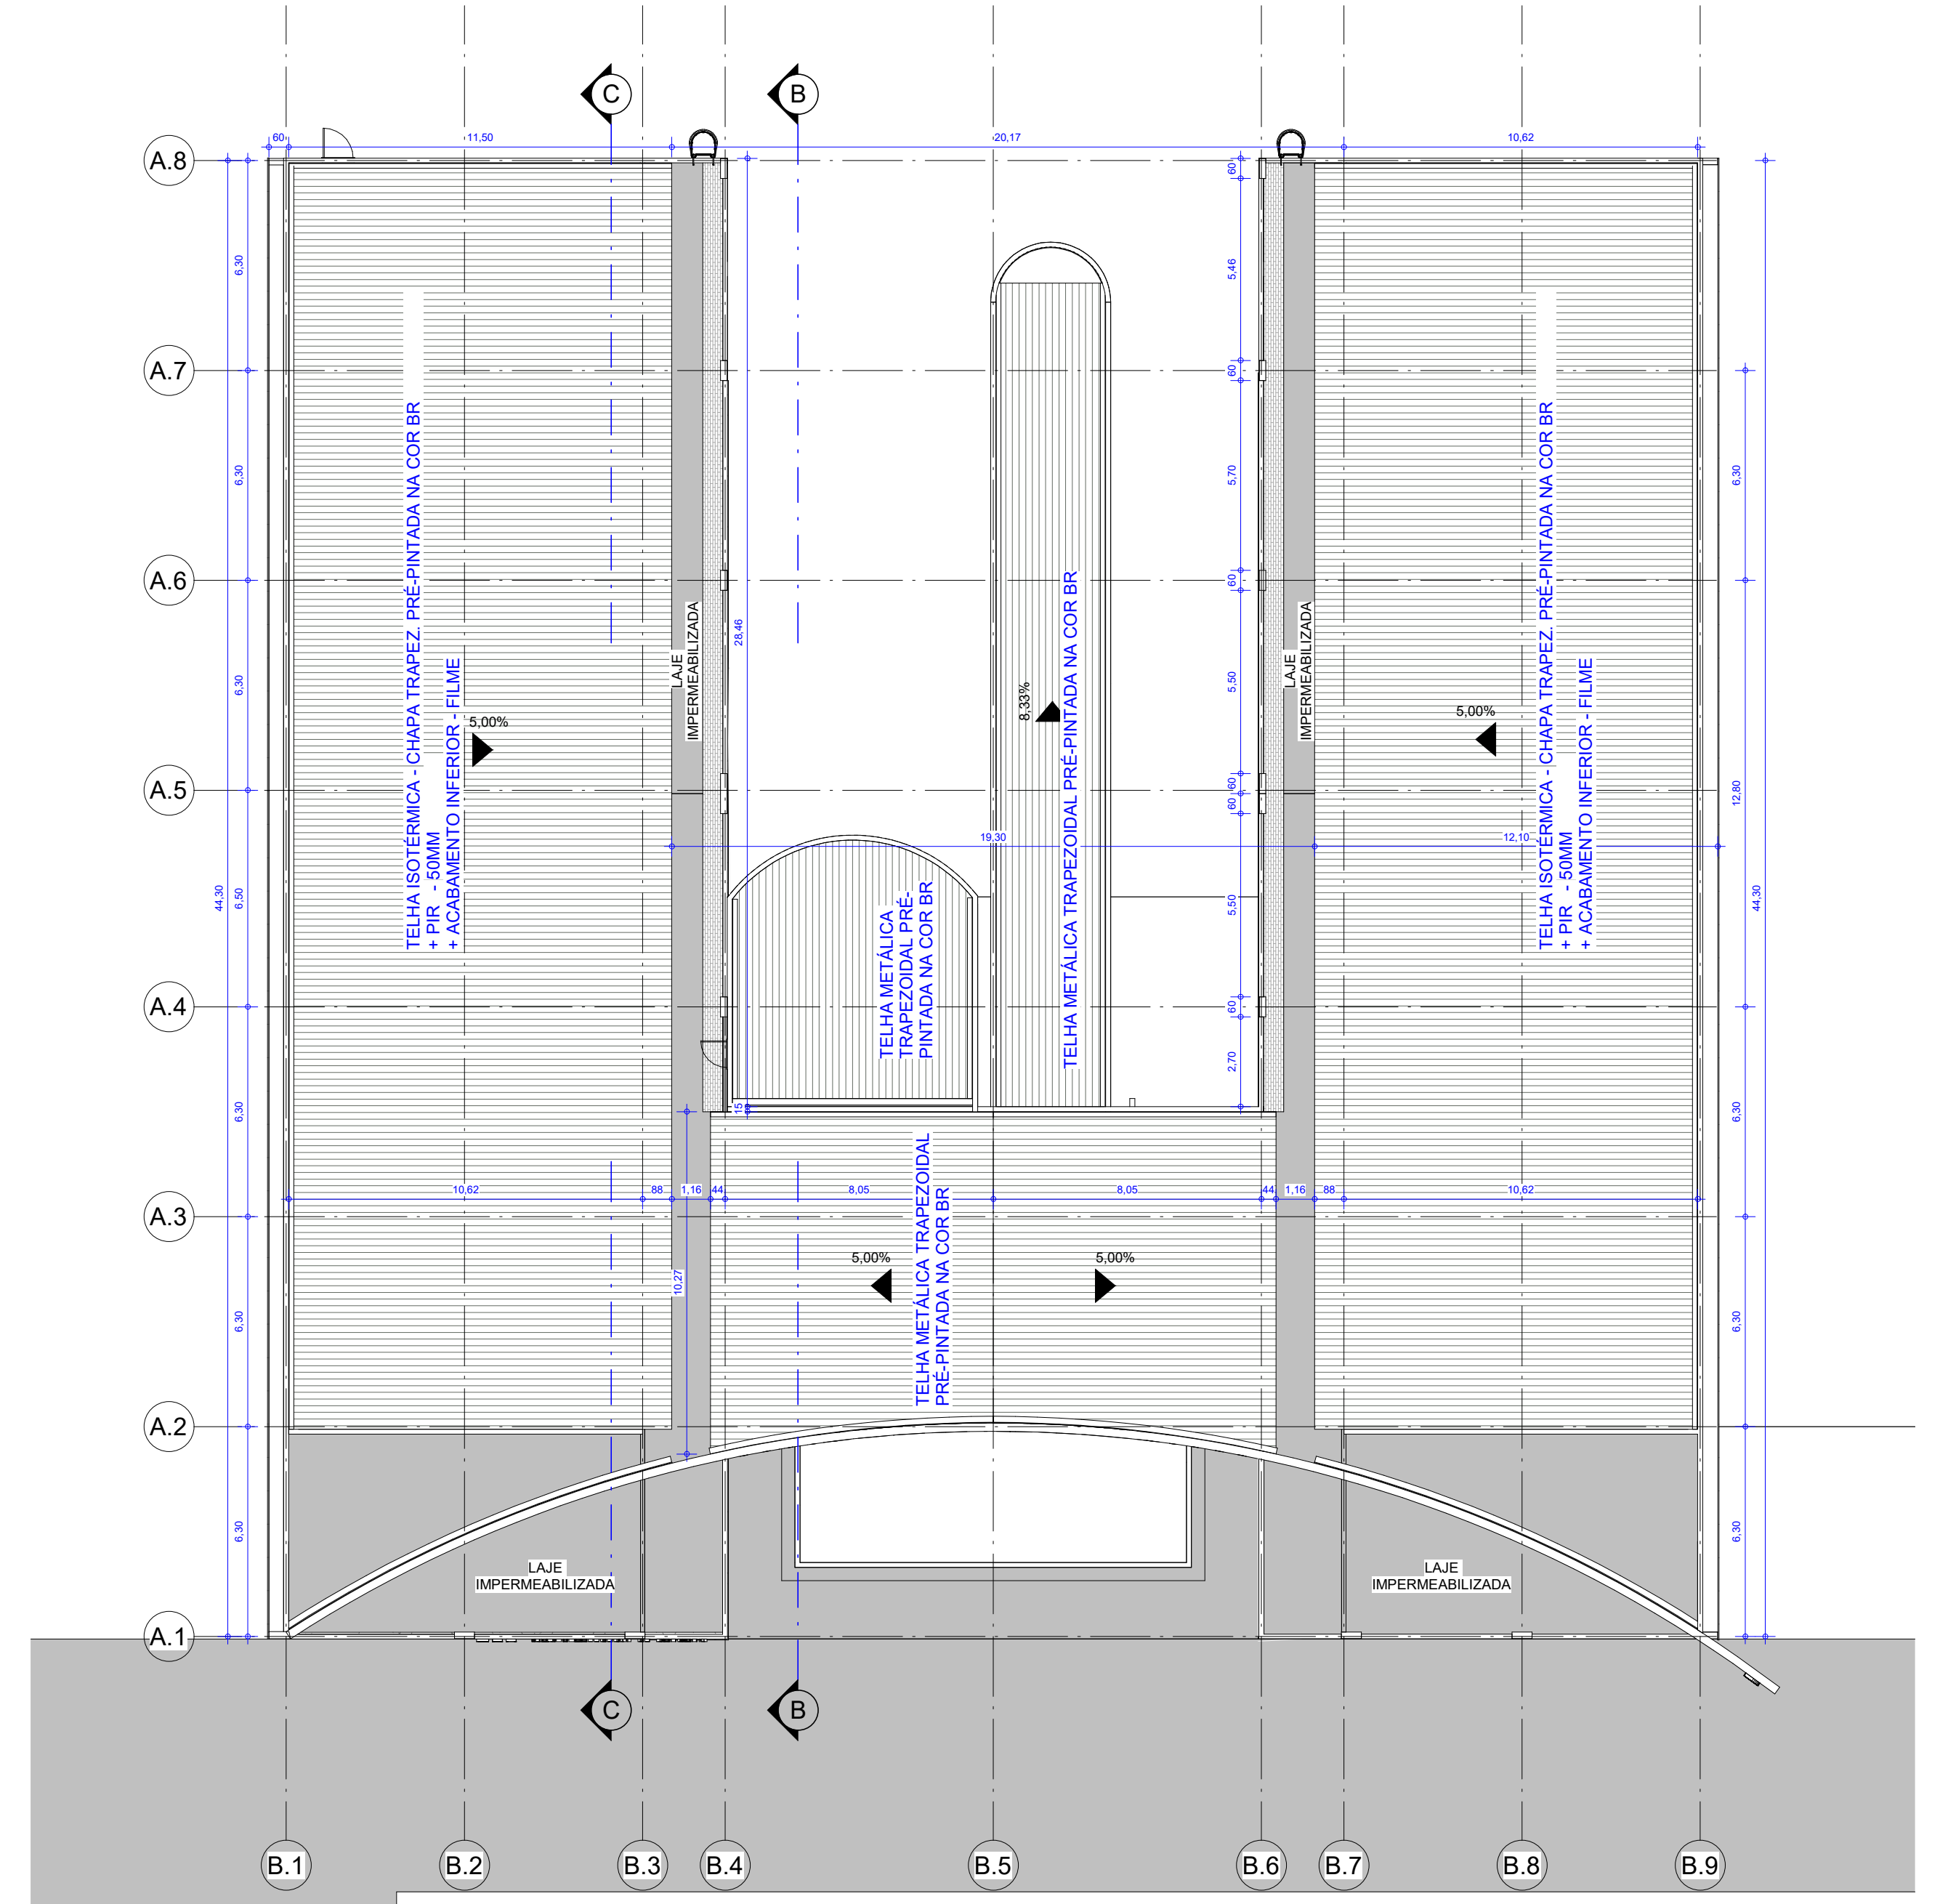


5 PLANTA DE COBERTURA
ESCALA 1:150

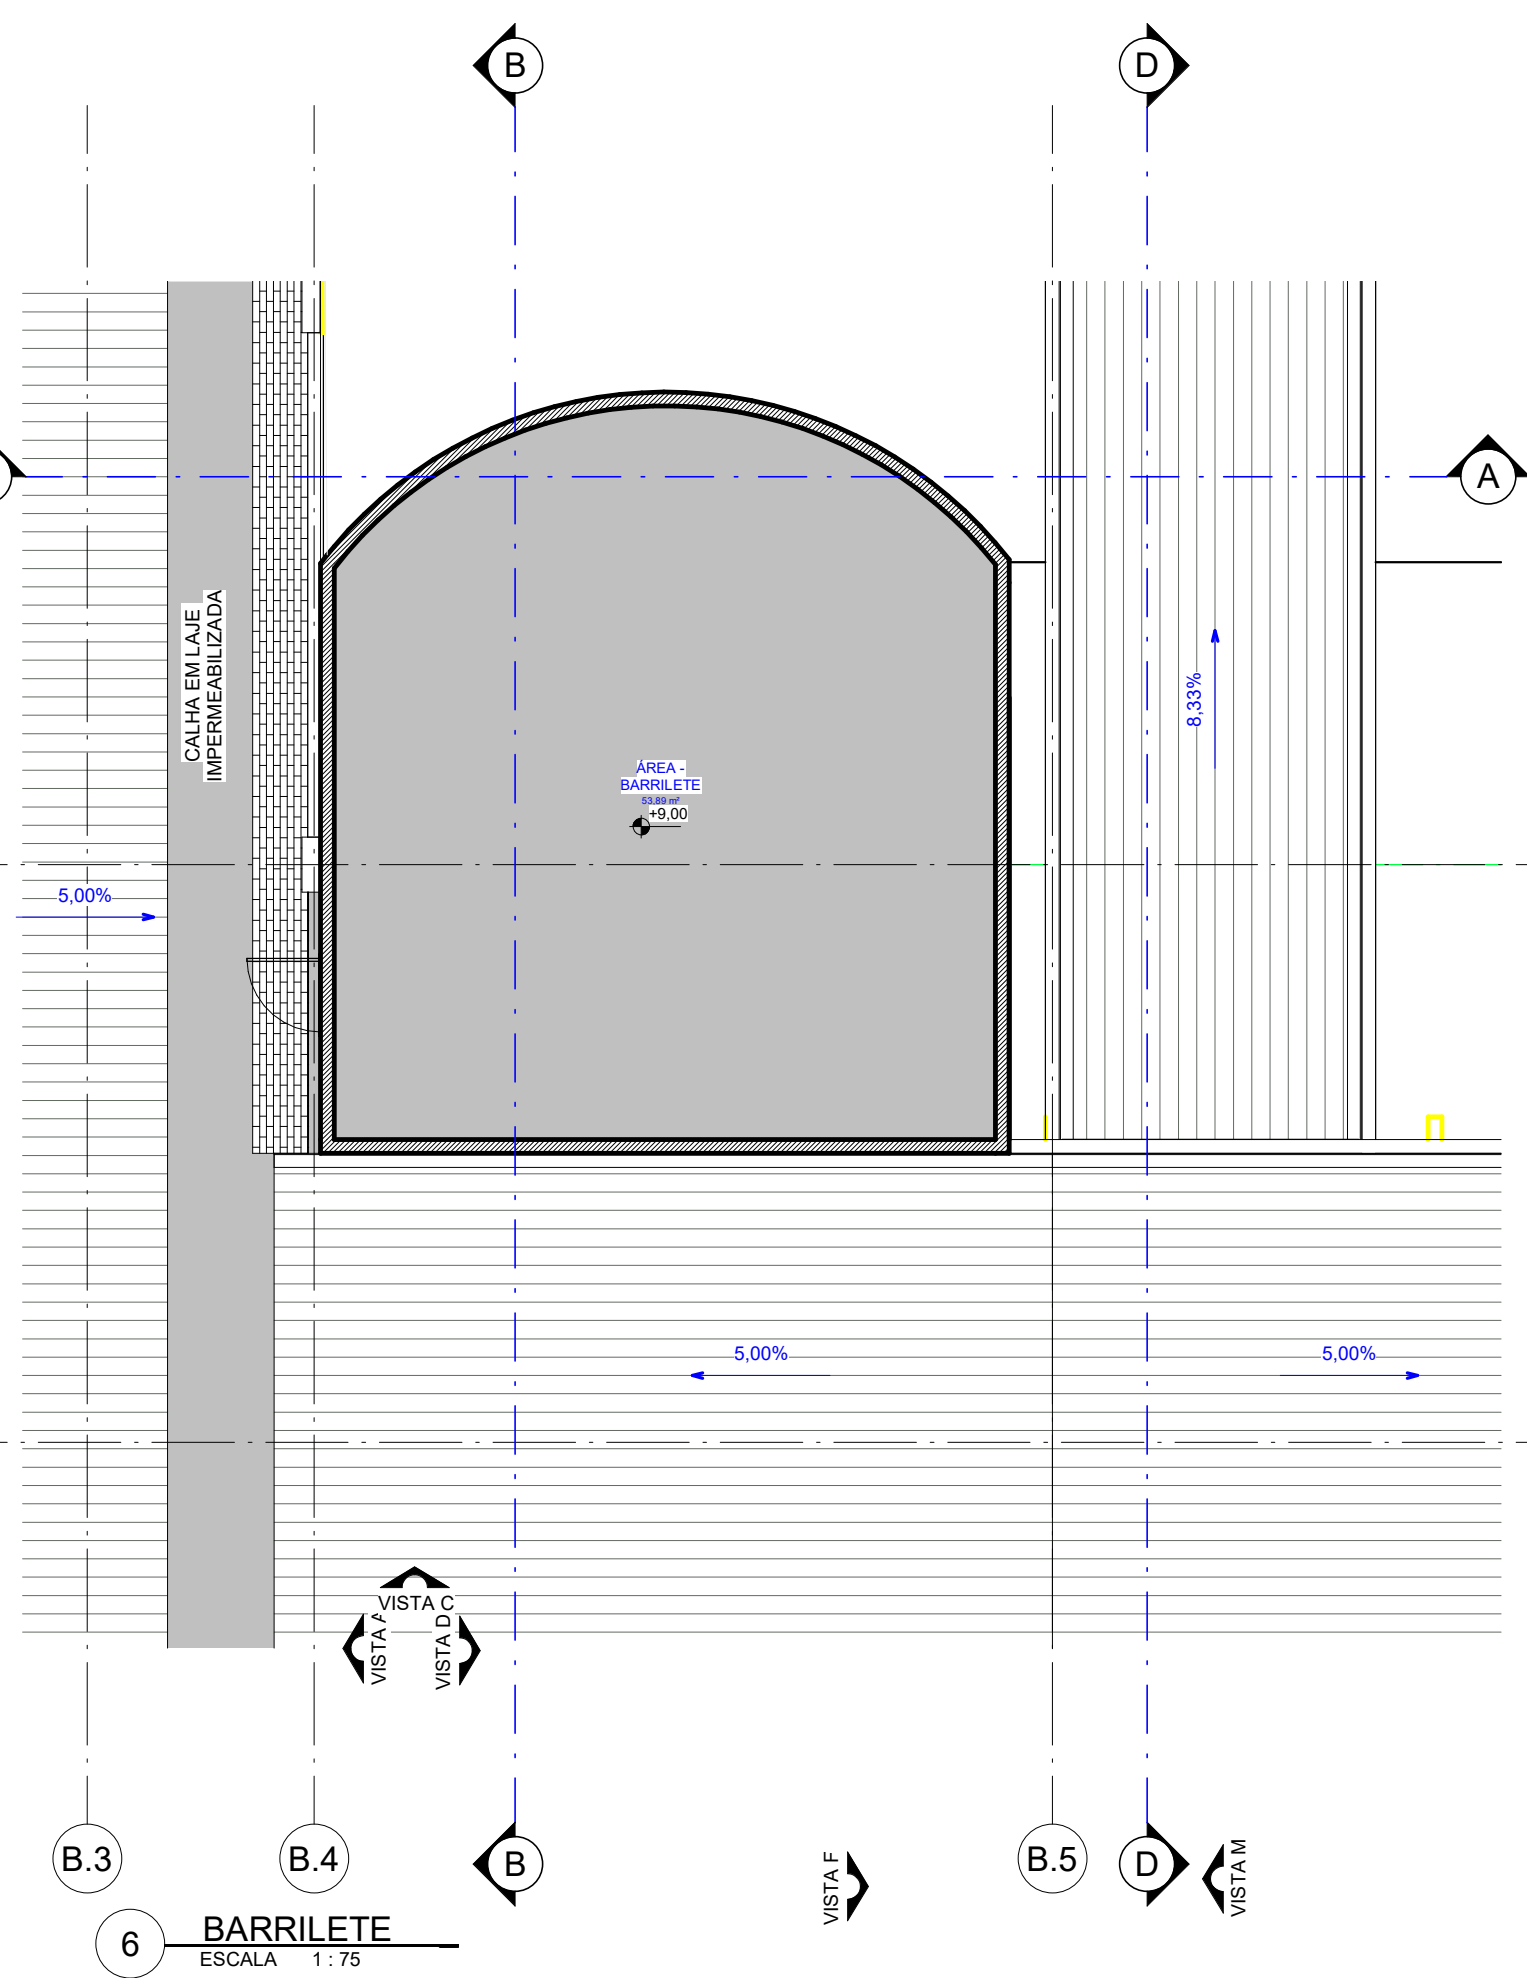


6 BARRILETE
ESCALA 1:75


PROPRIETÁRIO: INSTITUTO FEDERAL DE RONDÔNIA	
PROJETO: ALEXANDRE GONZAGA FERREIRA CALU-GO 115224-6	
EXECUÇÃO:	
FOLHA 4/9 REV01	
PROJETO: LABORATORIOS - MEDICINA VETERINARIA	
LOCAL: JARU - RONDÔNIA	
PROPRIETÁRIO: INSTITUTO FEDERAL DE RONDÔNIA	
RESPONSÁVEL: ALEXANDRE GONZAGA FERREIRA	
DESENHO: GUILHERME PIMENTEL	
VISTO: GUILHERME PIMENTEL	
ESCALAS: DESENHO(S) FACHADAS	
ÁREA DO TERRENO: 0,00 m²	ÁREA PROJEÇÃO: 0,00 m²
ÁREA DA COBERTURA: 0,00 m²	ÁREA VETORIAL: 0,00 m²
ESCALA DE PROJETO: 1	
VERSÃO: DATA:	
REV: 001	

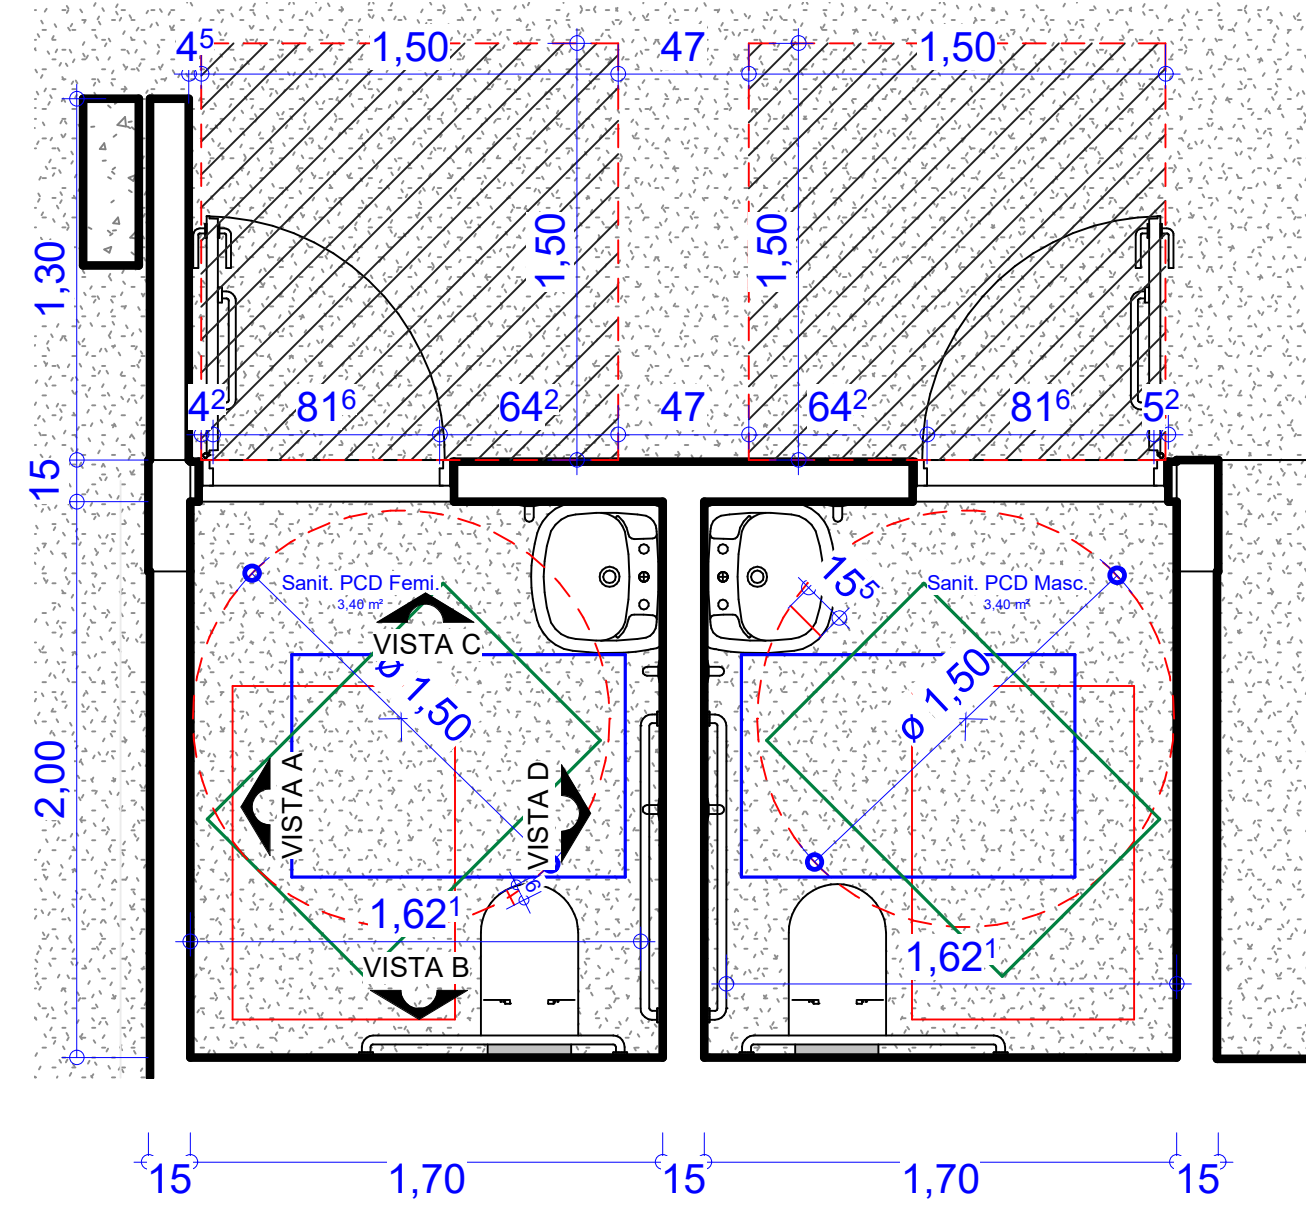


11 **TÉRREO - DETALHE SANITÁRIO PCD**
ESCALA 1:35

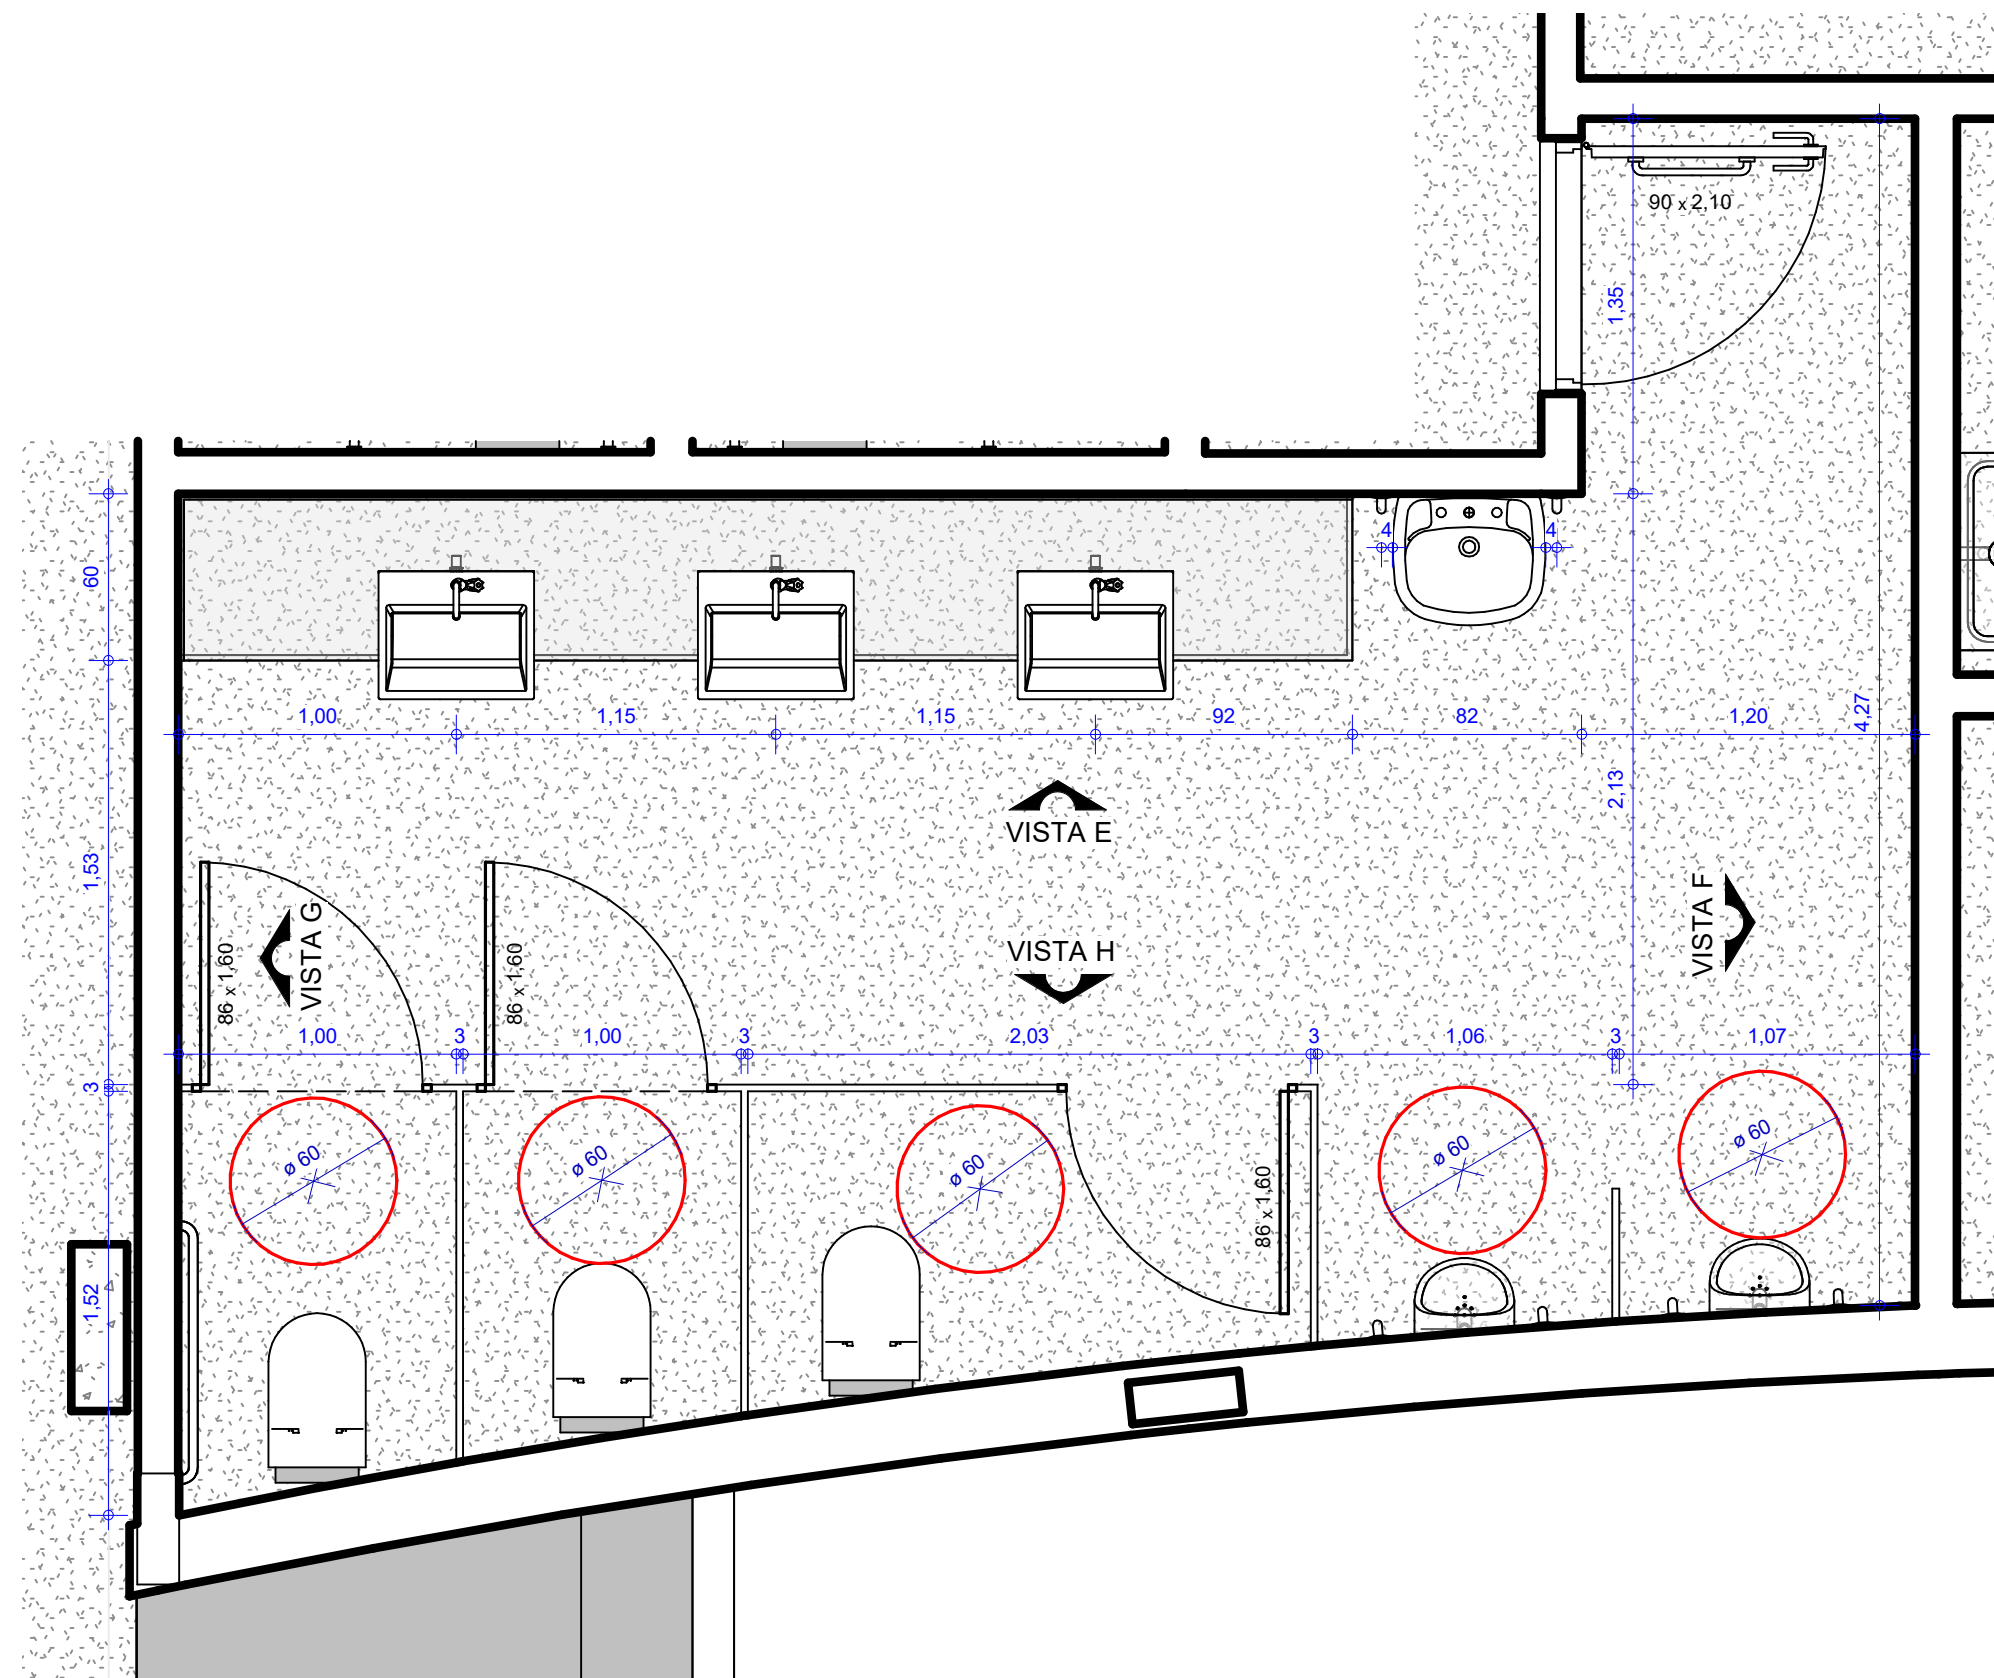


5 **TÉRREO - Detalhe sanitário masculino**
ESCALA 1:35

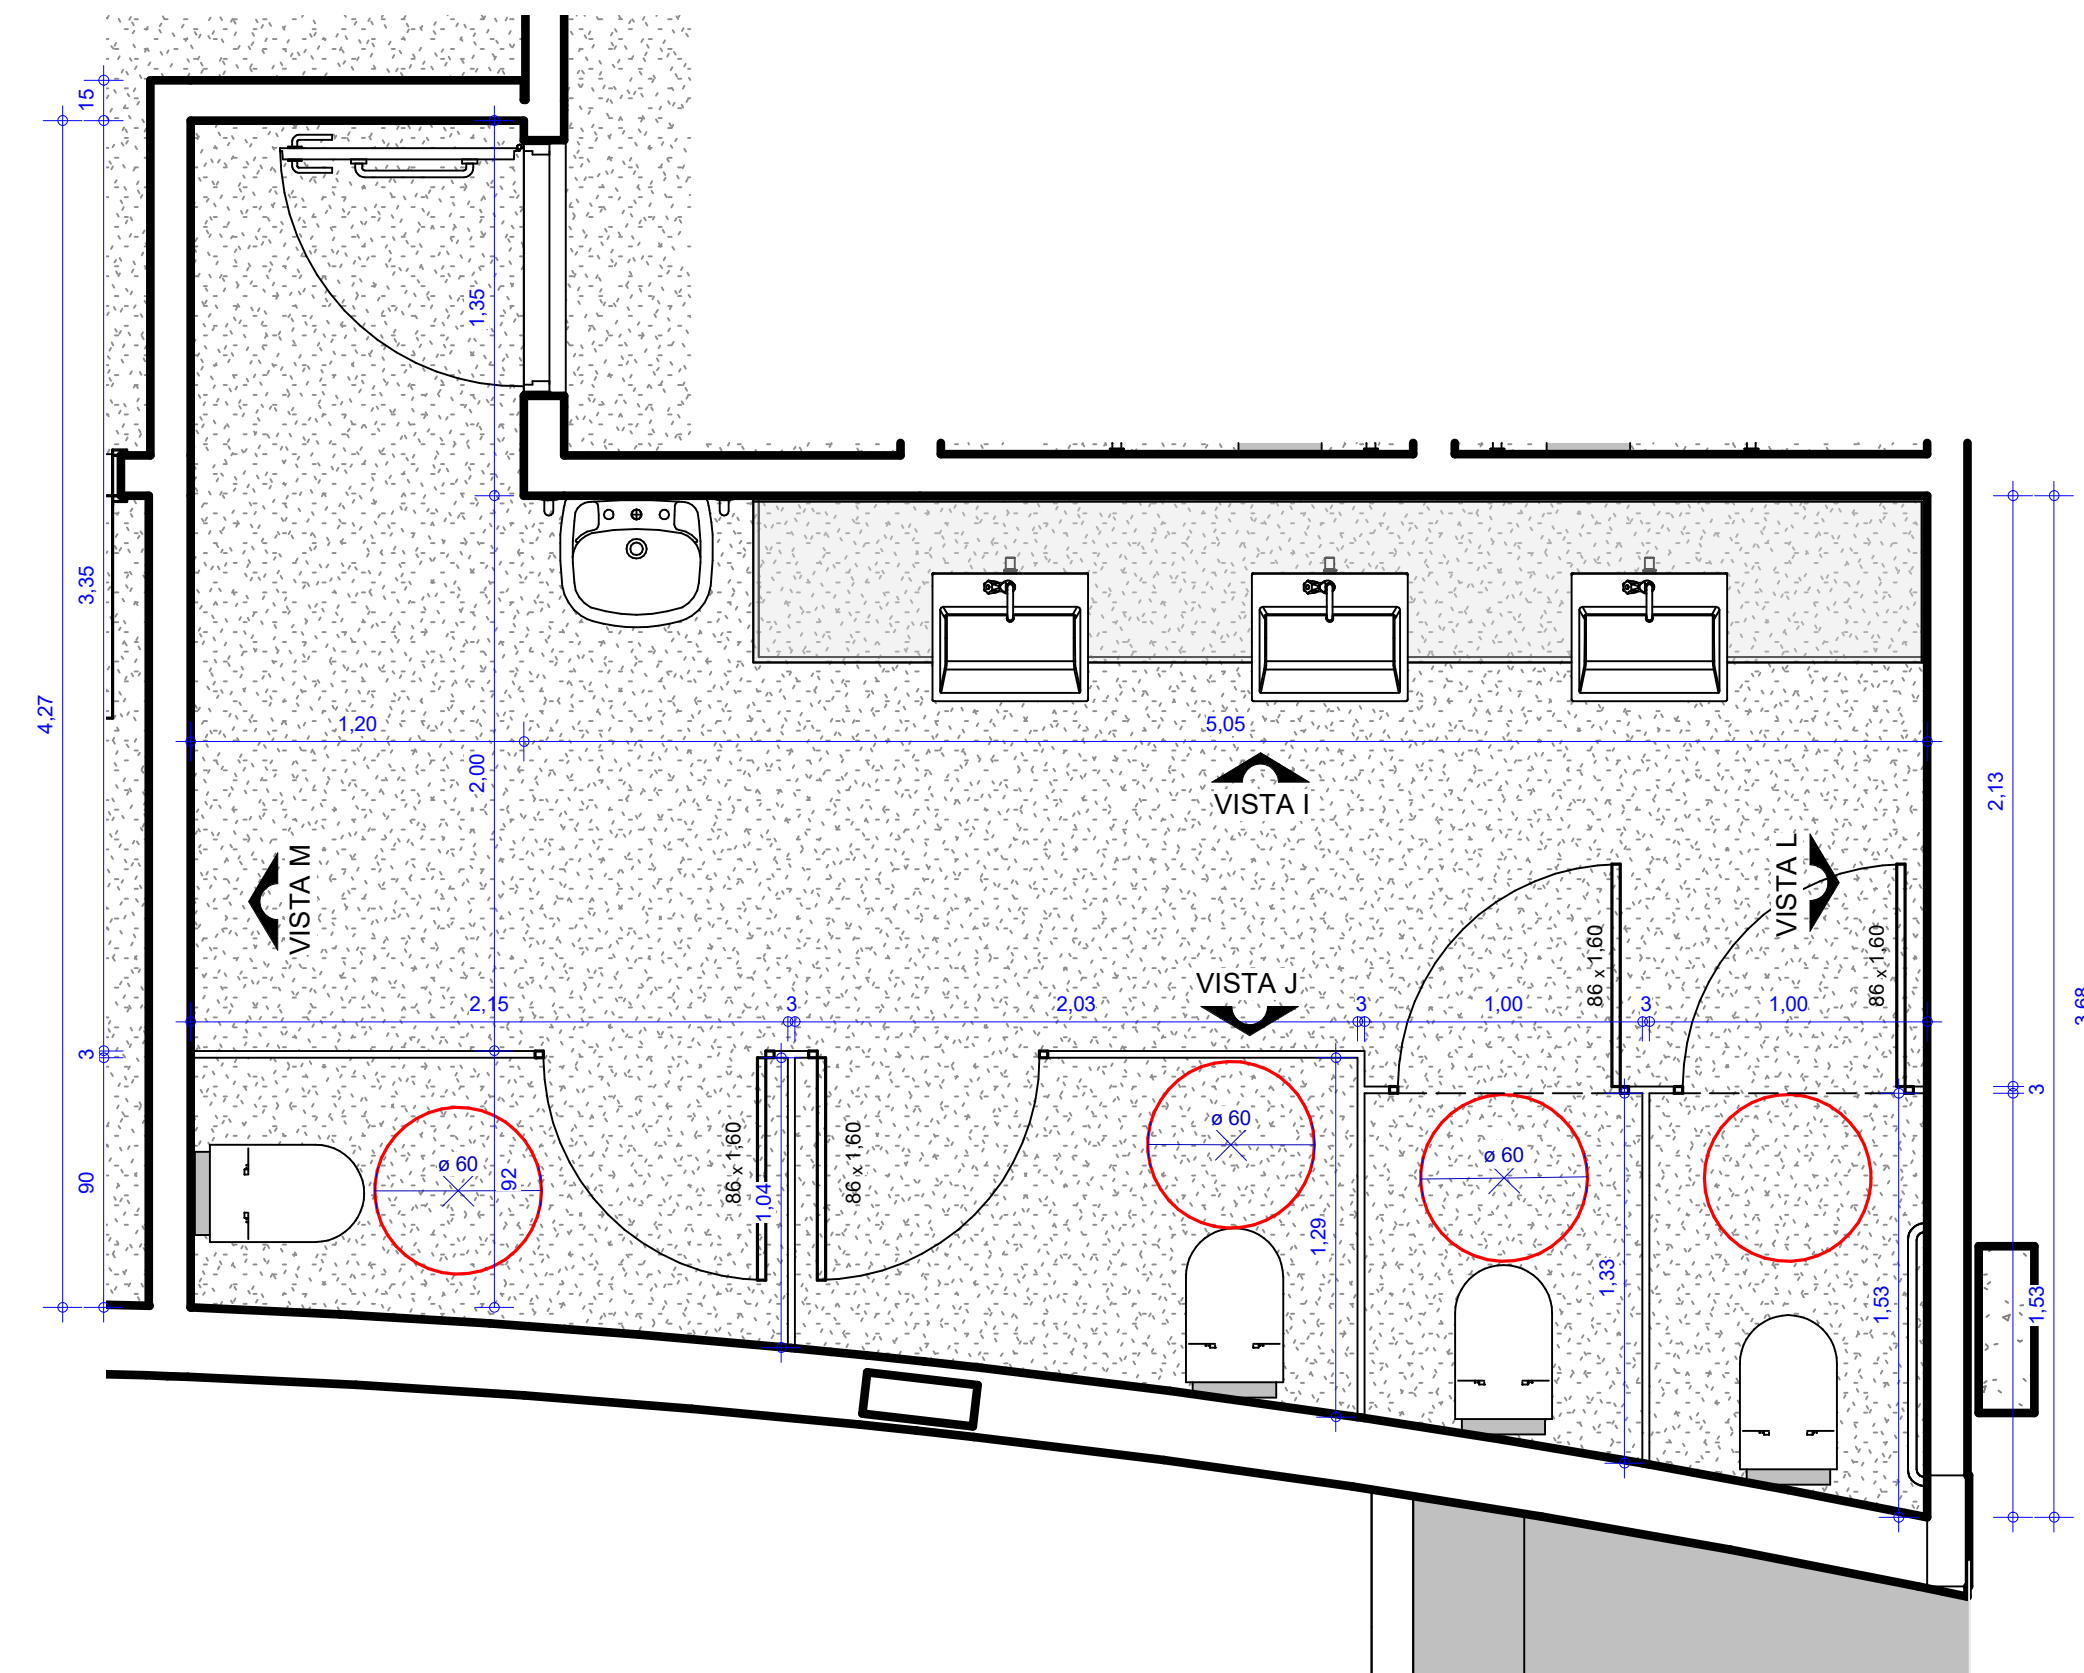


6 **TÉRREO - Detalhe sanitário feminino**
ESCALA 1:35

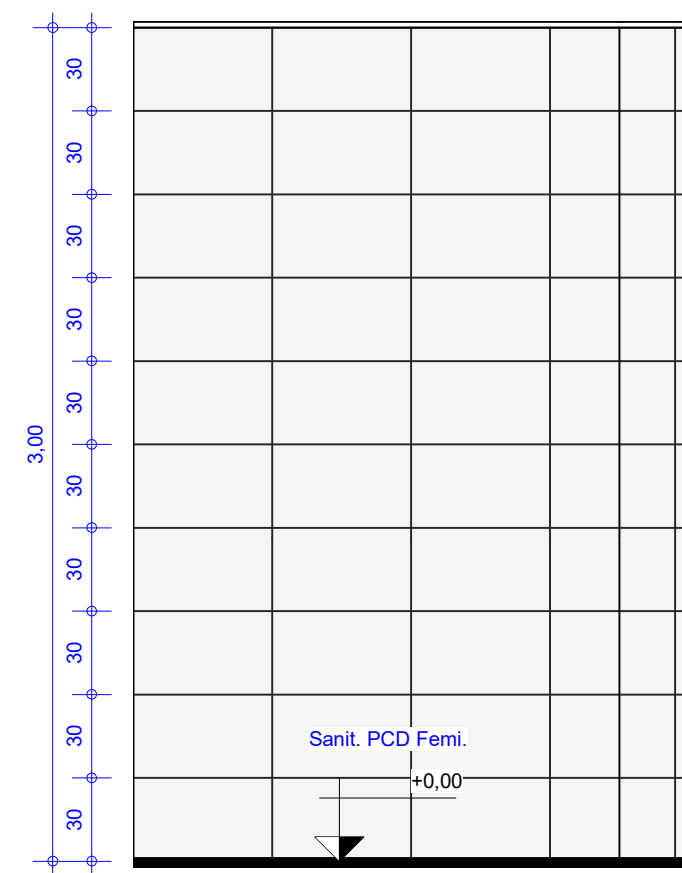


12 **VISTA A**
ESCALA 1:35

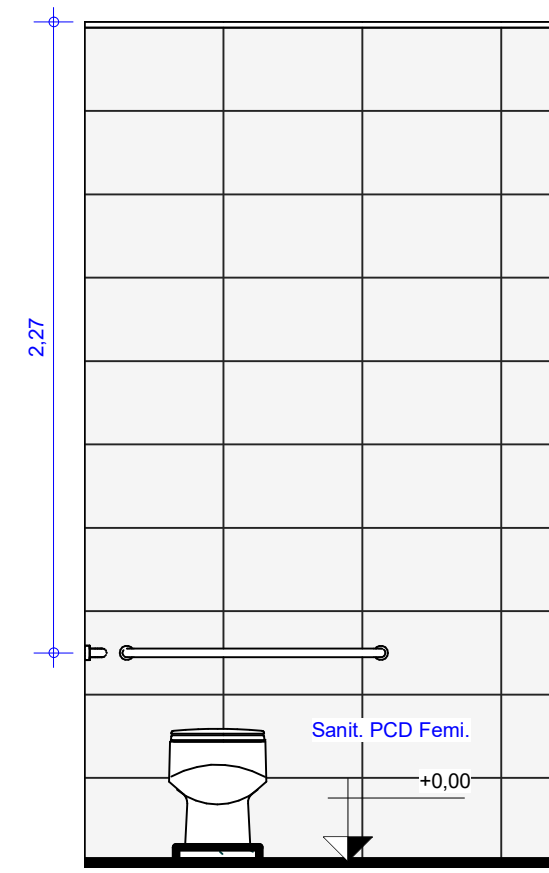


13 **VISTA B**
ESCALA 1:35

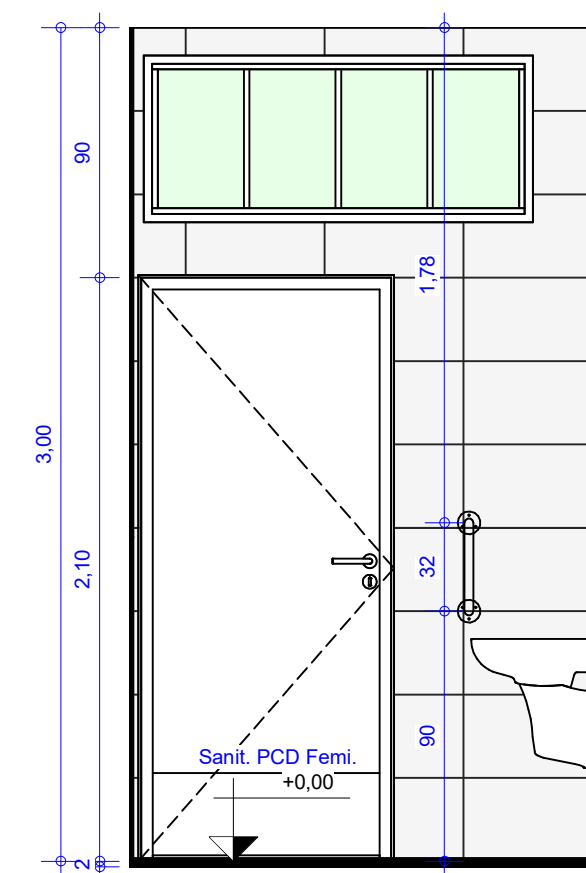


14 **VISTA C**
ESCALA 1:35

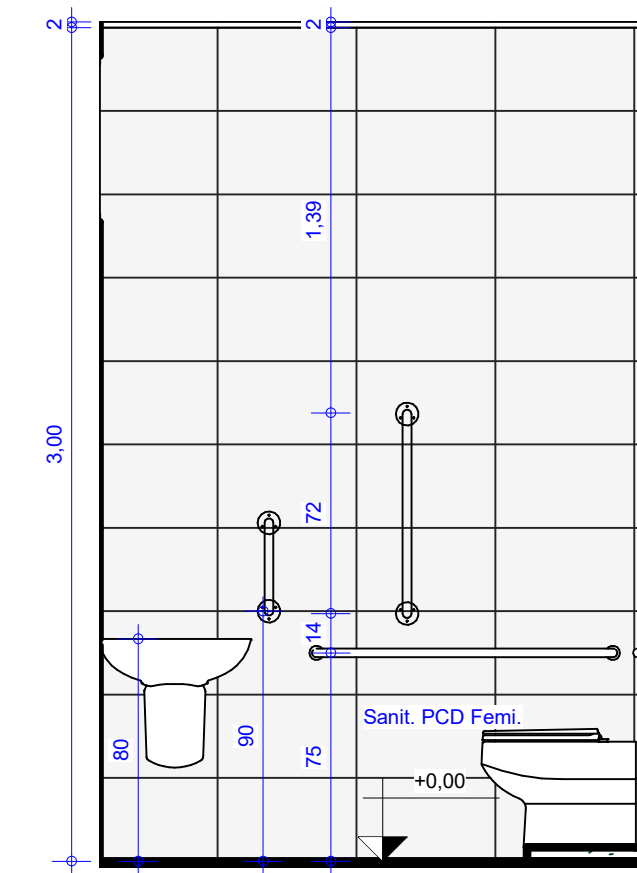


15 **VISTA D**
ESCALA 1:35

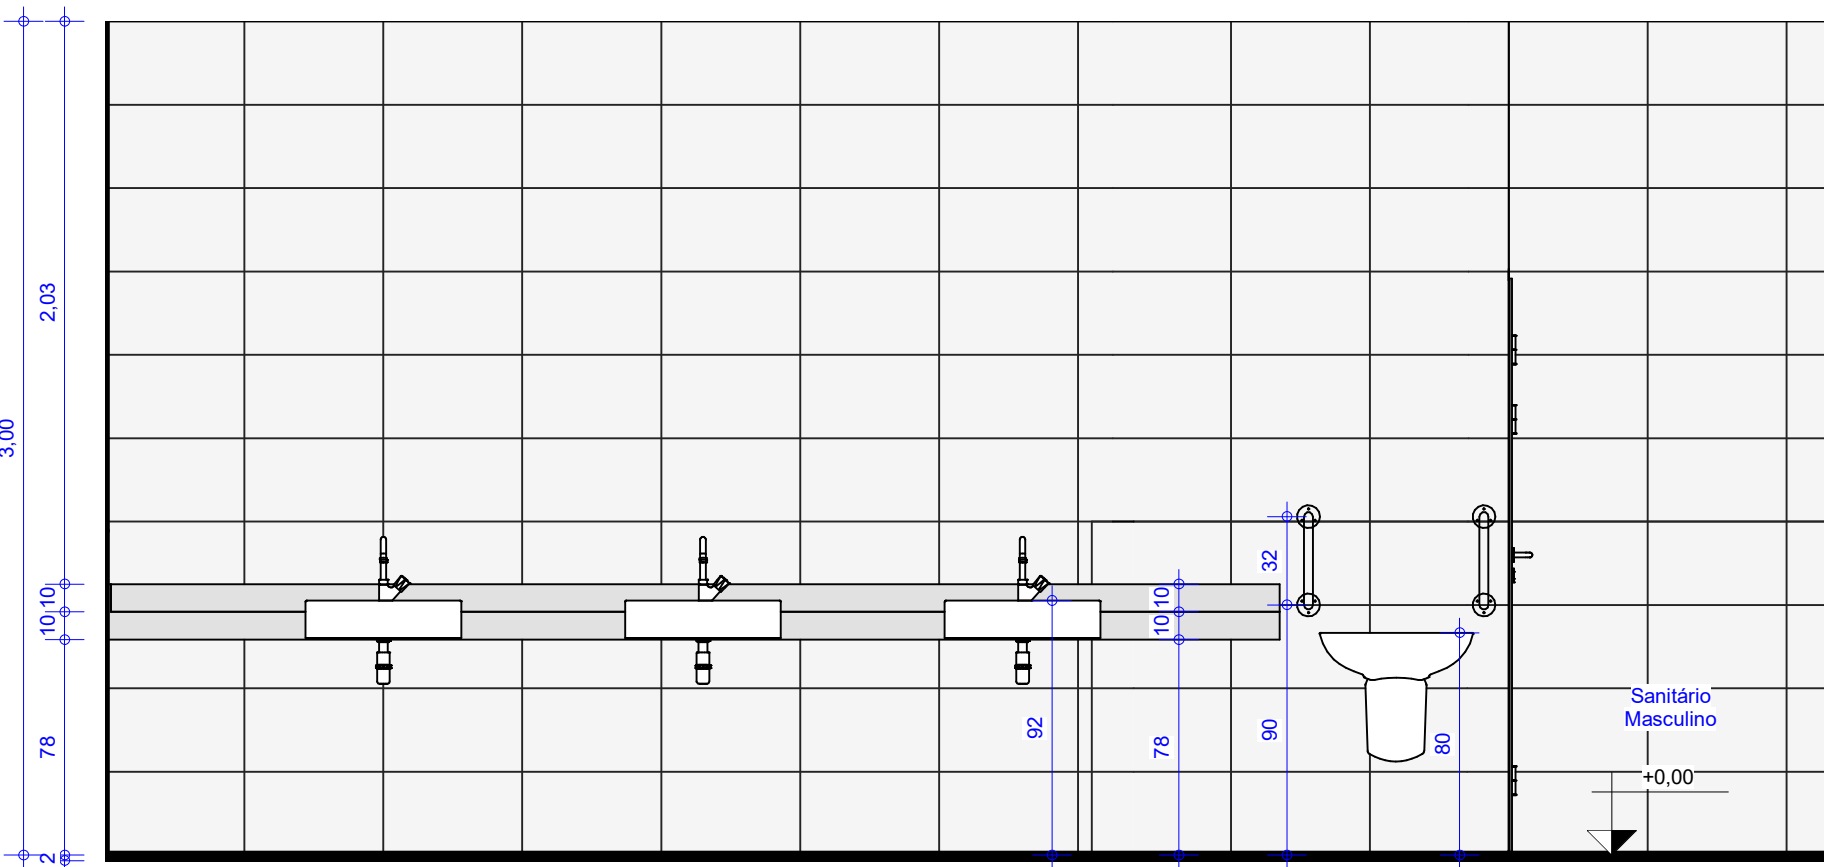


1 **VISTA E**
ESCALA 1:35

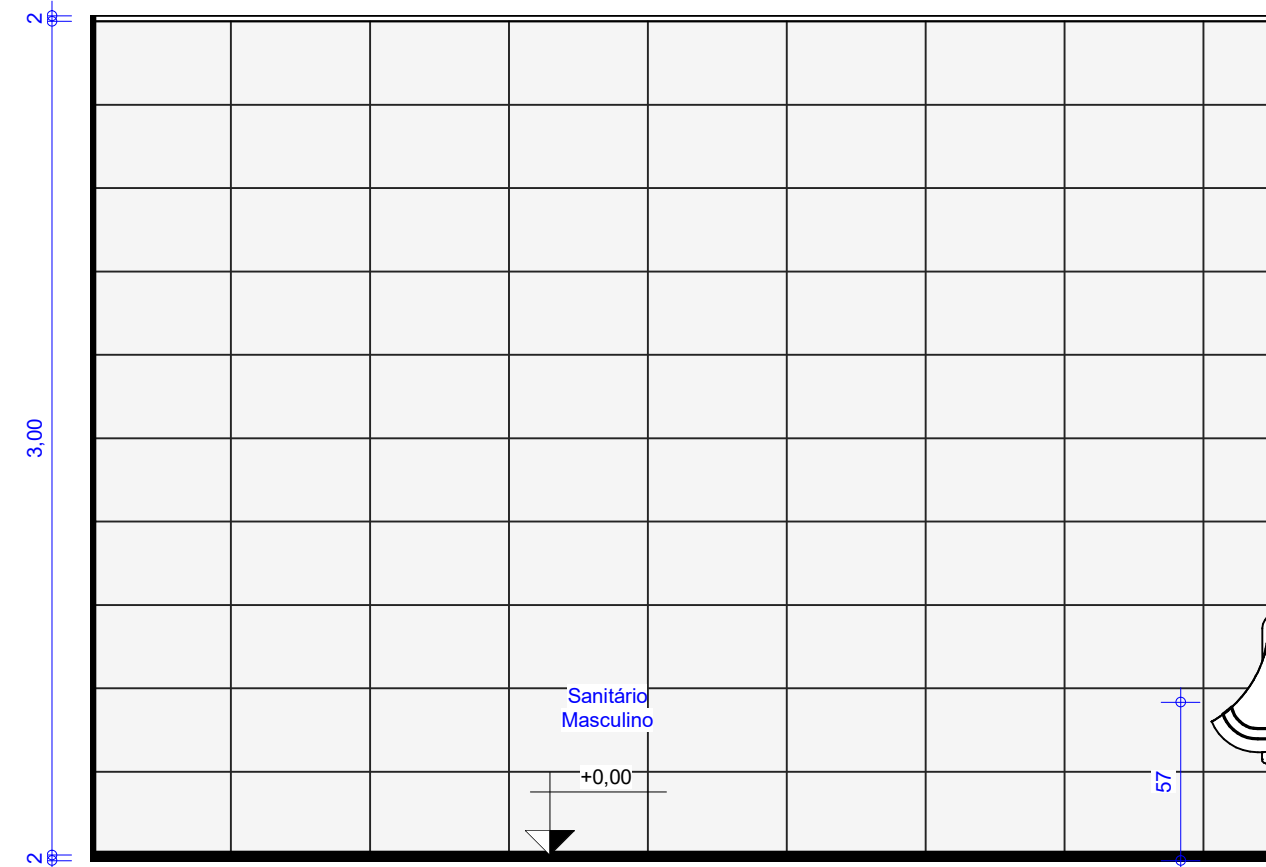


2 **VISTA F**
ESCALA 1:35

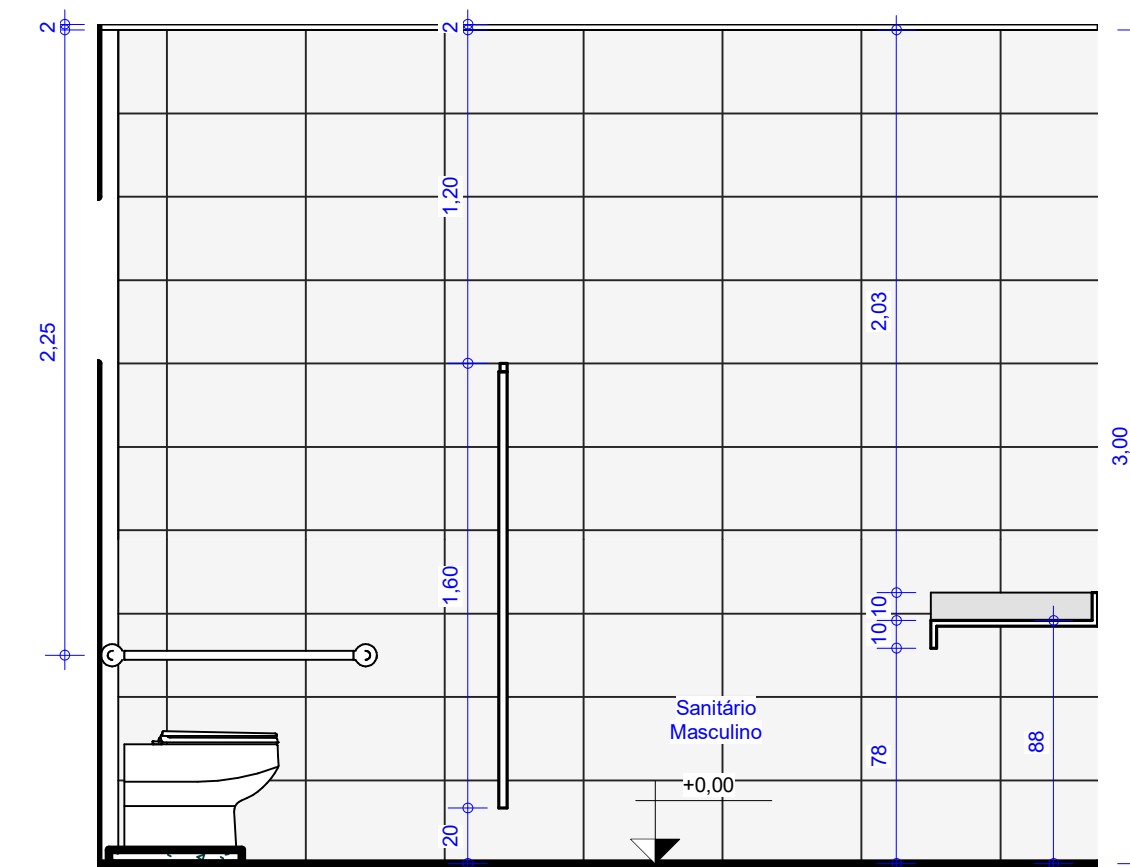


3 **VISTA G**
ESCALA 1:35

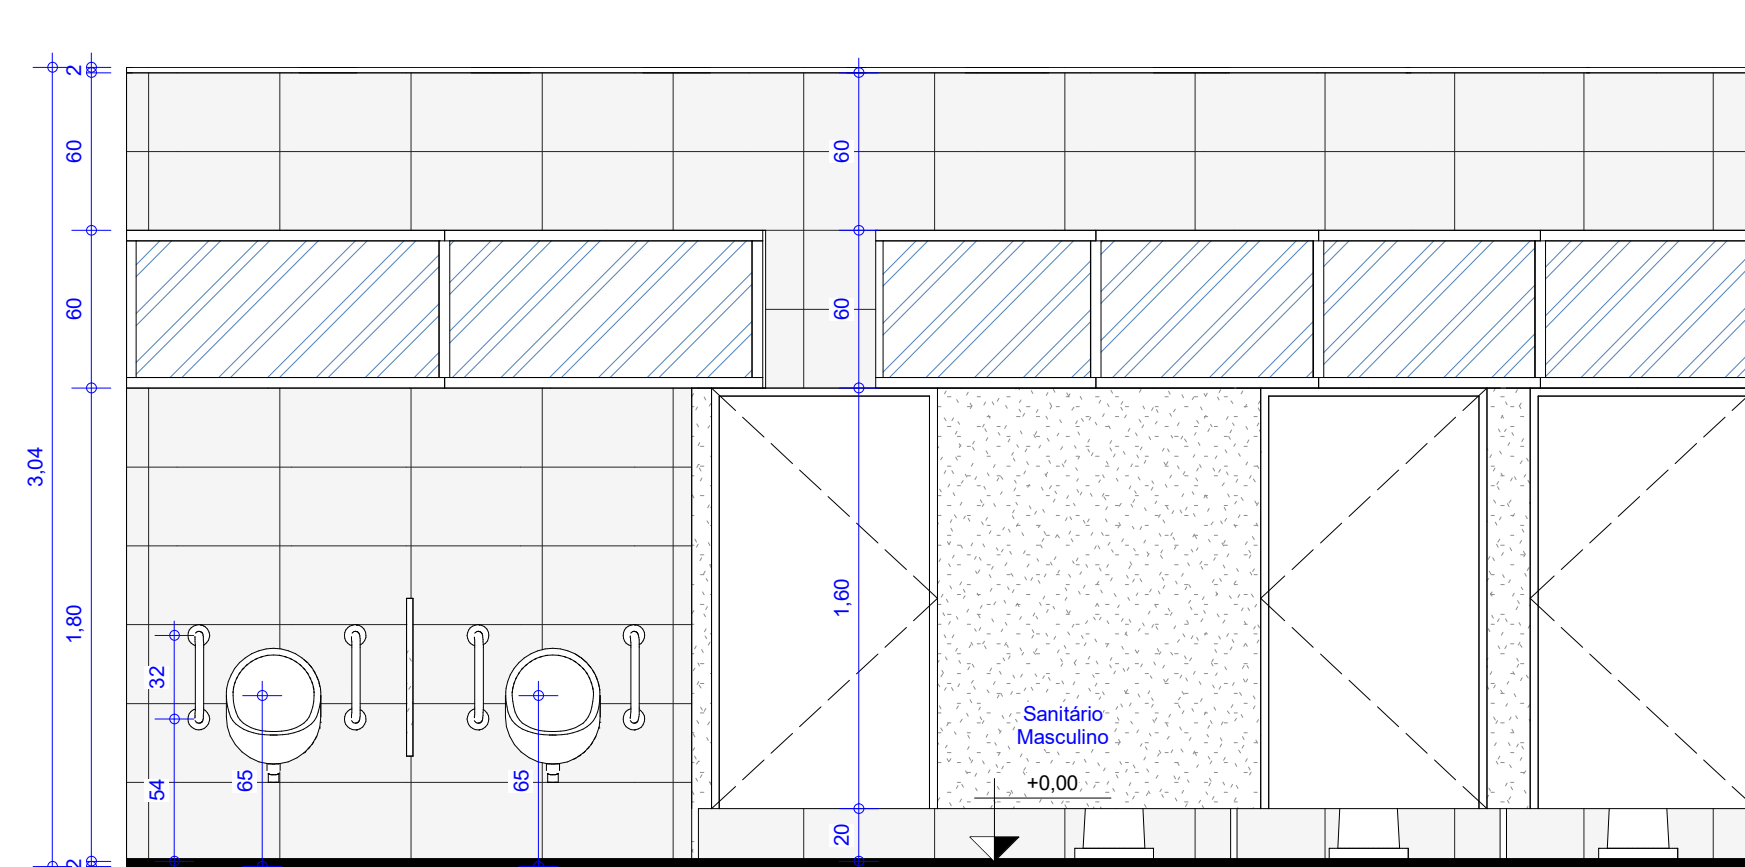


4 **VISTA H**
ESCALA 1:37

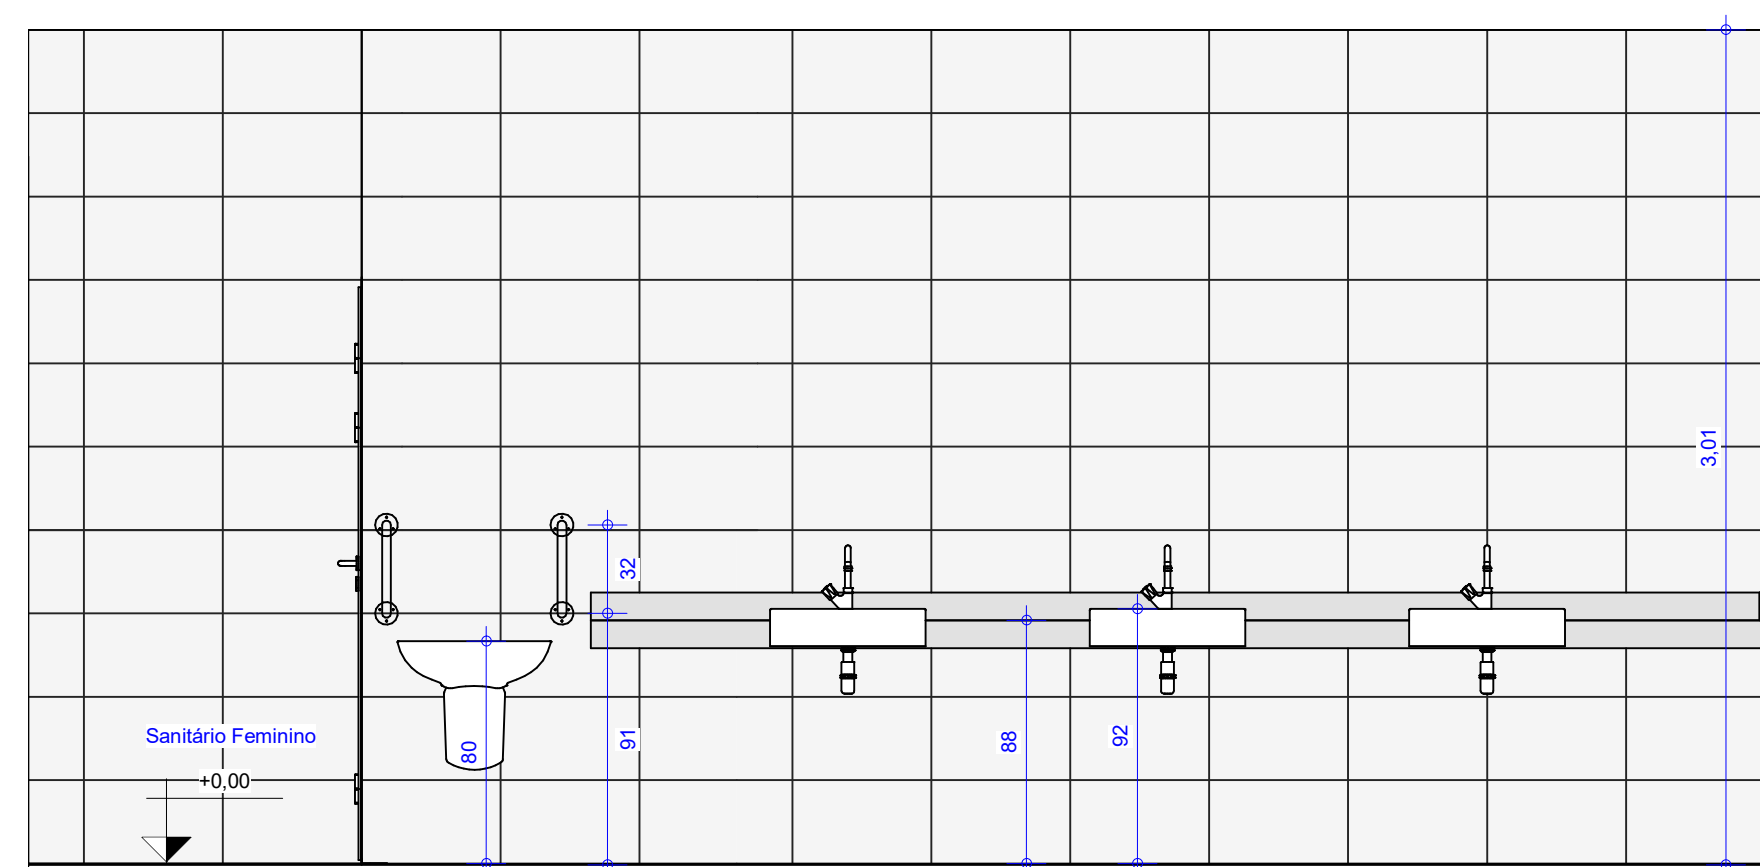


7 **VISTA I**
ESCALA 1:35

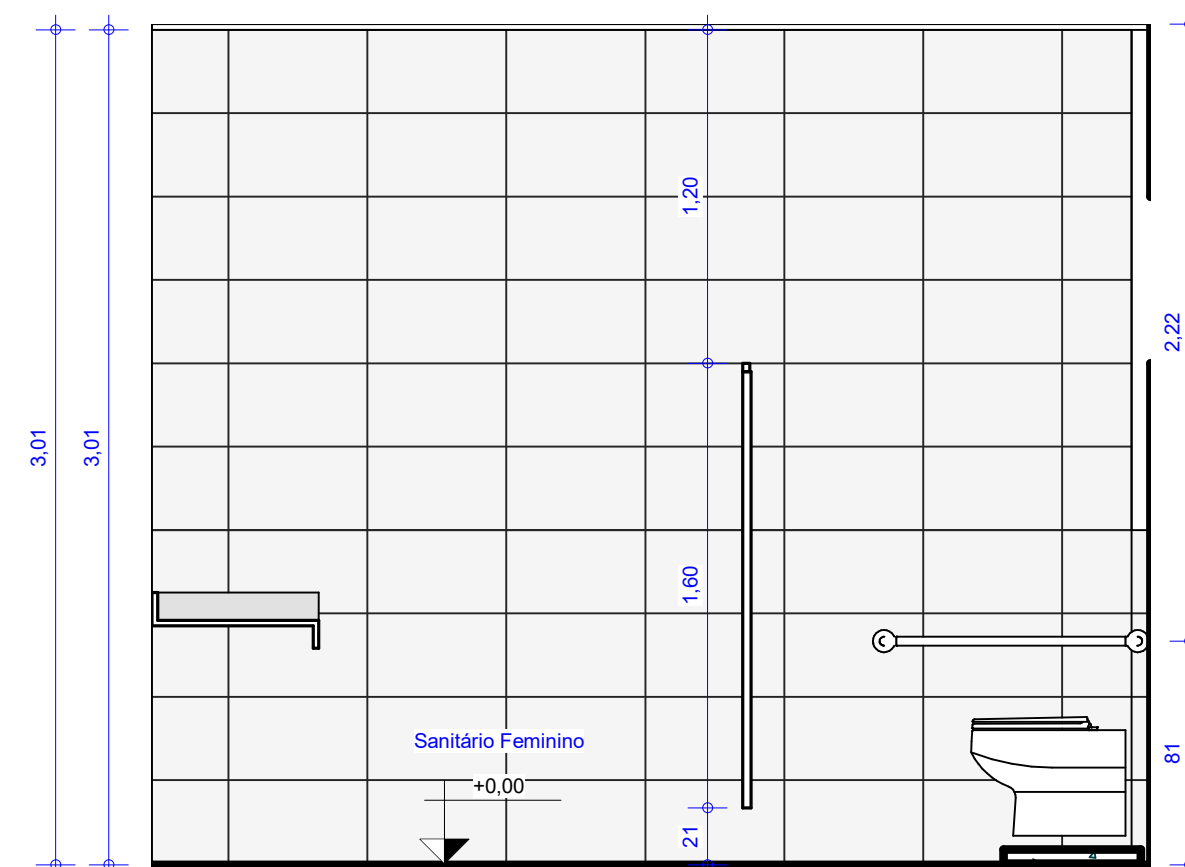

9 **VISTA L**
ESCALA 1:35

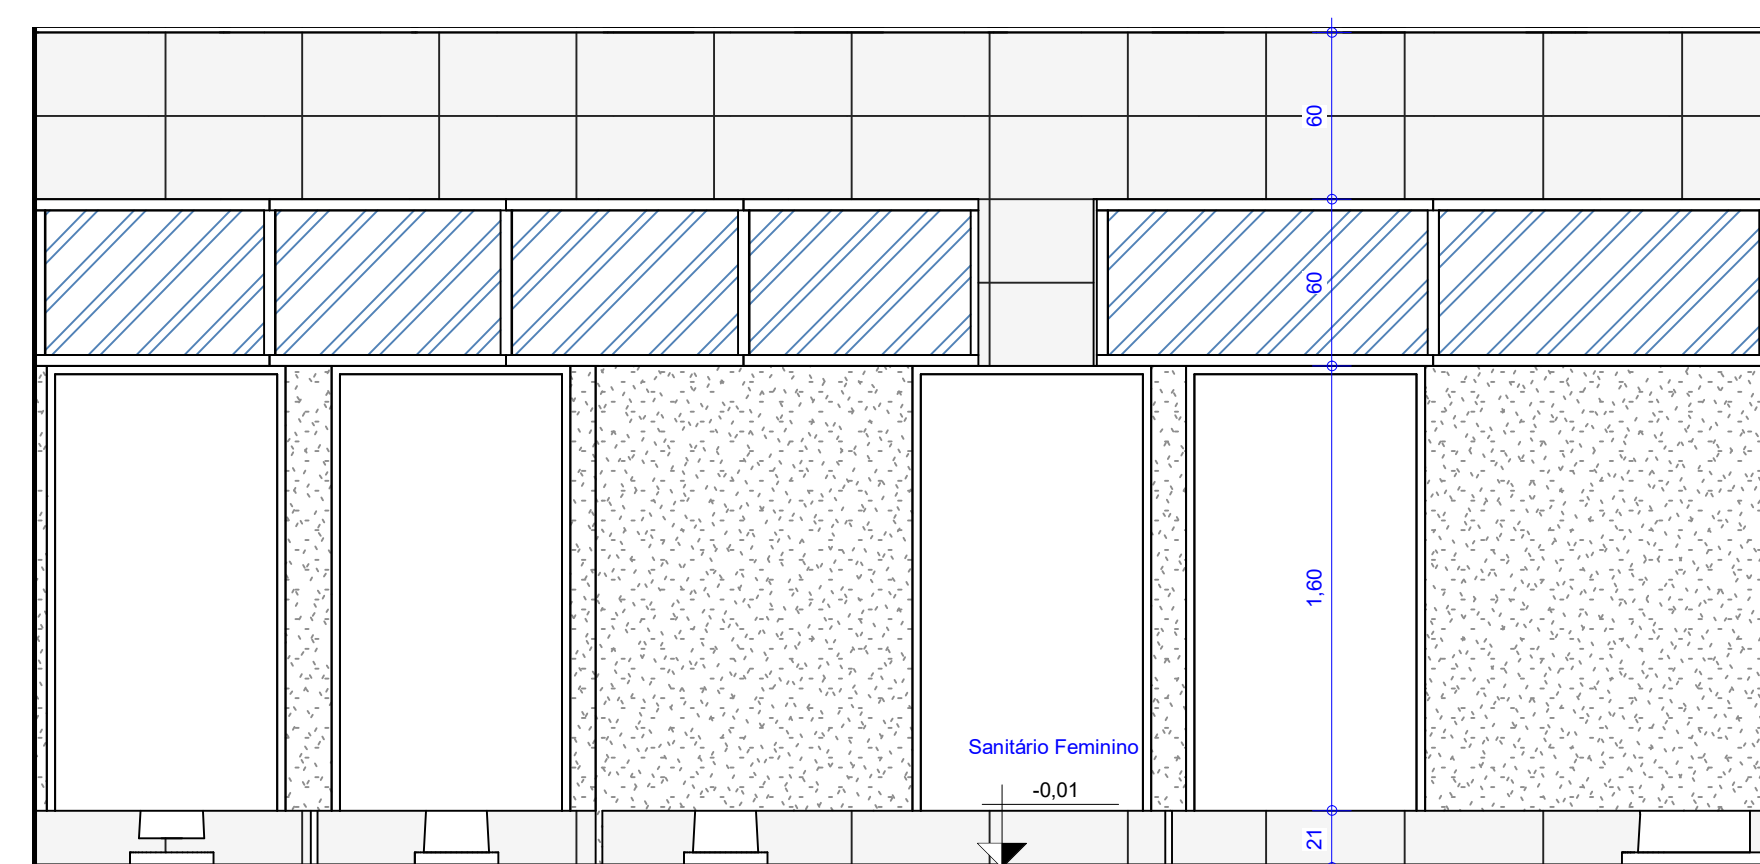

8 **VISTA J**
ESCALA 1:35

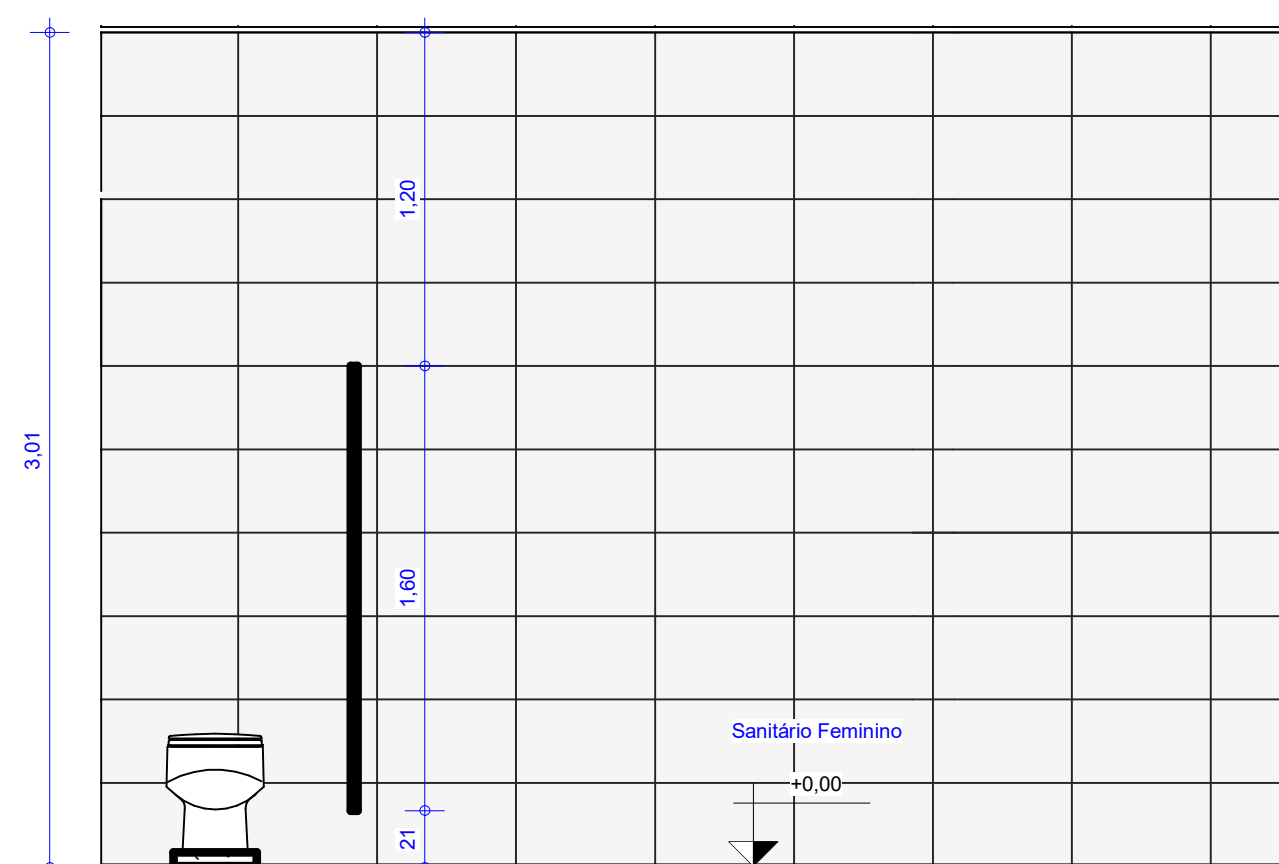

10 **VISTA M**
ESCALA 1:35

PROPRIETÁRIO: INSTITUTO FEDERAL DE RONDÔNIA

PROJETO: ALEXANDRE GONZAGA FERREIRA
CAU-GO 115224-6

EXECUÇÃO:

FOLHA 5/9 REV01	PROJETO: LABORATÓRIOS - MEDICINA VETERINÁRIA LOCAL: JARU - RONDÔNIA PROPRIETÁRIO: INSTITUTO FEDERAL DE RONDÔNIA	
	RESPONSÁVEL	ALEXANDRE GONZAGA FERREIRA CAU-GO 115224-6
DESENHO	GUILHERME PIMENTEL	 INSTITUTO FEDERAL RONDÔNIA
VISTO	GUILHERME PIMENTEL	
ESCALAS	DESENHO(S) VISTAS DOS SANITÁRIOS	ÁREA DO TERRENO: 0,00 m² ÁREA DA CONST.: 2835,71 m² TX DE OCUPAÇÃO: 0% ÍNDICE DE APROV.: 1
VERSÃO		DATA
R04		SET - 2020


1. PATOLOGIA CLÍNICA									
Equipamentos	Quantidade	DIM. (m) CxLxA	TENSÃO	POT.	Nº FASE	PESO	ÁGUA	AR Comprimido	Observação sobre o equipamento. Ex: marca, modelo...
1.1 Projétor Multimídia	1	30,2 x 24,9 x 8,7 cm	127v	326w			não	não	Se possível tomada no teto para já manter instalado fixo - sentido de frente ao quadro
2.1 Geladeira	2	78x187x84cm	127v	500w			não	não	Geladeira frost free duplex mínimo 464 litros, classe A
3.1 Freezer	1	172x24x69 cm	127v	500w			não	não	Freezer frost free vertical mínimo 246 litros, classe A
4.1 Autoclave vertical	1	61 x 66 x 138cm	220v	6000w		77kg	sim - próximo a torneira	não	Autoclave vertical, mínimo 75 litros
5.1 Chuveiro De Emergência com lava-olhos	1	83x35x20cm	acionamento manual	-	-	14kg	Sim	não	não tem eletricidade
Equipamentos De Bancada:									
6.1 Balança Analítica	2	33x14x16cm	bivolt	100w		6,6kg	não	não	Balança analítica digital
7.1 Avaliador Hematológico	2	33 cm x 38 cm x 43 cm	220v	50 ±1Hz	bifásico	20 KG	não	não	Contador Hematológico Veterinário Automático - 23 parâmetros - HEMOVET 2300. Velocidade de teste: Mais de 35 amostras por hora, operação 24 horas por dia, função auto diagnóstico
8.1 Centrífuga Microhematócrito	2	280mm x 310mm x 265mm	bivolt	100W	bifásico	10,0 Kg	não	não	Centrífuga Clínica - Microhematócrito Digital Motor de indução 24 Tubos Capilares, Centrífuga digital Mos. CE901.
9.1 Micro-Ondas	1	42X55X34 cm	127v	2000w		16kg	não	não	Micro-ondas mínimo 34 litros
10.1 Agitador magnético	2	L=180 x P=260 x A=130 mm	220v	500w		46kg	não	não	Agitador Magnético Digital (Com Aquecimento)
11.1 Estufa de secagem e esterilização	1		bivolt	1100w			não	não	Estufa de secagem e esterilização 150 litros, temperatura de trabalho 50°C até 250°C
12.1 Analisador De Urina	1		bivolt	100w		2,9kg	não	não	ANALISADOR DE URINA AUTOMÁTICO (VETERINÁRIO) DE BANCADA VET-101 - Tecno Diagnostica
13.1 Analisador De Soro	1	50x55x40 cm	bivolt	100w			não	não	Analisador Bioquímico Semi-Automático Uso Veterinário
14.1 Centrífuga tubo de ensaio	2	300x75x260mm	110v	100w		6kg	não	não	Centrífuga Clínica Digital para tubos 15ml
15.1 Autoclave horizontal de bancada	1	23x50x40cm	127v	3000w		29kg	sim - próximo a torneira	não	Autoclave horizontal 21 litros
16.1 Destilador De Água	1	parede	220v	7000w	bifásico	22kg	sim - próximo a torneira	não	Destilador De Água (tipo Pilani) Em Aço Inox
18.1 Microscópio	6	8 x 23 x 36 cm	bivolt	1300w		6kg	não	não	Microscópio optico binocular
21.1 Agitador de tubos Tipo Vórtex	2	190 x 210 x 65 mm	bivolt	20w		2,9kg	não	não	Agitador medico
32.1 Banho-maria com agitação	2	L=530 x P=380 x A=400 mm	220v	1000w		7kg	não	não	Banho Maria Com Agitação Magnética
33.1 Banho seco com agitação	2	260 x 190 x 170 mm	127v	1000w		7kg	não	não	BANHO SECO COM AGITAÇÃO (THERMO SHAKER) - Kasvi
34.1 Impressora A4 laser	1	-	127v	100w			não	não	Modelo doméstico
35.1 Computador tipo desktop	1	-	127v	300w			não	não	Modelo doméstico

2. LABORATÓRIO DE PARASITOLOGIA VETERINÁRIA									
Equipamentos	Quantidade	DIM. (m) CxLxA	TENSÃO	POT.	Nº FASE	PESO	ÁGUA	AR Comprimido	Observação sobre o equipamento. Ex: marca, modelo...
1.2 Projétor Multimídia	1	30,2 x 24,9 x 8,7 cm	127v	326w			não	não	Se possível tomada no teto para já manter instalado fixo - sentido de frente ao quadro
2.2 Geladeira	2	78x187x84cm	127v	500w			não	não	Geladeira frost free duplex mínimo 464 litros, classe A
3.2 Freezer	1	172x24x69 cm	127v	500w			não	não	Freezer frost free vertical mínimo 246 litros, classe A
4.2 Autoclave vertical	1	61 x 66 x 138cm	220v	6000w		77kg	sim - próximo a torneira	não	Autoclave vertical, mínimo 75 litros
5.2 Chuveiro De Emergência com lava-olhos	1	83x35x20cm	acionamento manual	-	-	14kg	Sim	não	não tem eletricidade
17.2 B.O.D	1	600x750x200 mm	127v	1000w		60kg	não	não	Estufa BOD mínimo 342 litros
18.2 Capela De Fluxo Laminar	1	L=1319 x P=765 x A=1861 (C) BASE	220v	500w		89kg	não	não	Capela de fluxo laminar horizontal com tomada interna
Equipamentos De Bancada:									
6.2 Balança Analítica	2	33x14x16cm	bivolt	100w		6,6kg	não	não	Balança analítica digital
9.2 Micro-Ondas	1	42X55X34 cm	127v	2000w		16kg	não	não	Micro-ondas mínimo 34 litros
10.2 Agitador magnético	2	L=180 x P=260 x A=130 mm	220v	500w		46kg	não	não	Agitador Magnético Digital (Com Aquecimento)
11.2 Estufa de secagem e esterilização	1	60x50x50cm	bivolt	1100w			não	não	Estufa de secagem e esterilização 150 litros, temperatura de trabalho 50°C até 250°C
14.2 Centrífuga tubo de ensaio	2	300x75x260mm	127v	100w		6kg	não	não	Centrífuga Clínica Digital para tubos 15ml
15.2 Autoclave horizontal de bancada	1	23x50x40cm	127v	3000w		29kg	sim - próximo a torneira	não	Autoclave horizontal 21 litros
16.2 Destilador De Água	1	parede	220v	7000w	bifásico	22kg	sim - próximo a torneira	não	Destilador De Água (tipo Pilani) Em Aço Inox
18.2 Microscópio	6	8 x 23 x 36 cm	bivolt	1300w		6kg	não	não	Microscópio optico binocular
20.2 Lupa - estereoscópio	8	8 x 23 x 36 cm	bivolt	1300w		3kg	não	não	Estereoscópio binocular
21.2 Agitador de tubos Tipo Vórtex	2	190 x 210 x 65 mm	bivolt	100w		2,9kg	não	não	Agitador medico
24.2 Capela De Exaustão	1	L=1540 x P=750 x A=1800 mm	220v	300w			sim - próximo a torneira	sim - gás GLV	Capela de Exaustão de Gases
31.2 Estufa bacteriológica	1	600x820x600mm	127v	400w		61kg	não	não	Estufa bacteriológica 150 litros, temperatura de 10°C até 70°C
32.2 Banho-maria com agitação	2	L=530 x P=380 x A=400 mm	220v	1000w		7kg	não	não	Banho Maria Com Agitação Magnética
33.2 Banho seco com agitação	2	260 x 190 x 170 mm	127v	1000w		7kg	não	não	BANHO SECO COM AGITAÇÃO (THERMO SHAKER) - Kasvi
34.2 Impressora A4 laser	1	-	127v	100w			não	não	Modelo doméstico
35.2 Computador tipo desktop	1	-	127v	300w			não	não	Modelo doméstico
49.2 Centrífuga Refrigerante	1	32 x 46 x 67 cm	220v	2000w		71kg	não	não	CENTRÍFUGA SL BR. REFRIGERADA THERMO SCIENTIFIC


3. LABORATÓRIO DE MICROBIOLOGIA VETERINÁRIA									
Equipamentos	Quantidade	DIM. (m) CxLxA	TENSÃO	POT.	Nº FASE	PESO	ÁGUA	AR Comprimido	Observação sobre o equipamento. Ex: marca, modelo...
1.3 Projétor Multimídia	1	30,2 x 24,9 x 8,7 cm	127v - 326w				não	não	Se possível tomada no teto para já manter instalado fixo - sentido de frente ao quadro
2.3 Geladeira	2	78x187x84cm	127v	500w			não	não	Geladeira frost free duplex mínimo 464 litros, classe A
3.3 Freezer	1	172x24x69 cm	127v	500w			não	não	Freezer frost free vertical mínimo 246 litros, classe A
4.3 Chuveiro De Emergência com lava-olhos	1	83x35x20cm	acionamento manual	-	-	14kg	Sim	não	não tem eletricidade
18.3 Autoclave vertical	2	61 x 66 x 138cm	220v	6000w		77kg	sim - próximo a torneira	não	Autoclave vertical, mínimo 75 litros
23.3 Capela De Fluxo Laminar	2	L=1319 x P=765 x A=1861 (C) BASE	220v	500w		89kg	não	não	Capela de fluxo laminar horizontal com tomada interna
Equipamentos De Bancada:									
6.3 Balança Analítica	2	33x14x16cm	bivolt	100w		6,6kg	não	não	Balança analítica digital
9.3 Micro-Ondas	1	42X55X34 cm	127v	2000w		16kg	não	não	Micro-ondas mínimo 34 litros
10.3 Agitador magnético	2	L=180 x P=260 x A=130 mm	220v	500w		46kg	não	não	Agitador Magnético Digital (Com Aquecimento)
11.3 Estufa de secagem e esterilização	1	60x50x50cm	bivolt	1100w			não	não	Estufa de secagem e esterilização 150 litros, temperatura de trabalho 50°C até 250°C
14.3 Centrífuga tubo de ensaio	2	300x75x260mm	110v	100w		6kg	sim - próximo a torneira	não	Centrífuga Clínica Digital para tubos 15ml
15.3 Autoclave horizontal de bancada	1	23x50x40cm	127v	3000w		29kg	sim - próximo a torneira	não	Autoclave horizontal 21 litros
16.3 Destilador De Água	1	parede	220v	7000w	bifásico	22kg	sim - próximo a torneira	não	Destilador De Água (tipo Pilani) Em Aço Inox
18.3 Microscópio	6	8 x 23 x 36 cm	bivolt	1300w		6kg	não	não	Microscópio optico binocular
21.3 Agitador de tubos Tipo Vórtex	2	190 x 210 x 65 mm	bivolt	100w		2,9kg	não	não	Agitador medico
24.3 Capela De Exaustão	1	L=1540 x P=750 x A=1800 mm	220v	300w			sim - próximo a torneira	sim - gás GLV	Capela de Exaustão de Gases
32.2 Banho-maria com agitação	2	L=530 x P=380 x A=400 mm	220v	1000w		7kg	não	não	Banho Maria Com Agitação Magnética
33.2 Banho seco com agitação	2	260 x 190 x 170 mm	127v	1000w		7kg	não	não	BANHO SECO COM AGITAÇÃO (THERMO SHAKER) - Kasvi
34.3 Impressora A4 laser	1	-	127v	100w			não	não	Modelo doméstico
35.3 Computador tipo desktop	1	-	127v	300w			não	não	Modelo doméstico
36.3 Estufa bacteriológica	2	600x820x600mm	127v	400w		61kg	não	não	Estufa bacteriológica 150 litros, temperatura de 10°C até 70°C
49.2 Centrífuga Refrigerante	1	32 x 46 x 67 cm	220v	2000w		71kg	não	não	CENTRÍFUGA SL BR. REFRIGERADA THERMO SCIENTIFIC

8. LABORATÓRIO DE PATOLOGIA ANIMAL (NECROPSIA - ANATOMIA PATOLÓGICA):									
Equipamentos	Quantidade	DIM. (m) CxLxA	TENSÃO	POT.	Nº FASE	PESO	ÁGUA	AR Comprimido	Observação sobre o equipamento. Ex: marca, modelo...
1.9 Projétor Multimídia	1	30,2 x 24,9 x 8,7 cm	127v	326w			não	não	Se possível tomada no teto para já manter instalado fixo - sentido de frente ao quadro
2.9 Geladeira	1	78x187x84cm	127v	500w			não	não	Geladeira frost free duplex mínimo 464 litros, classe A
3.9 Freezer	1	172x24x69 cm	127v	500w			não	não	Freezer frost free vertical mínimo 246 litros, classe A
5.9 Chuveiro De Emergência com lava-olhos	1	83x35x20cm	acionamento manual	-	-	14kg	Sim	não	não tem eletricidade
28.9 Balança de plataforma	1	50x60	bivolt	100w		20kg	não	não	Balança de plataforma digital mínimo 150kg
37.9 Exaustor industrial axial de transmissão Câmera fixa	4	1000x460 mm	220v	1,2HP	bifásico	40kg	não	não	modelo industrial
47.9 Cortina de Ar	1	3x32mm	220v	3000w		680kg	não	não	Câmara Fria Gallant 4-Esp-3K3 Painéis Compósitos Standard Com Piso Plan Com Cord Elgrn 220V Trêla
48.9	2	280x300x85	220v	200w		24 Kg	não	não	Cortina de Ar CSV para uma barreira de ar laminar e constante, fabricado com torçãolateral de alumínio, evitando que correntes turbulentas na saída do ar, proporcionando perfeito acionamento entre ambientes, tornando-a agradável e limpa. As Cortinas de ar modelo HB do CSV são especialmente indicadas para ambientes comerciais tais como Lojas, Shopping, Clinicas, e também para Residência e Escolas, formando uma eficiente barreira térmica de ar com baixo nível de ruído. As Cortinas de Ar CSV modelo rotatório, são indicadas para indústrias alimentícias, farmaceuticas, químicas, laboratórios, fundições, entre outros. MODELO INDUSTRIAL - COM MOTOR TRIFÁSICO todos de fabrico em 60Hz
Equipamentos De Bancada:									
6.9 Balança Analítica	1	33x14x16cm	bivolt	100w		6,6kg	não	não	Balança analítica digital
27.9 Micro Reticla	2	226x270x68 mm	127v	150w		2kg	não	não	Modelo doméstico
29.9 Serra Fita	1	900x500x35mm	220v	0,75cv		45kg	não	não	Para caso


4. LABORATÓRIO DE BROMATOLOGIA										
	Equipamentos:	Quantidade	DIM. (m) CxLxA	TENSÃO	POT.	Nº FASE	PESO	ÁGUA	AR Comprimido	Observação sobre o equipamento. Ex: marca, modelo...
1.4	Projeto Multimídia	1	30,2 x 24,9 x 8,7 cm	127v	326w			não	não	Se possível tomada no teto para já manter instalado fixo - sentido de frente ao quadro
2.4	Geladeira	2	78x187x84cm	127v	500w			não	não	Geladeira frost free duplex mínimo 464 litros, classe A
3.4	Freezer	2	172x24x69 cm	127v	500w			não	não	Freezer frost free vertical mínimo 246 litros, classe A
4.4	Autoclave vertical	1	61 x 66 x 138cm	220v	6000w		77kg	sim - próximo a torneira	não	Autoclave vertical, mínimo 75 litros
5.4	Chuveiro De Emergência com lava-olhos	1	83x35x20cm	acionamento manual	-	-	14kg	Sim	não	não tem eletricidade
22.4	Capela De Fluxo Laminar	1	L=1319 x P=765 x A=1861 (C) BASE	220v	500w		89kg	não	não	Capela de fluxo laminar horizontal com tomada interna
37.4	Exaustor industrial axial de transmissão trifásico	2	1000x460 mm	220v	1,2HP	trifásico	40kg	não	não	modelo industrial
Equipamentos De Bancada:										
6.4	Balança Analítica	2	33x14x16cm	bivolt	100w		6,6kg	não	não	Balança analítica digital
9.4	Micro-Ondas	1	42X55X34 cm	127v	2000w		16kg	não	não	Micro-ondas mínimo 34 litros
10.4	Agitador magnético	2	L=180 x P=260 x A=130 mm	220v	500w		46kg	não	não	Agitador Magnético Digital (Com Aquecimento)
11.4	Estufa de secagem e esterilização	1	60x50x50cm	bivolt	1100w			não	não	Estufa de secagem e esterilização 150 litros, temperatura de trabalho 50°C até 250°C
14.4	Centrífuga tubo de ensaio	2	300x75x260mm	110v	100w		6kg	não	não	Centrífuga Clínica Digital para tubos 15ml
15.4	Autoclave horizontal de bancada	1	23x50x40cm	127v	3000w		29kg	sim - próximo a torneira	não	Autoclave horizontal 21 litros
16.4	Destilador De Água	1	parede	220v	7000w	bifásico	22kg	sim - próximo a torneira	não	Destilador De Água (tipo Pilani) Em Aço Inox
17.4	B.O.D	1	600x750x200 mm	127v	1000w		60kg	Não	não	Estufa BOD mínimo 342 litros
18.4	Marca aquecedora, tipo para banho, com regulador de temperatura capacidade 1000 ml	2	L=261 x P=269 x A=116,6 cm	220v	600w			não	não	SL-124K - Marca Aquecedora Digital para Banhos
19.4	Microscópio	2	8 x 23 x 36 cm	bivolt	1300w		6kg	não	não	Microscópio optico binocular
21.4	Agitador de tubos Tipo Vórtex	2	190 x 210 x 65 mm	bivolt	100w		2,9kg	não	não	Agitador medico
24.4	Capela De Exaustão	1	L=1540 x P=750 x A=1800 mm	220v	300w			sim - próximo a torneira	sim - gás GLV	Capela de Exaustão de Gases
25.4	Mufa	1	32 x 47 x 70 cm	220v	7000w			não	não	Forno Mufa Digital Microprocessado
26.4	Molho De Facas	1	35 x 32 x 38cm	220v	1100w	monofásico	40kg	não	não	Molho de facas tipo wyle
32.4	Banho-maria com agitação	2	L=530 x P=380 x A=400 mm	220v	1000w		7kg	não	não	Banho Maria Com Agitação Magnética
33.4	Banho seco com agitação	2	260 x 190 x 170 mm	127v	1000w		7kg	não	não	BANHO SECO COM AGITAÇÃO (THERMO SHAKER) - Kasvi
34.4	Impressora A4 laser	1	-	127v	100w			não	não	Modelo doméstico
35.4	Computador tipo desktop	1	-	127v	300w			não	não	Modelo doméstico
36.4	Estufa de circulação de ar forçada	1	720 x 640 x 520mm	220v	4000w - 14A		69kg	não	não	ESTUFA O VENT. DE AR FORÇADA (PROT AVANÇADO), 170 L - 220 V
39.4	Destilador e Digestor de Nitrogênio Kjeldahl - 12 peças	1	L=830 x P=400 x A=190 mm	220v	6000w			não	não	SL-75 - Destilador e Digestor de Nitrogênio Kjeldahl
40.4	DETERMINADOR DE FIBRA 3000 ml	1	L=450 P=300 A=800mm	220v	1100w		19kg	não	não	DETERMINADOR DE FIBRA BRUTA MODO LICA-6102
41.4	Destilador de óleos essenciais	1	L=450 P=300 A=800mm	220v	2000w			não	não	SL-761 - Destilador para Óleos Essenciais tipo Clevenger em Inox
42.4	extrator de gorduras 6 provas	1	L=460 x P=400 x A=450 mm	220v	2000w			não	não	SL-2035 - Extrator de Gordura tipo Soxhlet Fraenkel
43.4	Destilador de nitrogênio	1	L=330 P=300 A=550 mm	220v	1900w			não	não	SL-74 - Destilador de Nitrogênio e Proleína

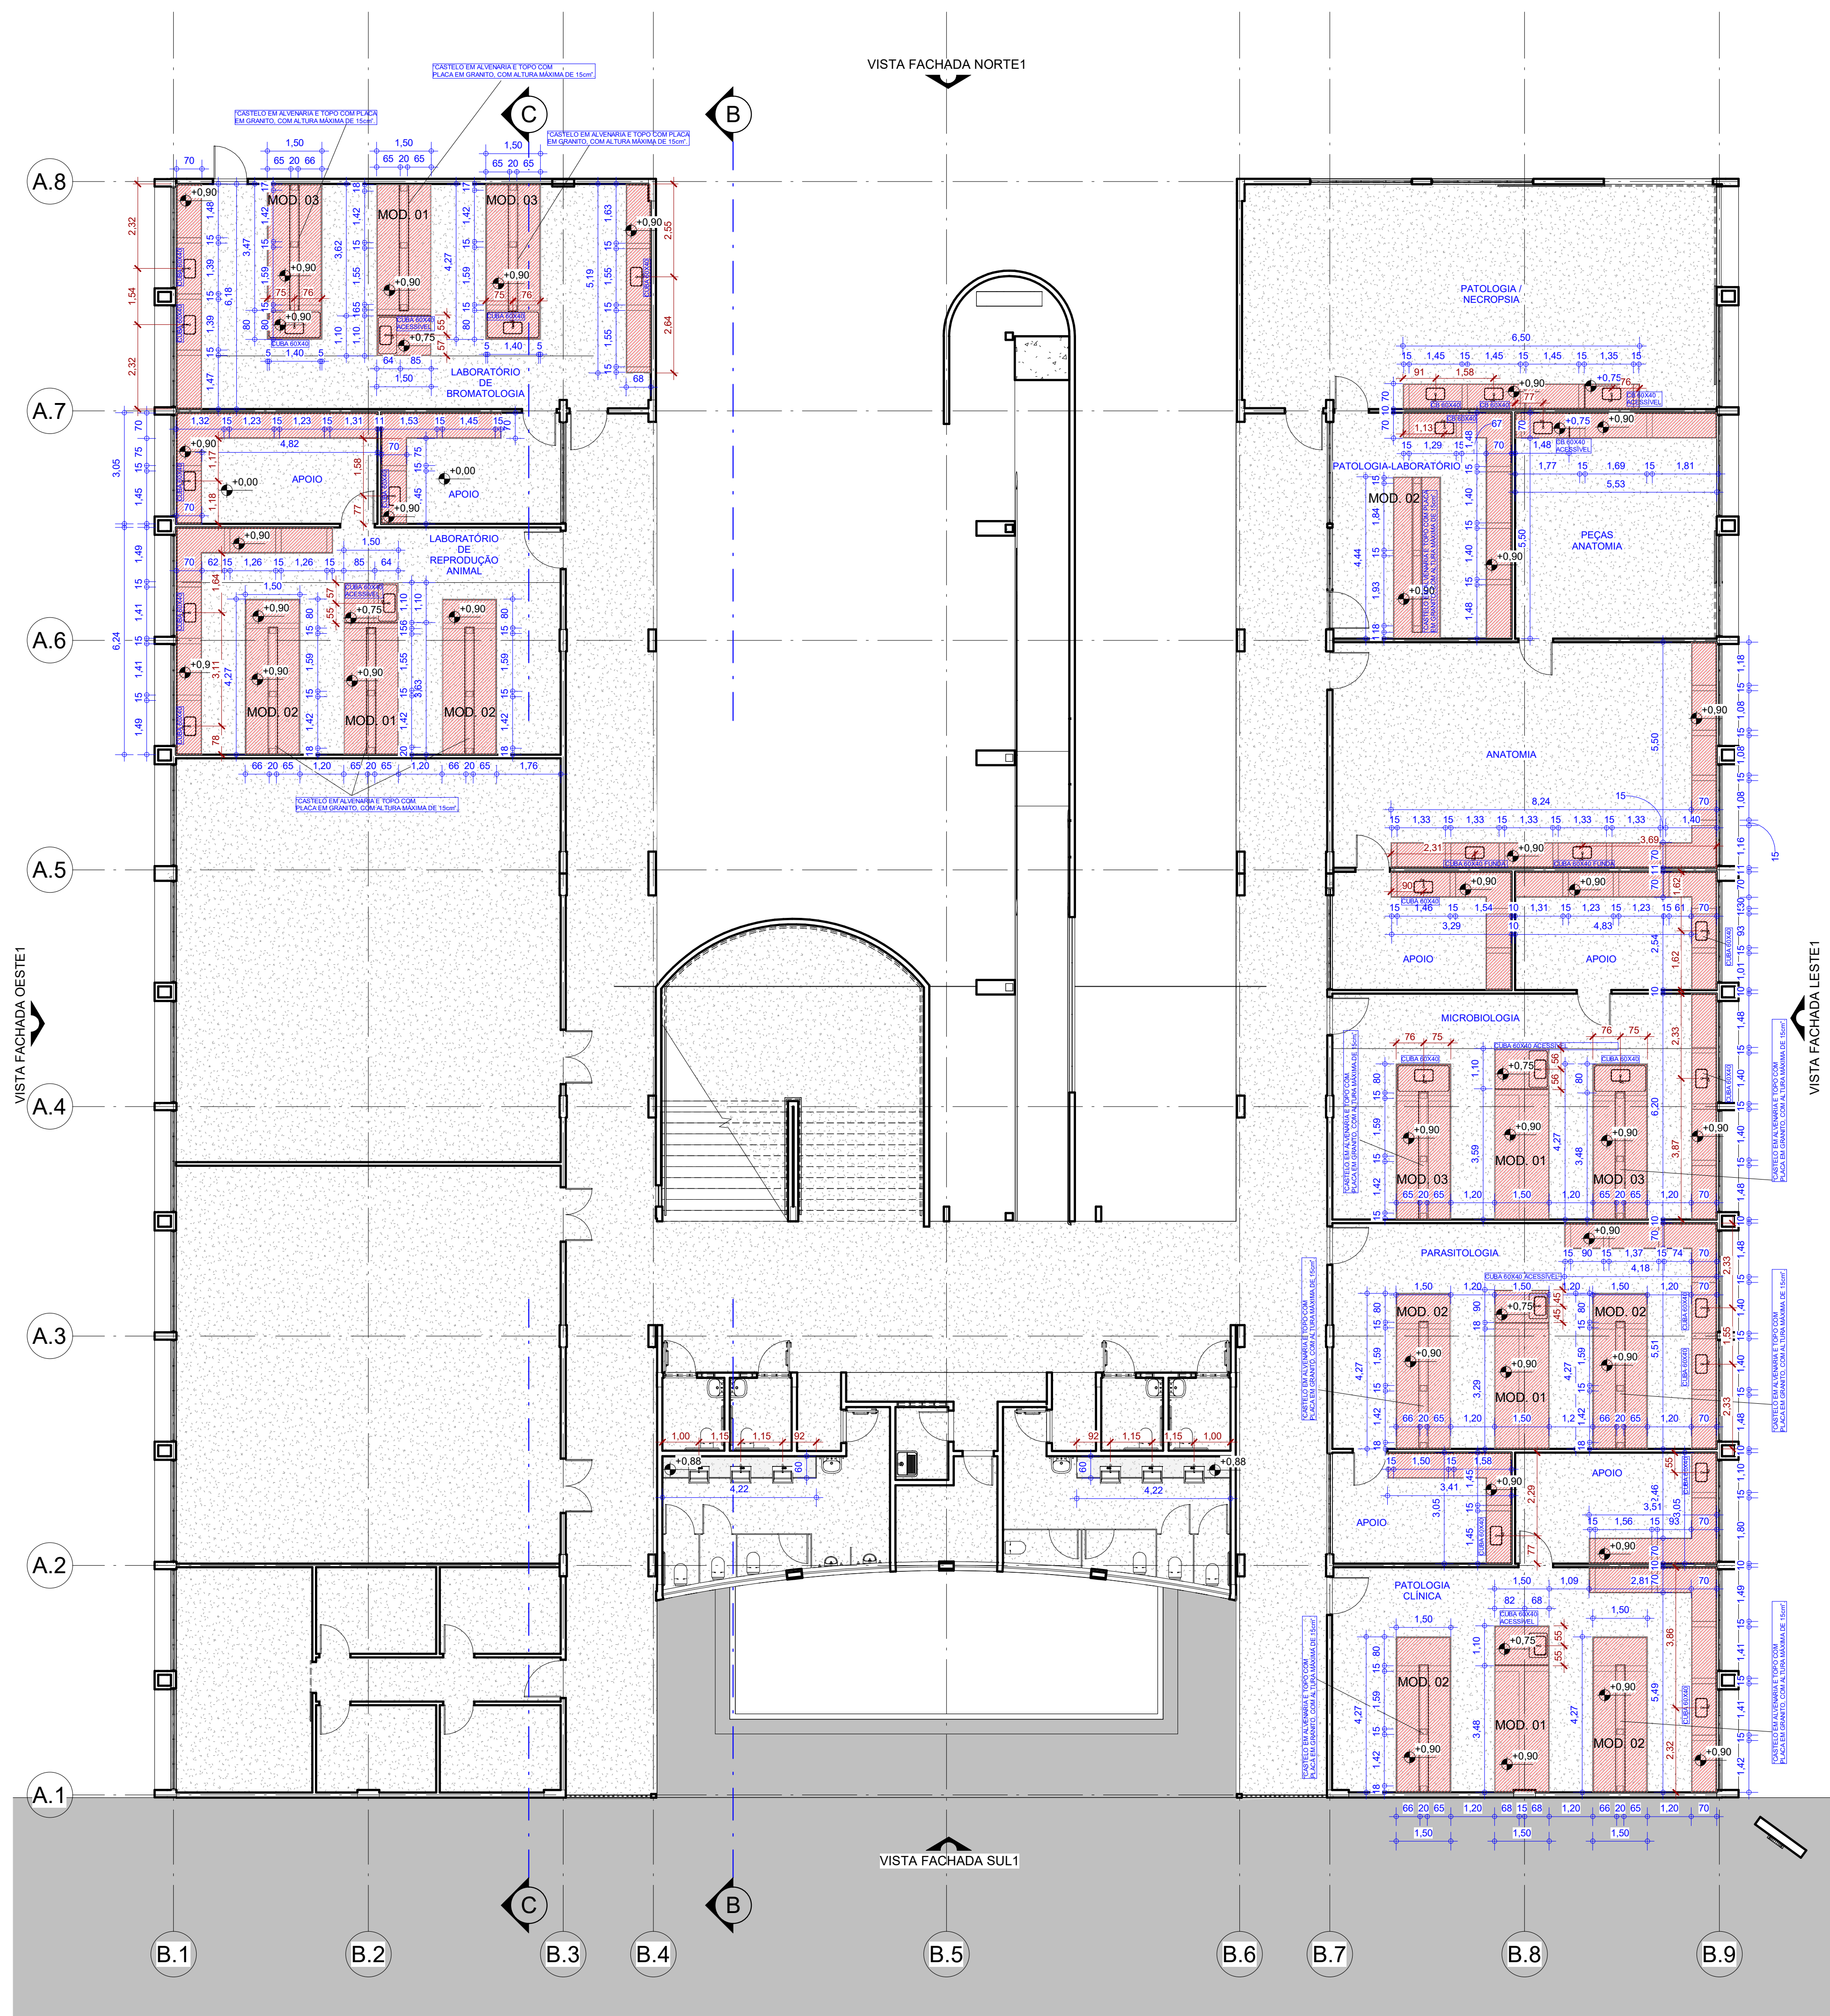


3 PLANTA BAIXA TÉRREO
ESCALA 1:125

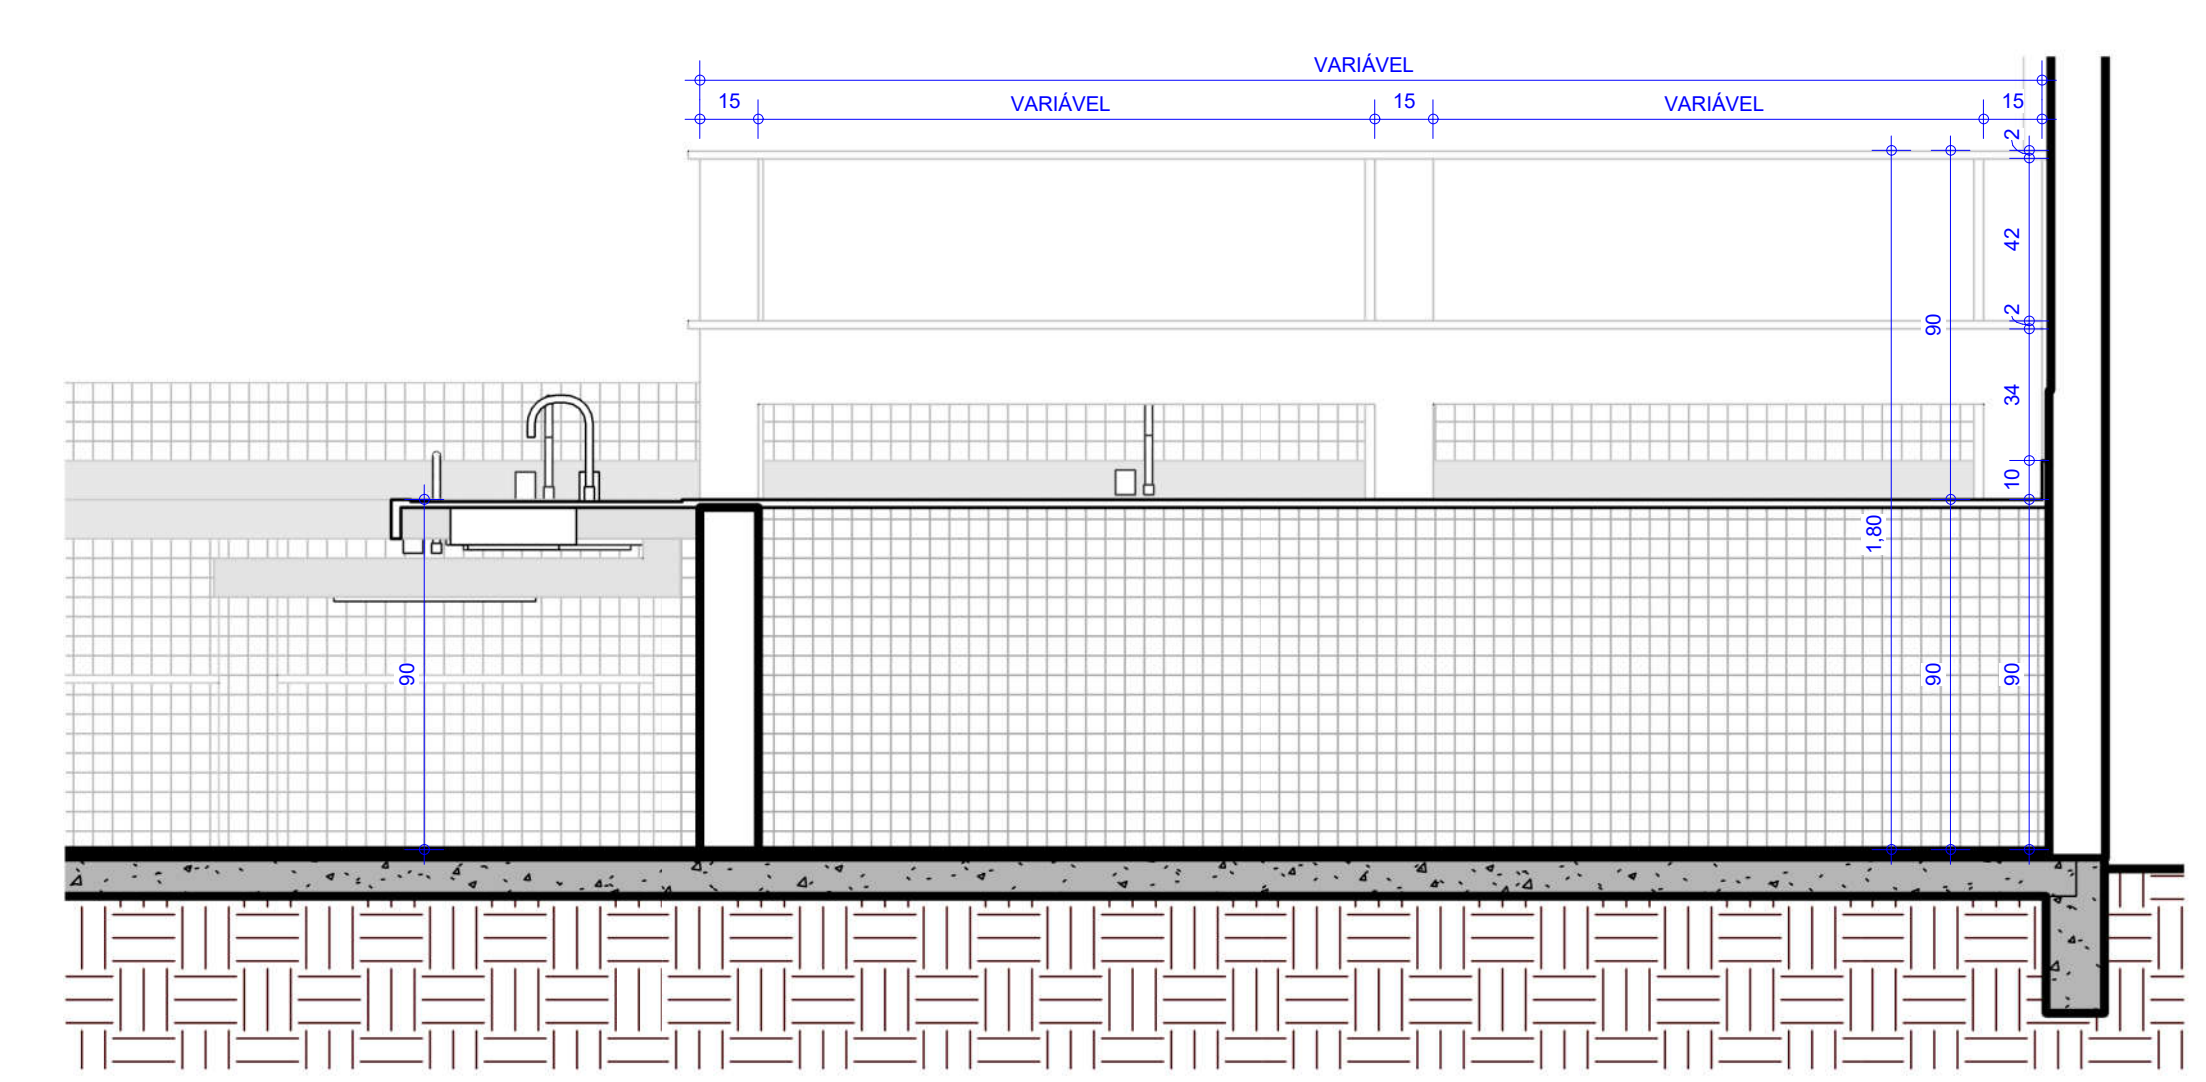


1 DETALHE DA MESA
ESCALA 1:25

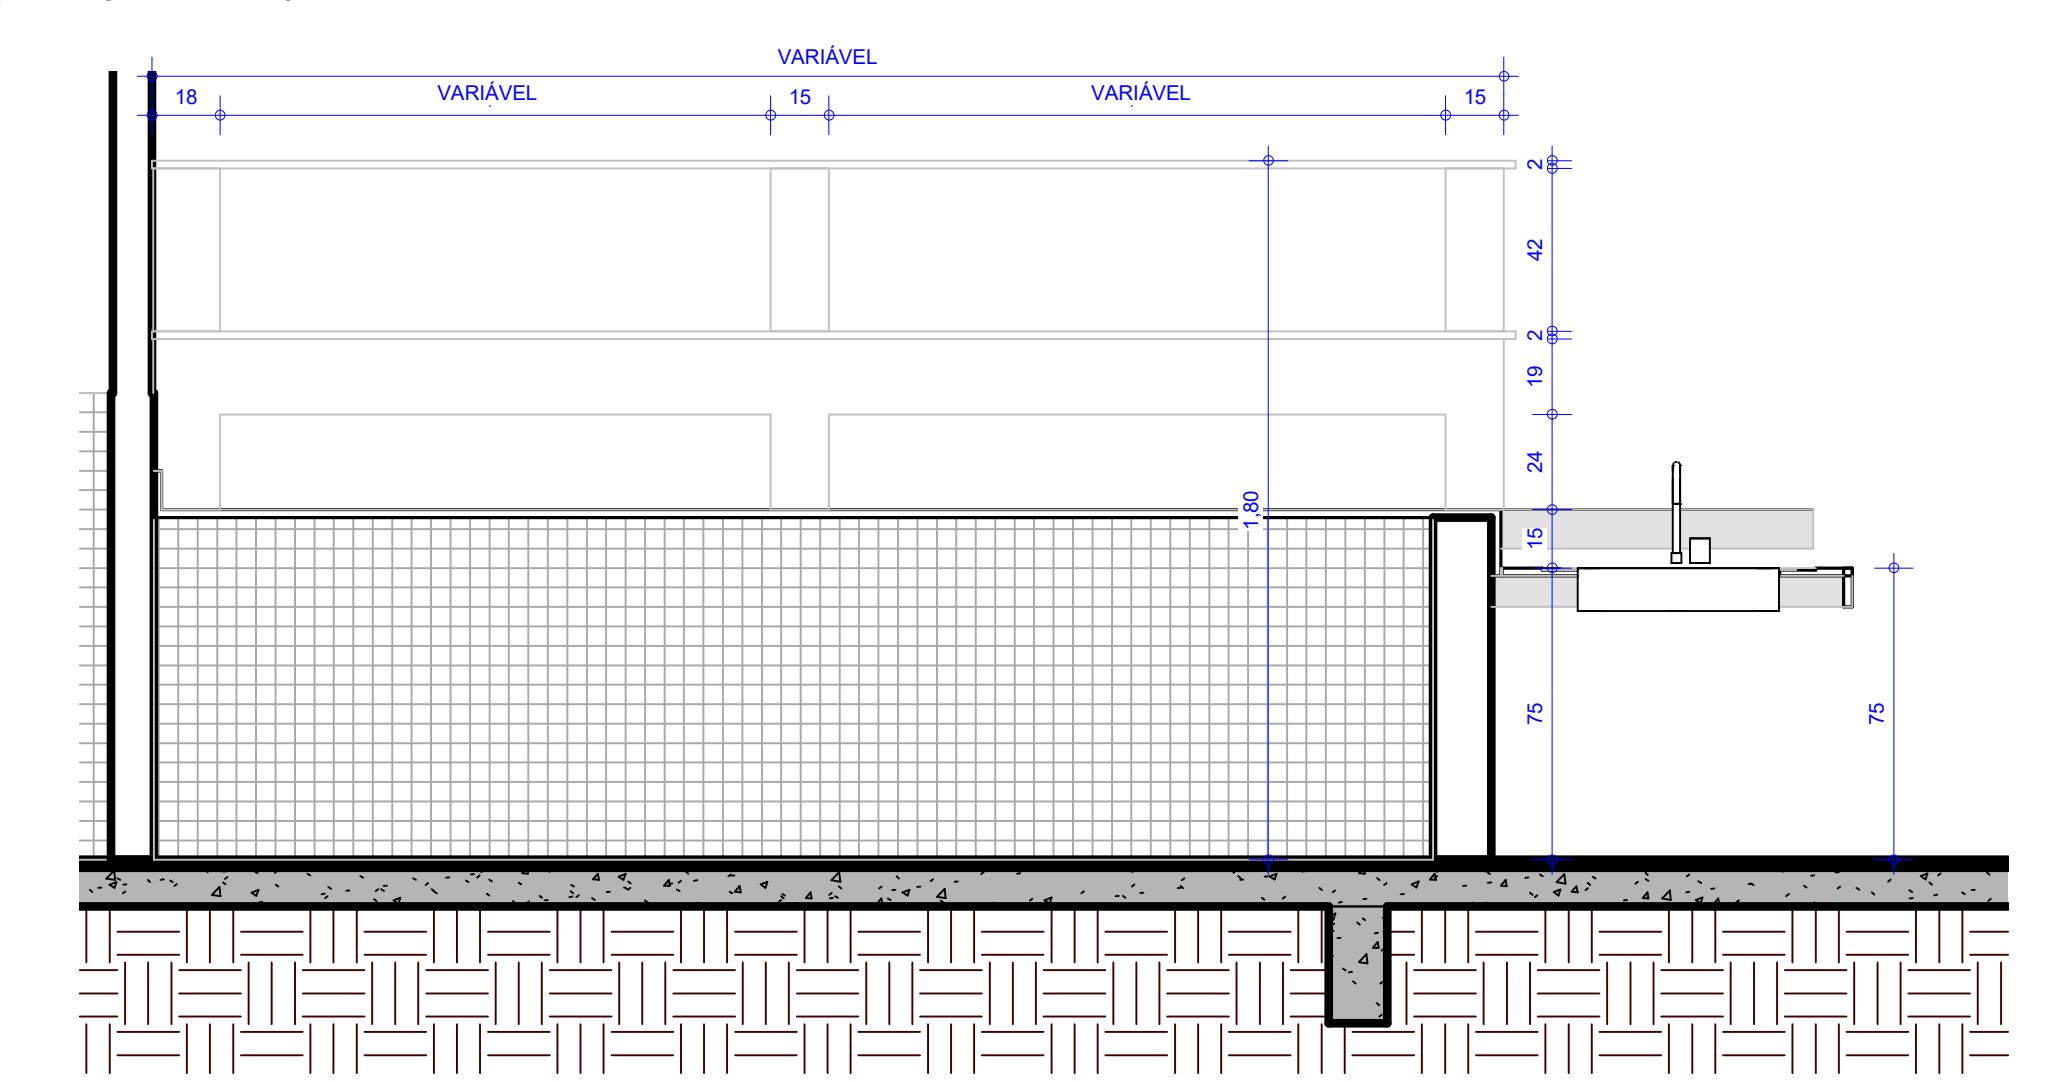


6 DETALHE MESA ACESSÍVEL
ESCALA 1:25

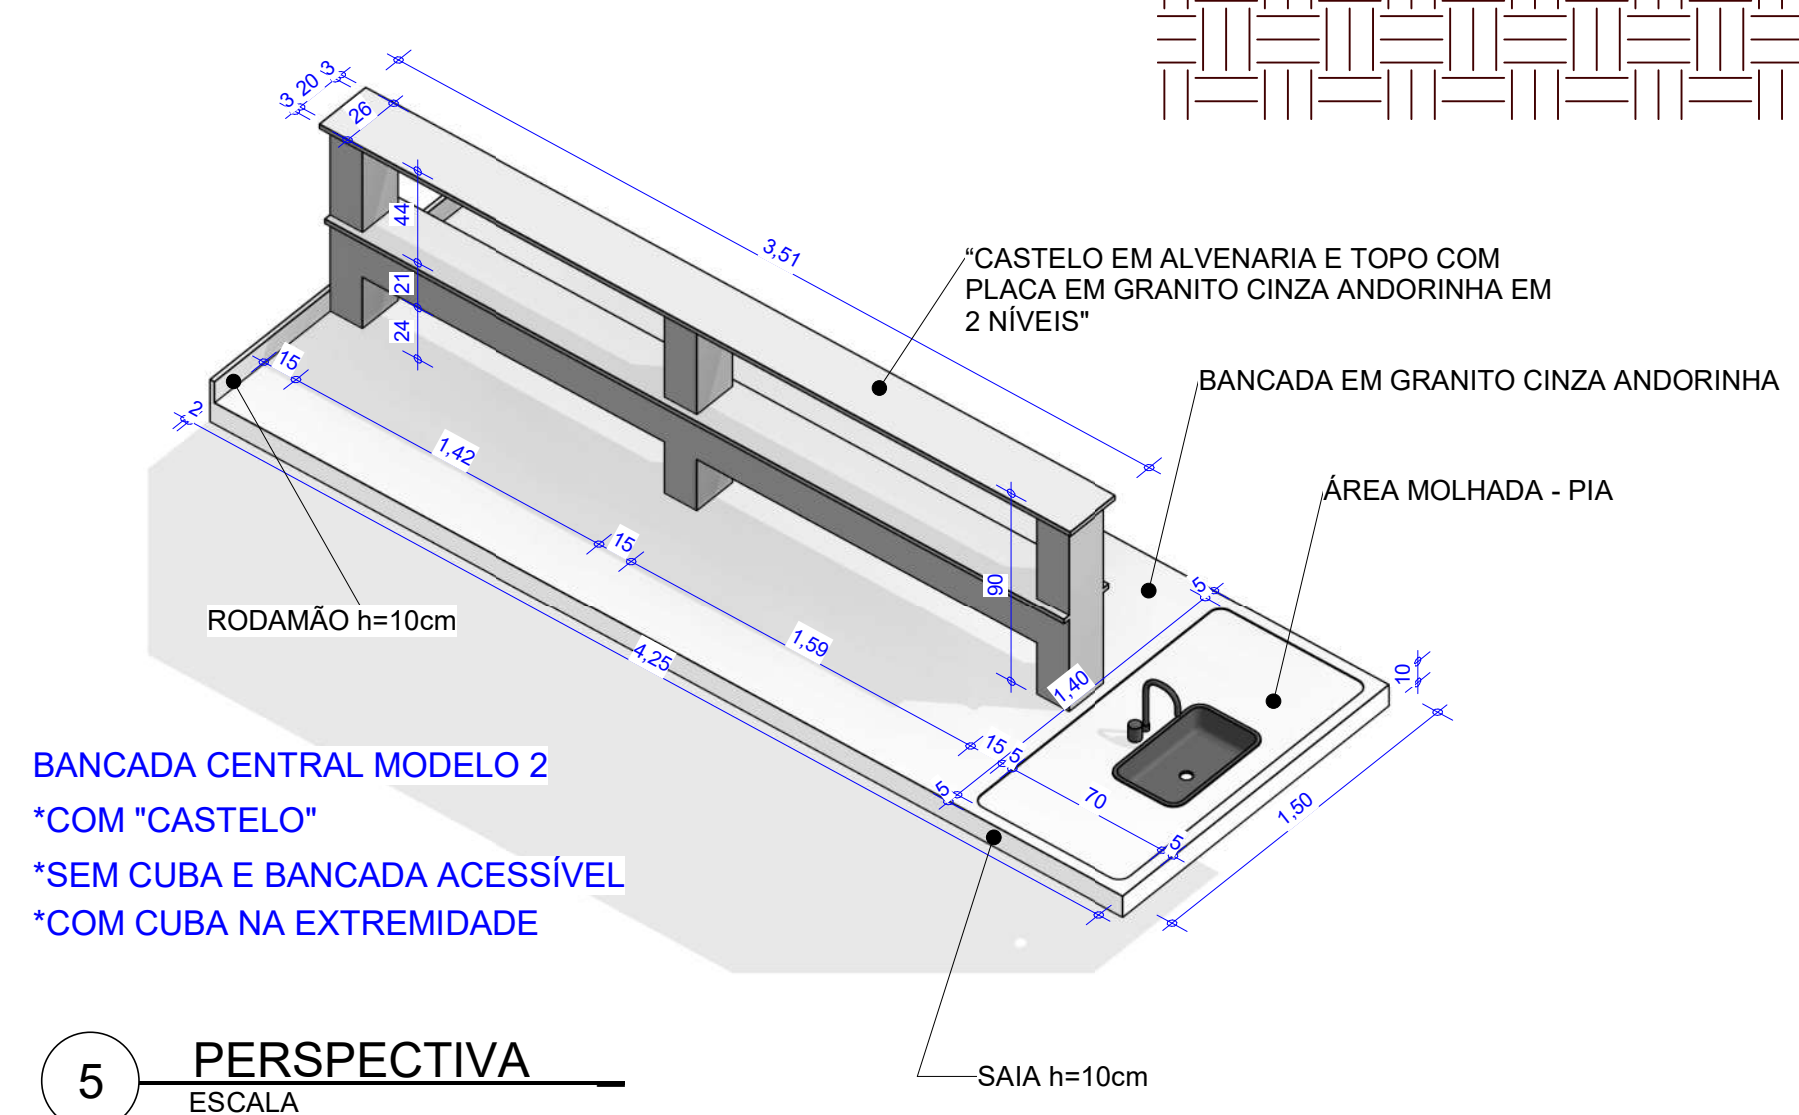

5 PERSPECTIVA
ESCALA

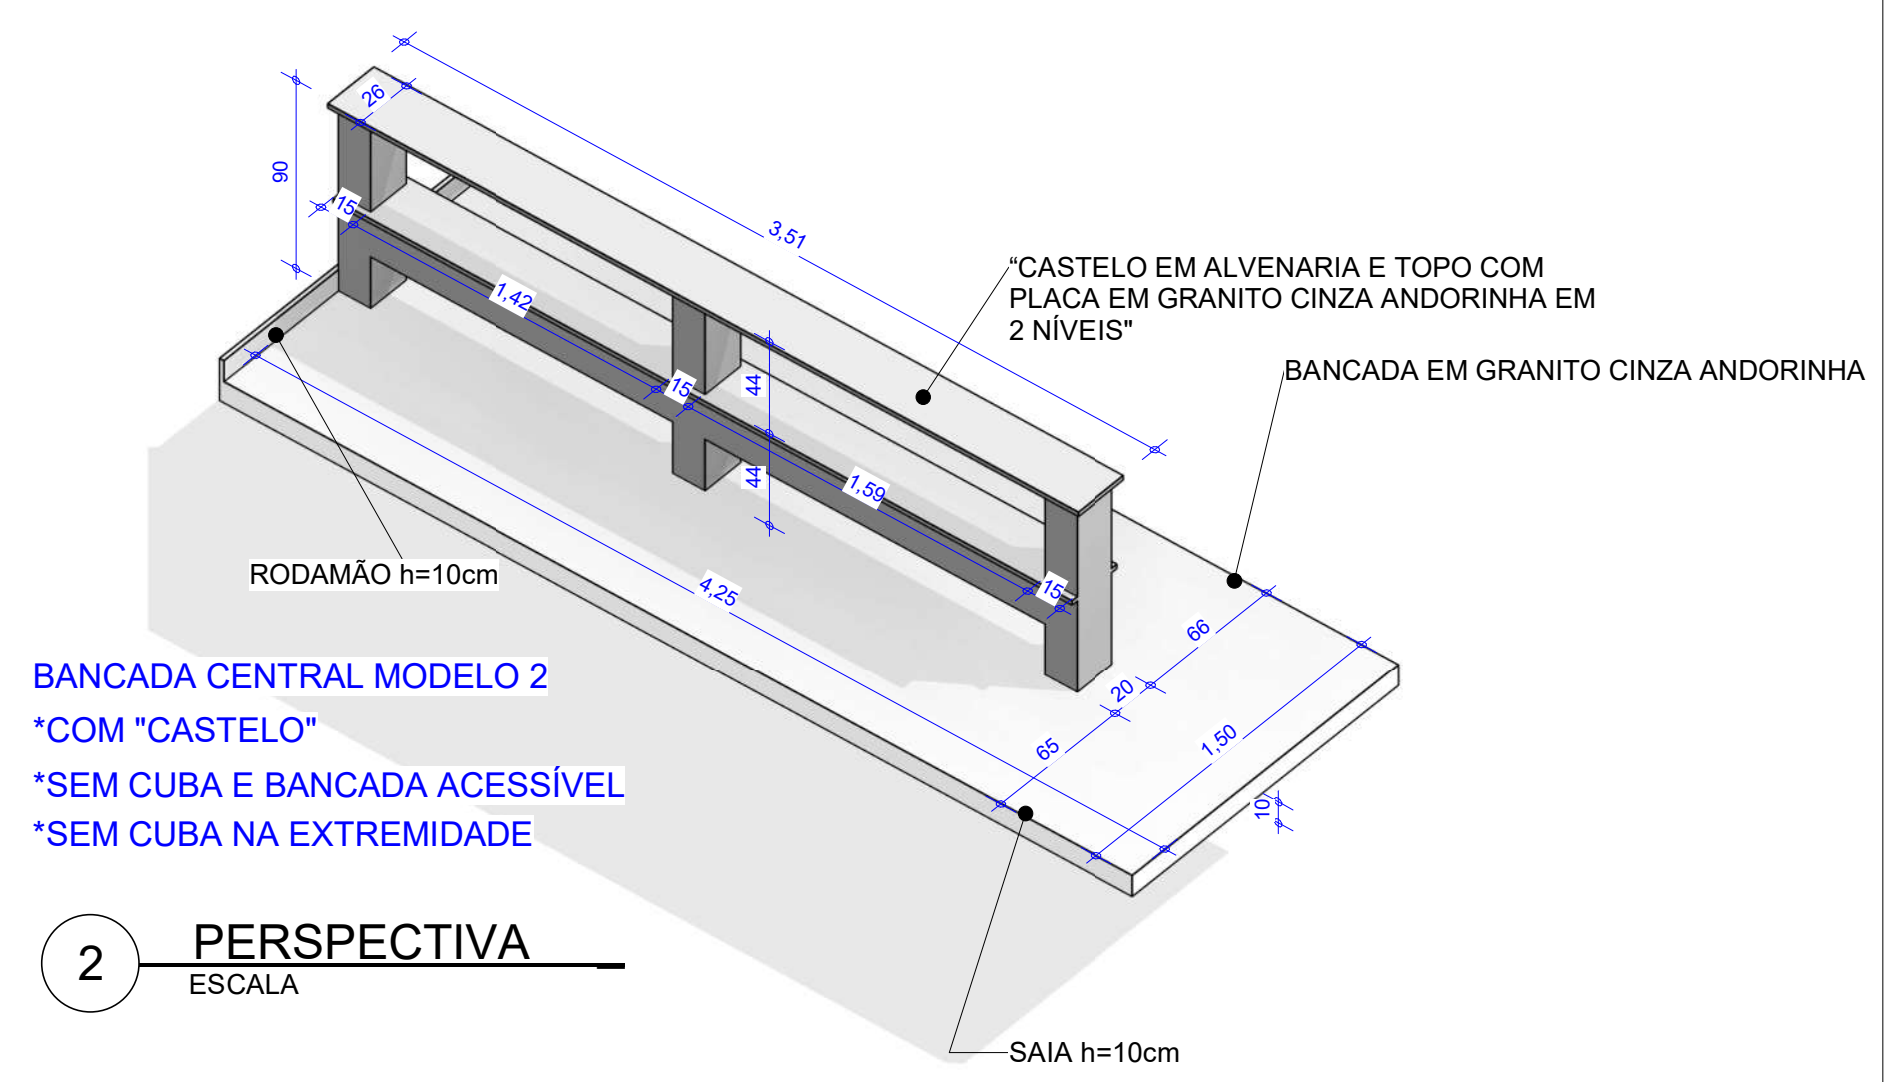


2 PERSPECTIVA
ESCALA

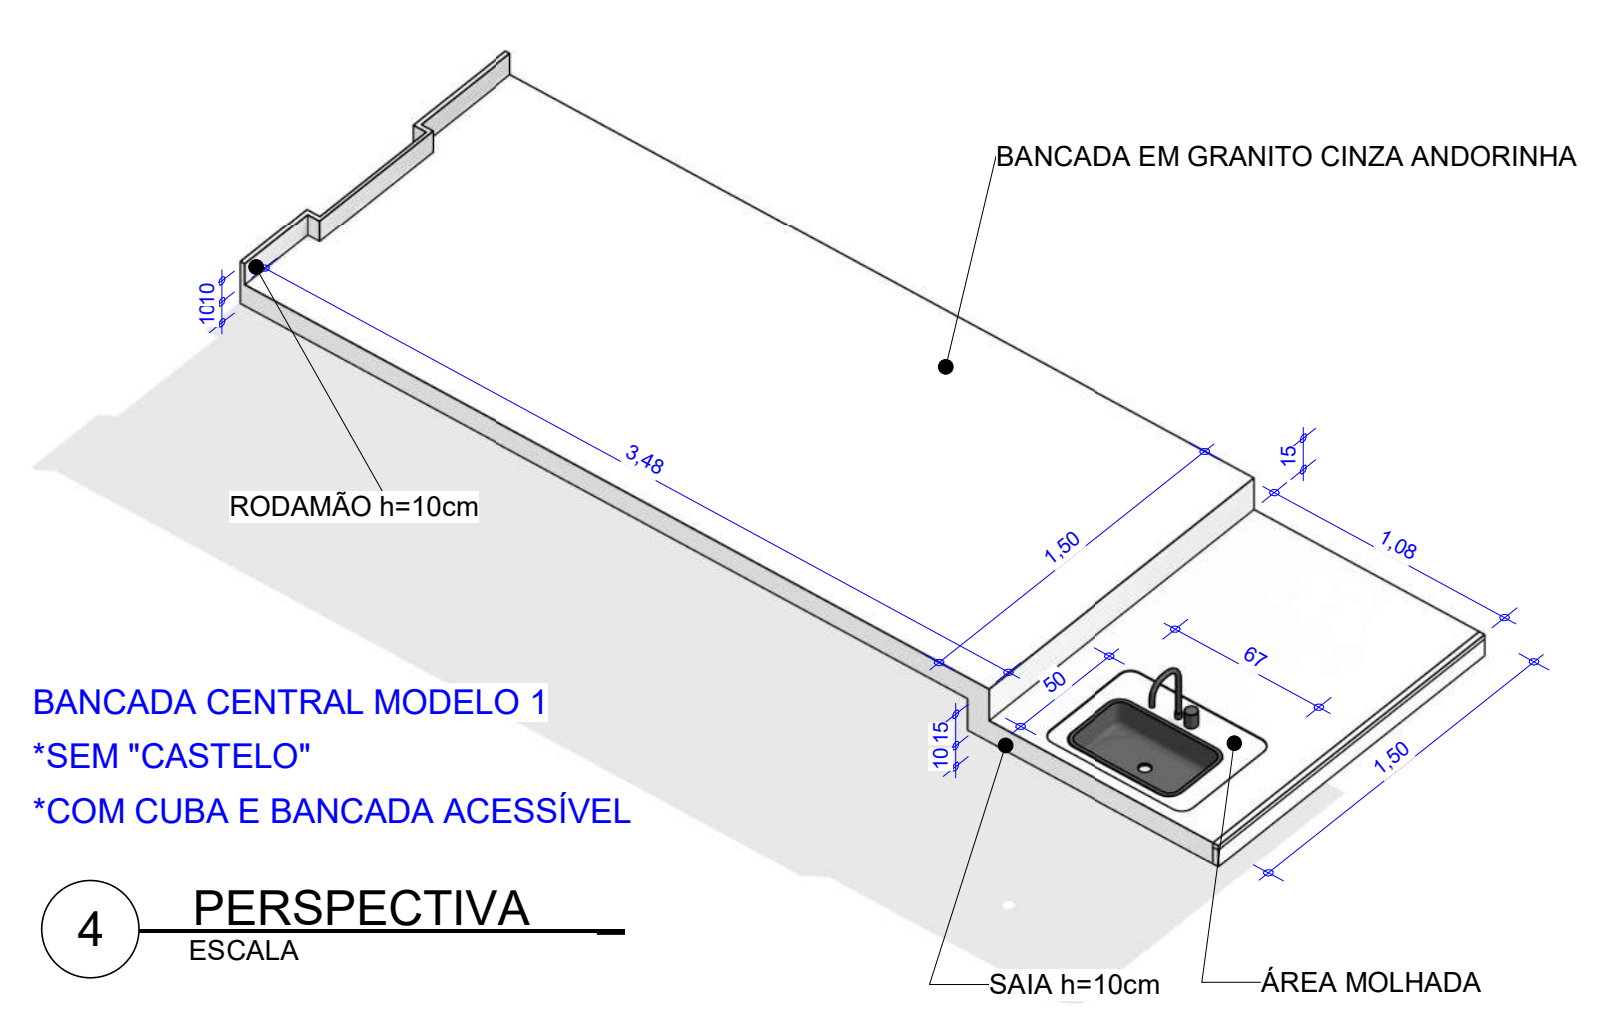


4 PERSPECTIVA
ESCALA

PROPRIETÁRIO: INSTITUTO FEDERAL DE RONDÔNIA	
PROJETO: ALEXANDRE GONZAGA FERREIRA CAU-GO 115224-6	
EXECUÇÃO:	
FOLHA 7/9 REV01	
PROJETO: LABORATÓRIOS - MEDICINA VETERINÁRIA	
LOCAL: JARU - RONDÔNIA	
PROPRIETÁRIO: INSTITUTO FEDERAL DE RONDÔNIA	
RESPONSÁVEL	ALEXANDRE GONZAGA FERREIRA CAU-GO 115224-6
DESENHO	Autor
VISTO	Autor
ESCALAS	DESENHO(S) DETALHAMENTO DE BANCADAS
ÁREA DO TERRENO: 0,00 m² ÁREA DA CONST.: 2835,71 m² TX DE OCUPAÇÃO: 0% ÍNDICE DE APROV.: 1	
ÁREA PROJEÇÃO: ÁREA PERMEÁVEL:	
VERSÃO	DATA
R04	SET - 2020

1 PAVIMENTO 1
ESCALA 1:125

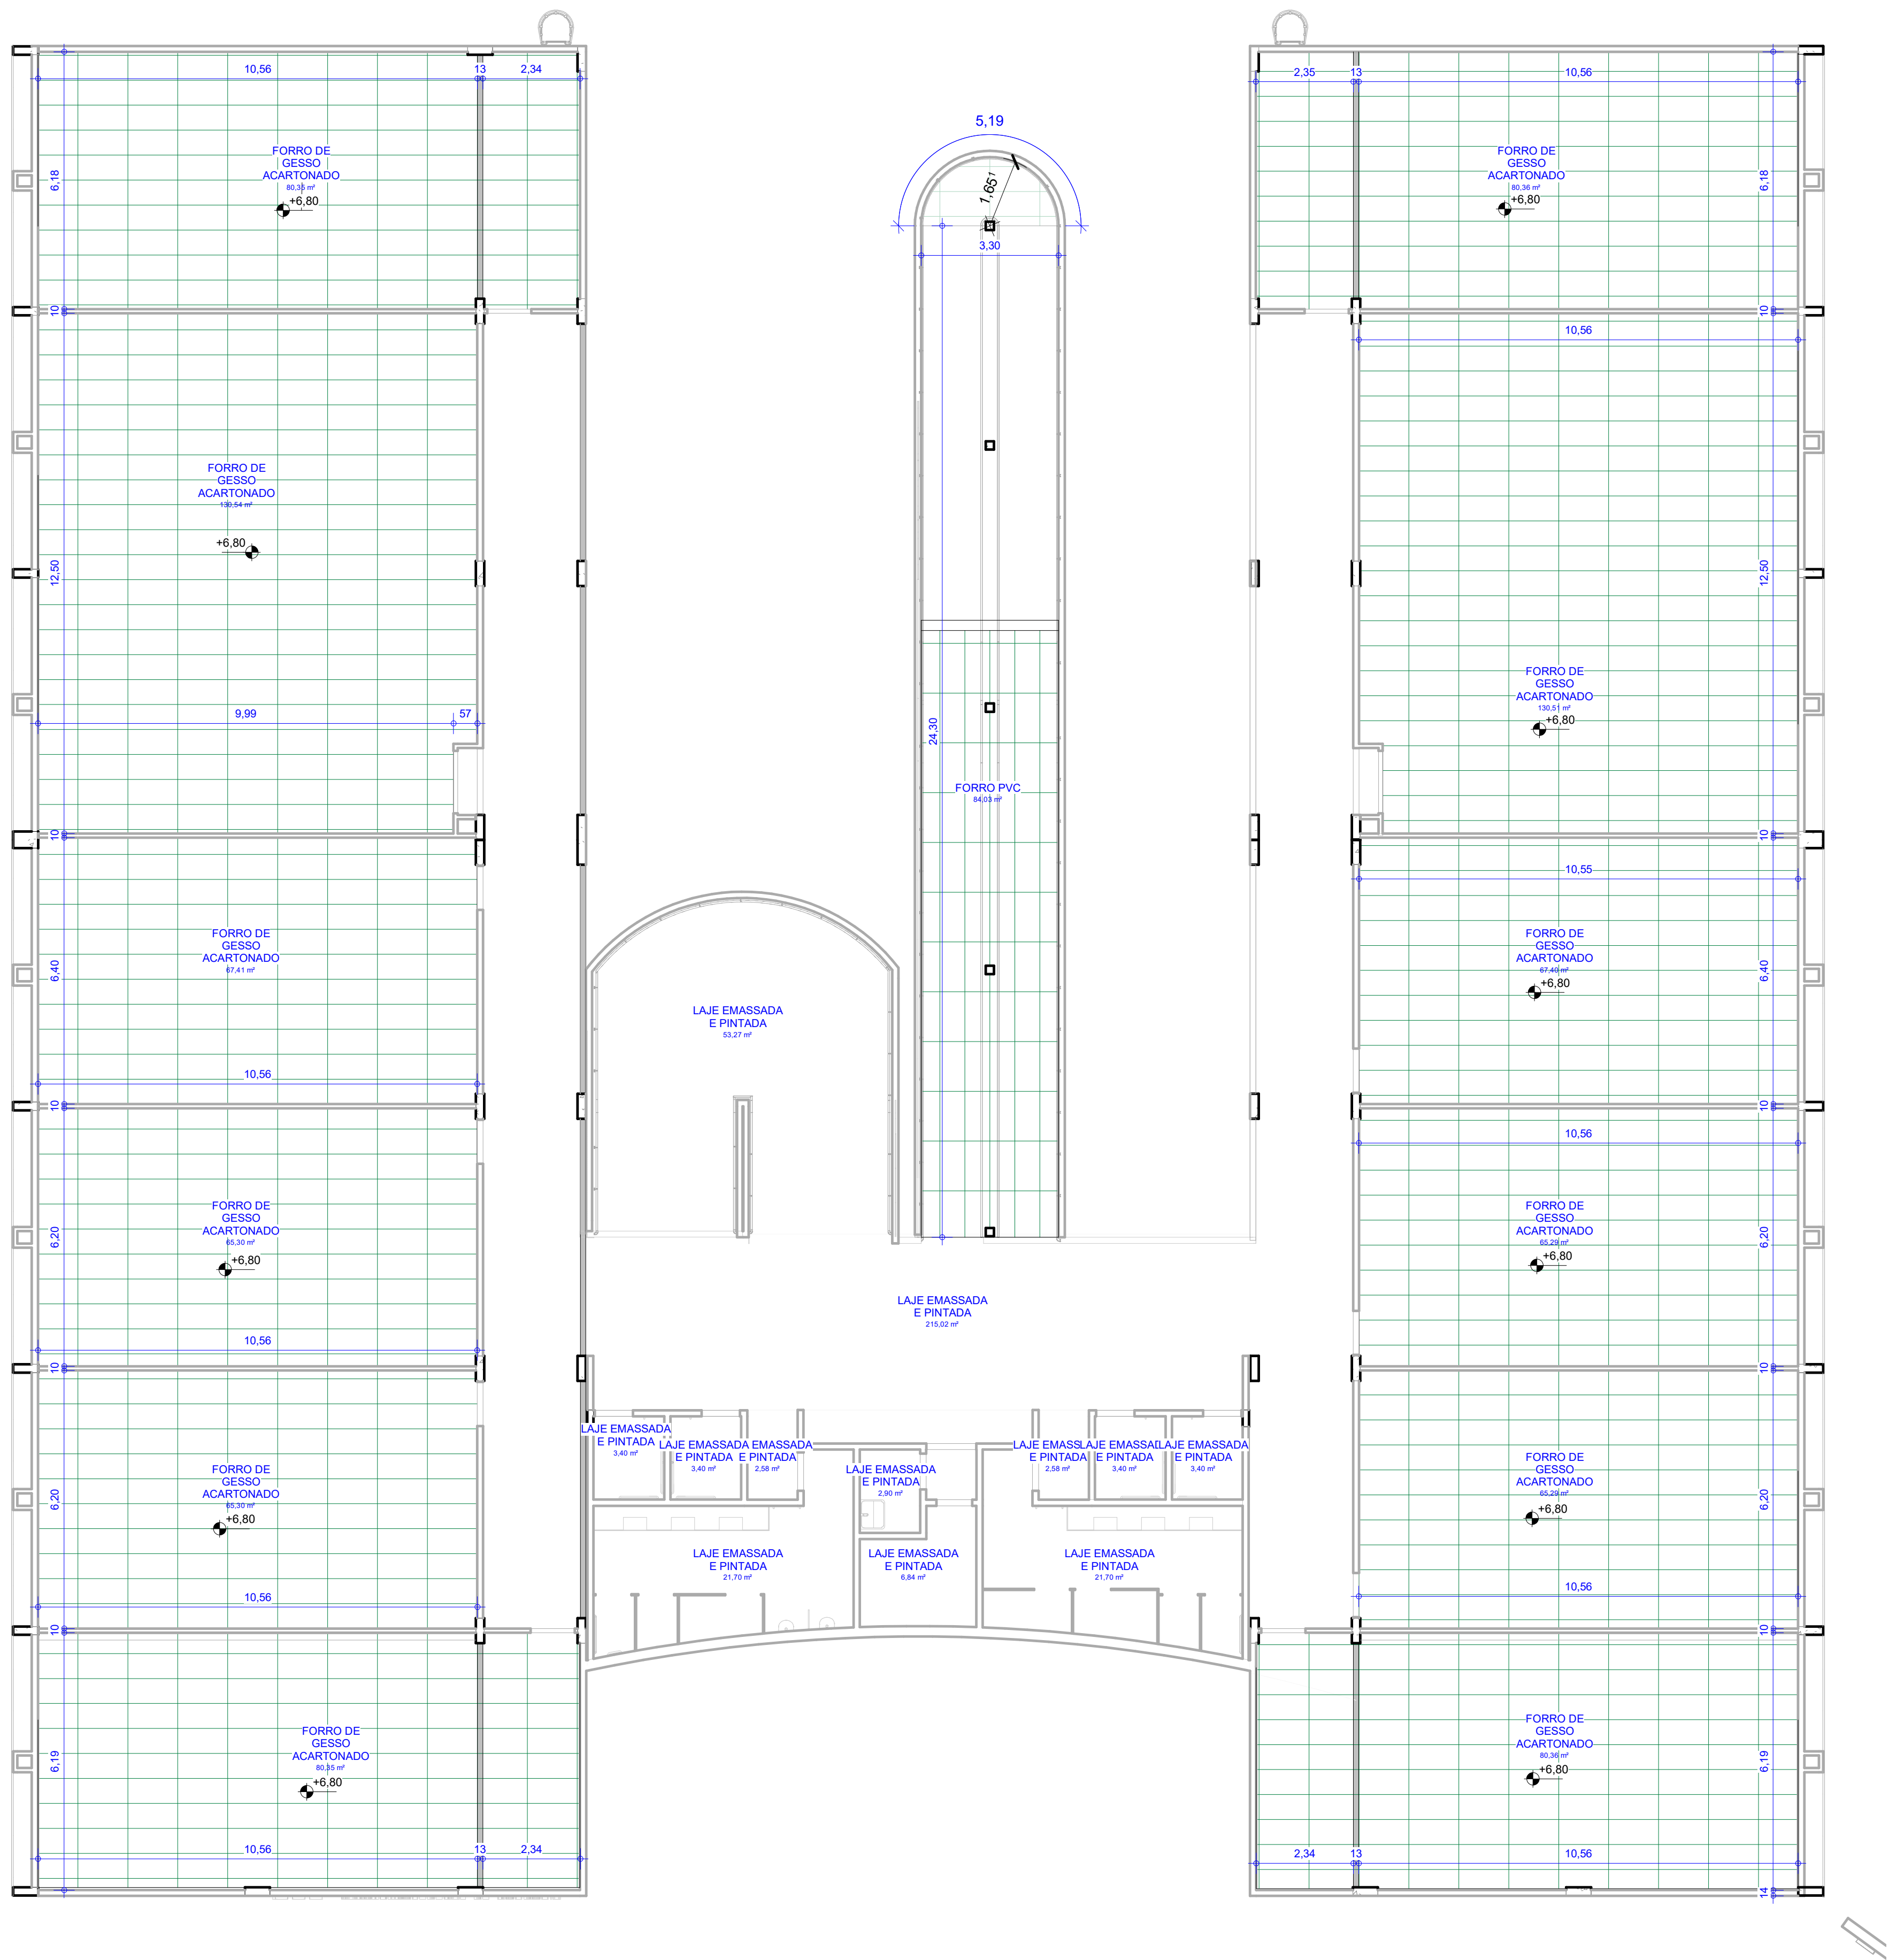

- DIVISÓRIA - BOX EM GRANITO CINZA ANDORINHA
- PAREDE EM GESSO ACARTONADO COM ENCHIMENTO INTERIO EM LÁ DE ROCHA PARA ISOLAMENTO ACÚSTICO
- PAREDE DE ALVENARIA - TUILO CERÂMICO FURADO DE 12VEZ ACABAMENTO FINAL 15,0cm
- PAREDE DE ALVENARIA - TUILO CERÂMICO FURADO DE 1VEZ ACABAMENTO FINAL 25,0cm
- PAREDE EM PLACA CIMENTÍCIA FIXADA EM ESTRUTURA AUXILIAR METÁLICA PARA REQUADRAMENTO DO SHAFT PERMITINDO MANUTENÇÃO FUTURA

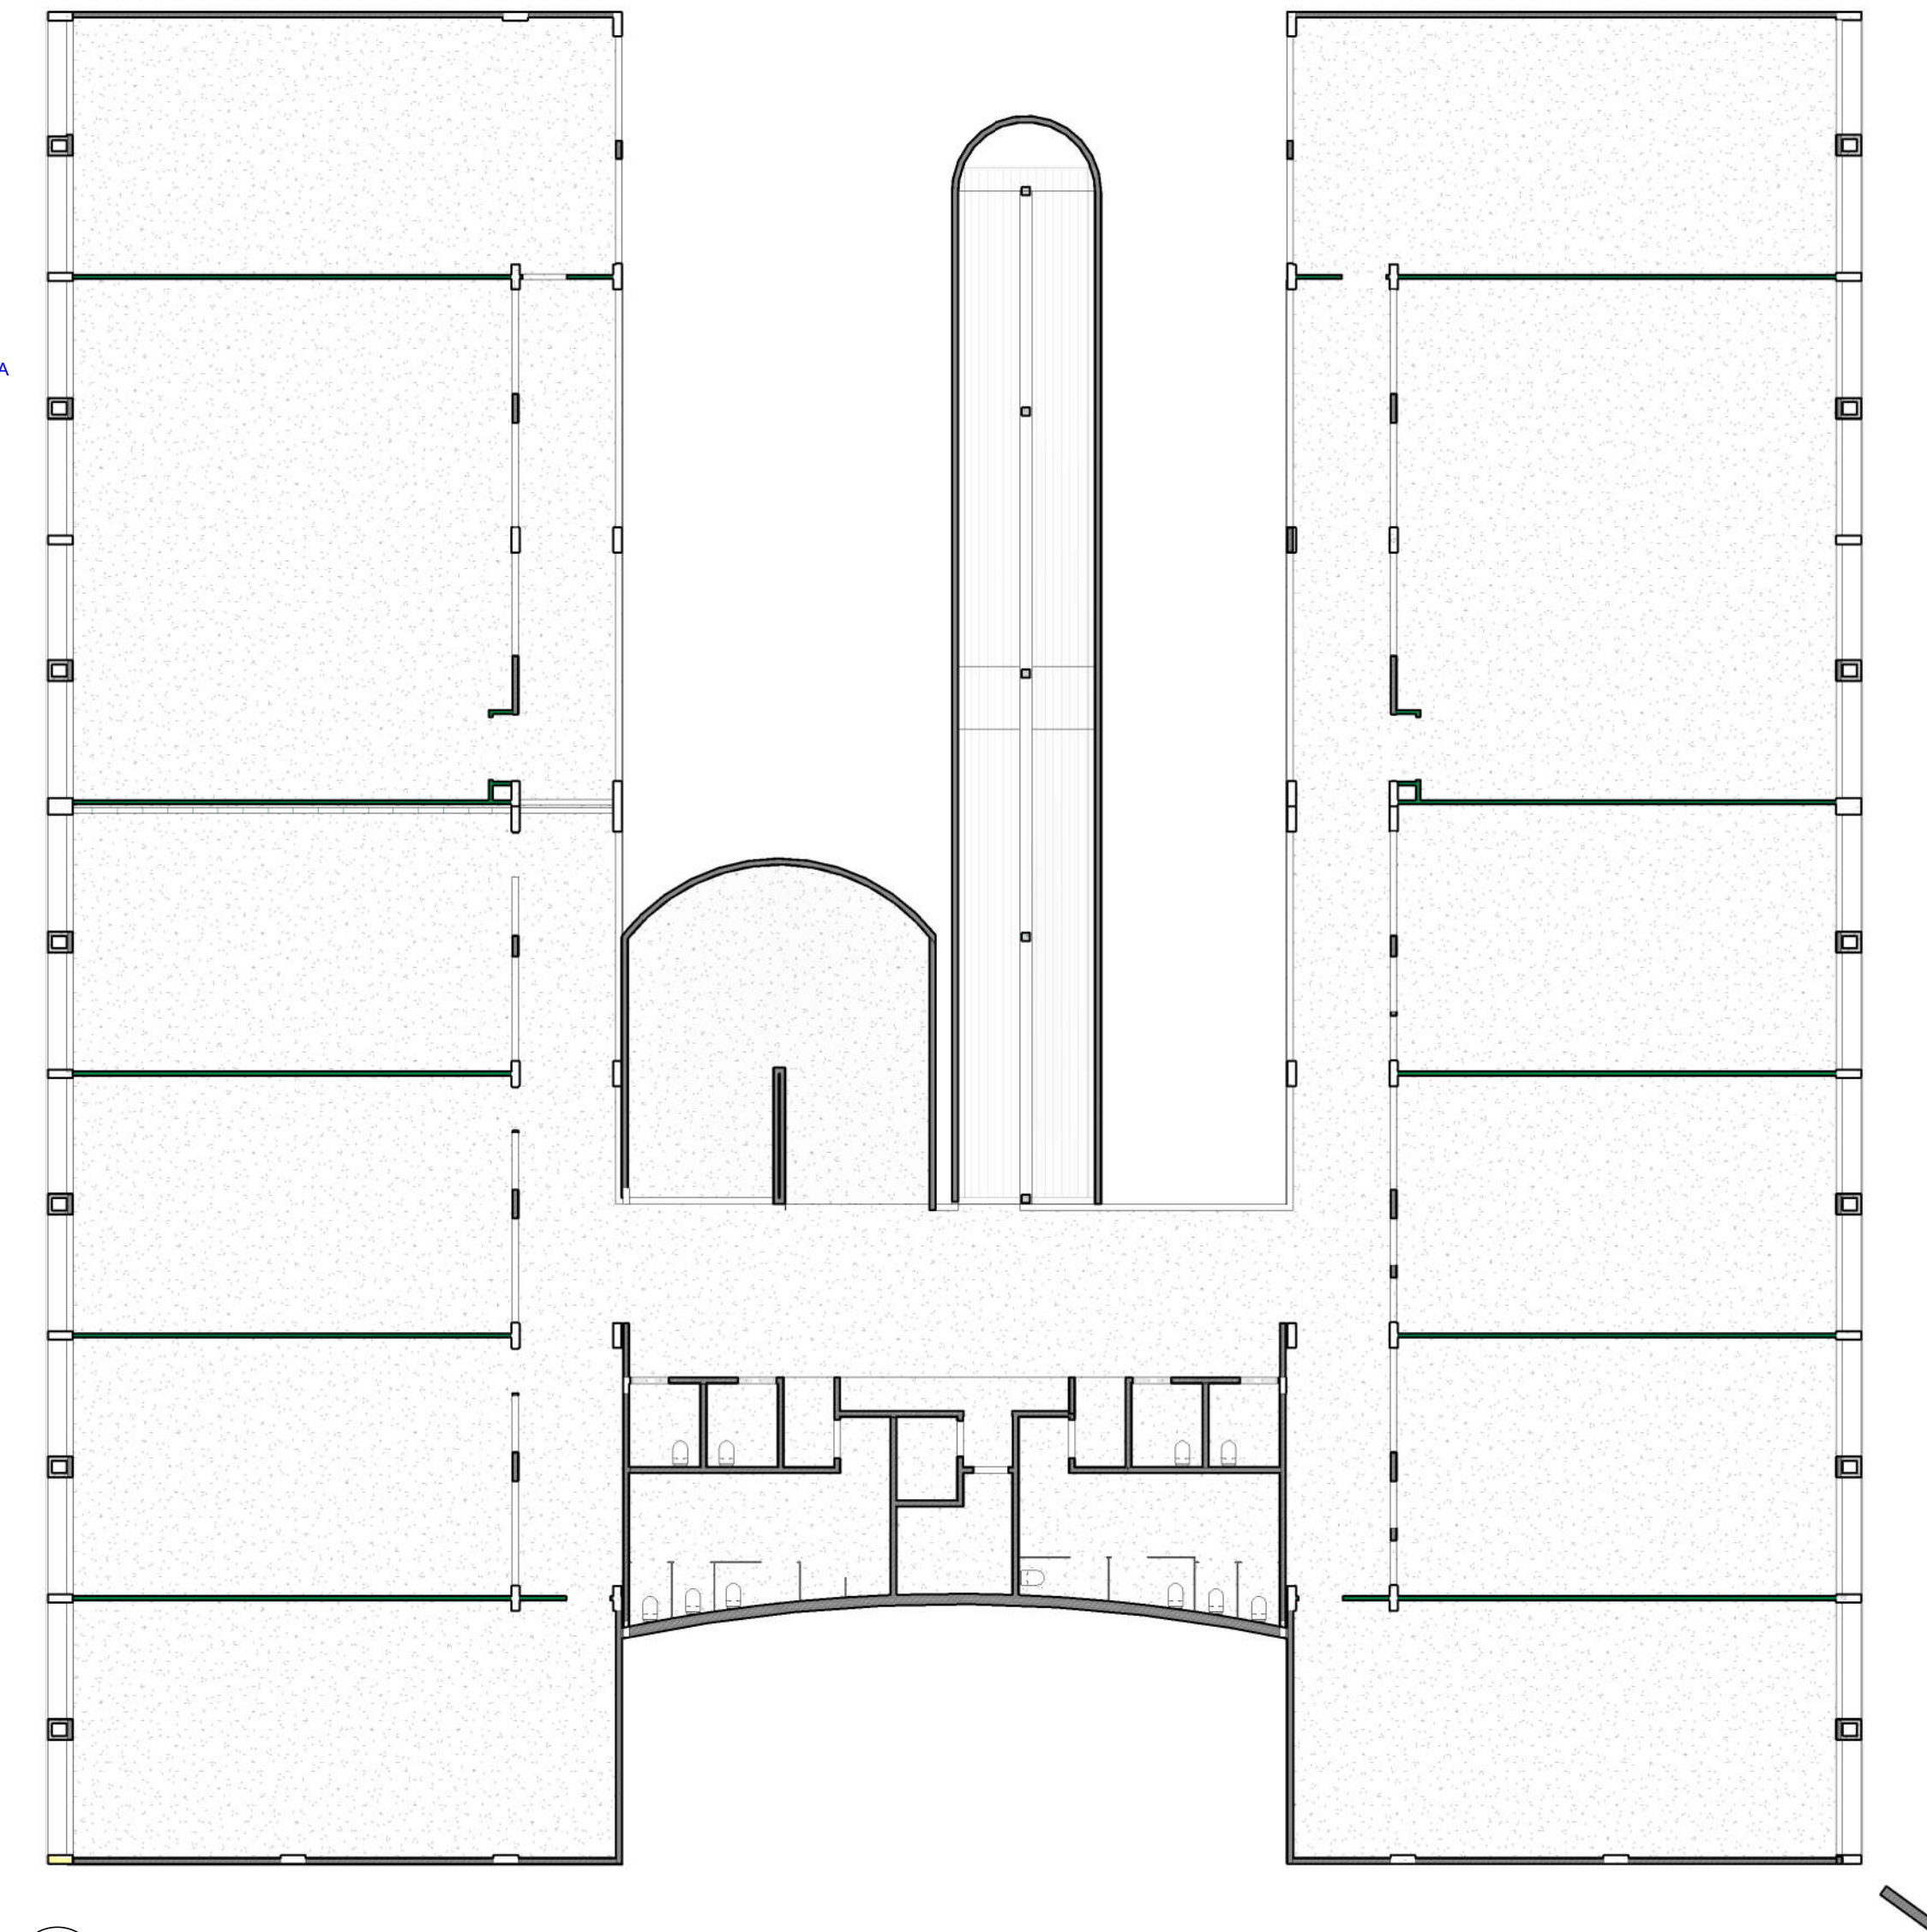

2 PLANTA BAIXA 1º ALVENARIA
ESCALA 1:200

PROPRIETÁRIO: INSTITUTO FEDERAL DE RONDÔNIA


PROJETO: ALEXANDRE GONZAGA FERREIRA
CAU-GO 115224-6

EXECUÇÃO:

FOLHA 8/9 REV01	PROJETO: LABORATÓRIOS - MEDICINA VETERINÁRIA		
	LOCAL: JARU - RONDÔNIA		
PROPRIETÁRIO: INSTITUTO FEDERAL DE RONDÔNIA			
DESENHO VISTO	RESPONSÁVEL	ALEXANDRE GONZAGA FERREIRA CAU-GO 115224-6	
	ALE	 INSTITUTO FEDERAL RONDÔNIA	
ALE			
ESCALAS	DESENHO(S) FORRO E ALVENARIAS 1º PAV.	ÁREA DO TERRENO: 0,00 m²	
		ÁREA DA CONST.: 2835,71 m²	
		TX DE OCUPAÇÃO: 0%	
		ÍNDICE DE APROV.: 1	
VERSÃO		DATA	
R04		SET - 2020	





- DIVISÓRIA - BOX EM GRANITO CINZA ANDORINHA
- PAREDE EM GESSO ACARTONADO COM ENCIMENTO INTERNO EM LAJE DE ROCHA PARA ISOLAMENTO ACÚSTICO
- PAREDE DE ALVENARIA - TUAJO CERÂMICO FURADO DE 1/2VZ ACABAMENTO FINAL 15.00m
- PAREDE DE ALVENARIA - TUAJO CERÂMICO FURADO DE 1/2VZ ACABAMENTO FINAL 25.00m
- PAREDE EM PLACA CIMENTÍCIA FIXADA EM ESTRUTURA AUXILIAR METÁLICA PARA REQUADRAMENTO DO SHAFT PERMITINDO MANUTENÇÃO FUTURA

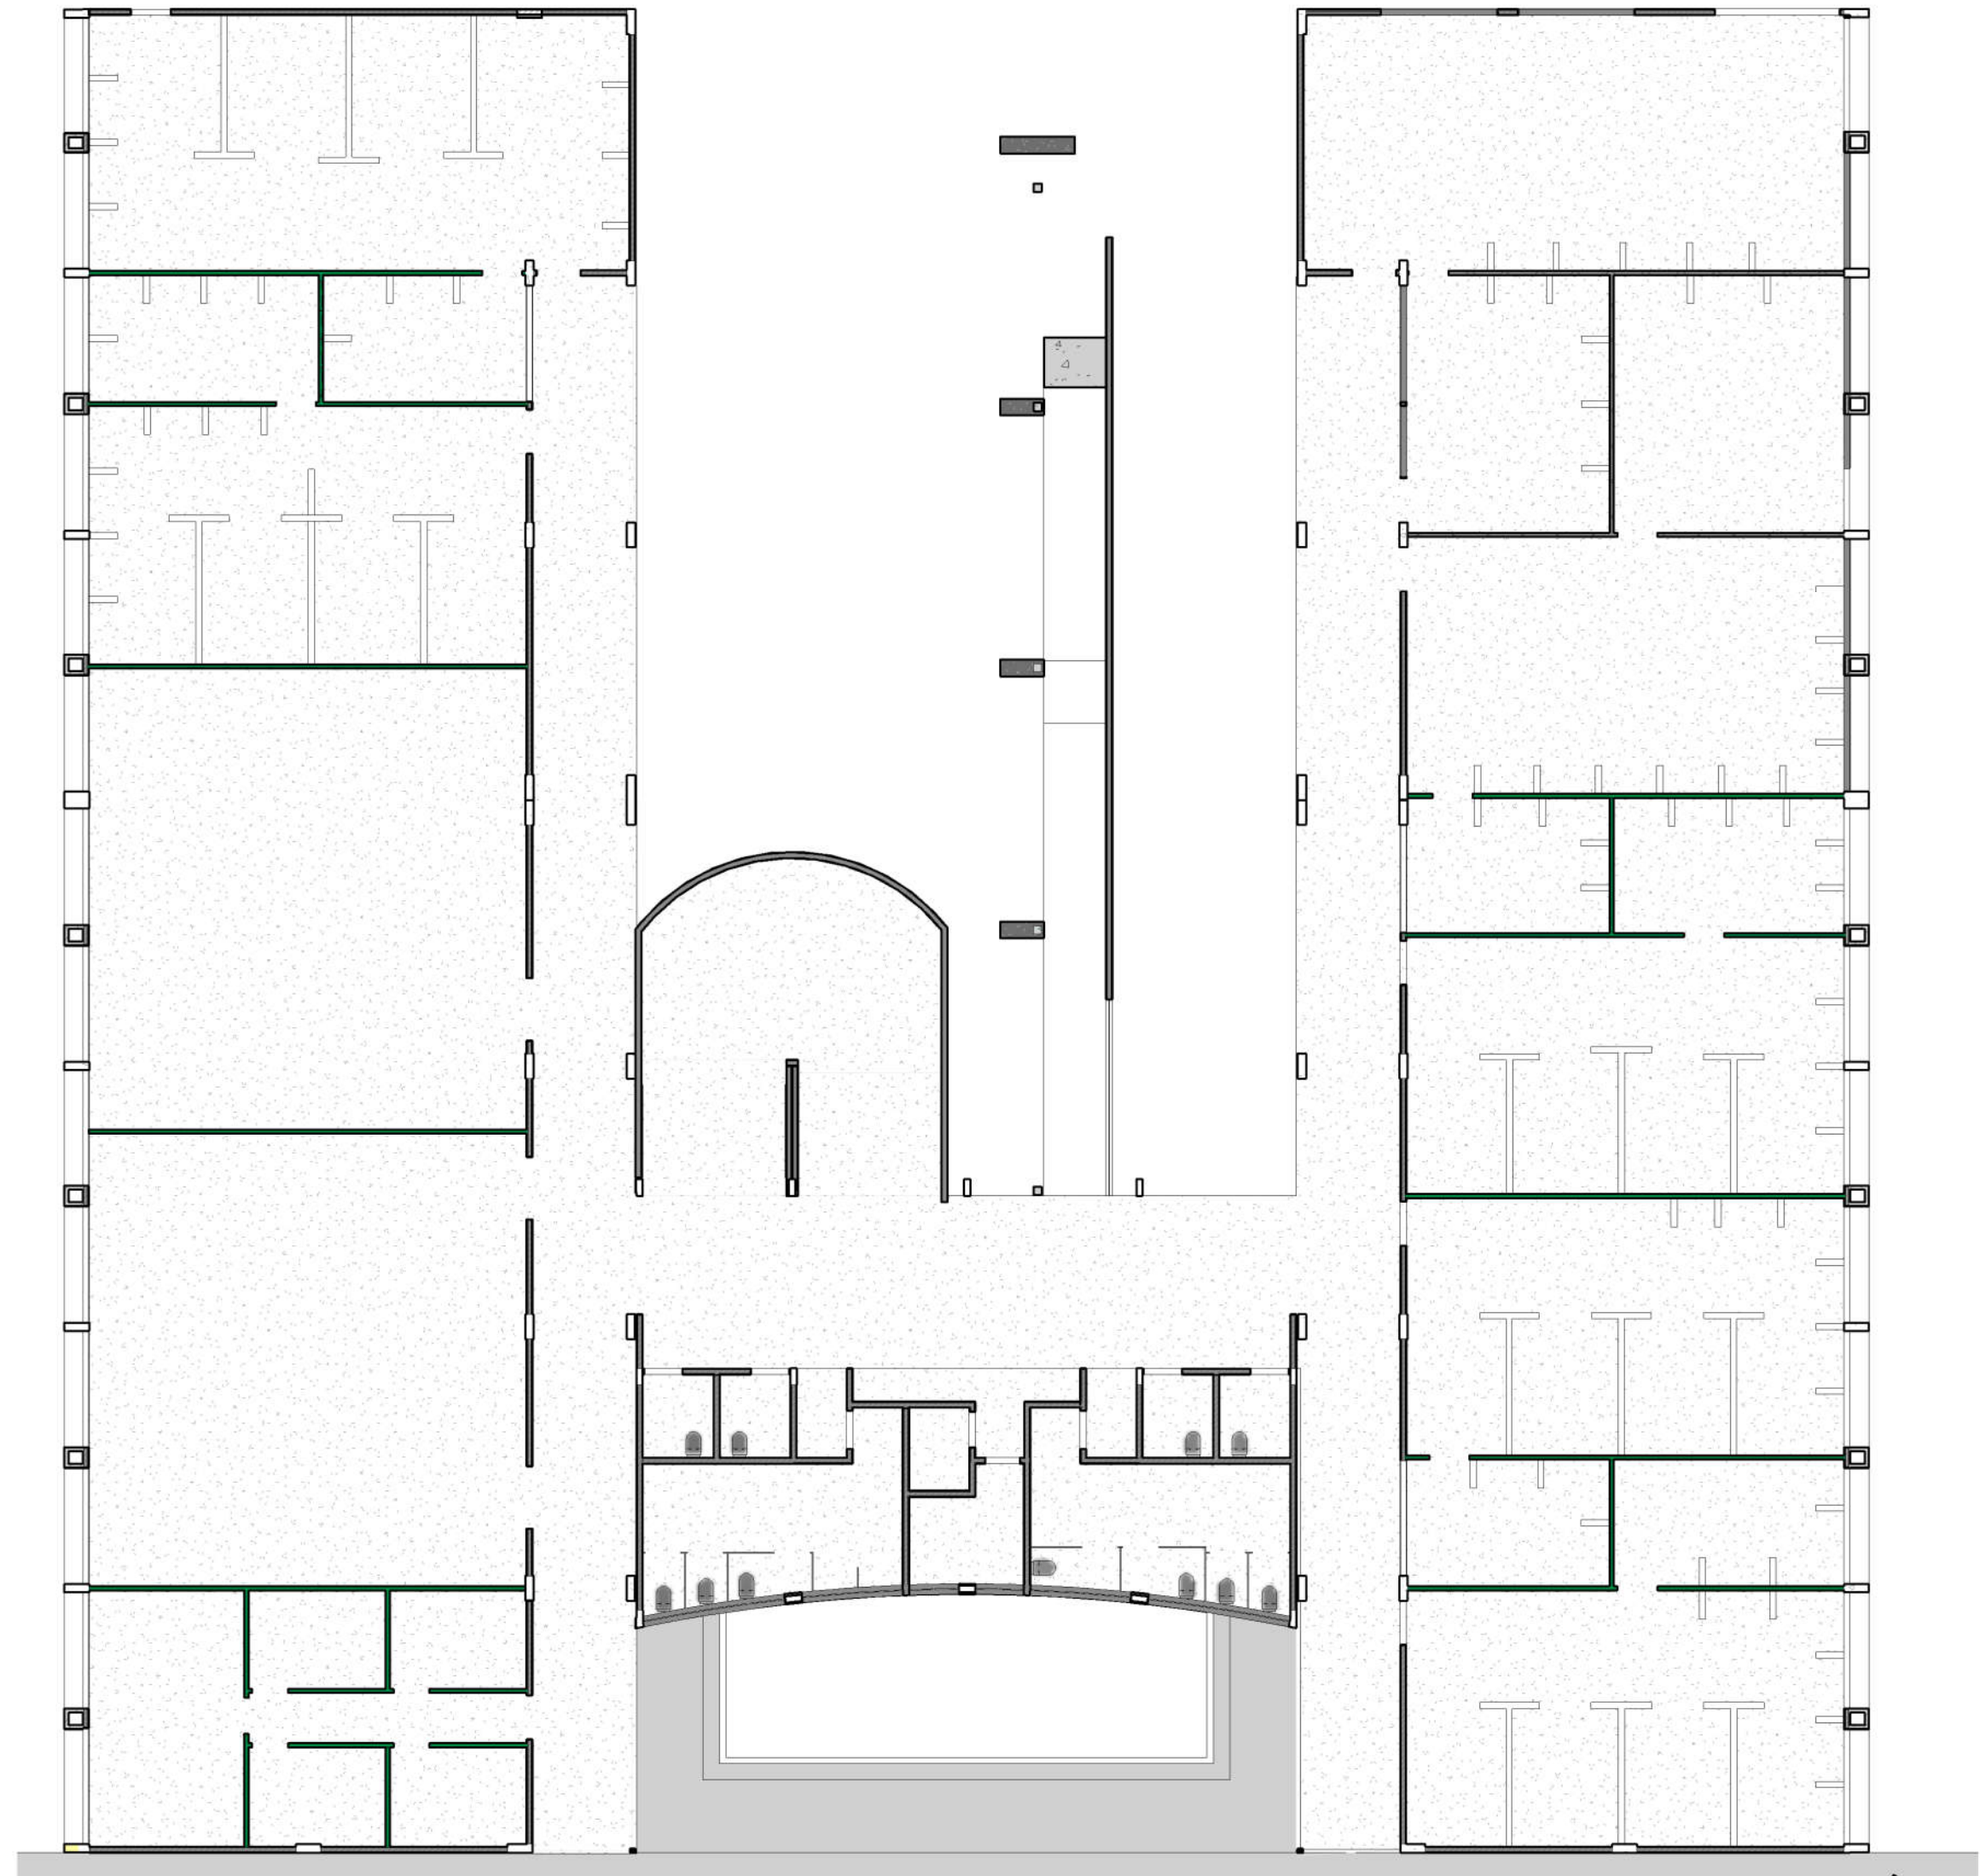


2 PLANTA BAIXA TÉRREO-ALVENARIA
ESCALA 1:200

1 TÉRREO
ESCALA 1:100

PROPRIETÁRIO: INSTITUTO FEDERAL DE RONDÔNIA		
PROJETO: ALEXANDRE GONZAGA FERREIRA CAU-GO 115224-6		
EXECUÇÃO:		
FOLHA 9/9 REV01	PROJETO: LABORATÓRIOS - MEDICINA VETERINÁRIA LOCAL: JARU - RONDÔNIA PROPRIETÁRIO: INSTITUTO FEDERAL DE RONDÔNIA	ALEXANDRE GONZAGA FERREIRA CAU-GO 115224-6 
DESENHO VISTO ALE	RESPONSÁVEL ALE	
ESCALAS	DESENHO(S) FORRO E ALVENARIAS TÉRREO	ÁREA DO TERRENO: 0,00 m² ÁREA DA CONST.: 2835,71 m² TX DE OCUPAÇÃO: 0% ÍNDICE DE APROV.: 1
VERSÃO DATA		
R04 SET - 2020		

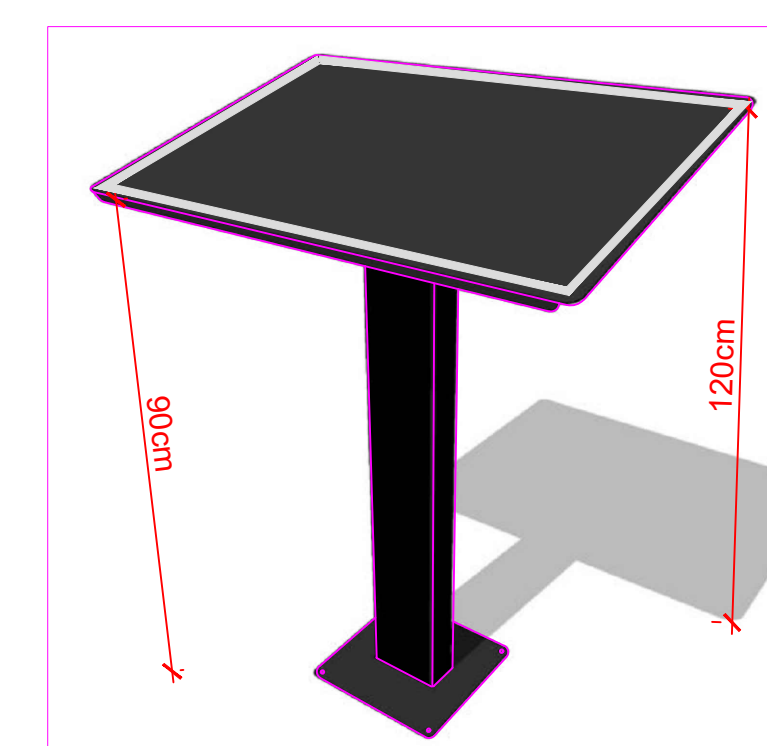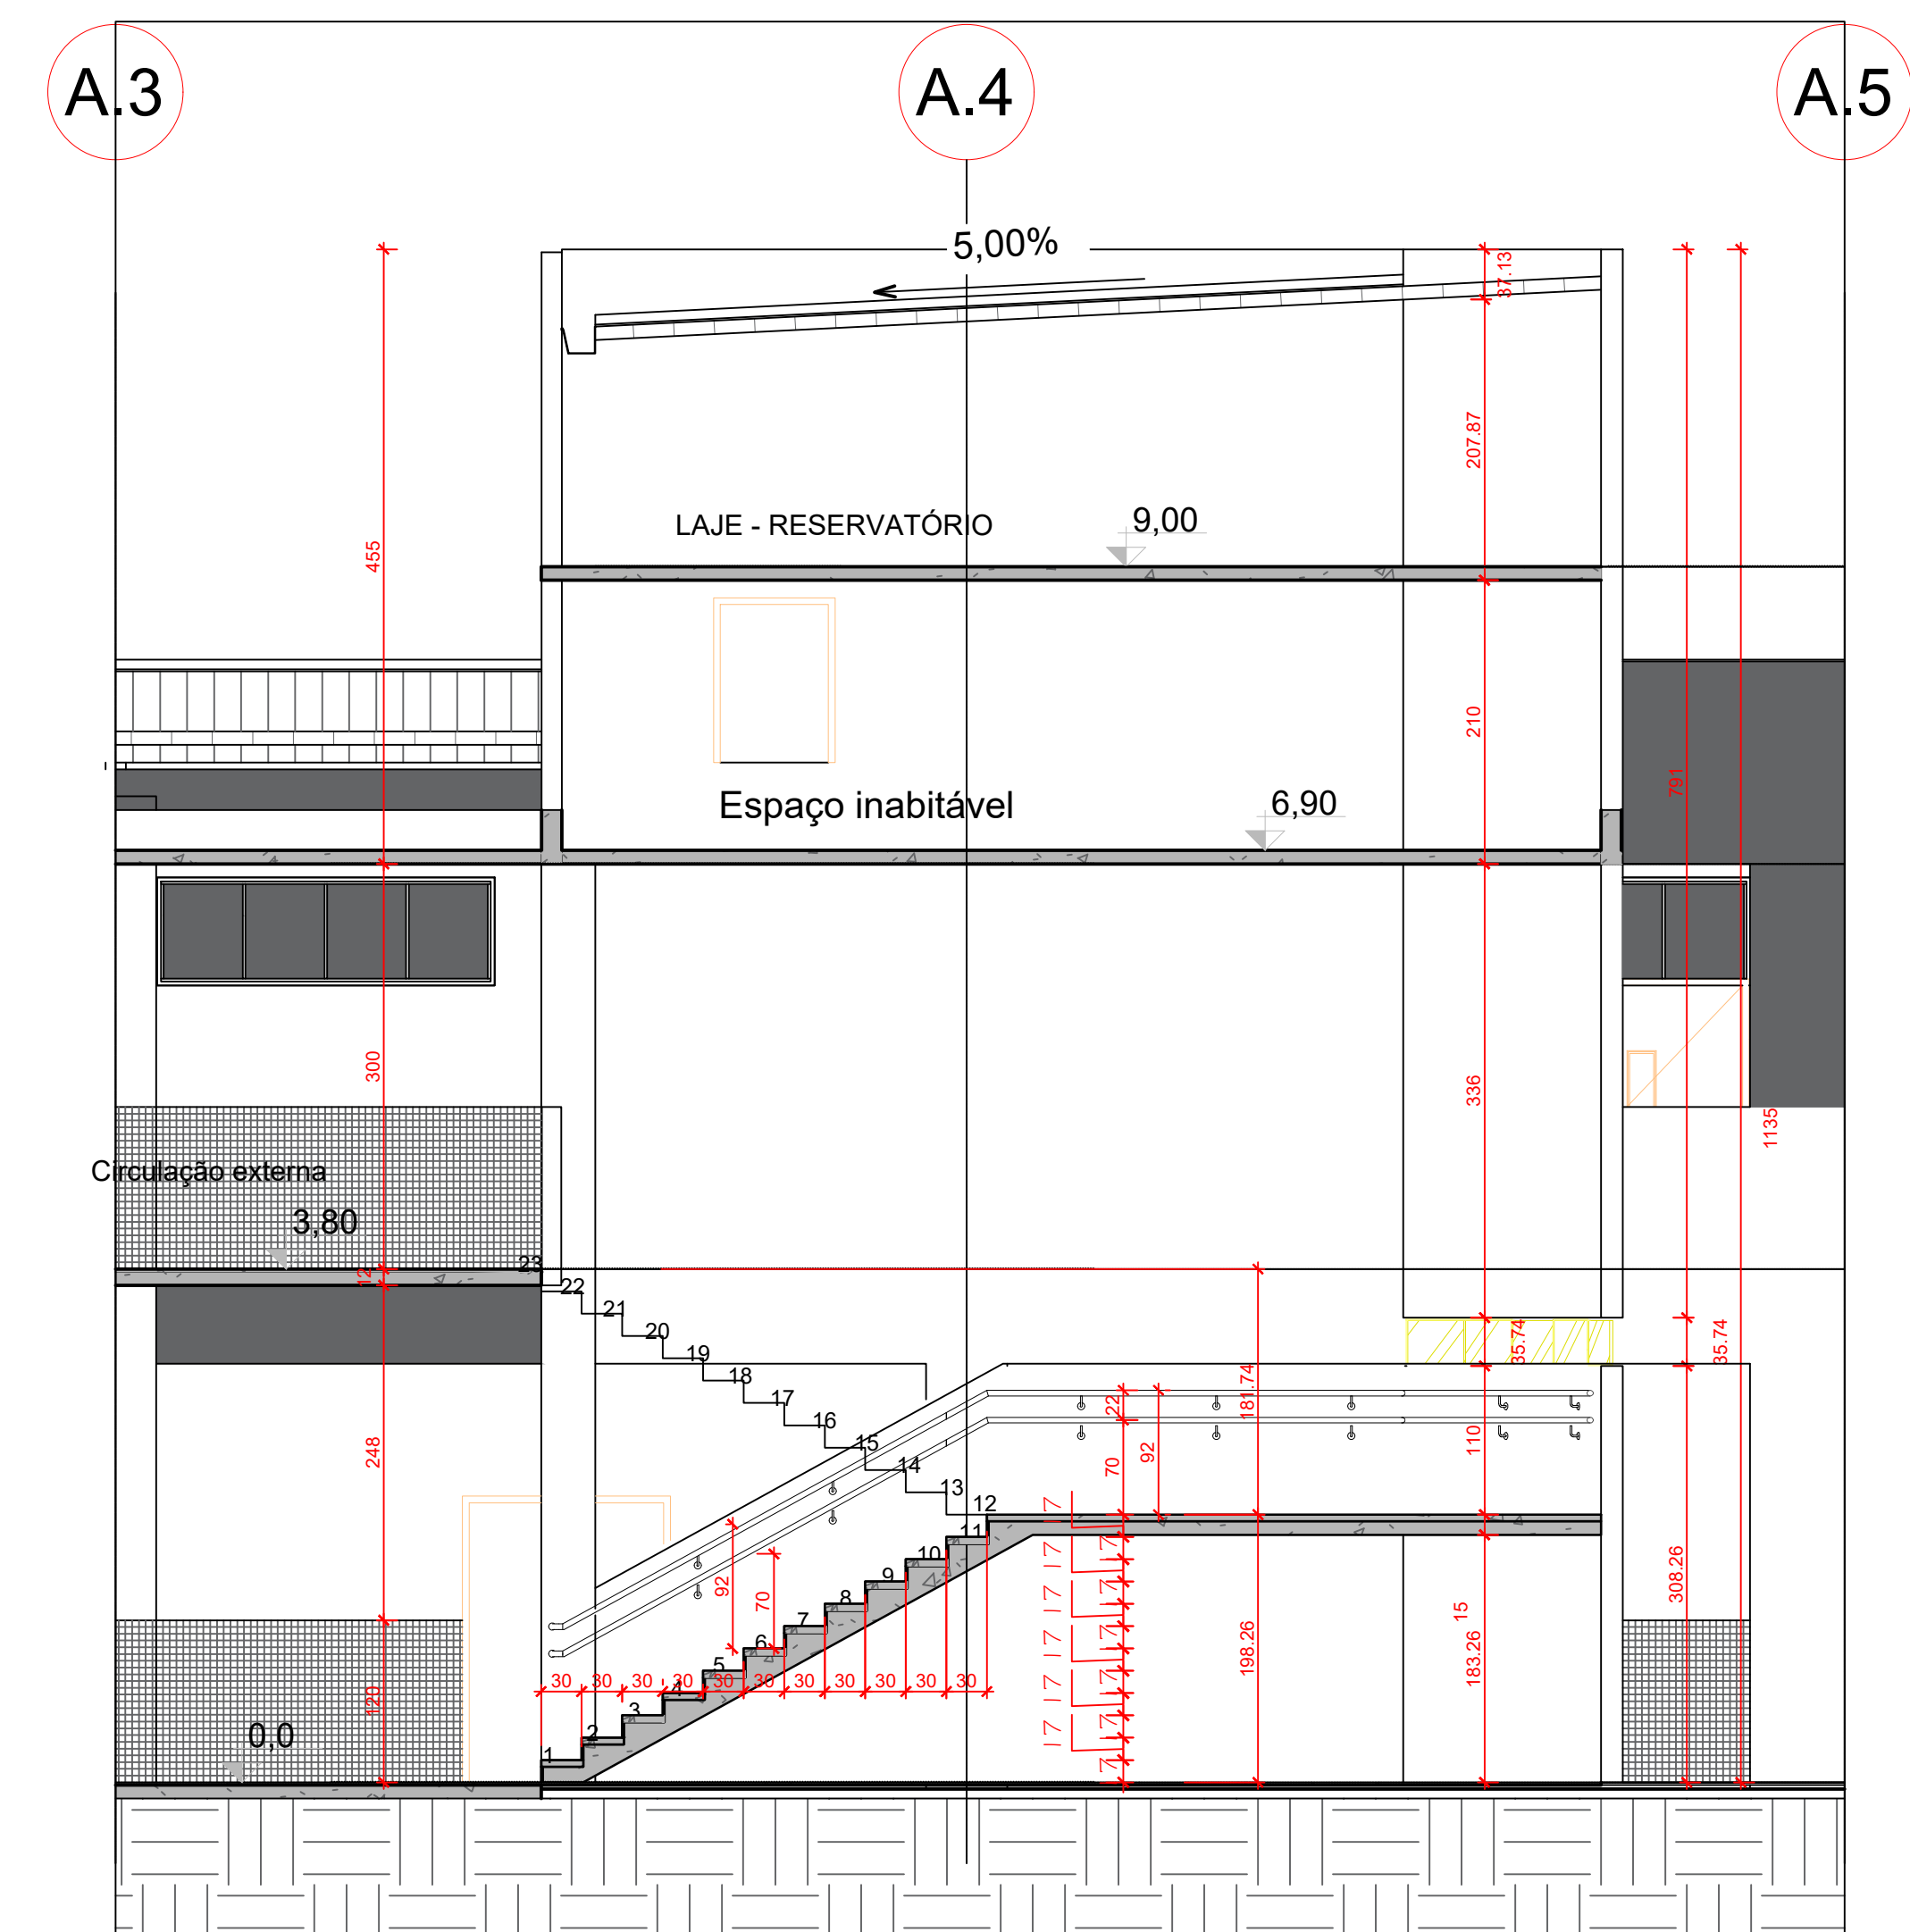

Conforme descrito no quadro de abertura todas as janelas com altura superior a 90cm serão equipadas com corrente para abertura acessível na faixa de alcance do cadeirante.

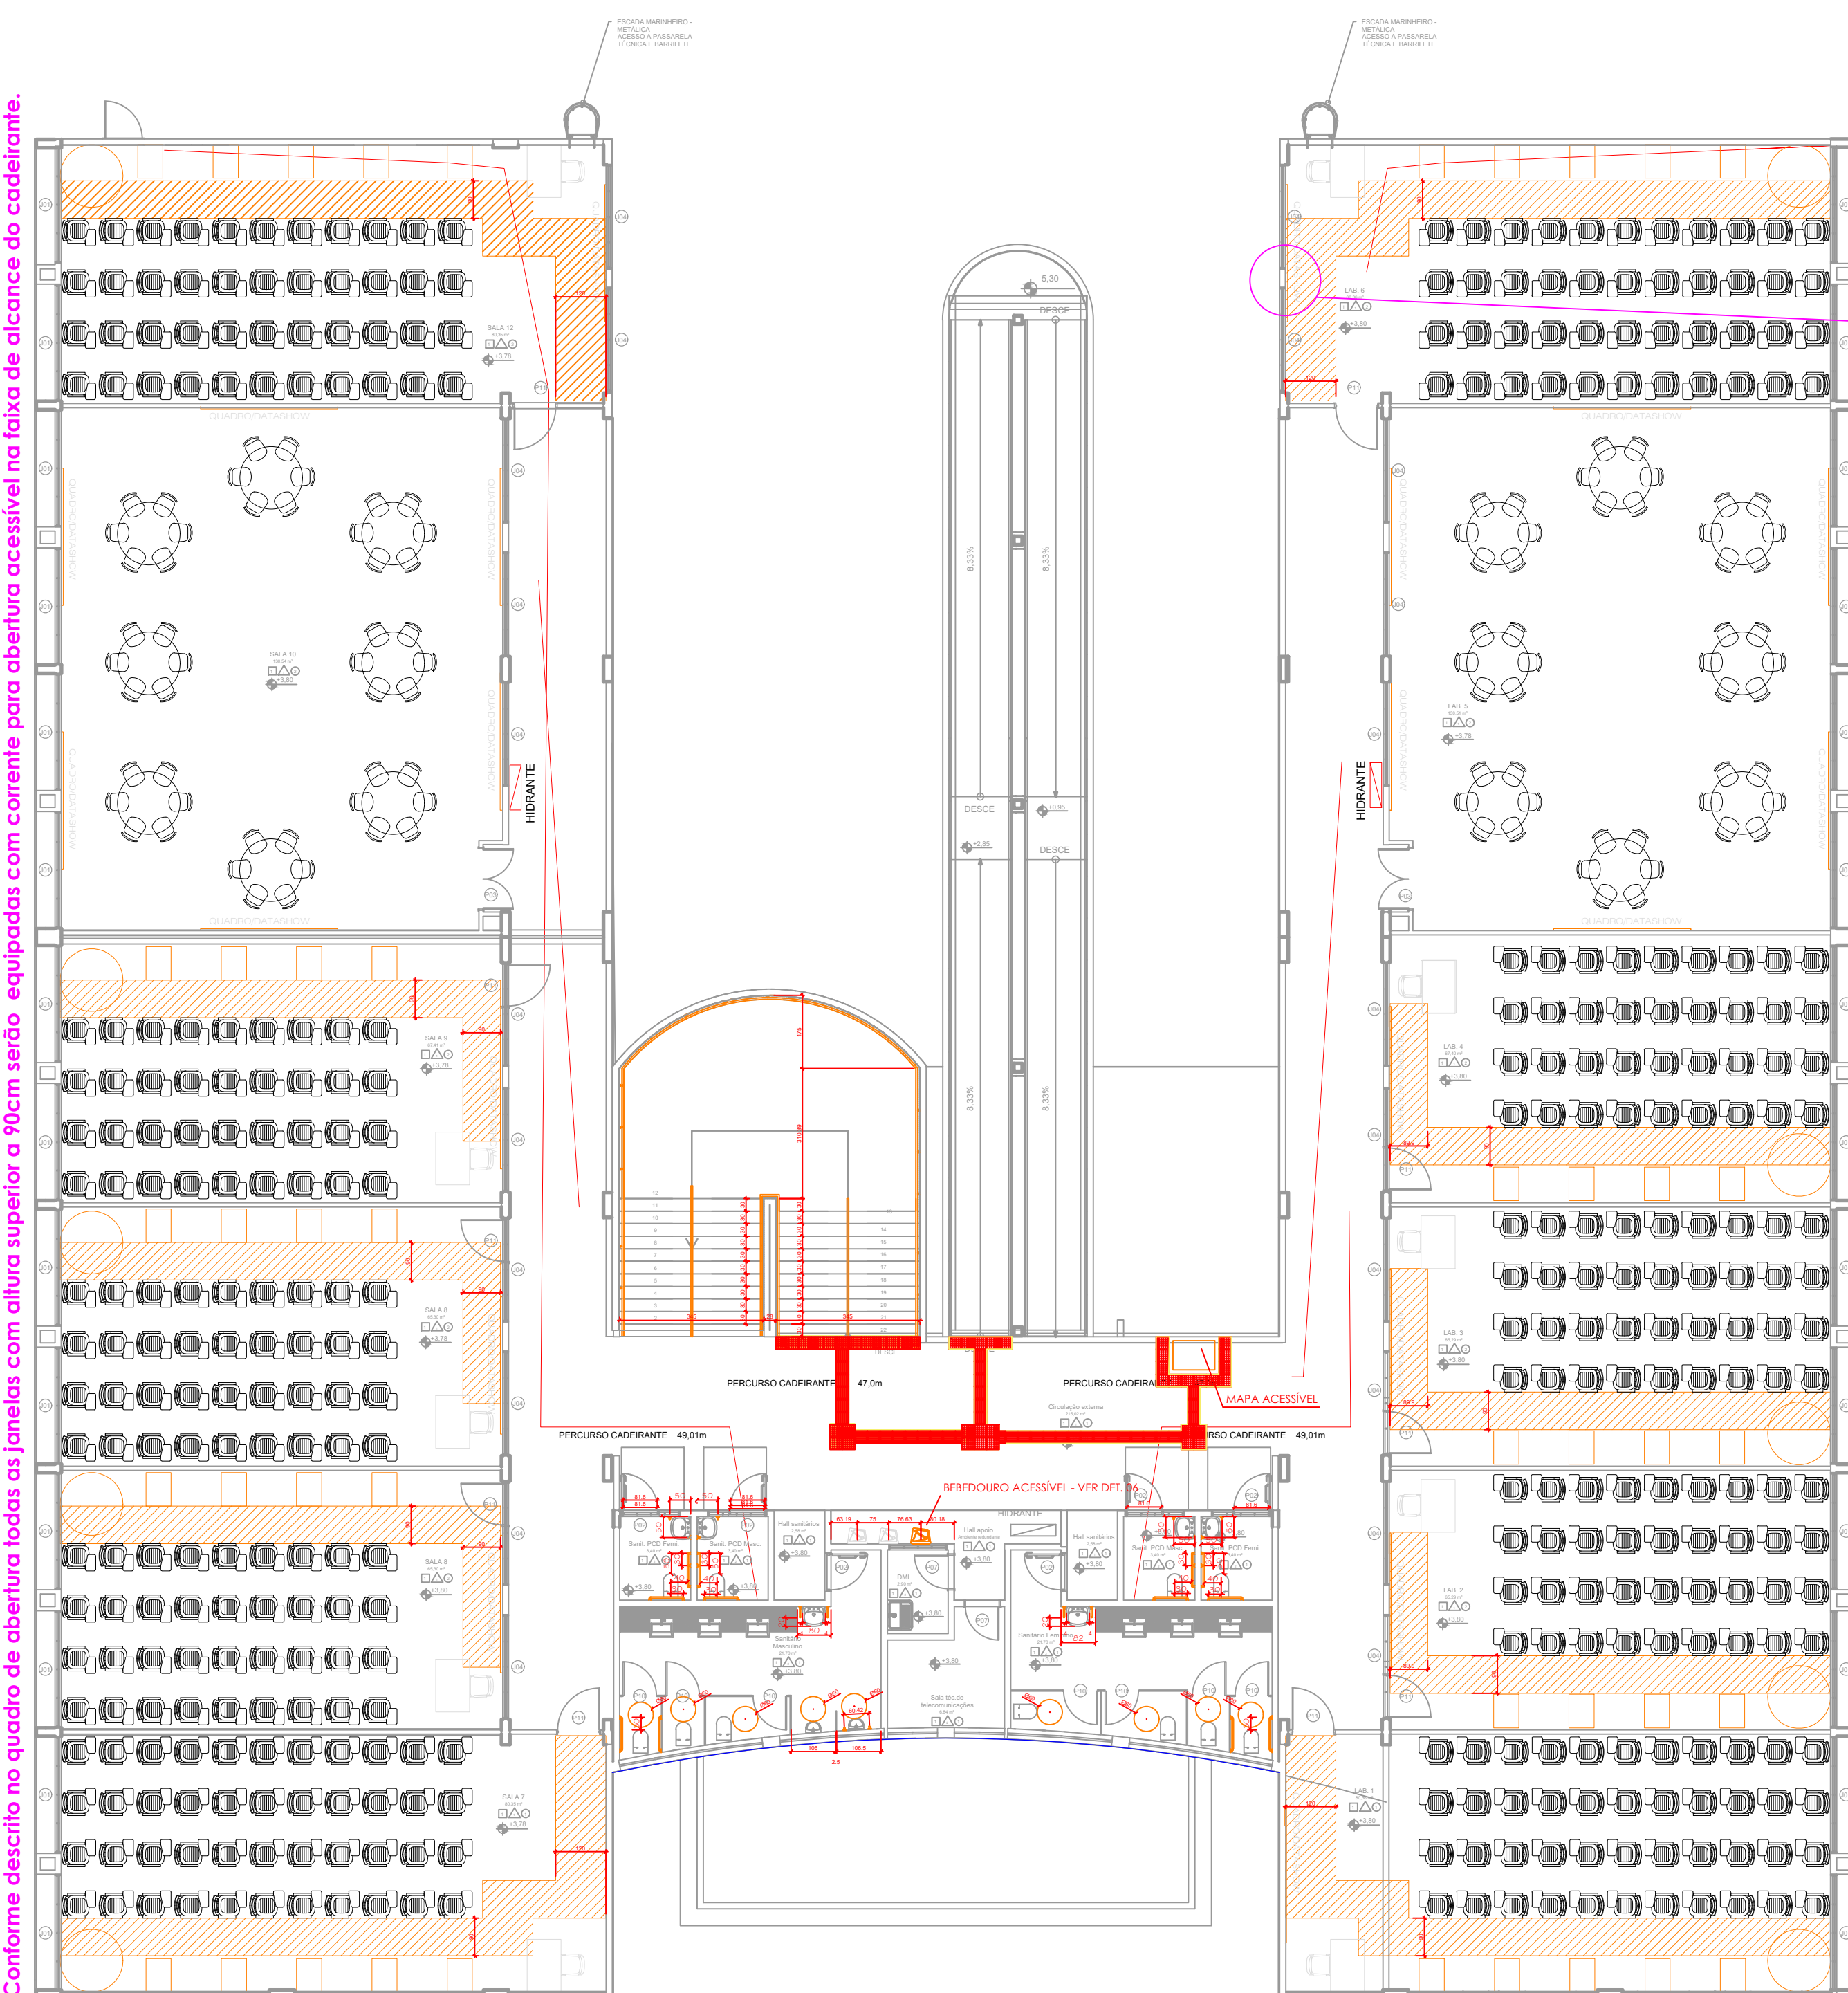

Conforme descrito no quadro de abertura todas as janelas com altura superior a 90cm serão equipadas com corrente para abertura acessível na faixa de alcance do cadeirante.

APROVAÇÃO:

ENDEREÇO: Av. Vereador Otaviano Pereira Neto, 874 – Setor 2 – CEP: 76.890-000
Jaru/RO

LABORATÓRIO VETERINÁRIO
02 PAVIMENTOS

Proprietário: _____



Autor do projeto










ALEXANDRE GONZAGA -CAU 115224-6

Responsável técnico




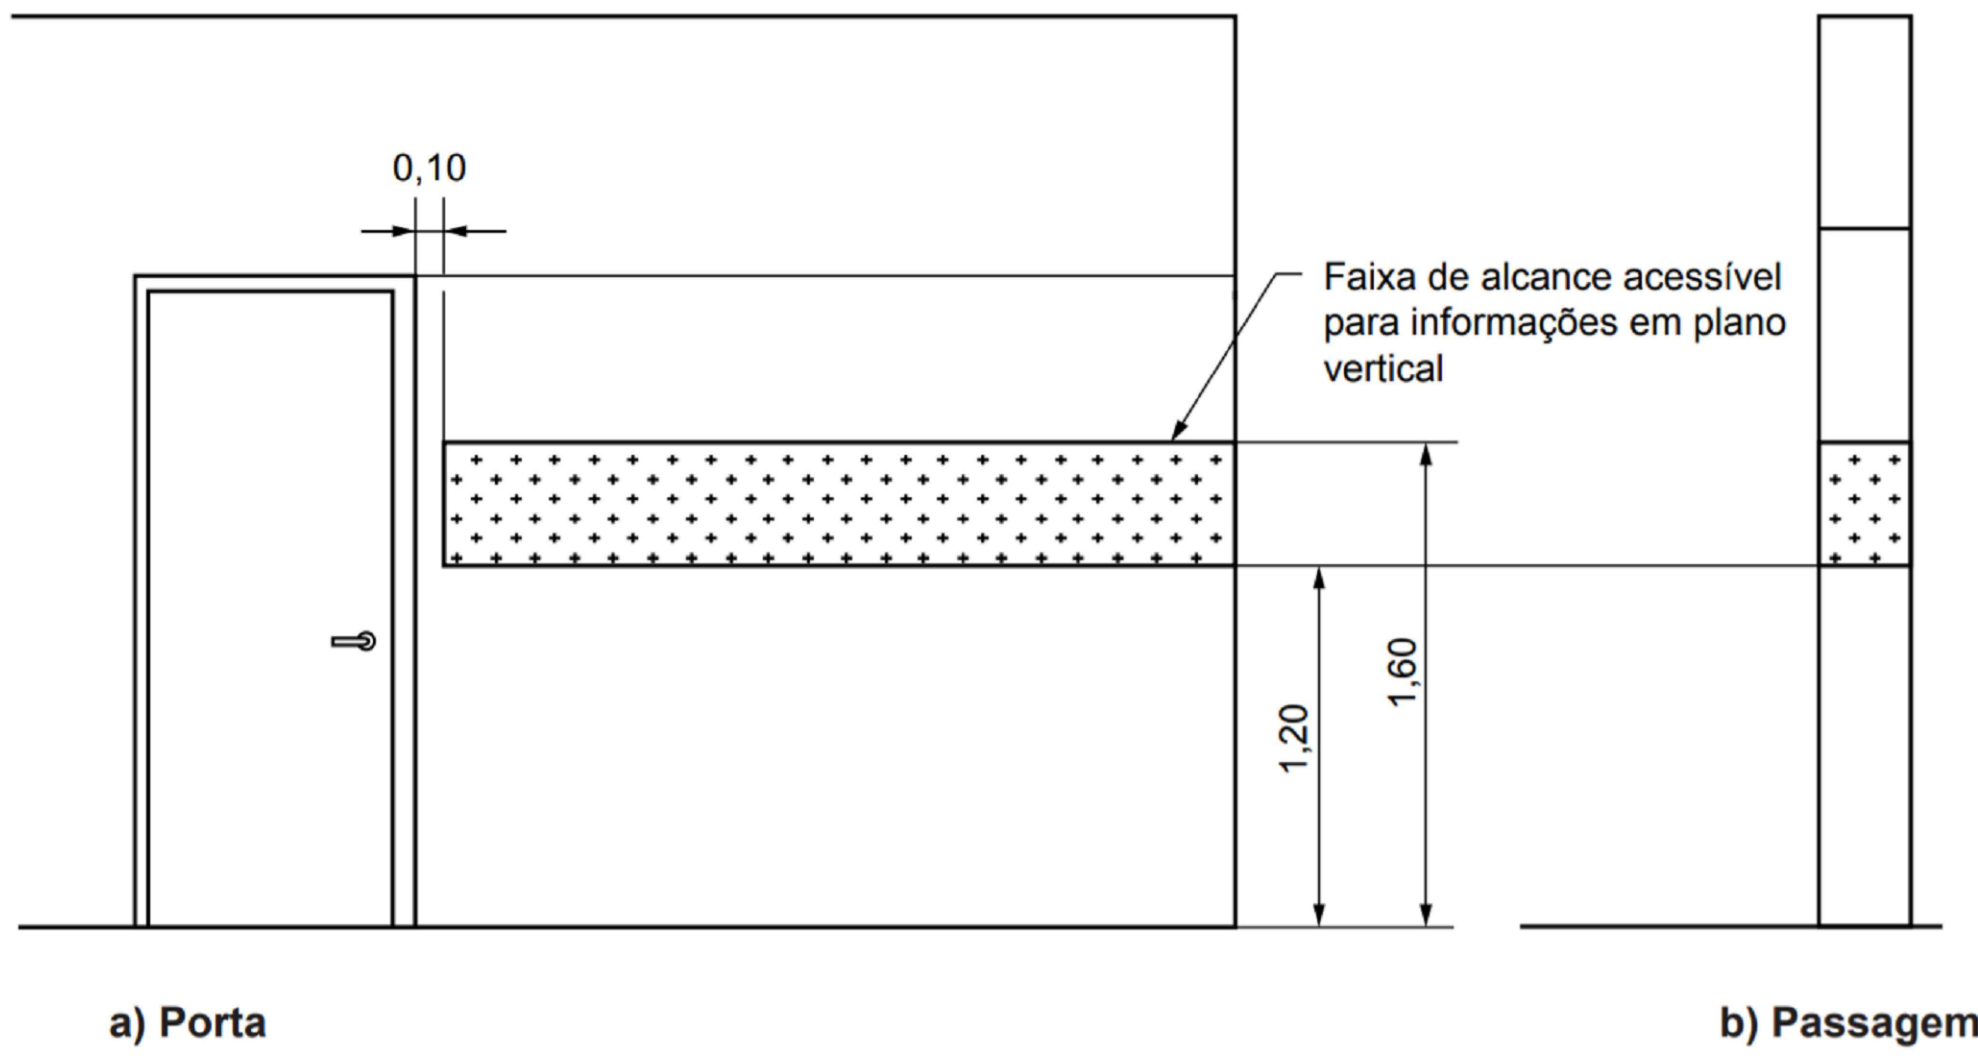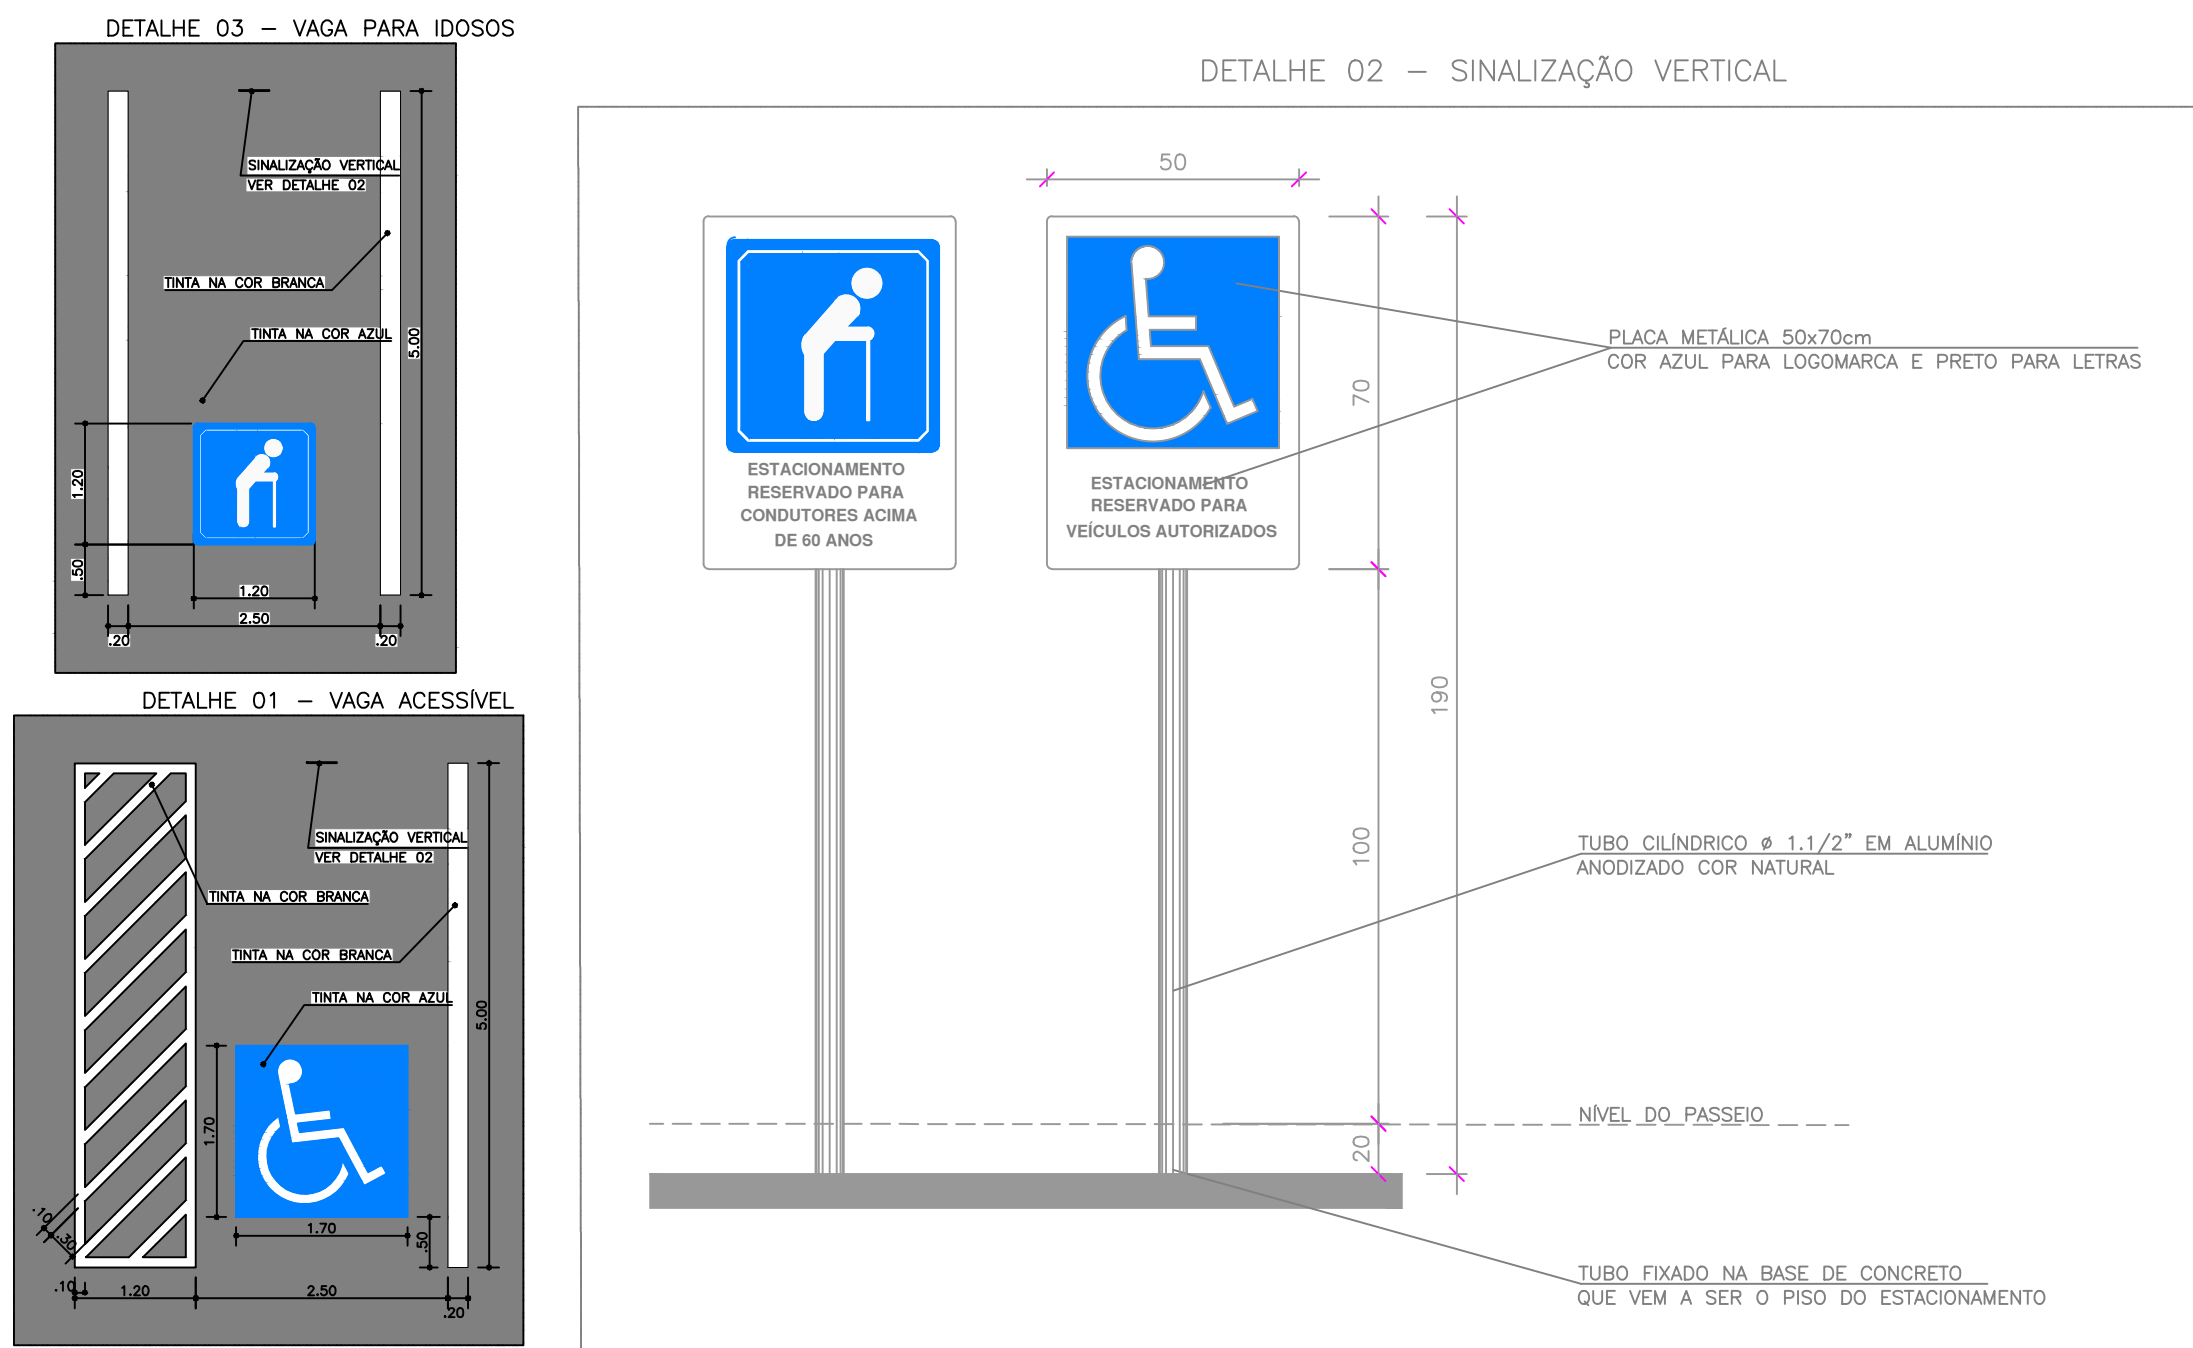

Sinalização de portas e passagens – Faixa de alcance acessível

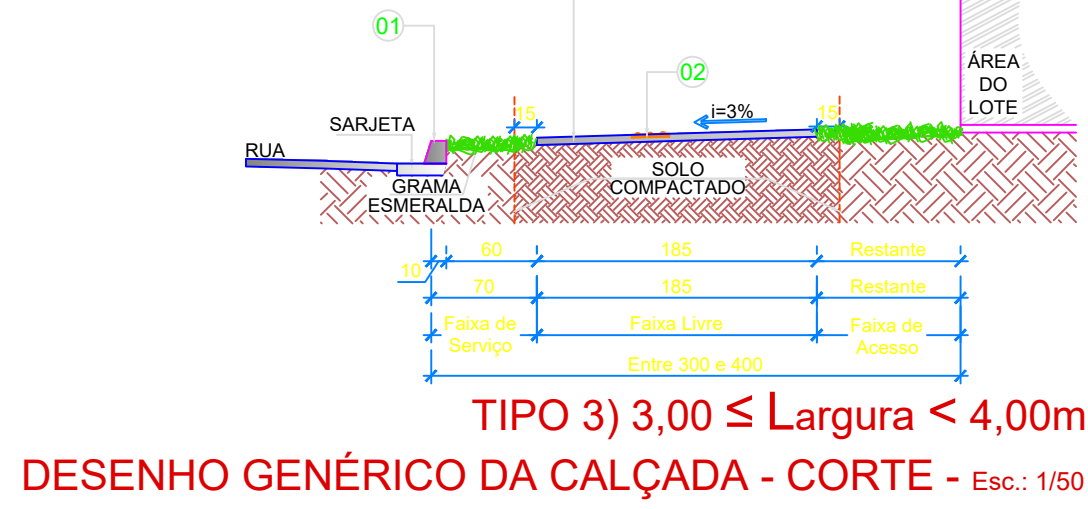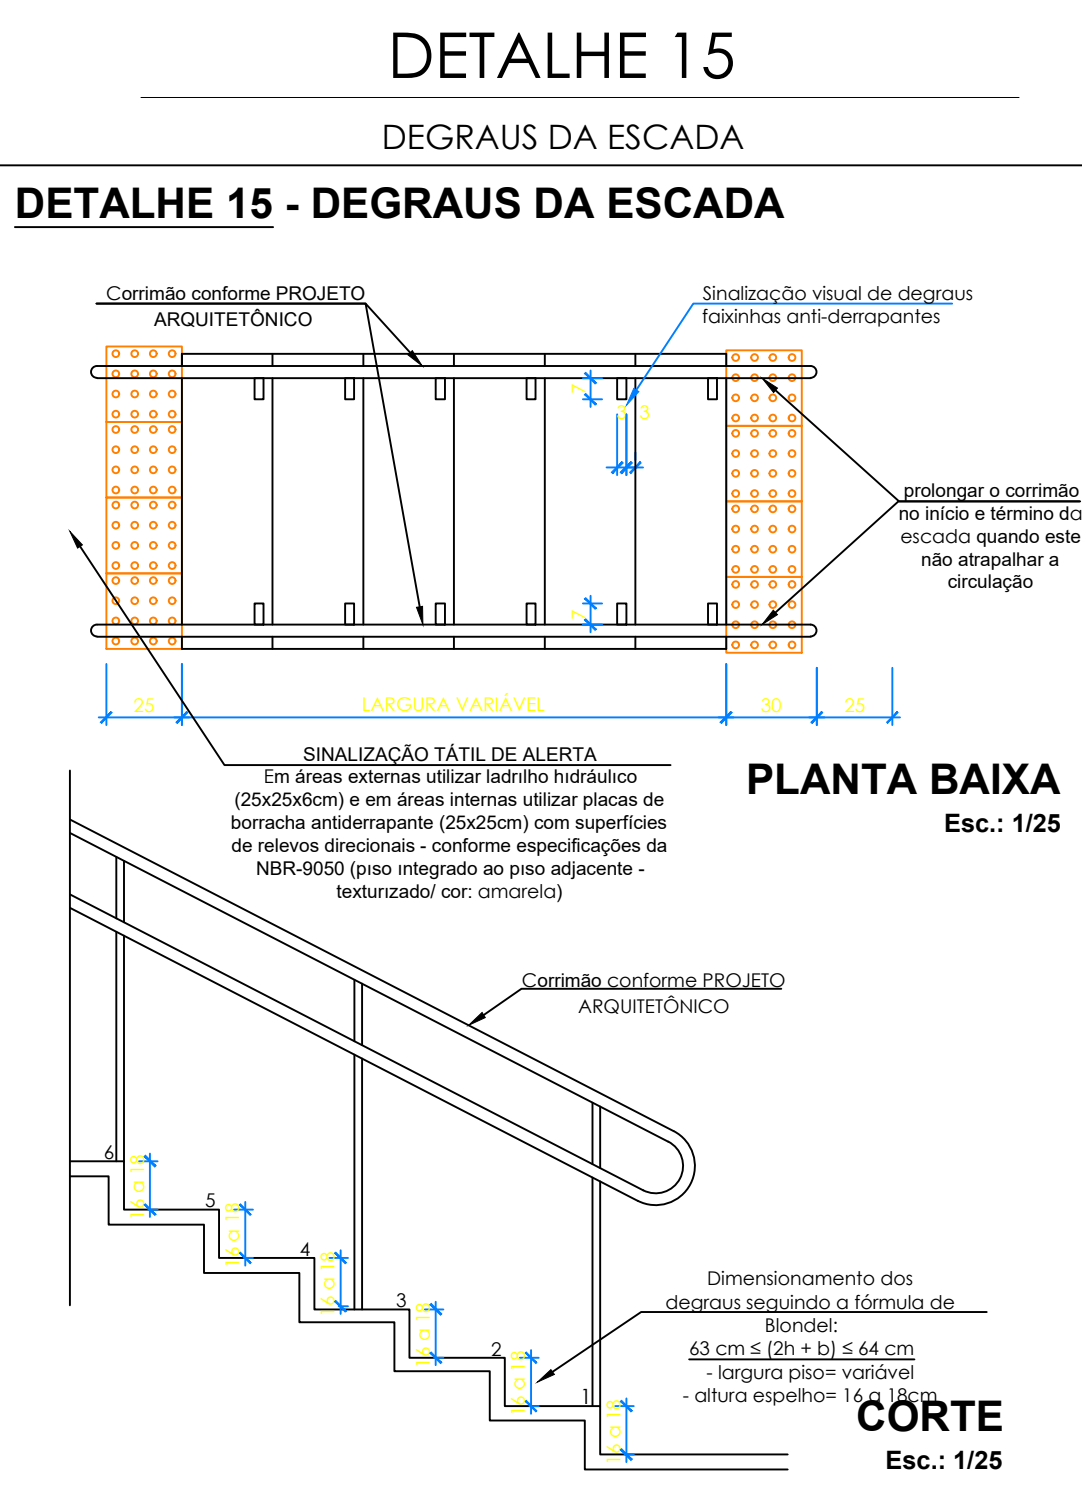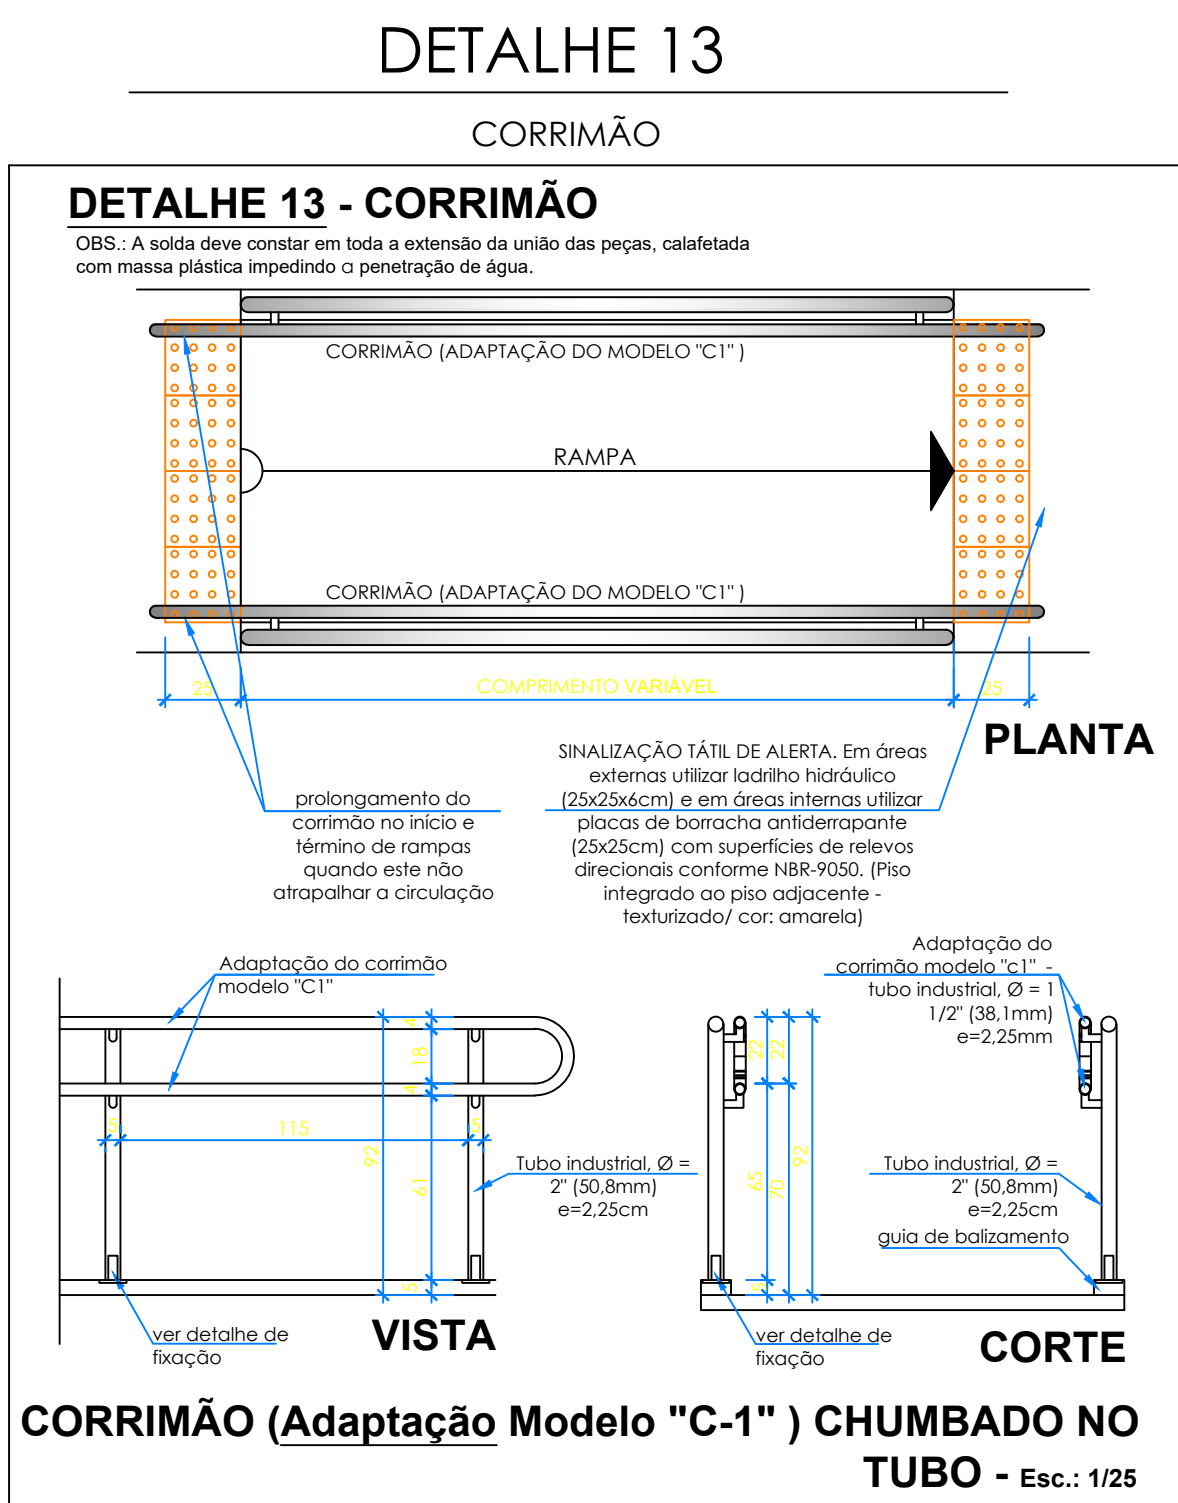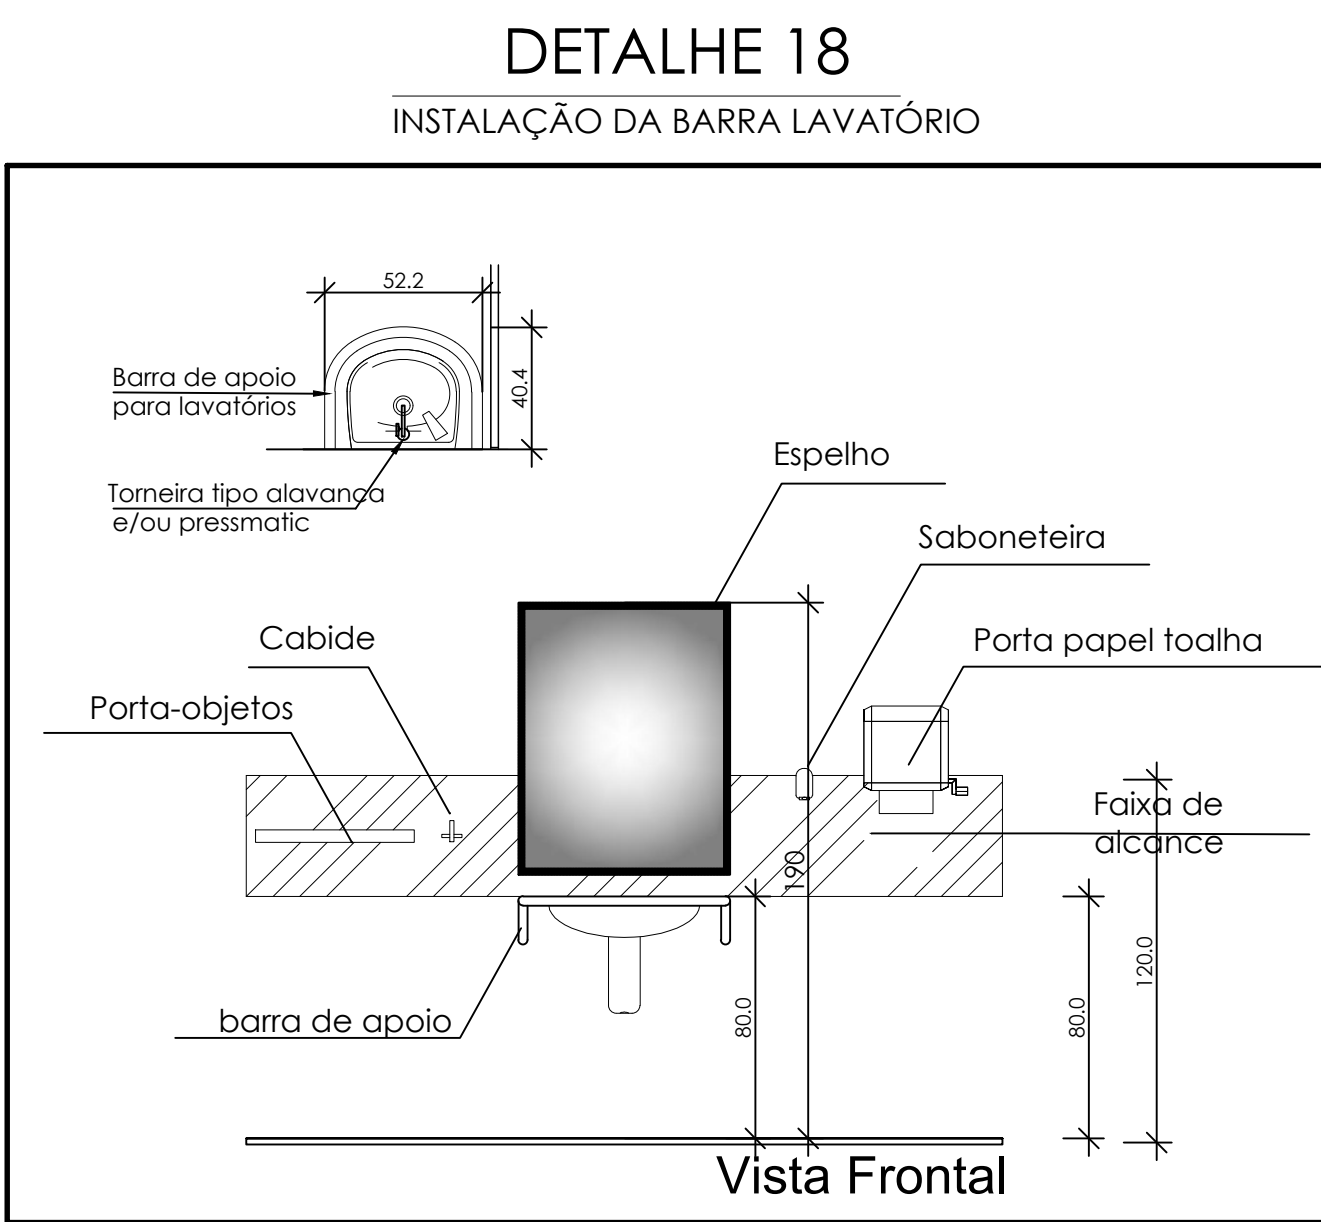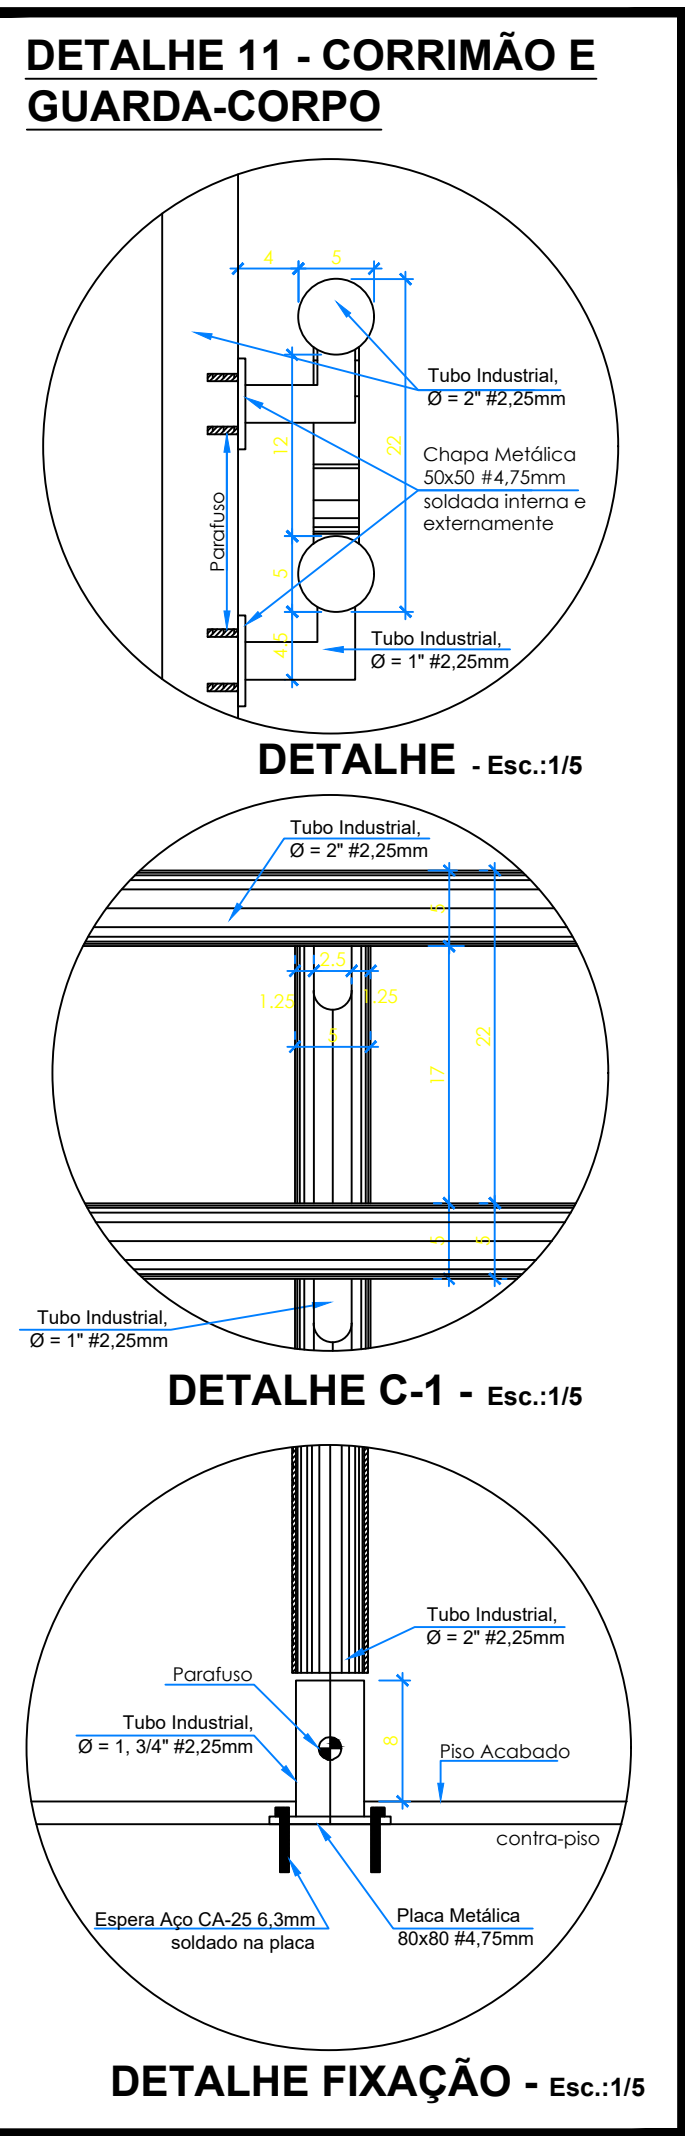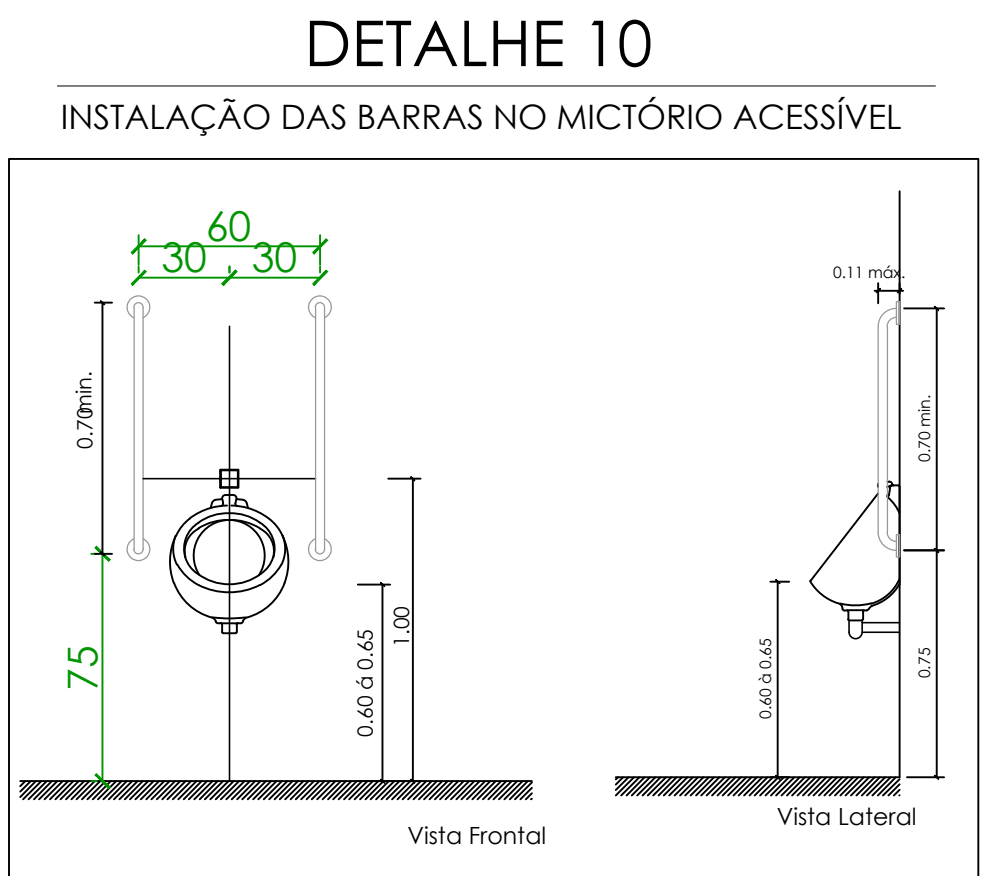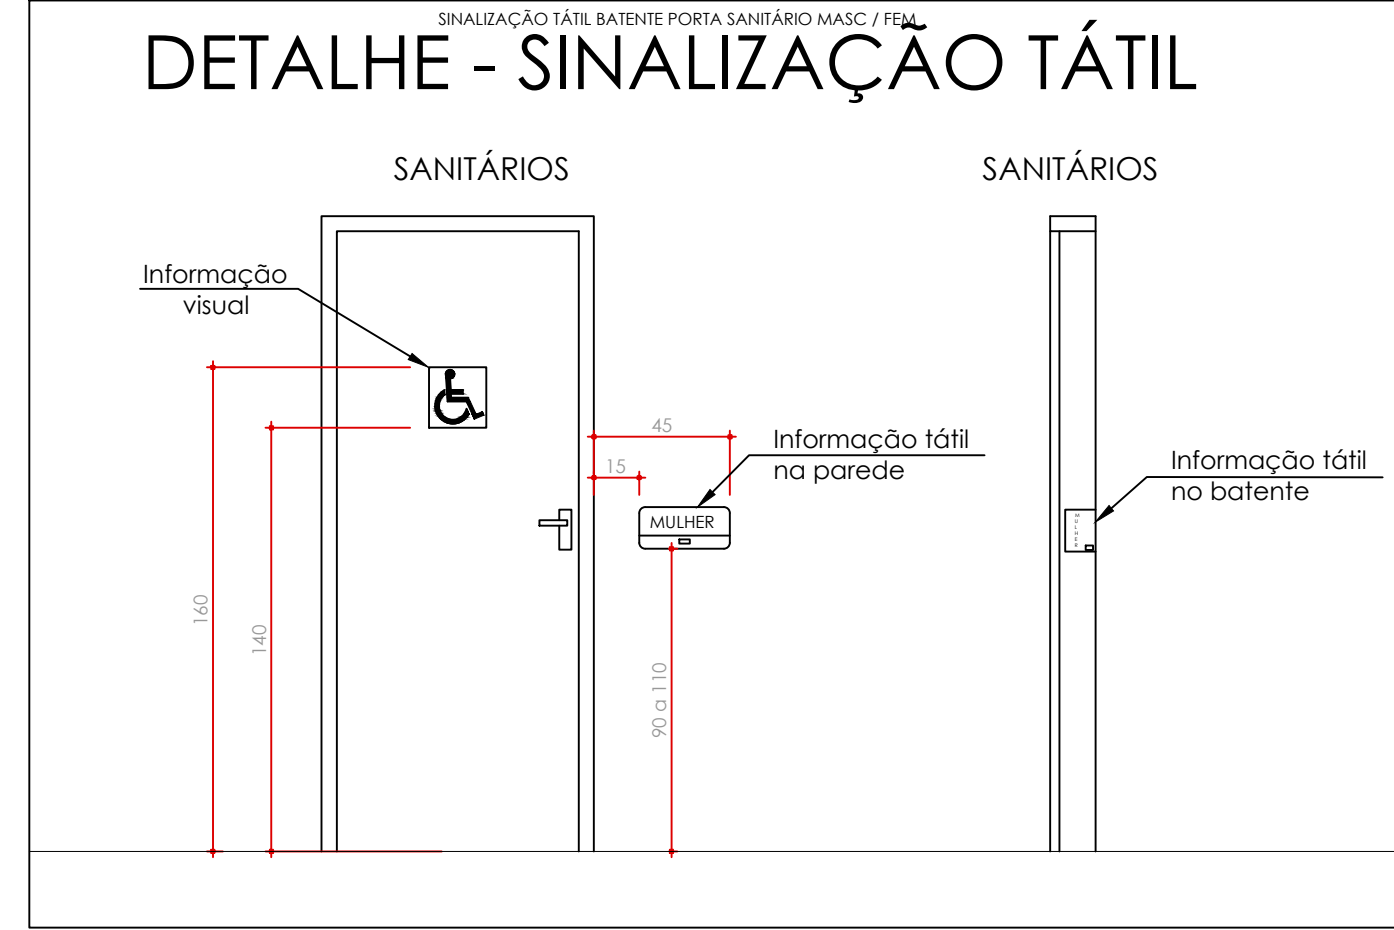

DETALHE GÊNÉRICO - INTERFERÊNCIAS NA FAIXA LIVRE

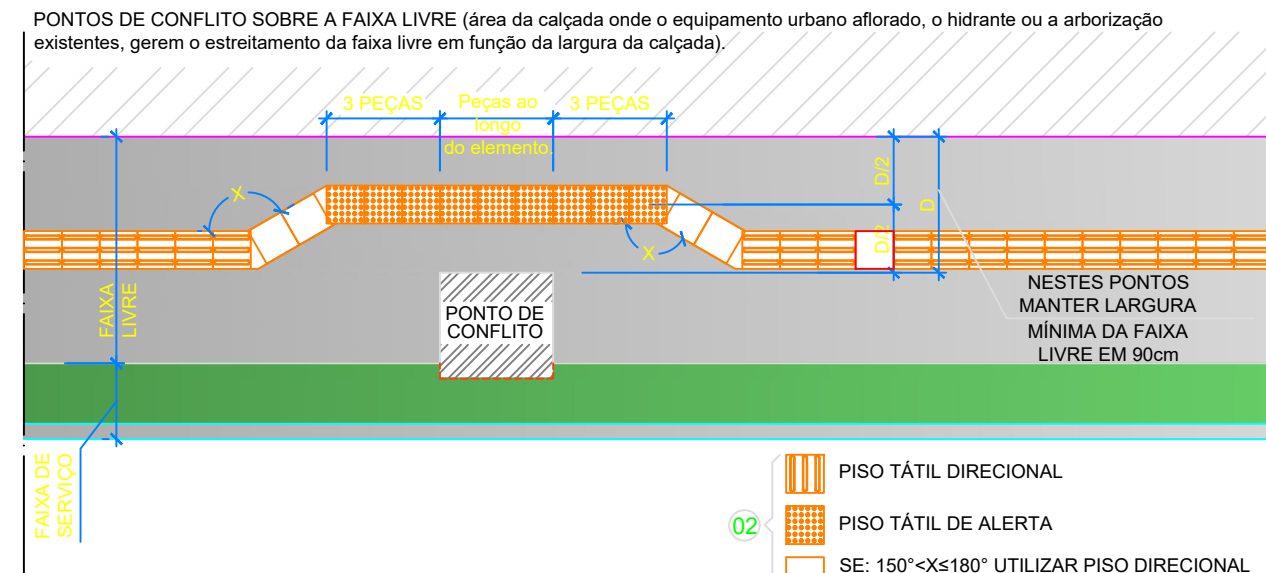


BACIA SANITÁRIA




Cotas	Adulto
A	0,75
B	0,40
C	0,46
D	0,30


CHUVEIRO

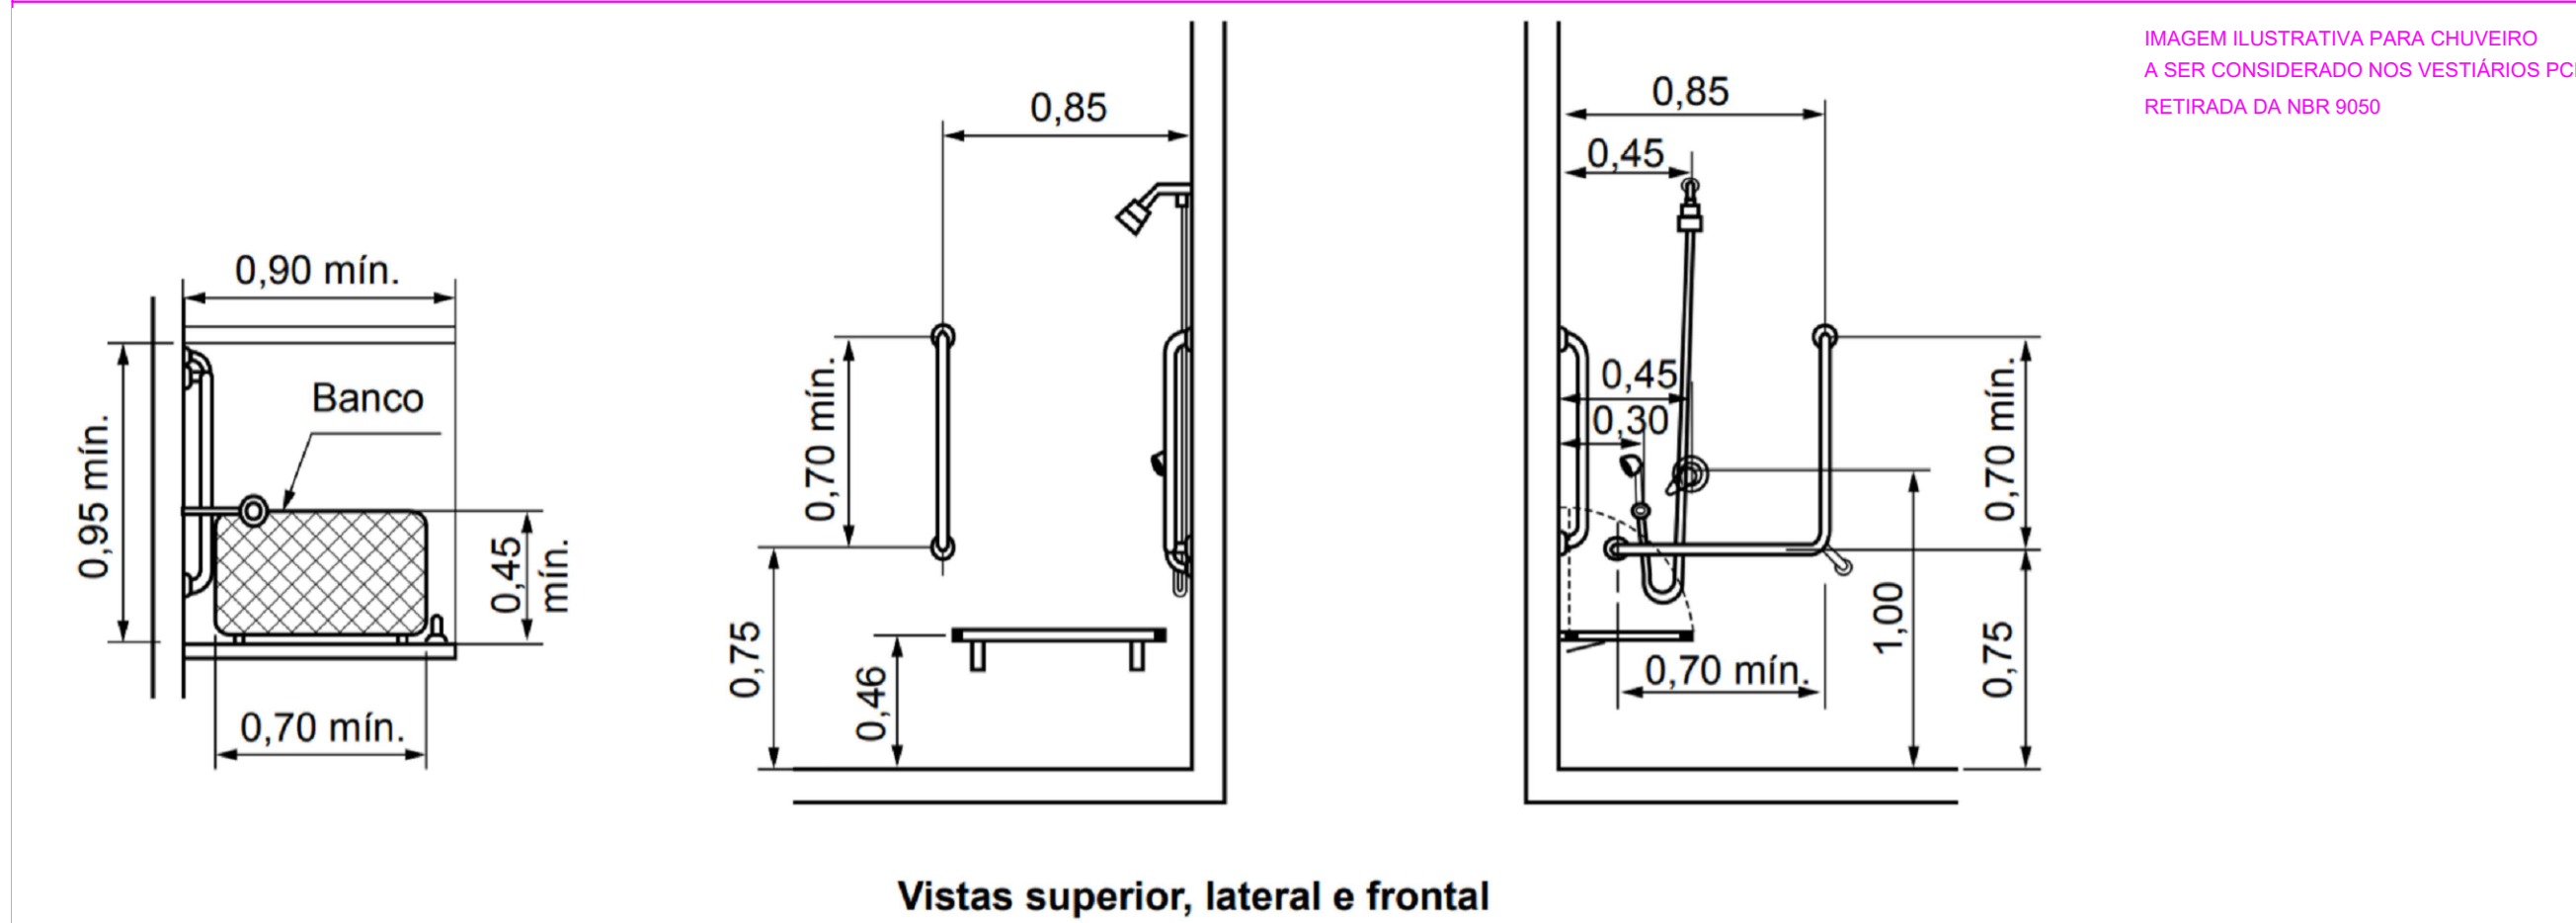

MICTÓRIO

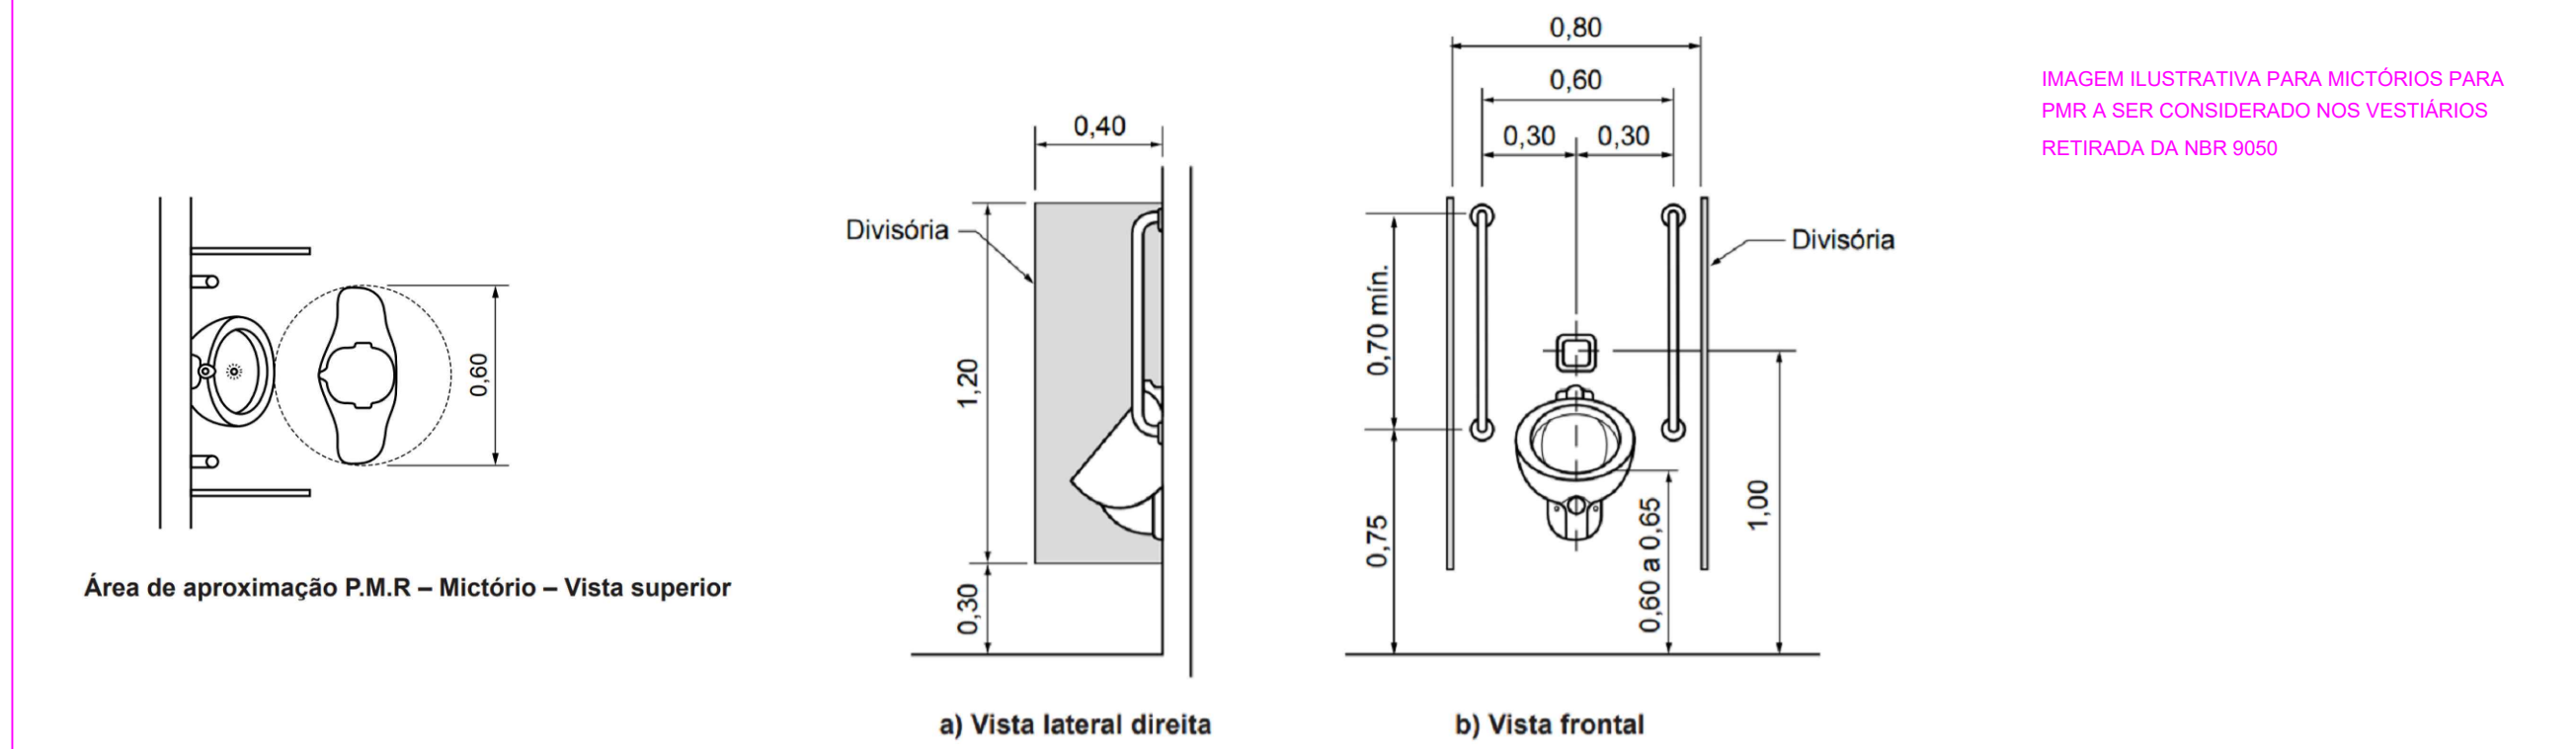

LAVATÓRIO

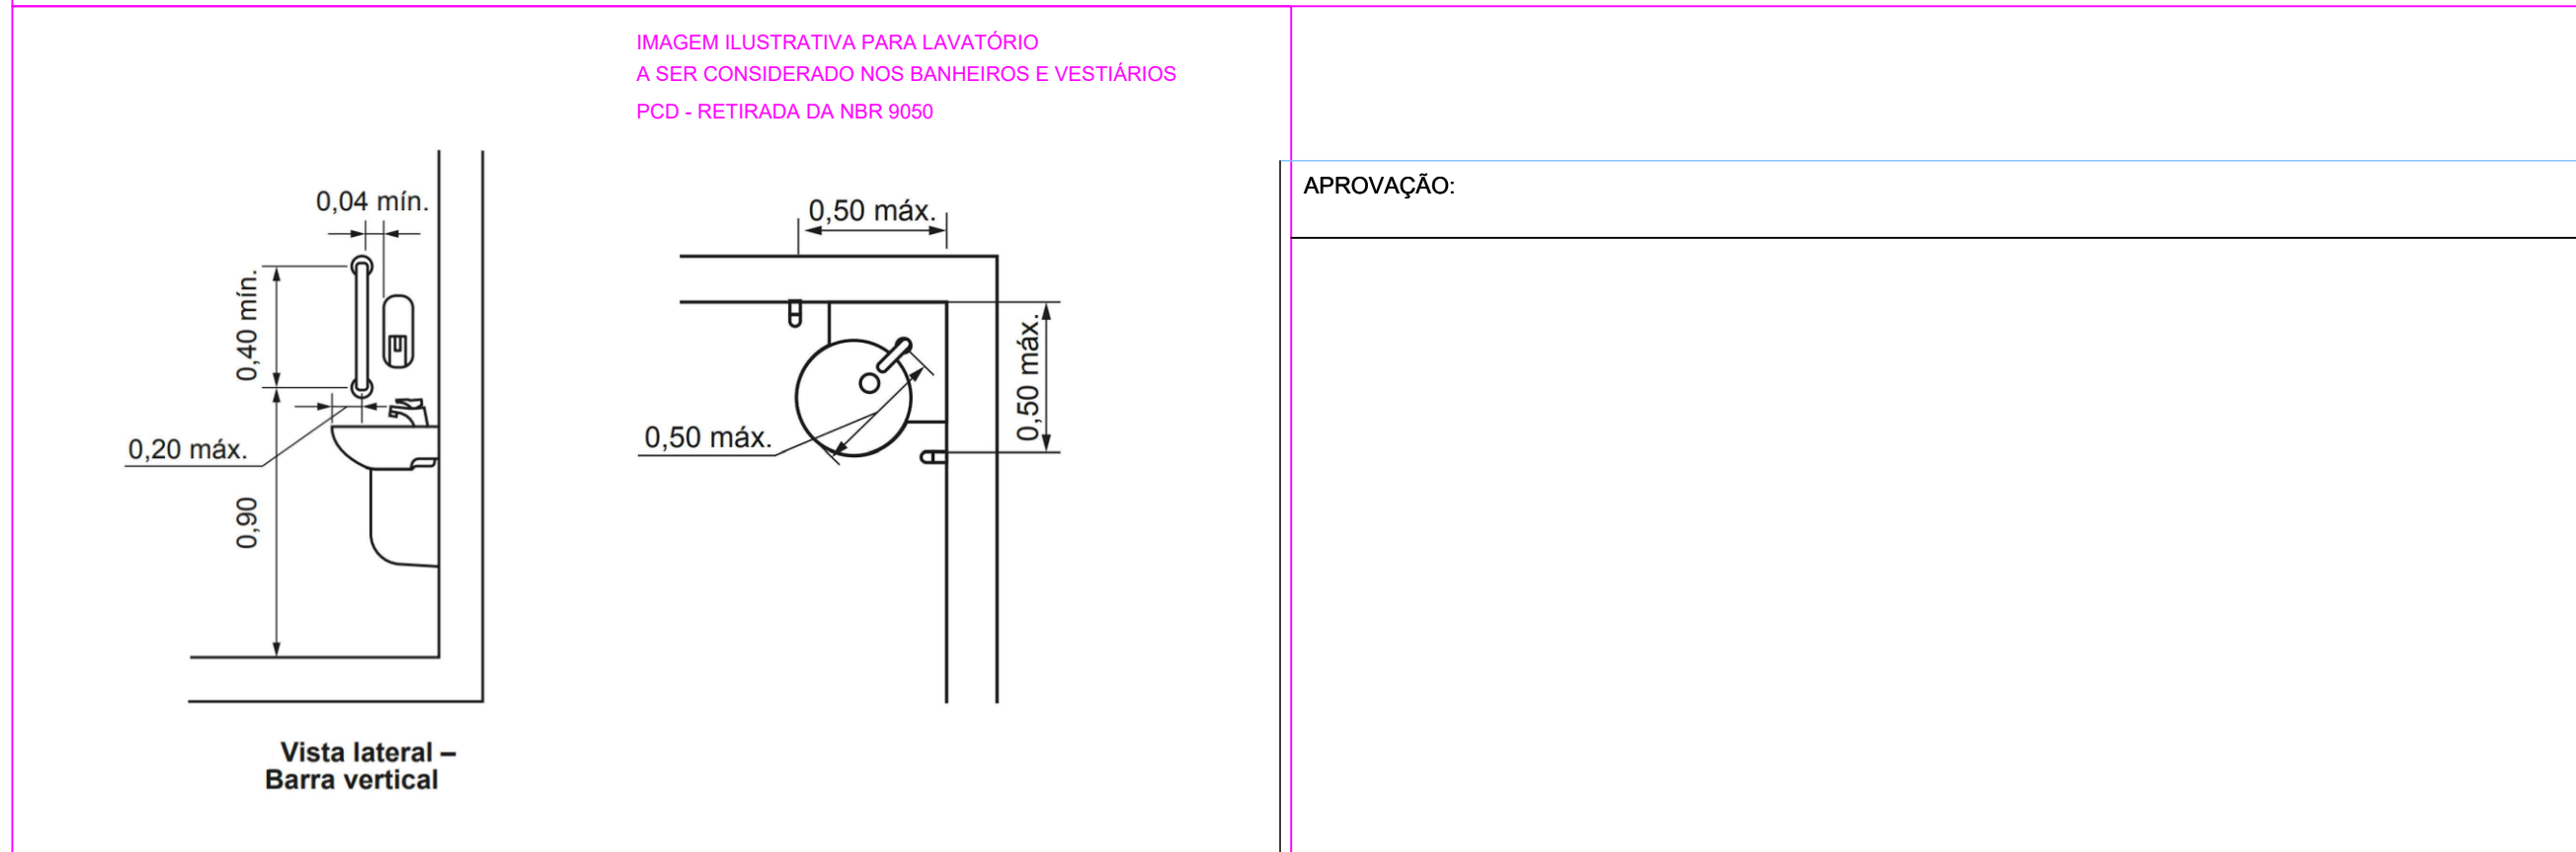

ARQUITETURA - ACESSIBILIDADE

Endereço: Av. Vereador Otaviano Pereira Neto, 874 - Setor 2 - CEP: 76.890-000
Jaru/RO

LABORATÓRIO VETERINÁRIO
02 PAVIMENTOS

Proprietário: INSTITUTO FEDERAL DE RONDÔNIA - JARU

Autor do projeto: ALEXANDRE GONZAGA - CAU 115224-6

Responsável técnico

DESCRIÇÃO DOS PAVIMENTOS	TÉRREO E 1º PAV.	FOLHA:
CONTEÚDO: DETALHES CONSTRUTIVOS, RECORDES - NBR 9050-2020	ÁREA TOTAL DE COBERTURA: 44.488,77 m² ÁREA TOTAL DE COBERTURA: 11.522,60 m² ÁREA TOTAL DE COBERTURA: 11.522,60 m²	03/03
ÍNDICE PARÂMETRO:	DATA: JUNHO/2020	DESENHO: MARCELA ARQUITETA